

COMUNE DI CARRARA

OGGETTO
Progetto per la modifica di partizioni interne e rifacimento impianti fabbricato sito in Marina di Carrara
Via Tiro a Volo.

COMMITTENTE:

Bucalossi Davide


COMUNE DI CARRARA
13 GEN. 2016

IL TECNICO


Arch. Valentina Vatteroni
Via Cavour n° 3 - Carrara (MS)
Cell. 380-7598420
Tel./Fax 0585-70396
Email: valentina.vatteroni@archiworldpec.it

Tav.2 : SCHEMA IMPIANTO IDRO-TERMO-SANITARIO,
ELETTRICO E DI DISTRIBUZIONE DEL GAS.


SCALA 1:100

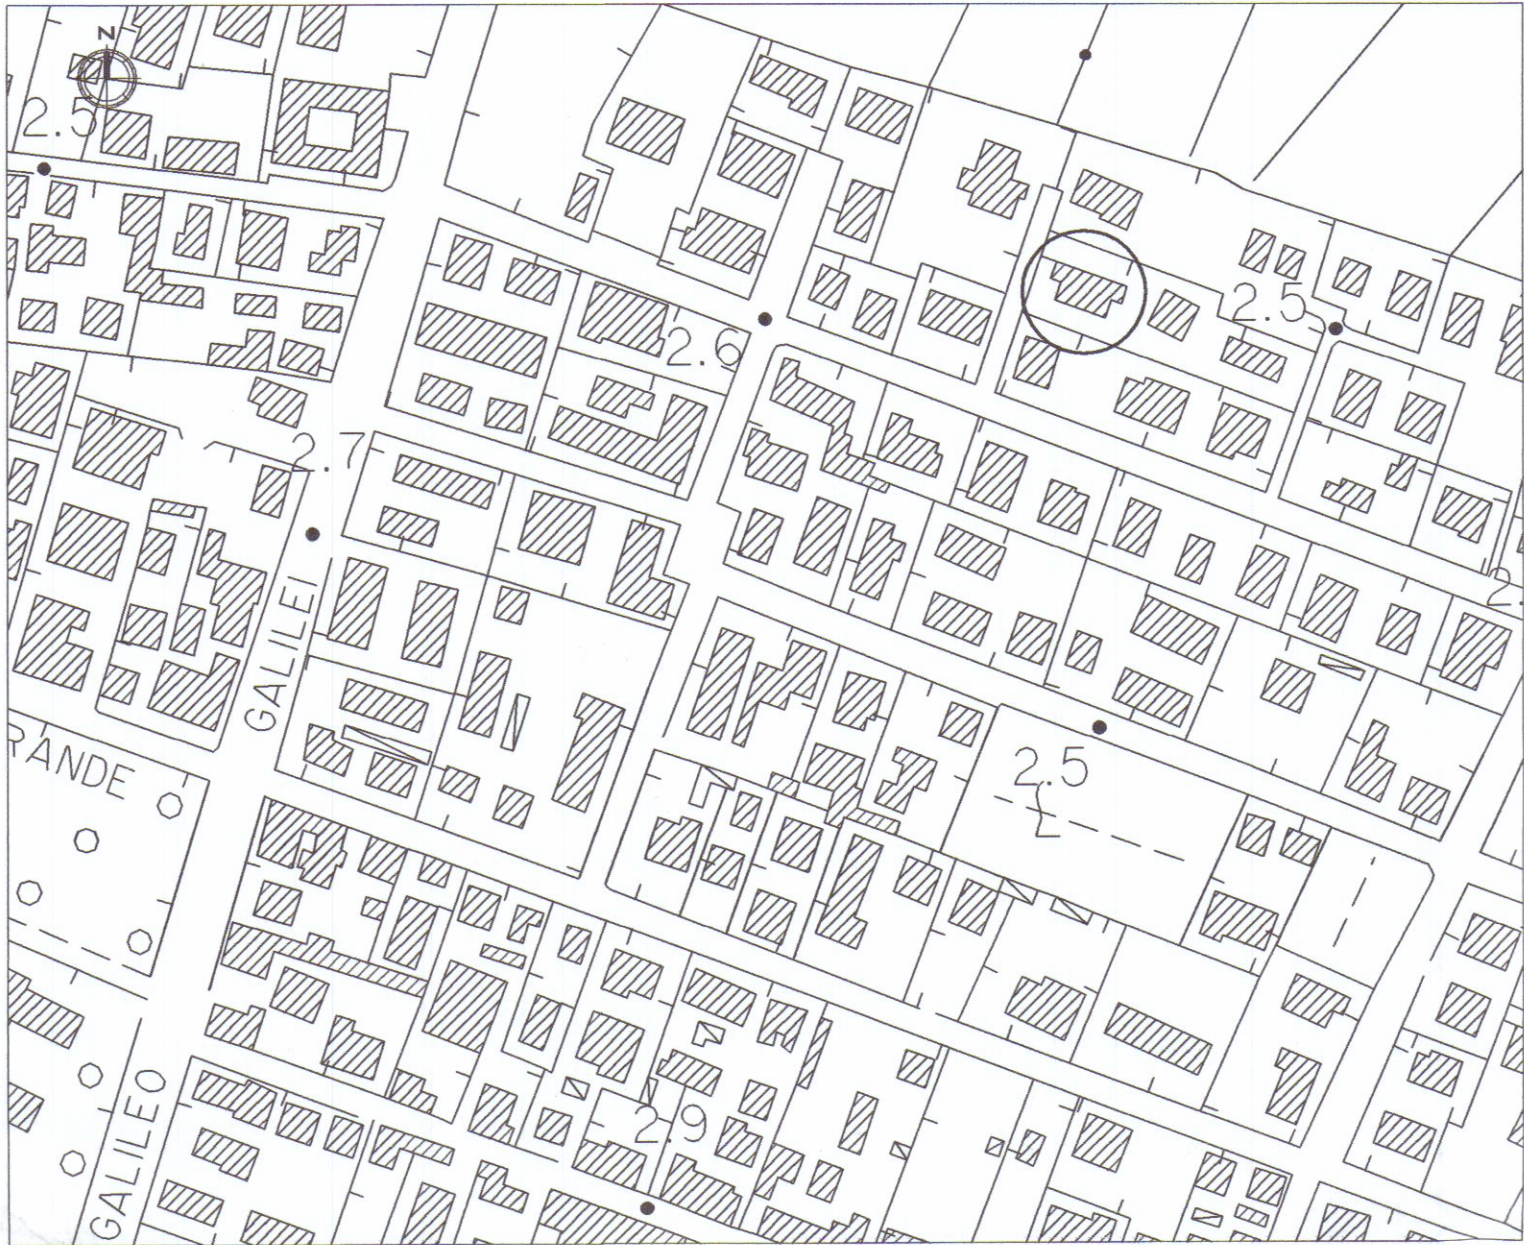

IMPIANTO ELETTRICO

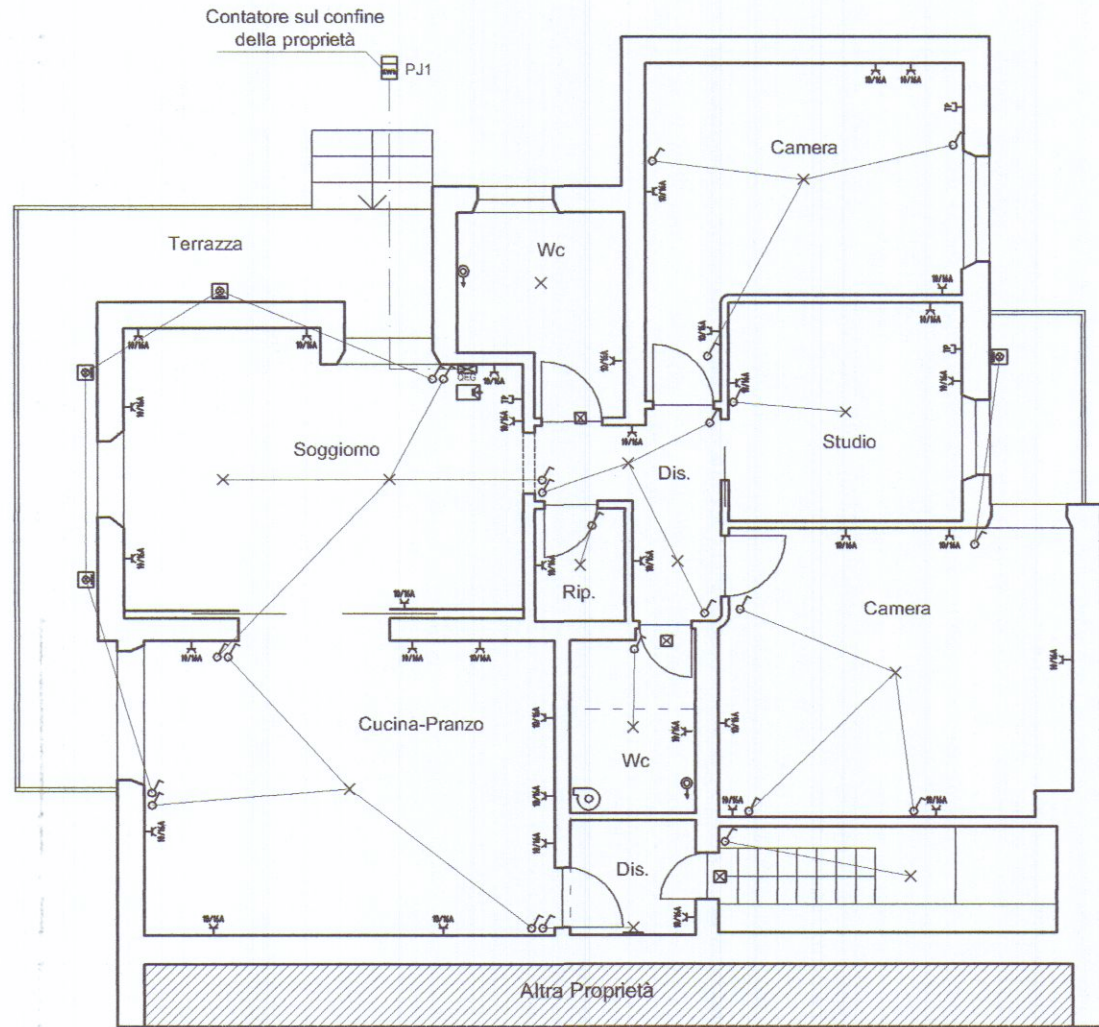

PIANO TERRA

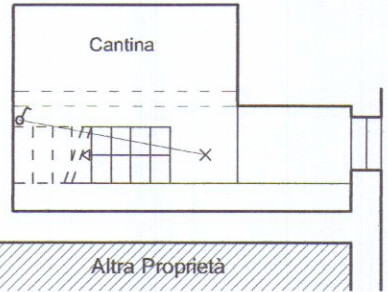


PIANO INTERRATO

SIMBOLO	DESCRIZIONE
PJ1	CONTATORE ENEL FORNITURA ENERGIA ELETTRICA
QEG	QUADRO ELETTRICO DISTRIBUZIONE GENERALE

SIMBOLI	DESCRIZIONE
x	PUNTO LUCE A SOFFITTO
x	PUNTO LUCE A PARETE
□	PUNTO LUCE DA ESTERNO A PARETE
□	COMPLESSO AUTONOMO DI ILLUMINAZIONE DI SICUREZZA 1x24 W
o	INTERRUTTORE UNIPOLARE
□	PRESA 2P+PE 10/16 A
o	PRESA PER TELEFONO
o	ASPIRATORE
o	PULSANTE A TIRANTE
□	CITOFONO

IMPIANTO IDRO-SANITARIO

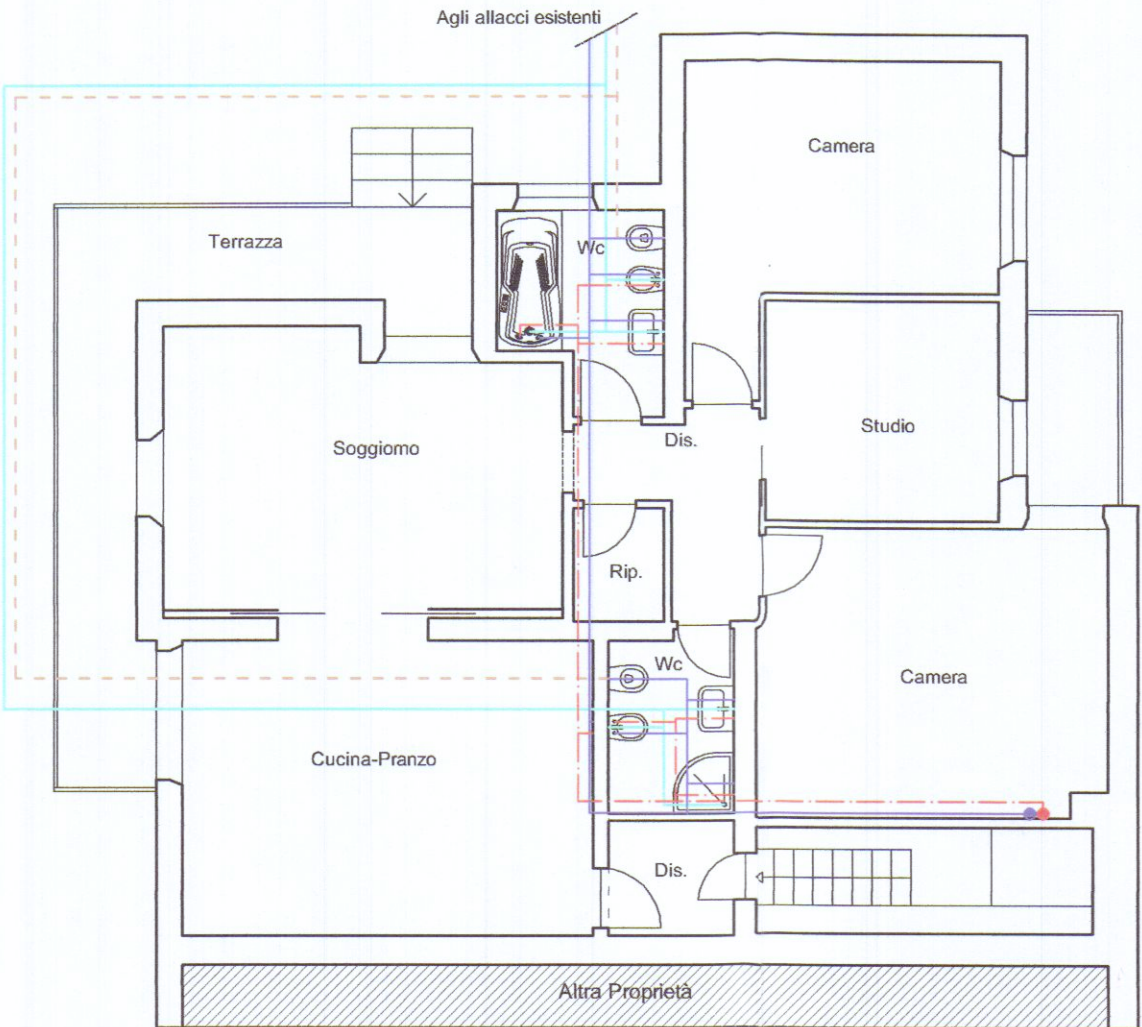


PIANO TERRA




PIANO INTERRATO

- Tubazione acqua fredda
diametro 20mm
- Tubazione acqua calda
diametro 20mm
- Acque nere
- Acque grigie
- Caldaia


IMPIANTO TERMICO

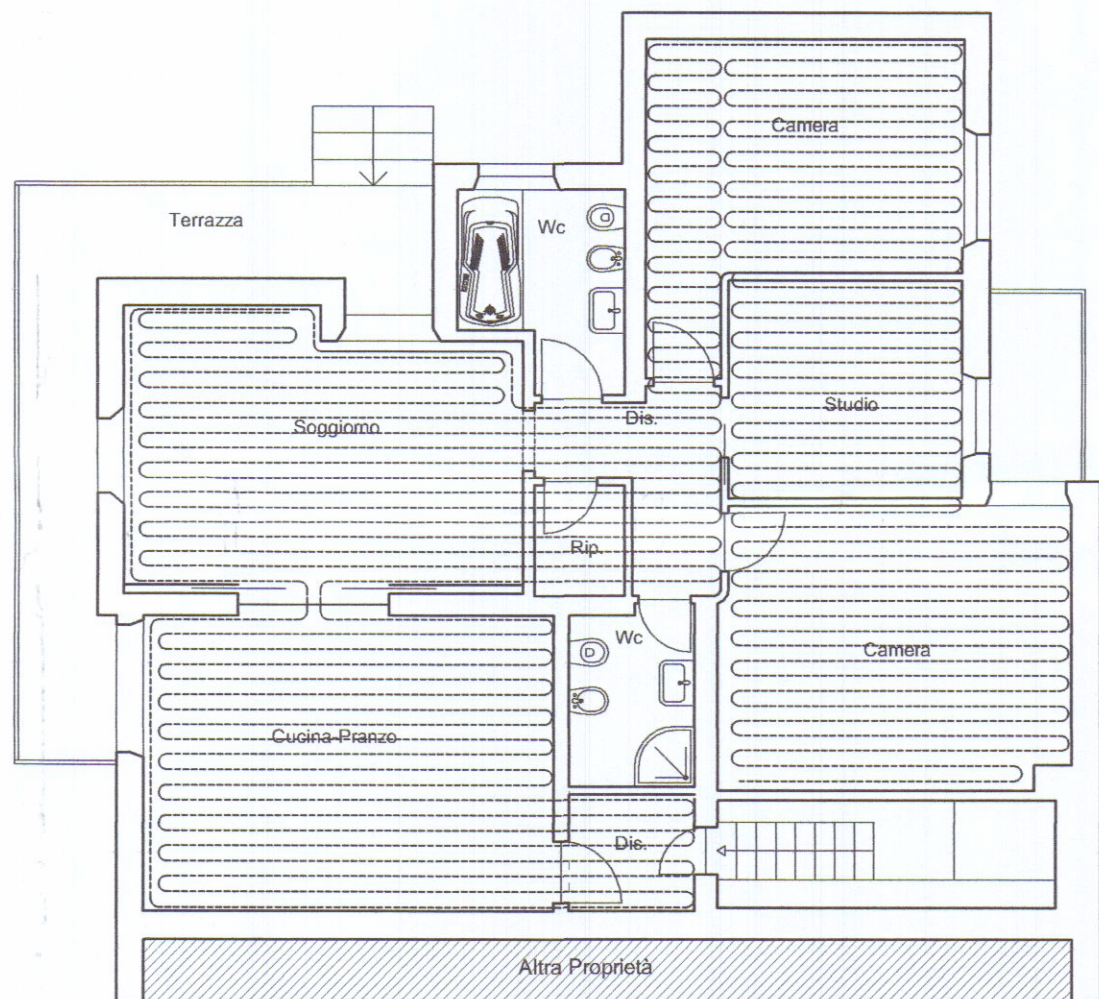


PIANO TERRA

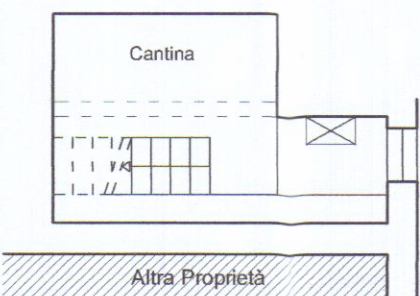


PIANO INTERRATO

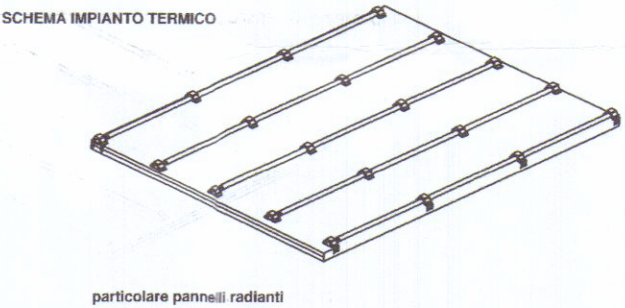

IMPIANTO DI DISTRIBUZIONE GAS

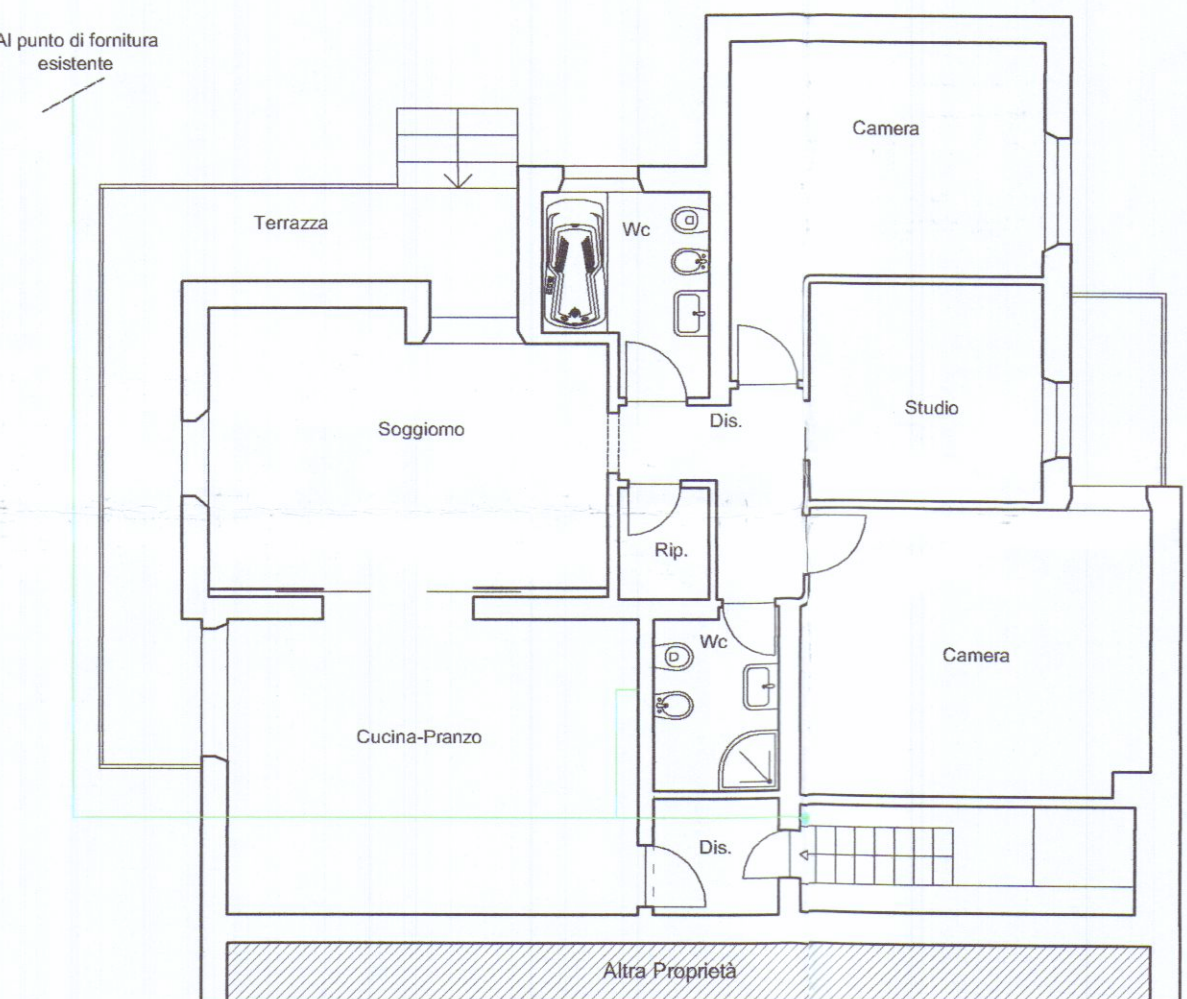

PIANO TERRA

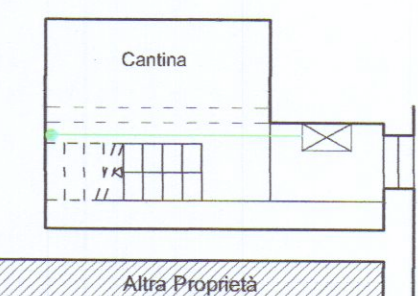

PIANO INTERRATO

- Tubazione adduzione gas
diametro 26 mm
- Caldaia