
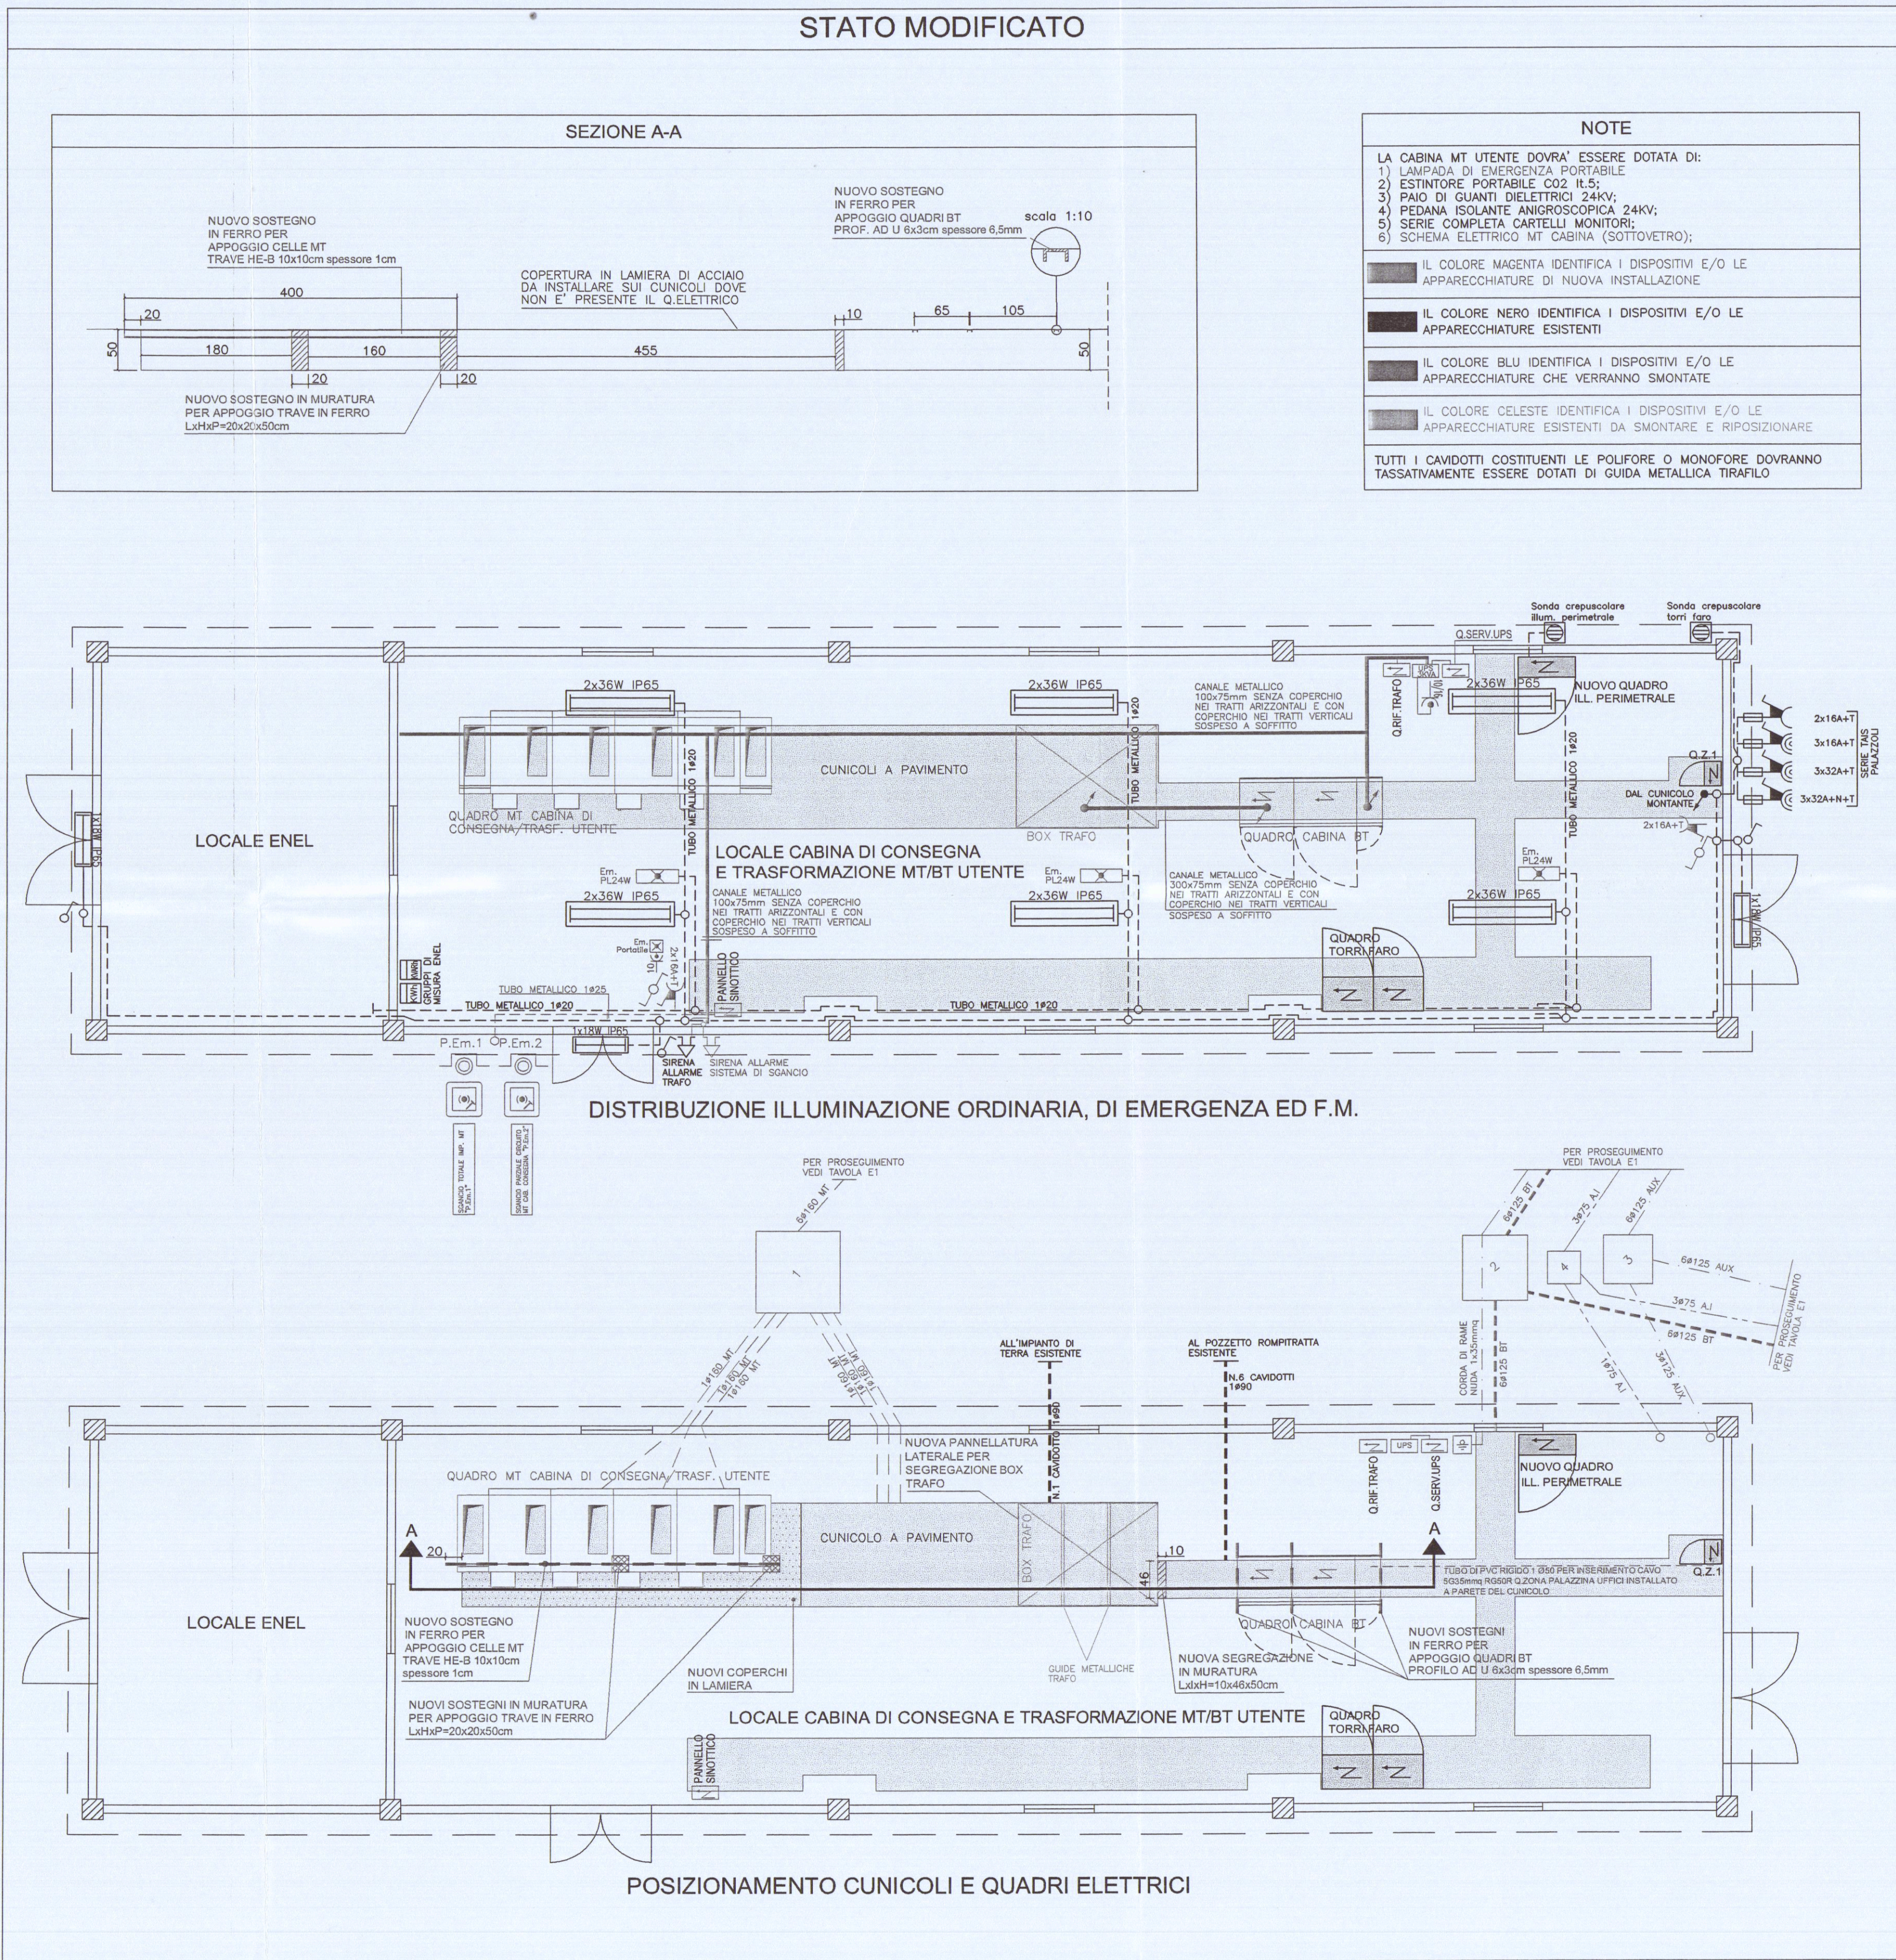


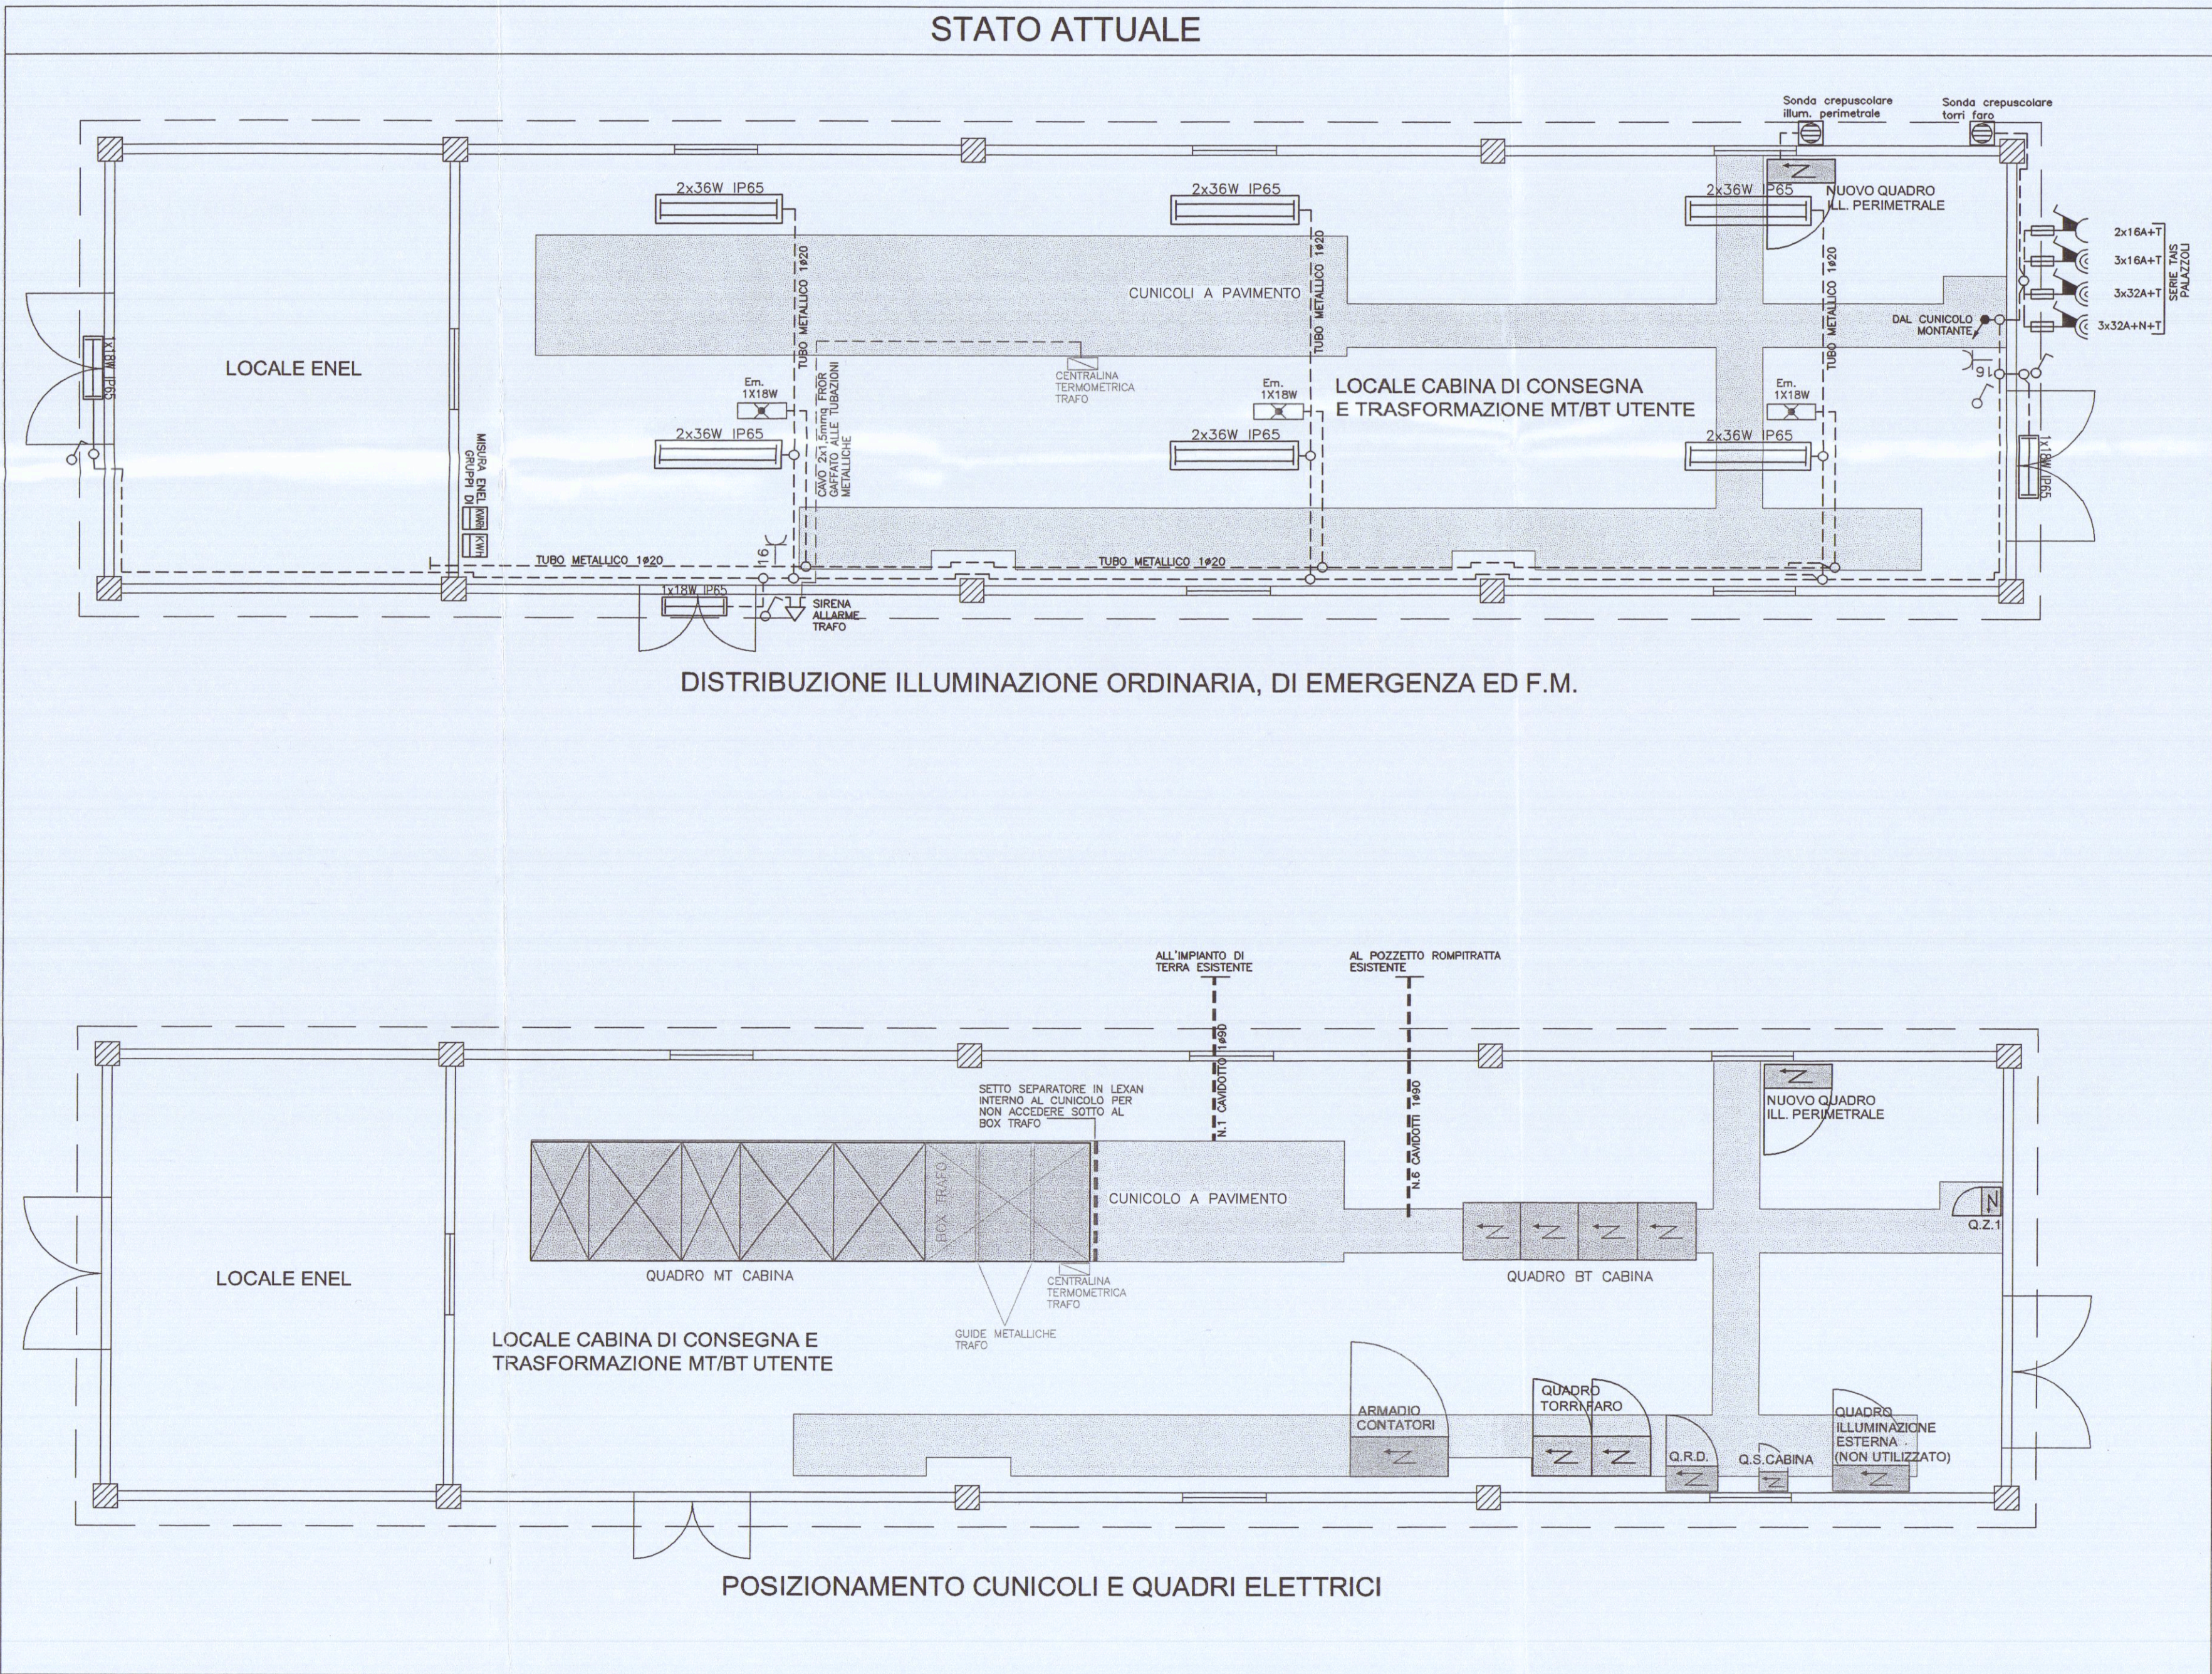

LEGENDA	
1	POZZETTO ROMPIRATTA CON CHIUSINO E LAPIDINO IN GHISA CARRABILE D400 (400KN) DIMENSIONI 40x40x50mm CON DISPENSORE A CROCE ZINCATO H=1,5mt 50x50x5mm, COMPLETO DI CARTELLO MONITORE
2	POZZETTO ISPEZIONABILE NELLE DIMENSIONI UTILI INTERNE DI 100x100x120cm (solvo diversa indicazione in pianta: profondità maggiorata) CON LAPIDINO E CHIUSINO IN GHISA CARRABILE D400 (400KN) (IMPIANTI MT)
3	POZZETTO ISPEZIONABILE NELLE DIMENSIONI UTILI INTERNE DI 80x80x100cm (solvo diversa indicazione in pianta: profondità maggiorata) CON LAPIDINO E CHIUSINO IN GHISA CARRABILE D400 (400KN) (IMPIANTI BT)
4	POZZETTO ISPEZIONABILE NELLE DIMENSIONI UTILI INTERNE DI 60x60x80cm (solvo diversa indicazione in pianta: profondità maggiorata) CON LAPIDINO E CHIUSINO IN GHISA CARRABILE D400 (400KN) (IMPIANTI AUC)
5	POZZETTO ISPEZIONABILE NELLE DIMENSIONI UTILI INTERNE DI 40x40x60cm (solvo diversa indicazione in pianta: profondità maggiorata) CON LAPIDINO E CHIUSINO IN GHISA CARRABILE D400 (400KN) (IMPIANTO PUMPE ANTINFESORE)
6	POZZETTO ISPEZIONABILE NELLE DIMENSIONI UTILI INTERNE DI 60x60x100cm CON LAPIDINO E CHIUSINO IN GHISA CARRABILE D400 (400KN) A 2 ELEMENTI TRIANGOLARI CON SCRITA TELECOM (IMPIANTO TELEFONIA)
7	POZZETTO ISPEZIONABILE NELLE DIMENSIONI UTILI INTERNE DI 60x120x100cm CON LAPIDINO E CHIUSINO IN GHISA CARRABILE D400 (400KN) A 4 ELEMENTI TRIANGOLARI CON SCRITA TELECOM (IMPIANTO TELEFONIA)
8	CAVIDOTTO FLESSIBILE DOPPIA PARETE #160mm (CEI EN 50086-1-2-4 RESISTENZA ALLA COMPRESSIONE NON INFERIORE A 450 N) PROFONDITA' D'INTERAMENTO MINIMO 1m NELLE QUANTITA' INDICATE IN PANTA (IMPIANTI MT)
9	CAVIDOTTO FLESSIBILE DOPPIA PARETE #125mm (CEI EN 50086-1-2-4 RESISTENZA ALLA COMPRESSIONE NON INFERIORE A 450 N) PROFONDITA' D'INTERAMENTO MINIMO 0,6m NELLE QUANTITA' INDICATE IN PANTA (IMPIANTI AUC)
10	CAVIDOTTO FLESSIBILE DOPPIA PARETE #125mm (CEI EN 50086-1-2-4 RESISTENZA ALLA COMPRESSIONE NON INFERIORE A 450 N) PROFONDITA' D'INTERAMENTO MINIMO 0,5m NELLE QUANTITA' INDICATE IN PANTA (IMPIANTI ANTINFESORE)
11	CAVIDOTTO FLESSIBILE DOPPIA PARETE #125mm COLORE BLU (CEI EN 50086-1-2-4 RESISTENZA ALLA COMPRESSIONE NON INFERIORE A 450 N) PROFONDITA' D'INTERAMENTO MINIMO 1m NELLE QUANTITA' INDICATE IN PANTA (IMPIANTI TELEFONIA)

COLLABORAZIONI ESTERNE

PROGETTO ARCHITETTONICO

Arch. NICOLETTA NARDI
via G.Boratto 2b 54036 Marina di Carrara - Carrara (MS)

PROGETTO STRUTTURE C.A.

Ing. DANTE LAGOMARSINI
via Turati 41 54031 Avenza - Carrara (MS)



ENRICO BERTI ingegnere
CLAUDIO CASI perito industriale
STEFANO MASINI perito industriale
G. LUCA MENCHETTI perito industriale

52100 AREZZO via P. Calamandrei 139 Tel.-fax 0575/24777-351451

DESIGNAZIONE INTERVENTO

PROGETTO IMPIANTO ELETTRICO
CABINE DI TRASFORMAZIONE MT/BT

COMMITTENTE

AREA S.p.A.
Viale D. Zaccagna n.34
Marina di Carrara (MS)

LOCALITA' D'INSTALLAZIONE

Area retroportuale di Marina di Carrara
Viale D. Zaccagna
Marina di Carrara (MS)

OGGETTO

- Pianta, cunicoli e sezioni;
- Posizionamento quadri elettrici;
- Distribuzione luce ed F.M.;

STATO ATTUALE E MODIFICATO
CABINA DI CONSEGNA E TRASFORMAZIONE MT/BT

TAVOLA N. E3

SCALA 1:50

DATA Novembre 2006

AGGIORNAMENTI

IL TECNICO

ING. CASI
n. 235

LA DIFFUSIONE E RIPRODUZIONE, ANCHE PARZIALE, DI QUESTO ELABORATO E' VIETATA A TERMINI DI LEGGE