

PIANO TERRA




LEGENDA SIMBOLI ELETTRICI	
	LAMPADA - INSTALLAZIONE A SOFFITTO/PARETE
	LUCE EMERGENZA 2X18w
	LUCE EMERGENZA 2x18w INDUSTRIALE AD ALTA EMISSIONE (ALOGENA)
	LAMPADIE INDUSTRIALI A IODURI METALLICI 400w
	PLAFONIERA A TUBI FLUORESCENTI AL NEON 2x58w
	PLAFONIERA A TUBI FLUORESCENTI AL NEON 1x36w
	PROIETTORE A PARETE ALOGENO DA 250w
	PLAFONIERA A TUBI FLUORESCENTI AL NEON 4x18w
	PULSANTE SOTTOVETRO PER SGANCIO ELETTRICO GENERALE
	CONTATORE ENEL
	PRESA BIVALENTE
	PRESA SHUKO
	PRESA 10 A
	PRESA 16 A
	PRESA TELEFONO
	PRESA DATI
	INTERRUTTORE
	QUADRO ELETTRICO
	BOLLITORE ELETTRICO
	POMPA DI CALORE DI TIPO ELETTRICO
	VENTILCONVETTORE
	GRUPPO PRESE COMPOSTO DA: - N° 1 PRESA CEE TRIFASE INTERBLOCCATA FUSIBILATA 32A - N° 1 PRESA MONOFASE INTERBLOCCATA FUSIBILATA 16A
	GRUPPO PRESE COMPOSTO DA: - N° 1 PRESA CEE TRIFASE INTERBLOCCATA FUSIBILATA 32A - N° 1 PRESA MONOFASE INTERBLOCCATA FUSIBILATA 16A
	GRUPPO PRESE COMPOSTO DA: - N° 1 PRESA CEE TRIFASE INTERBLOCCATA FUSIBILATA 16A - N° 2 PRESA MONOFASE INTERBLOCCATA FUSIBILATA 16A
	GRUPPO PRESE COMPOSTO DA: - N° 3 PRESA CEE TRIFASE INTERBLOCCATA FUSIBILATA 16A - N° 1 PRESA MONOFASE INTERBLOCCATA FUSIBILATA 16A

AEROFOTO



PIANO SOPPALCO

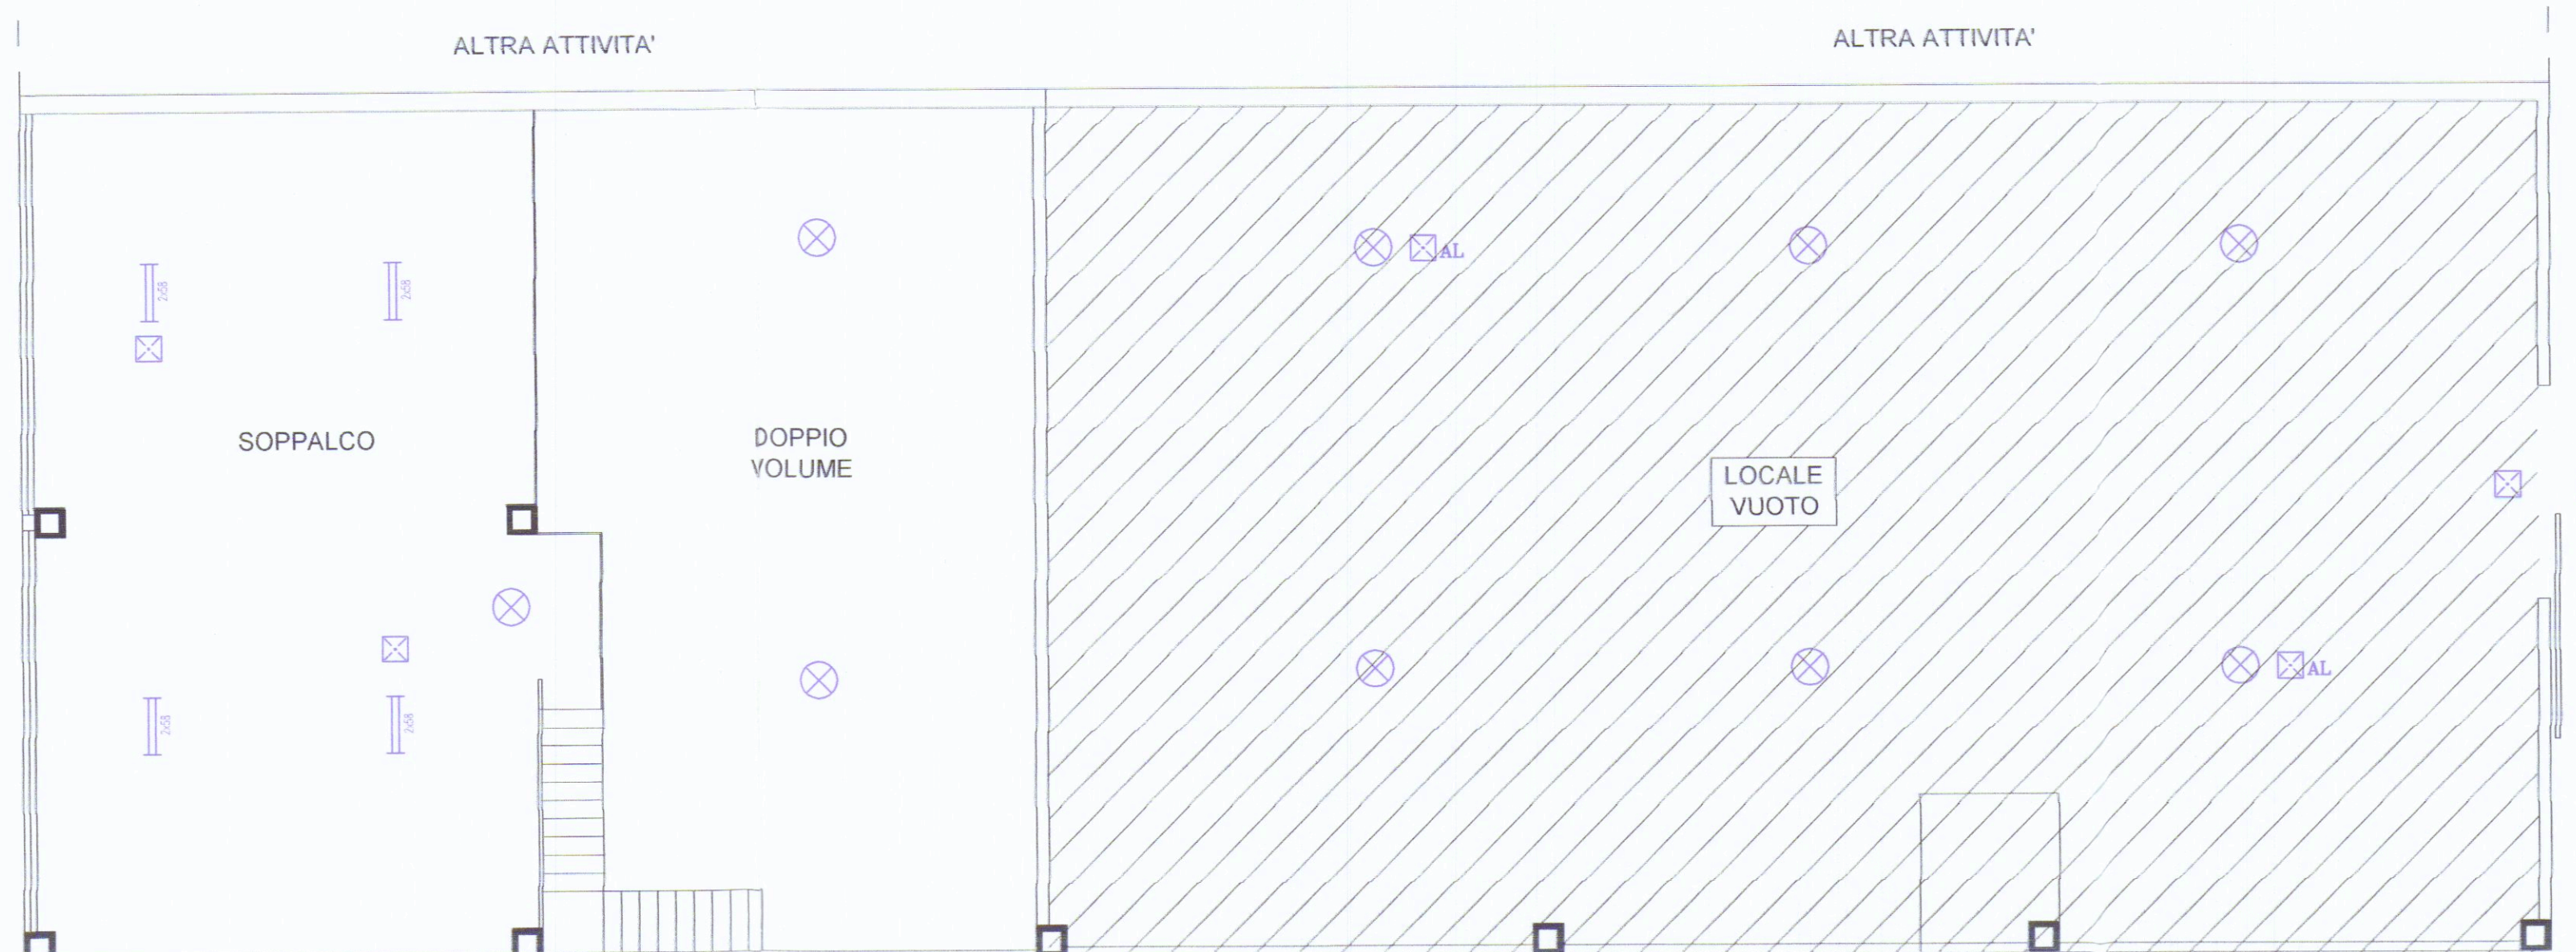

STUDIO TECNICO
Per.Ind. Barotti Gianni
Per.Ind. Della Bona Daniele
Via. Prado n°70 54100 Massa Tel/Fax 0585-40975

Il Tecnico
Per.Ind. Barotti Gianni
Per.Ind. Della Bona Daniele
Via. Prado n°70 54100 Massa Tel/Fax 0585-40975

Committente:
BERTIERI

Il Committente:

Denominazione:
**CAPANNONE DEPOSITO MATERIALI
UFFICI**

Note:

Oggetto:
IMPIANTO ELETTRICO

Var.1

Var.2

Scala: **1:100**

Tav. **1E**

Nome file: **DWG** Disegnato: Per. Ind. **_____** Rif: **_____** Data: **23 AGO. 2010**

QUESTO DISEGNO NON PUO' ESSERE RIPRODOTTO IN ALCUN MODO SENZA LA NOSTRA AUTORIZZAZIONE SCRITTA