

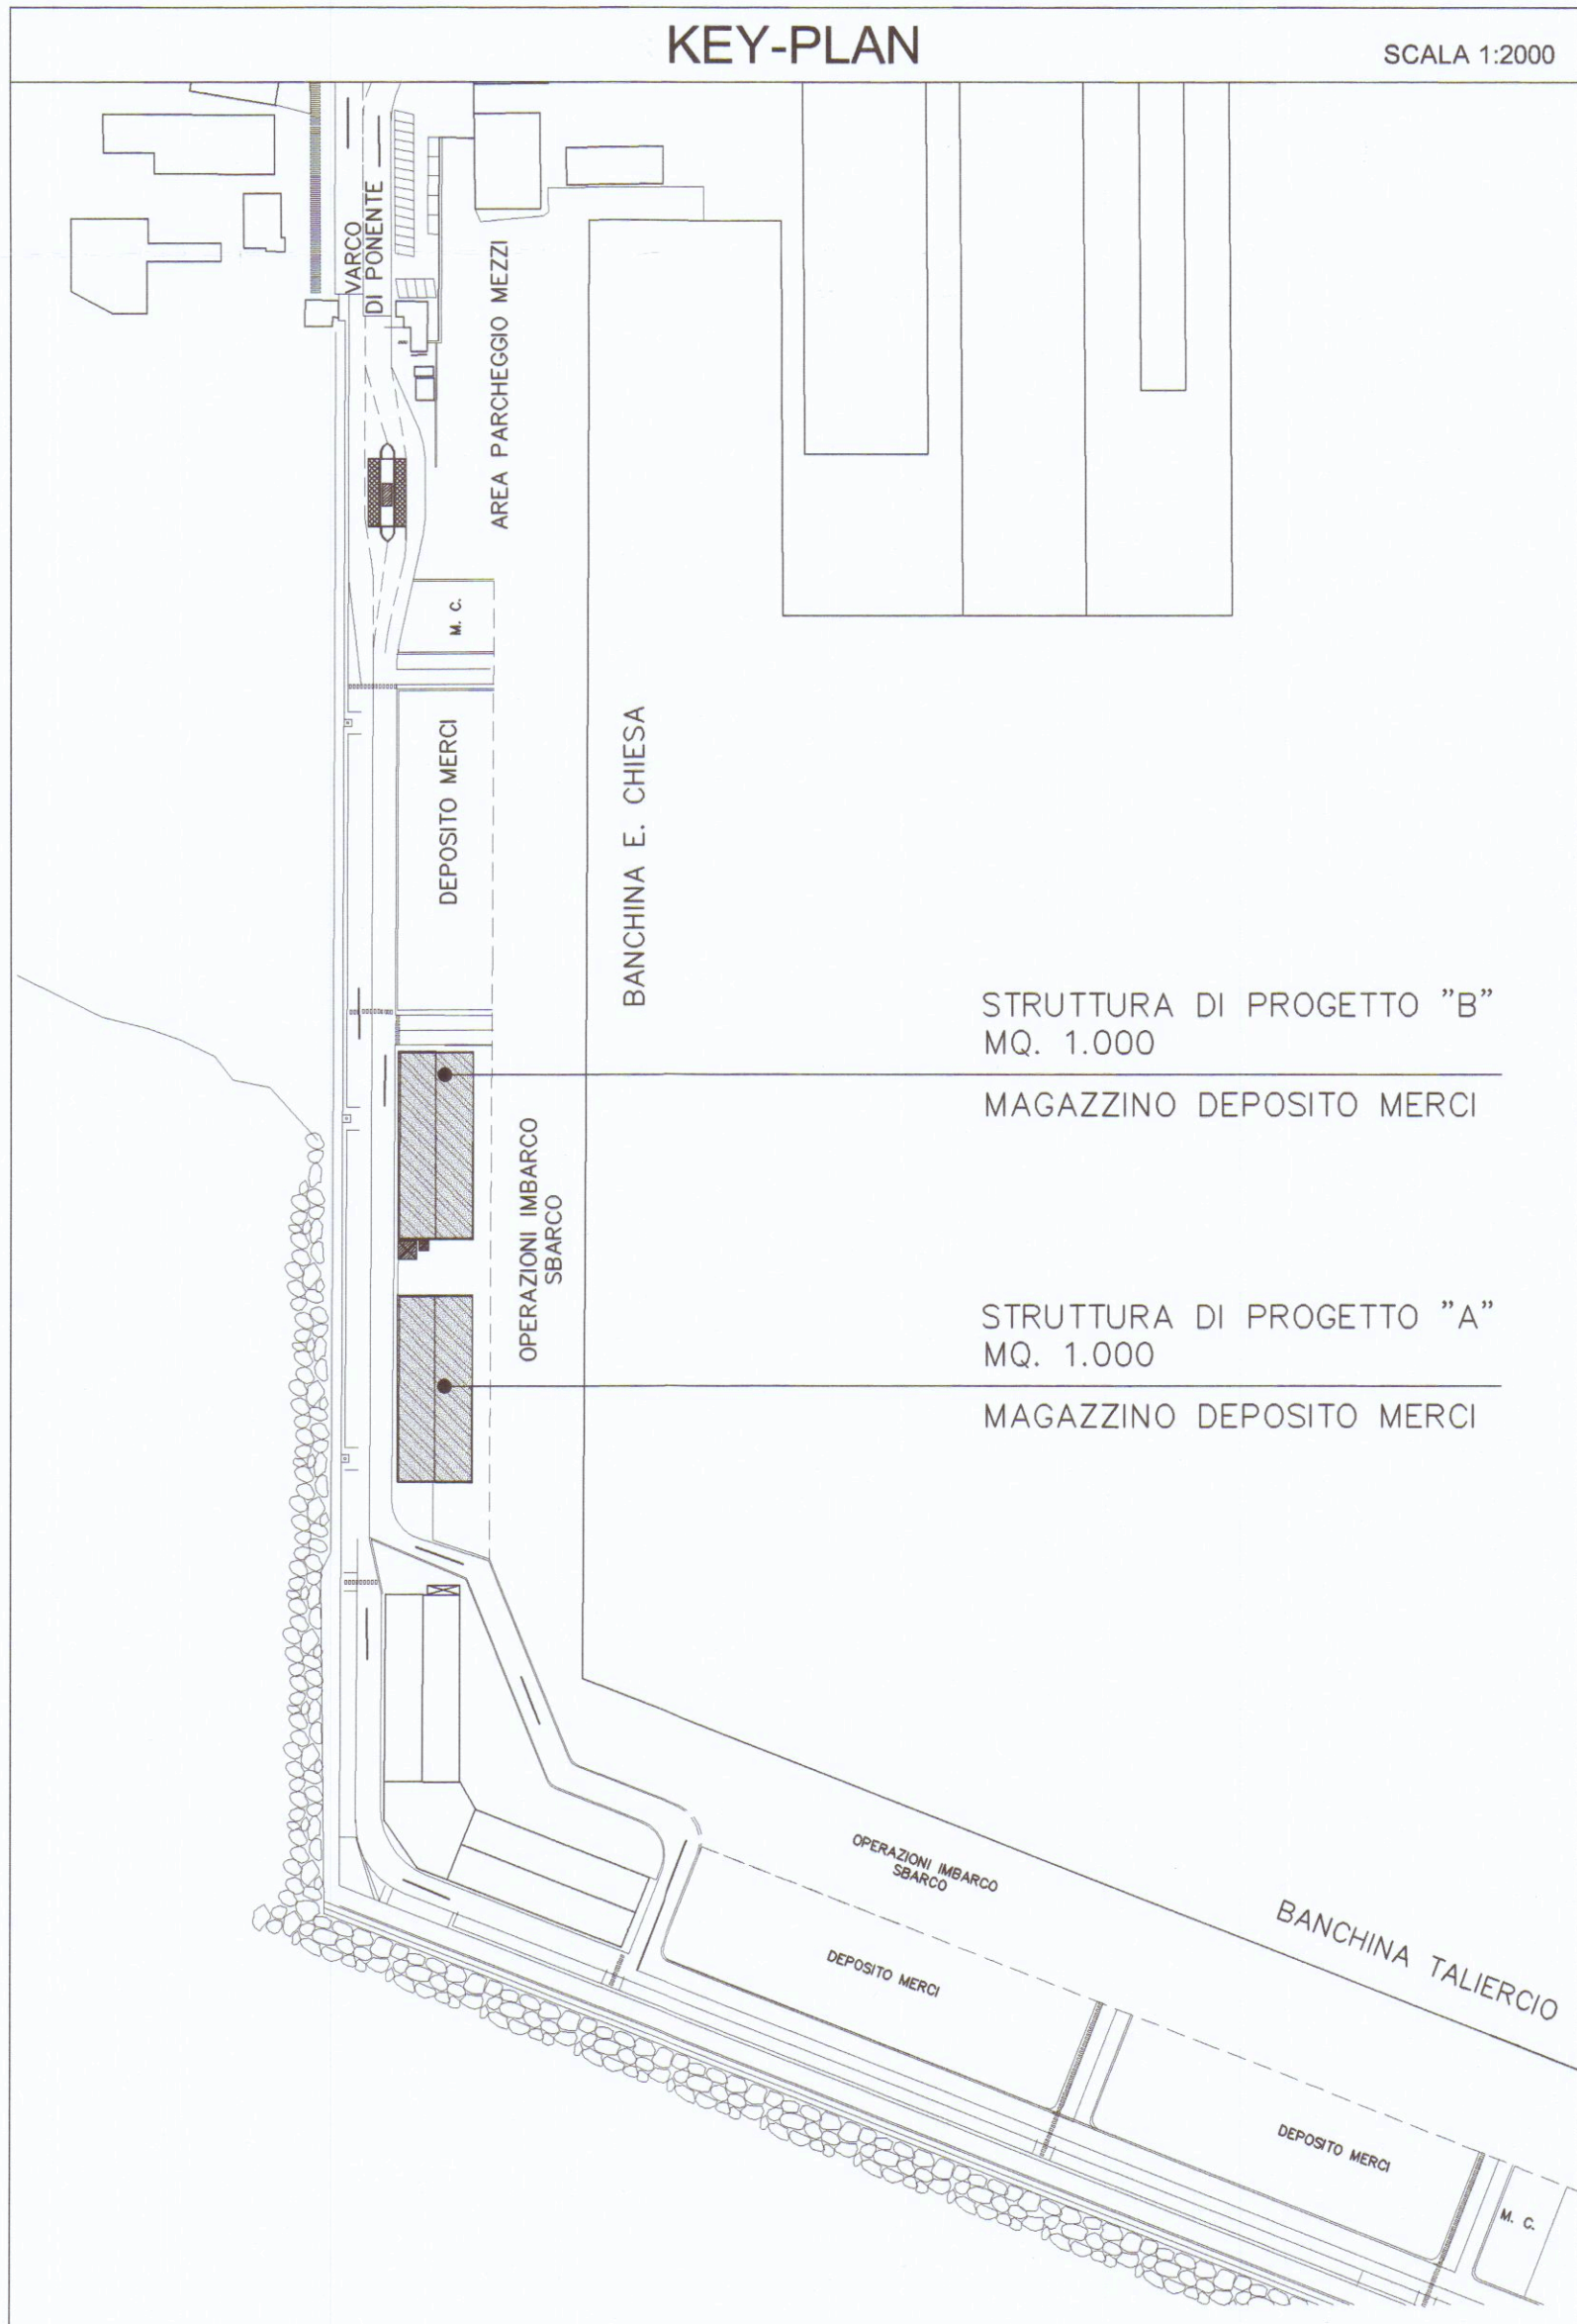


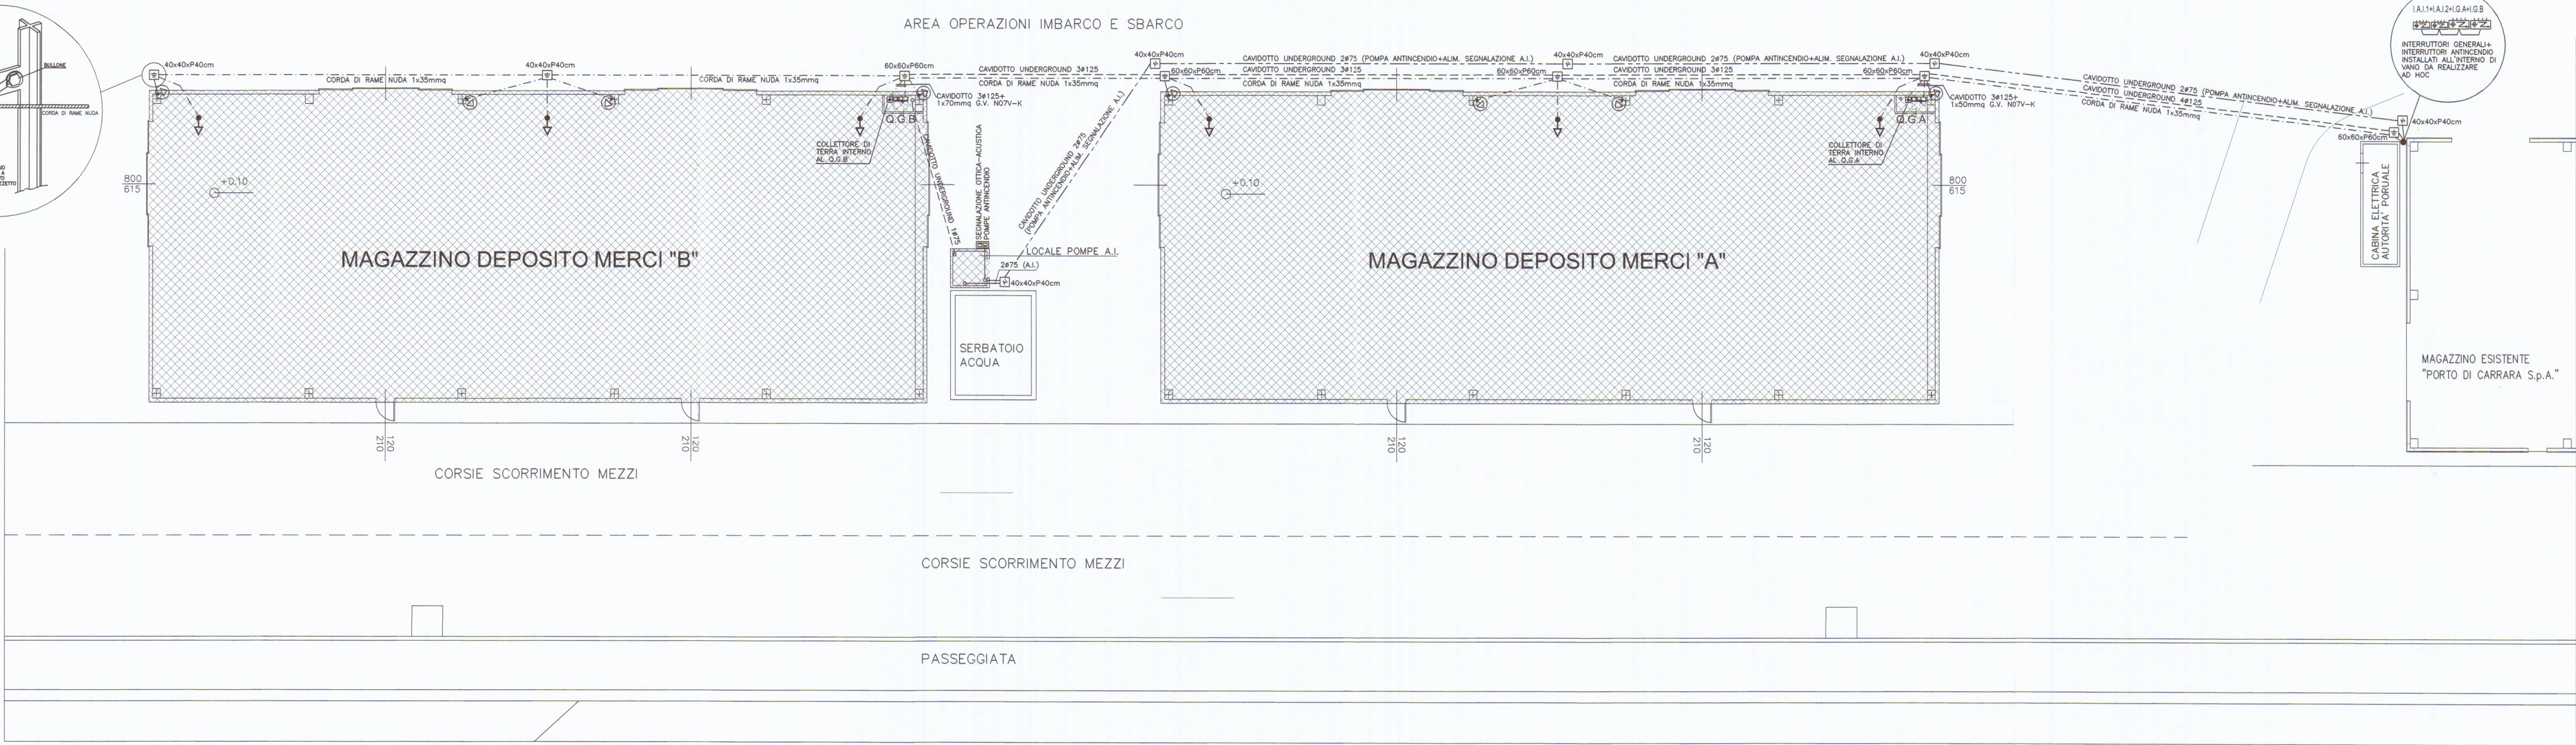

SIMBOLI GENERALI PER IMPIANTI ELETTRICI (DISTRIBUZIONE IN PIANTA)	
	POZZETTO ROMPIRATTA CON CHIUSINO E LAPIDINO IN GHISA CARRABILE D400 (400KN) NELLE DIMENSIONI INDICATE IN PIANTA
	POZZETTO ISPEZIONABILE C.S.D. CON DISPENSORE A CROCE ZINCATO H=1,5mt 50x50x5mm, COMPLETO DI CARTELLO MONITORE
	NODO EQUIPOTENZIALE
	COLLEGAMENTO DELL'IMPIANTO DI TERRA (DISPENSORE INTENZIONALE) CON I FERRI DEL C.A. DI FONDAZIONE (DISPENSORE DI FATTO) TRAMITE CORDA DI RAME NUDA 1x35mmq
	COLLEGAMENTO TRAMITE CODETTA 1x35mmq ALLA RETE ELETTROSALDATA SOTTO PAVIMENTO DEL MAGAZZINO
	MAGLIA EQUIPOTENZIALE REALIZZATA CON PANNELLI DI RETE ELETTROSALDATA, TRA LORO SALDATI A REGOLA D'ARTE (PER GARANTIRE UNA PERFETTA CONTINUITA' ELETTRICA), POSATI SOTTO PAVIMENTO
	CORDA DI RAME NUDA 1x35mmq POSATA A DIRETTO CONTATTO CON IL TERRENO AD UNA PROFONDITA' NON INFERIORE A 50cm
	INTERRUTTORE
	INTERRUTTORE BIPOLARE
	DEVIATORE
	INVERTITORE
	PULSANTE
	PRESA INTERBLOCCATA CEEI7 230V-400V SENZA FUSE IP44/55
	PRESA INTERBLOCCATA CEEI7 230V-400V CON FUSIBILE IP44/55
	PRESA 2x10A+T
	BIPRESA SCHUKO 2x10/16A+T
	PRESA TRASMISSIONE DATI RJ45
	PRESA TELEFONICA RJ45
	PULSANTE DI EMERGENZA INSTALLATO SOTTOVETRO FRANGIBILE
	RONZATORE
	QUADRO ELETTRICO
	QUADRO ELETTRICO DI BORDO MACCHINA FORNITO DA ALTRA DITTA
	MONTANTE - DISCENDENTE
	PUNTO LUCE A SOFFITTO
	PUNTO LUCE A PARETE
	PLAFONIERA A TUBI FLUORESCENTI IP55
	ARMATURA STRADALE CON ATTACCO A PARETE, CORPO IN MATERIALE TERMOPLASTICO, VETRO DI PROTEZIONE PIANO, OTTICA CUT-OFF, TIPO LANZINI 150W SAP, GRADO DI PROTEZIONE IP65
	RIFLETORE TIPO DISANO QUARK IP65 CON DIFFUSORE IN VETRO TRASPARENTE ANTIURTO, LAMPADA 400W JM, COMPLETO DI DISPOSITIVO DI PREACCENSIONE CON LAMPADA ALOGENA 100W
	LAMPADA DI EMERGENZA TIPO BEGHELLI INDUSTRIAL LUCE 2x18W AUTOTEST IP65, RESA IN EMERGENZA 45%
	LAMPADA DI EMERGENZA TIPO BEGHELLI OFFICE LUCE 826 GRANLUCE 8W CON ETICHETTA SEGNALETICA, AUTOTEST IP65, RESA IN EMERGENZA 110%

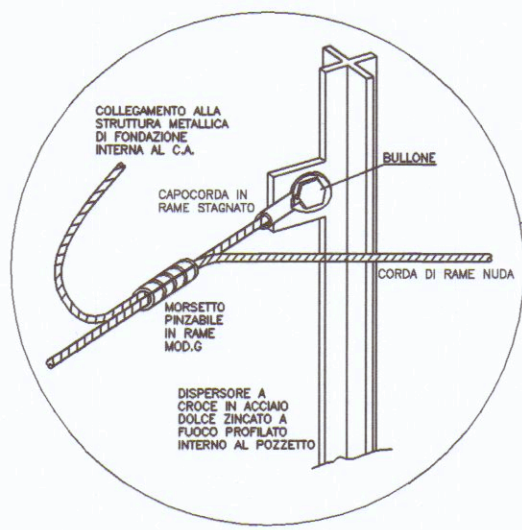

ALLEGATO 11

PENTIUM ASSOCIATI

STUDIO TECNICO

ENRICO BERTI
CLAUDIO CASI
STEFANO MASINI
G. LUCA MENCHETTI

ingegnere
perito industriale
perito industriale
perito industriale

52100 AREZZO via P. Calamandrei 139 Tel.-fax 0575/24777-351451

DESIGNAZIONE INTERVENTO

PROGETTO IMPIANTO ELETTRICO
N.2 NUOVI MAGAZZINI PER DEPOSITO
MERCI DEPERIBILI

COMMITTENTE

PORTO DI CARRARA S.p.A.

LOCALITA' D'INSTALLAZIONE

PORTO DI MARINA DI CARRARA
MOLO DI PONENTE
BANCHINA E. CHIESA

OGGETTO

- Adduzione linee elettriche
- Impianto di terra
- Legenda

PLANIMETRIA GENERALE

TAVOLA N. E1

SCALA

1:200 - 1:2000

DATA

Luglio 2005

AGGIORNAMENTI

IL TECNICO

ENRICO BERTI
CLAUDIO CASI
STEFANO MASINI
G. LUCA MENCHETTI

ingegnere
perito industriale
perito industriale
perito industriale