


Pianta Piano Secondo

N°1 Fornitura da 6kW (massimo) monofase B.T.
per ogni unità immobiliare

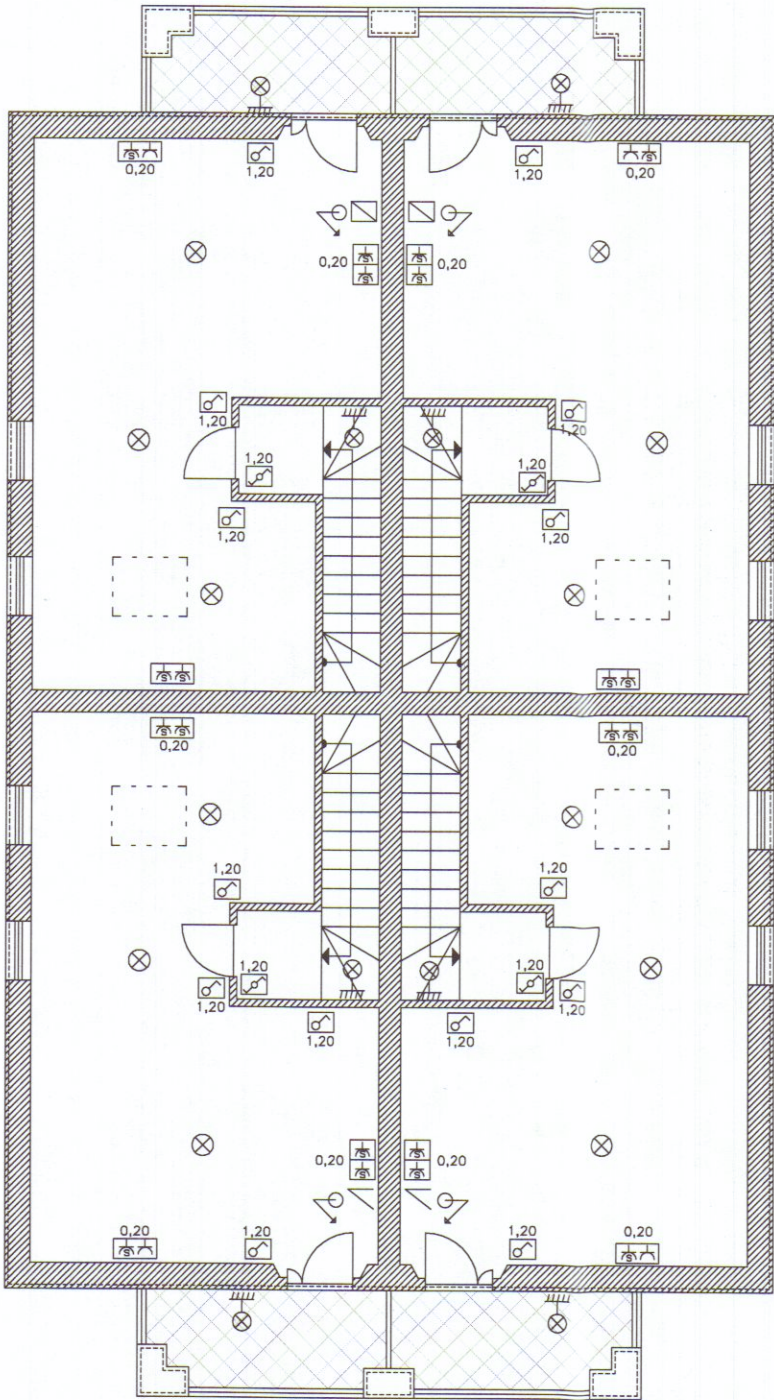

Committente e Proprietario:

AURORA S.R.L.
PIAZZA MENCONI, 13
54033 CARRARA
Cantiere sito in:
Via Monzone, 21
55033 Marina di Carrara

Progetto redatto da:

Dimensione Progettuale
di Per. Ind. FAVRET PAOLO
Via Aurelia nord, 78
55045 Pietrasanta (LU)
Tel/Fax. 0584/70053
Cell. 335/6794439

Timbro e Firma del Progettista:

Note:

Particolari di impianto
quali prese, illuminazione
ordinaria e di emergenza
dorsali principali, etc,

Pagina PL03

Varie

Data Gennaio '09

Scala 1:100