



PARTICOLARE LOCALE AUTOCLAVI E POMPE ANTINCENDIO


DISTRIBUZIONE LUCE ED FM - scala 1:100

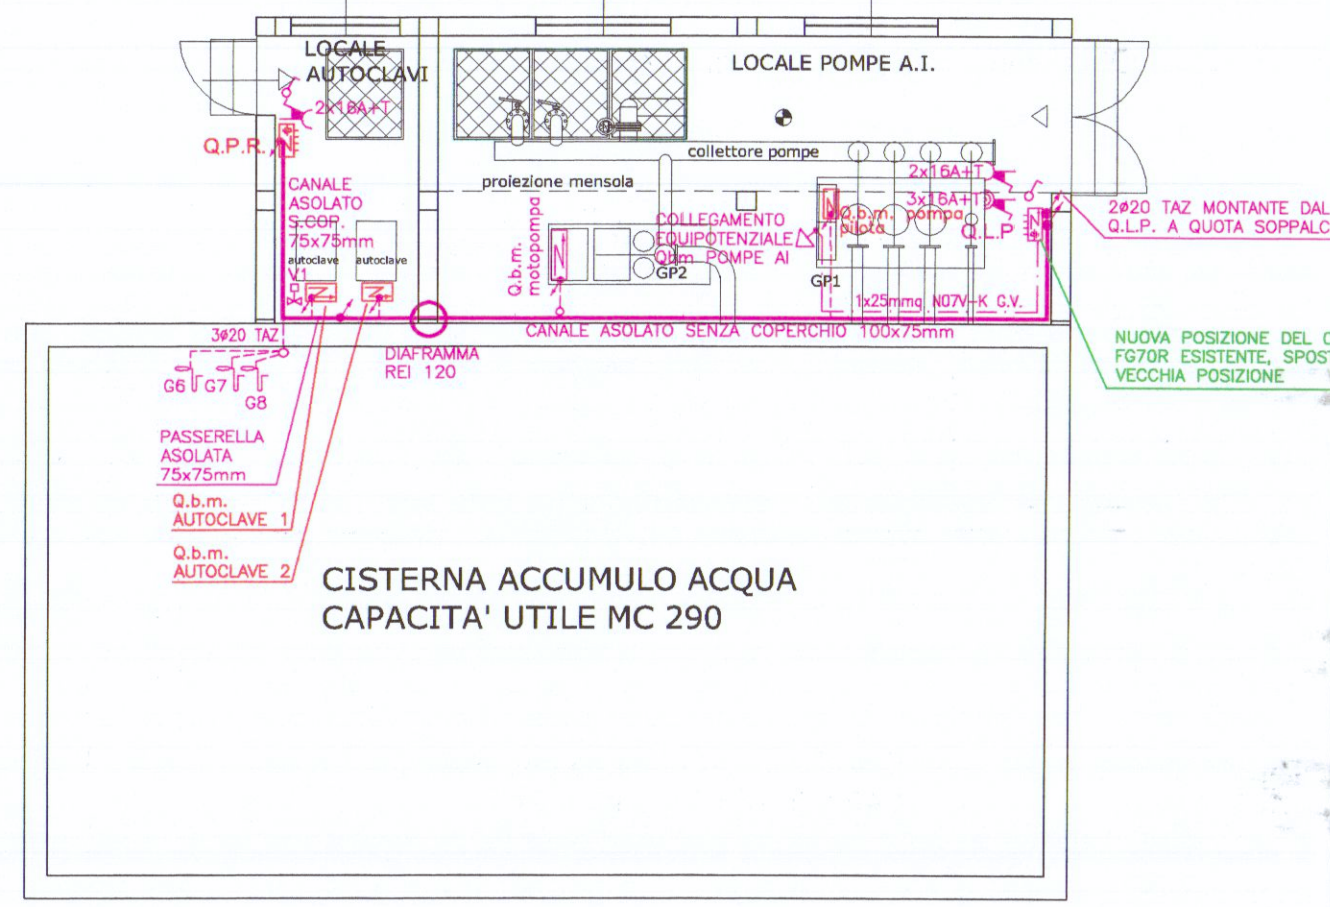

DISTRIBUZIONE LUCE ED FM
PARTICOLARE SOPPALCO - scala 1:100

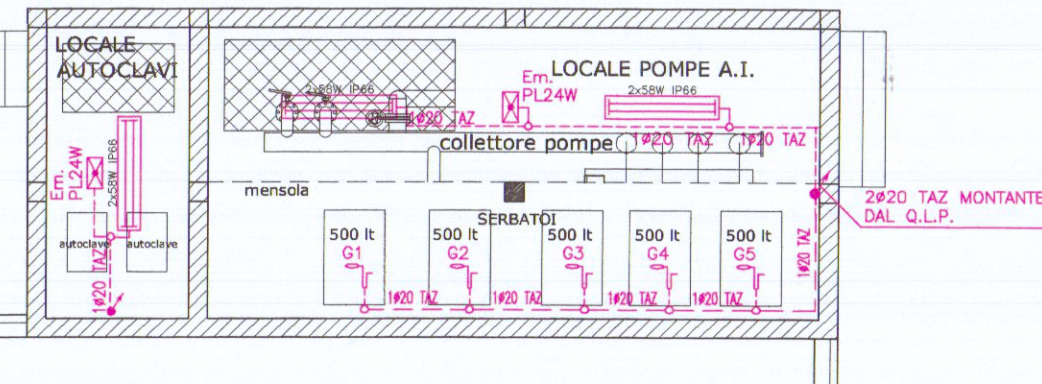


ADDUZIONE LINEE - scala 1:100

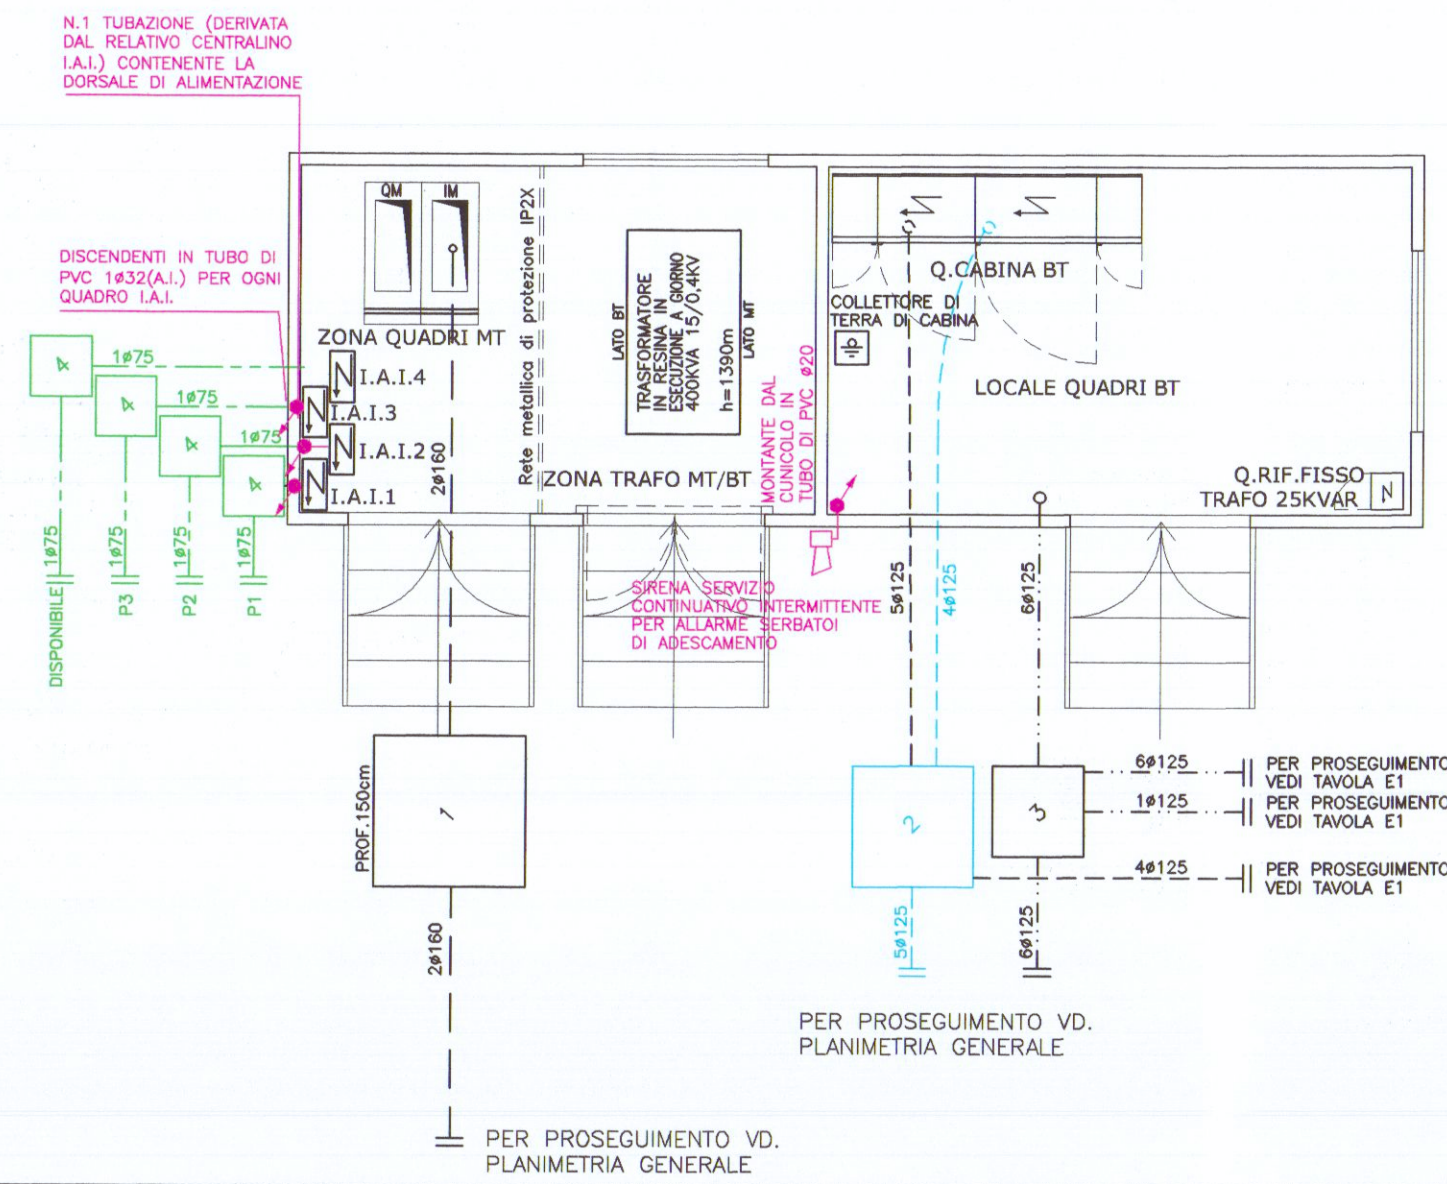


PARTICOLARE CABINA "C"

IMPIANTO DI TERRA - scala 1:100


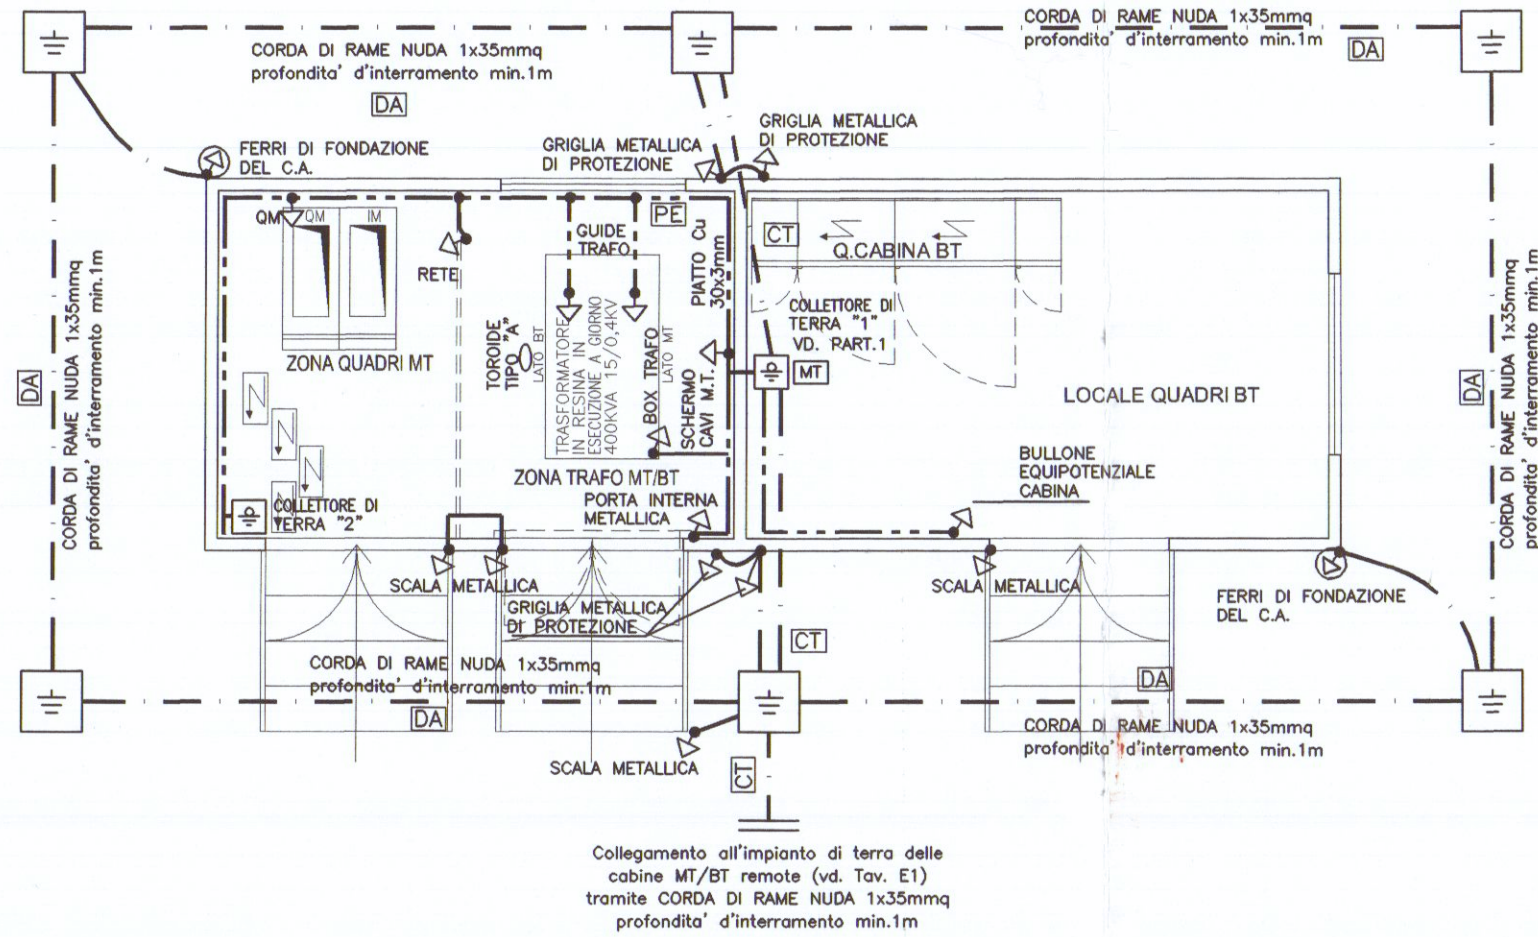


PARTICOLARE LOCALE POZZO

scala 1:50

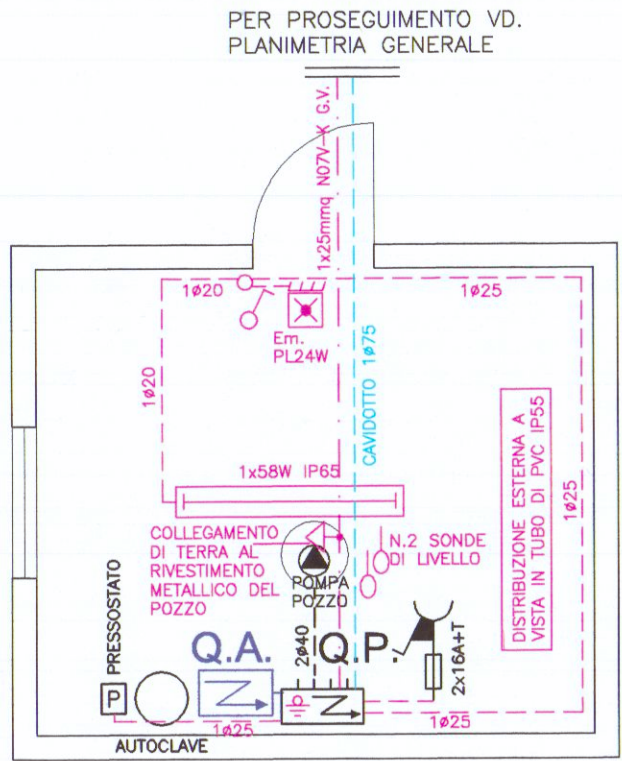

PARTICOLARE PALAZZINA UFFICI
SCALA 1:200

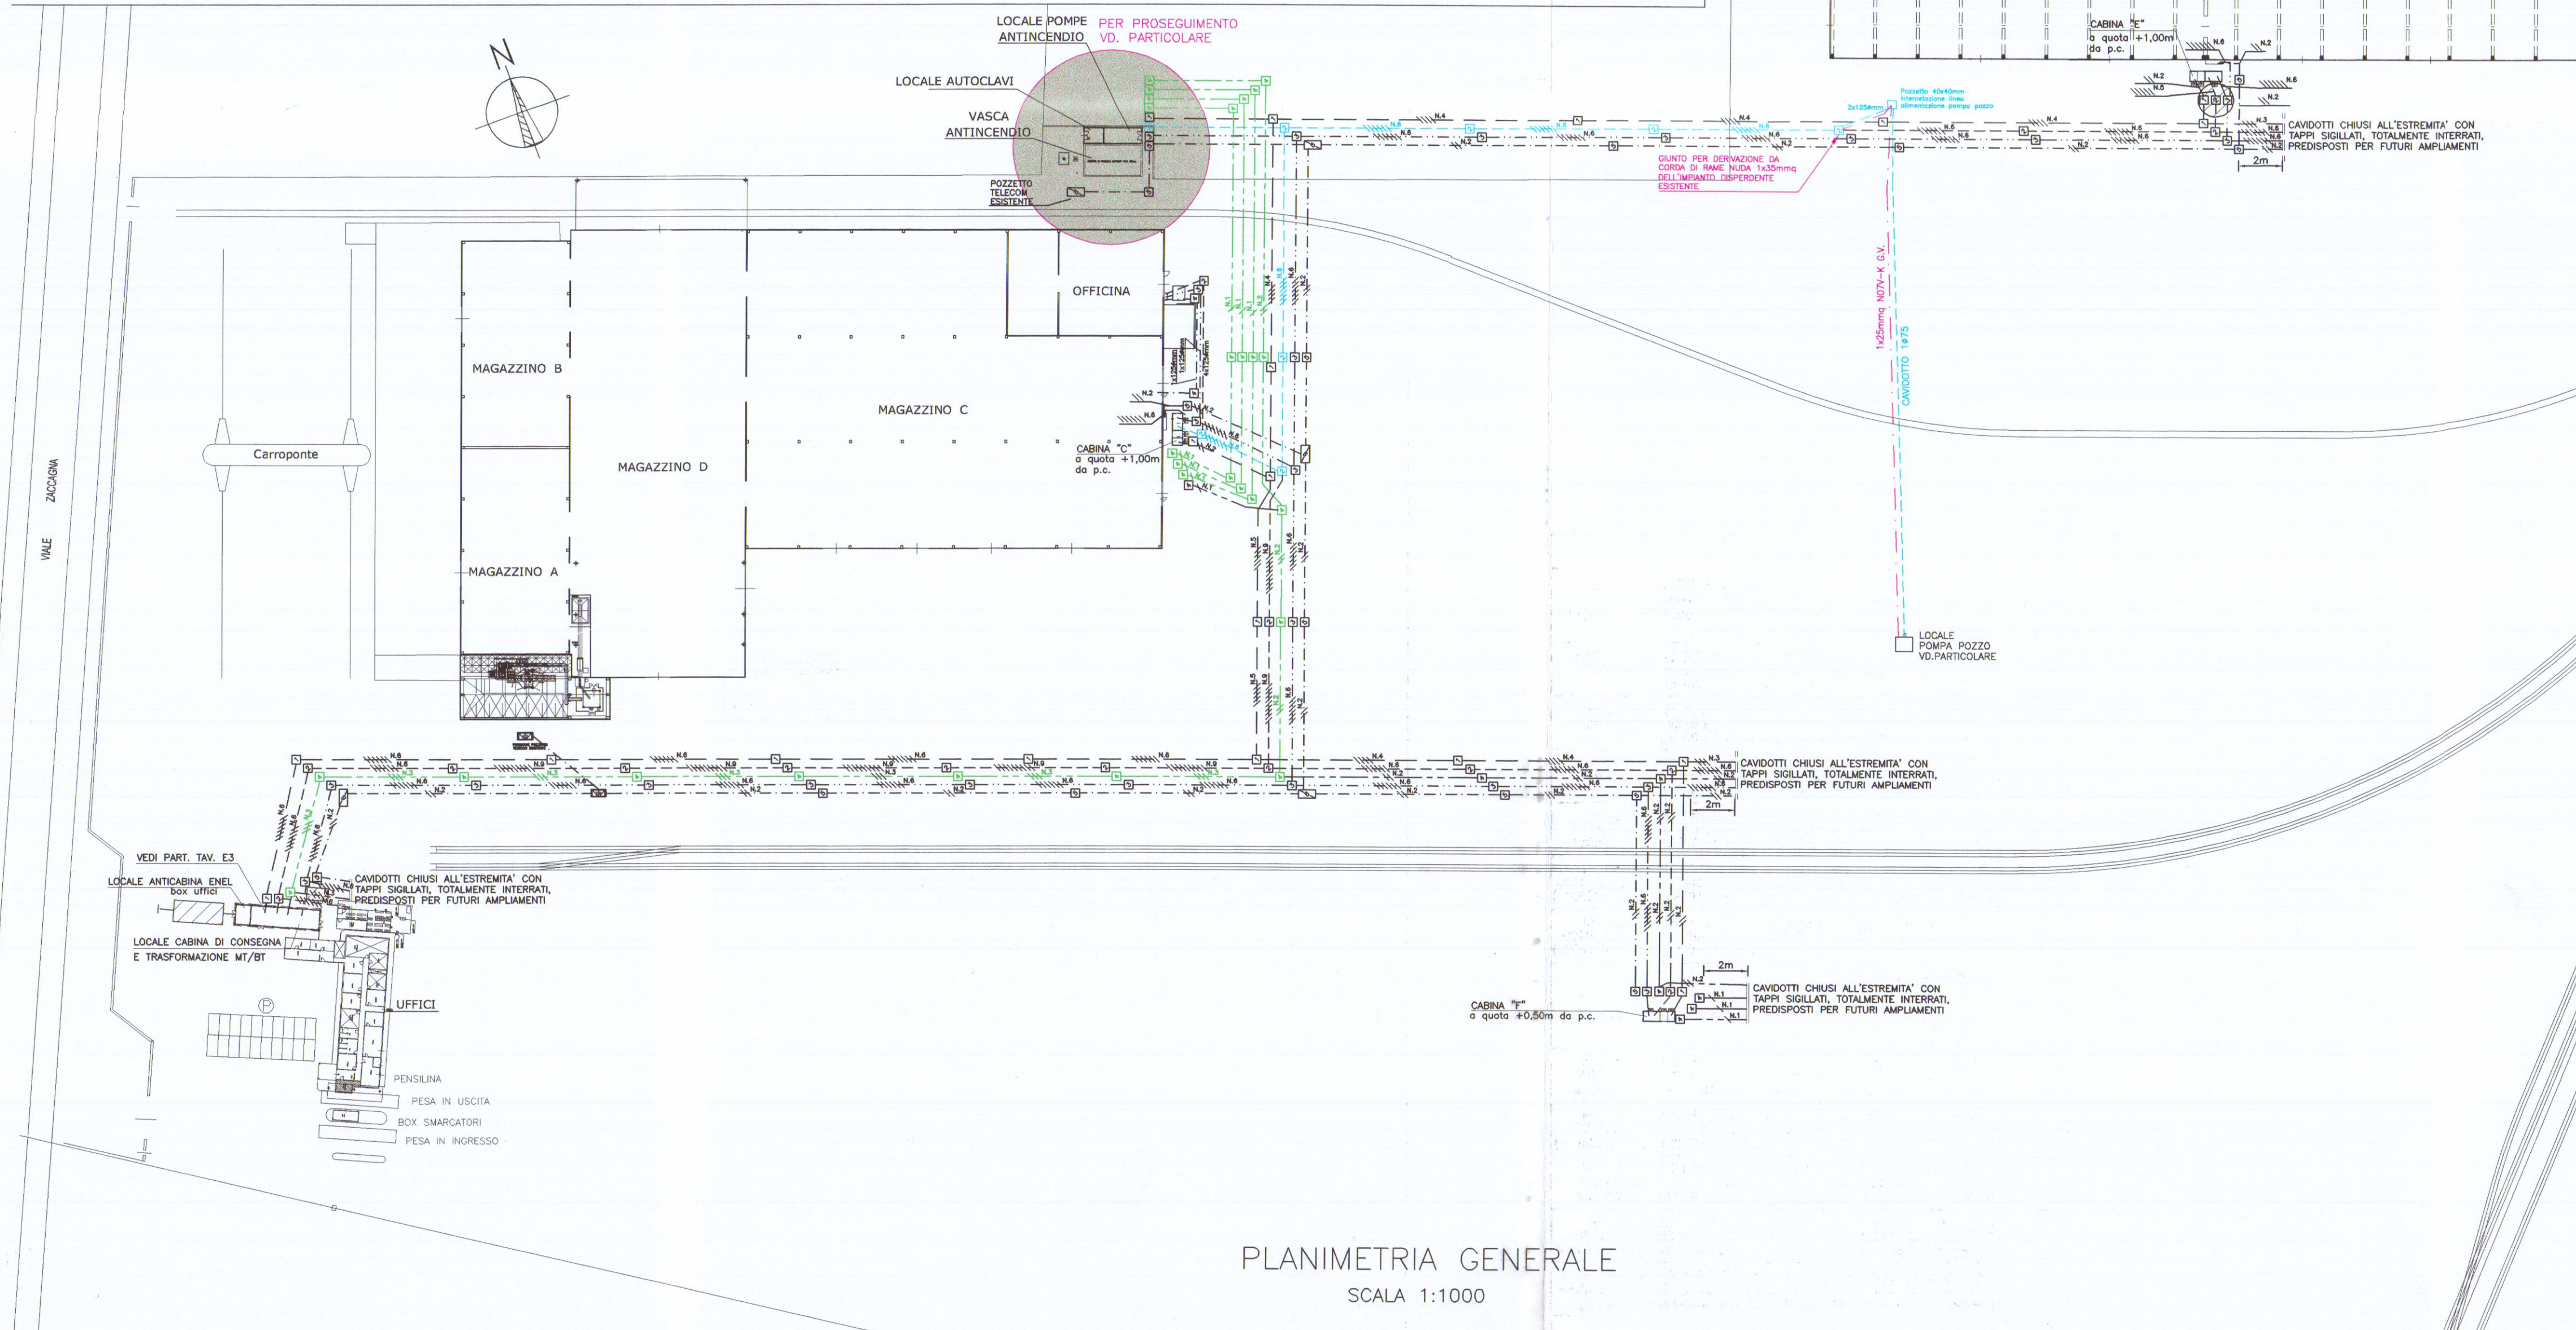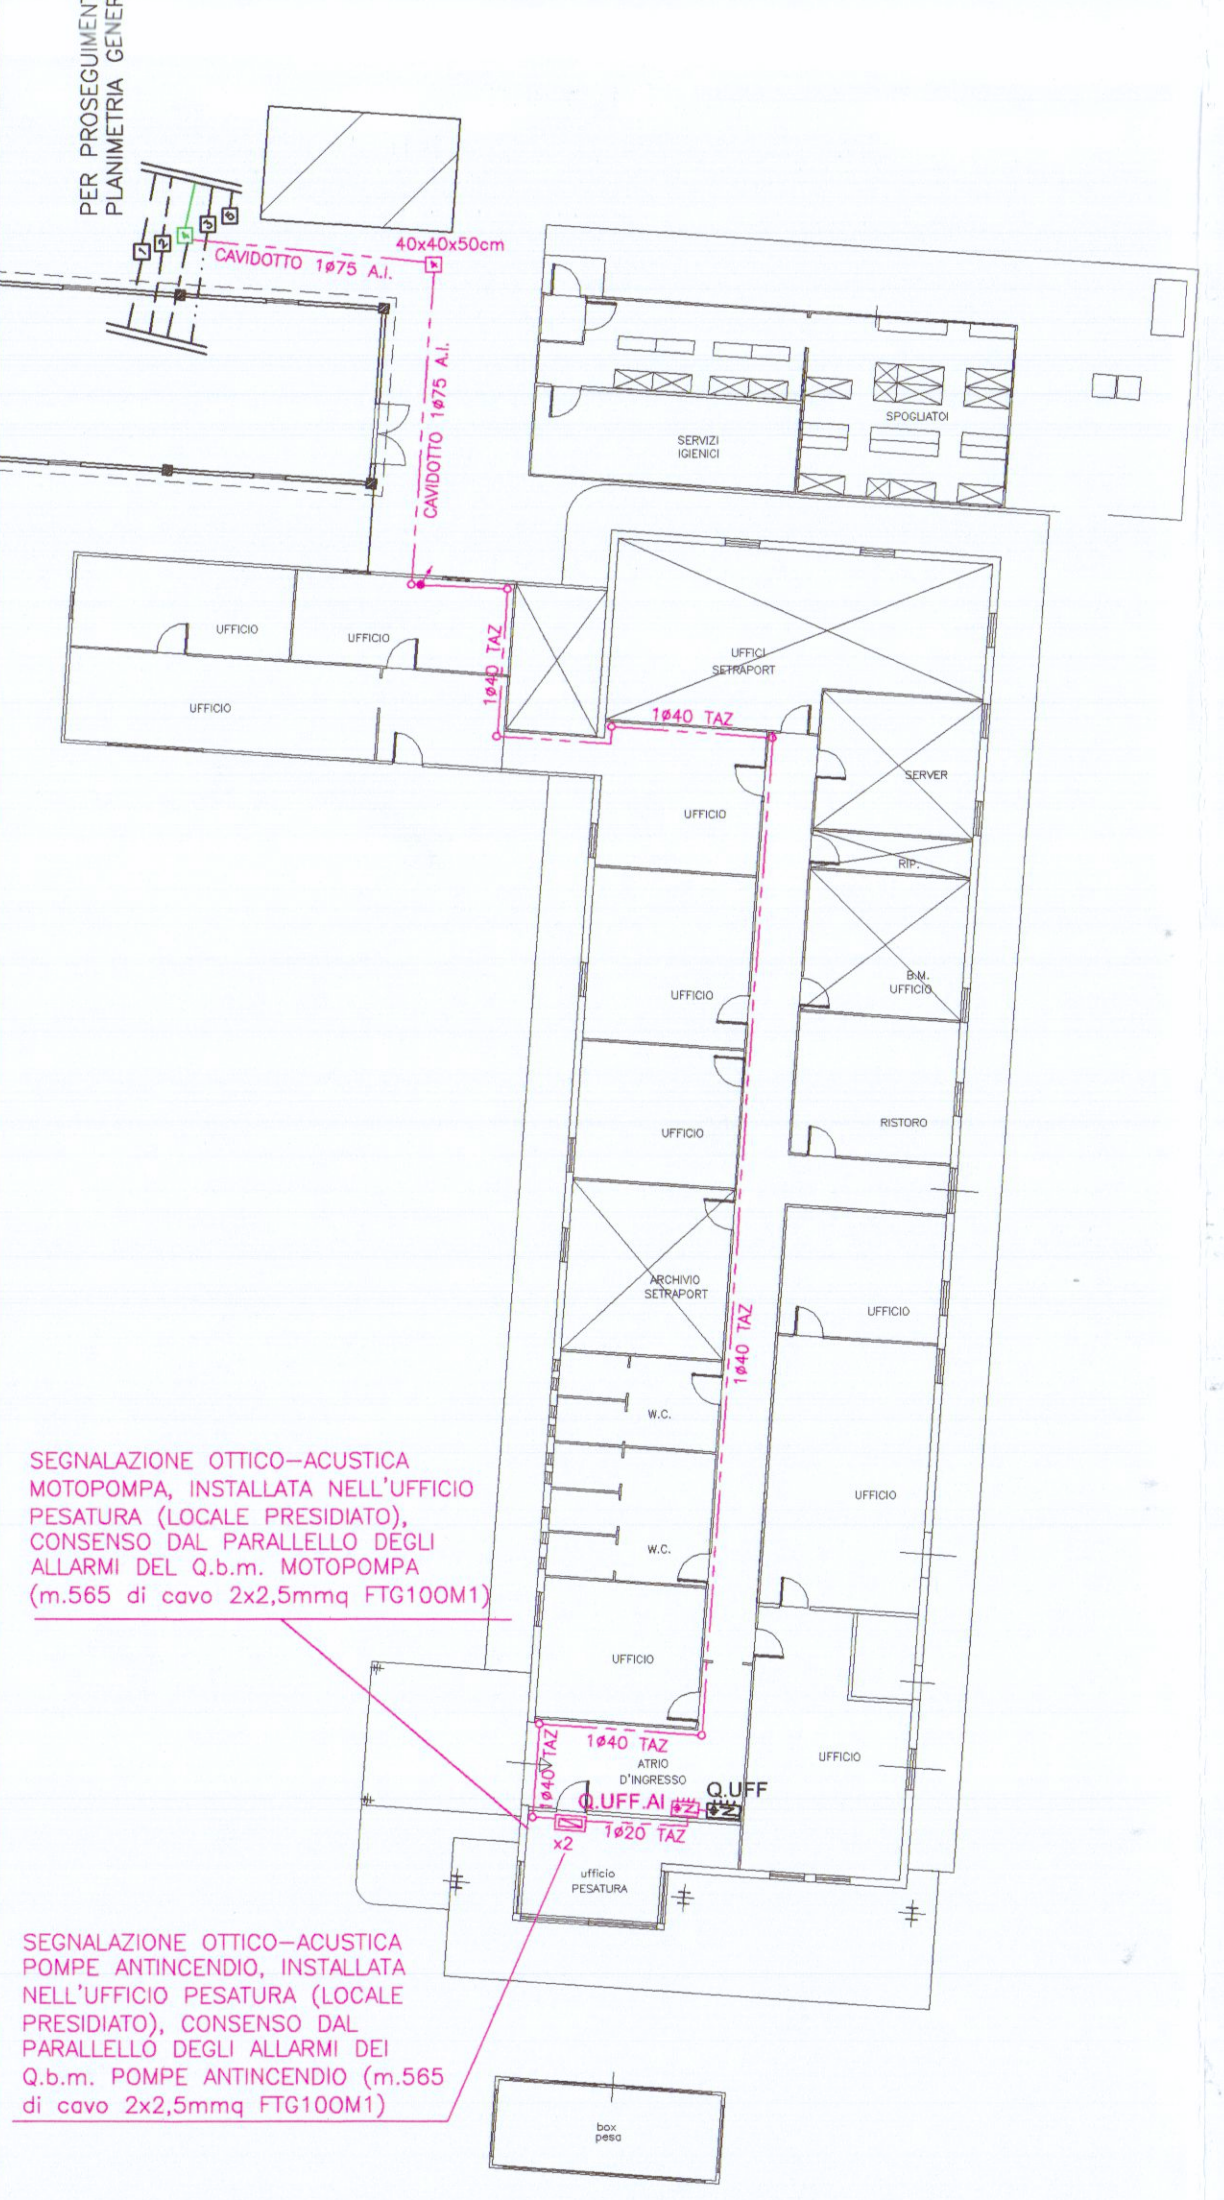

PLANIMETRIA GENERALE
SCALA 1:1000

LEGENDA	
	IL COLORE "MAGENTA" IDENTIFICA LE APPARECCHIATURE DI NUOVA INSTALLAZIONE
	IL COLORE "NERO" IDENTIFICA LE APPARECCHIATURE ESISTENTI
	IL COLORE "BLU" IDENTIFICA LE APPARECCHIATURE ESISTENTI DA SMONTARE
	IL COLORE "ROSSO" IDENTIFICA LE APPARECCHIATURE ESISTENTI DA REINSTALLARE
	IL COLORE "VERDE" IDENTIFICA I CAVODOTTI ESISTENTI DA UTILIZZARE PER LA POSA DEI CIRCUITI DELL'IMPIANTO AI
	IL COLORE "CIANO" IDENTIFICA I CAVODOTTI ESISTENTI DA UTILIZZARE PER LA POSA DEI CIRCUITI DELL'IMPIANTO BT

LEGENDA	
	POZZETTO ROMPIFRATTA CON CHIUSINO E LAPIDINO IN GHISA CARRABILE D400 (400KN) DIMENSIONI 40x40x50mm CON DISPERISORE A CROCE ZINCATO H=1,5m 50x50x5mm, COMPLETO DI CARTELLO MONITORE
	POZZETTO ISPEZIONABILE NELLE DIMENSIONI UTILI INTERNE DI 100x100x120cm (solva diversa indicazione in pianta : profondit� maggiorata) CON LAPIDINO E CHIUSINO IN GHISA CARRABILE D400 (400KN) (IMPIANTI MT)
	POZZETTO ISPEZIONABILE NELLE DIMENSIONI UTILI INTERNE DI 80x80x100cm (solva diversa indicazione in pianta : profondit� maggiorata) CON LAPIDINO E CHIUSINO IN GHISA CARRABILE D400 (400KN) (IMPIANTI BT)
	POZZETTO ISPEZIONABILE NELLE DIMENSIONI UTILI INTERNE DI 60x60x80cm (solva diversa indicazione in pianta : profondit� maggiorata) CON LAPIDINO E CHIUSINO IN GHISA CARRABILE D400 (400KN) (IMPIANTI AUX)
	POZZETTO ISPEZIONABILE NELLE DIMENSIONI UTILI INTERNE DI 40x40x60cm (solva diversa indicazione in pianta : profondit� maggiorata) CON LAPIDINO E CHIUSINO IN GHISA CARRABILE D400 (400KN) (IMPIANTO POMPE ANTINCENDIO)
	POZZETTO ISPEZIONABILE NELLE DIMENSIONI UTILI INTERNE DI 60x60x100cm CON LAPIDINO E CHIUSINO IN GHISA CARRABILE D400 (400KN) A 2 ELEMENTI TRIANGOLARI CON SCRITTA TELECOM (IMPIANTO TELEFONIA)
	POZZETTO ISPEZIONABILE NELLE DIMENSIONI UTILI INTERNE DI 60x120x100cm CON LAPIDINO E CHIUSINO IN GHISA CARRABILE D400 (400KN) A 4 ELEMENTI TRIANGOLARI CON SCRITTA TELECOM (IMPIANTO TELEFONIA)
	CONDUTTORE DI TERRA
	CORDA DI RAME NUDA 1x35mmq PROFONDITA' D'INTERRAMENTO min 0,5m
	CAVODOTTO FLESSIBILE DOPPIA PARETE �160mm (CEI EN 50086-1-2-4 RESISTENZA ALLA COMPRESSIONE NON INFERIORE A 450 N) PROFONDITA' D'INTERRAMENTO MINIMO 1m NELLE QUANTITA' INDICATE IN PIANTE (IMPIANTI MT)
	CAVODOTTO FLESSIBILE DOPPIA PARETE �125mm (CEI EN 50086-1-2-4 RESISTENZA ALLA COMPRESSIONE NON INFERIORE A 450 N) PROFONDITA' D'INTERRAMENTO MINIMO 0,6m NELLE QUANTITA' INDICATE IN PIANTE (IMPIANTI BT)
	CAVODOTTO FLESSIBILE DOPPIA PARETE �125mm (CEI EN 50086-1-2-4 RESISTENZA ALLA COMPRESSIONE NON INFERIORE A 450 N) PROFONDITA' D'INTERRAMENTO MINIMO 0,5m NELLE QUANTITA' INDICATE IN PIANTE (IMPIANTI AUX)
	CAVODOTTO FLESSIBILE DOPPIA PARETE �75mm (CEI EN 50086-1-2-4 RESISTENZA ALLA COMPRESSIONE NON INFERIORE A 450 N) PROFONDITA' D'INTERRAMENTO MINIMO 0,5m NELLE QUANTITA' INDICATE IN PIANTE (IMPIANTI ANTINCENDIO)
	CAVODOTTO FLESSIBILE DOPPIA PARETE �125mm COLORE BLU (CEI EN 50086-1-2-4 RESISTENZA ALLA COMPRESSIONE NON INFERIORE A 450 N) PROFONDITA' D'INTERRAMENTO MINIMO 1m NELLE QUANTITA' INDICATE IN PIANTE (IMPIANTI TELEFONIA)
	QUANTITA' DI CAVODOTTI PRESENTI IN OGNI TRATTO

ENRICO BERTI ingegnere
CLAUDIO CASI perito industriale
STEFANO MASINI perito industriale
G. LUCA MENCHETTI perito industriale
52100 AREZZO via P. Calamandrei 139 Tel.-fax 0575/24777-351451
e-mail: studio@pentium12n.it

DESIGNAZIONE INTERVENTO
PROGETTO IMPIANTO ELETTRICO A SERVIZIO DEL NUOVO IMPIANTO ANTINCENDIO

COMMITTENTE
AREA S.p.A.
Viale D. Zaccagna n.34
Marina di Carrara - CARRARA (MS)

LOCALITA' D'INSTALLAZIONE
Area retroportuale di Marina di Carrara
Viale D. Zaccagna
Marina di Carrara - CARRARA (MS)

OGGETTO
- Canalizzazioni interrare;
- Impianto di terra

PLANIMETRIA GENERALE

TAVOLA N. E1V

SCALA 1:1000-1:50-1:100-1:200

DATA 11 Marzo 2009

AGGIORNAMENTI
1'Agg. 15 Settembre 2010

IL TECNICO

LO STUDIO SI RISERVA LA PROPRIETA' DI QUESTO ELABORATO A TERMINI DI LEGGE. E' VIETATA LA RIPRODUZIONE ANCHE PARZIALE O LA SUA CESSIONE A TERZI SENZA SPECIFICA AUTORIZZAZIONE.