


A TERMINE DI LEGGE SI PRESERVA LA PROPRIETÀ DI QUESTO PROGETTO PER IL RENDIMENTO O IL RENDIMENTO COMPLETO. TUTTO AUTORIZZAZIONE SOSTA			
ACCORDAMENTI	E		
	D		
	C		
	B		
1° EMISSIONE		Luglio 2010	
RICHIEDENTE		1365	
Luglio 2010		1365	
DISGNATO:		IMPIANTO ANTINCENDIO	
DATA		FIRMA	
SOSTITUISCE IL DISEGNO N°		SOSTITUITO DAL DISEGNO N°	

Studio Tecnico Dottore Ingegneria Industriale Ceragoli Massimo-Ing.Del Medico Andrea Via Nerino Garbuio Area CO.MP.RE 54038 Montignoso (MS) Tel fax 0585/348839 PROGETTAZIONE IMPIANTI - SICUREZZA - PREVENZIONE INCENDI	
I PROGETTISTI: Dott. Ceragoli Massimo-Ing. Del Medico Andrea	IL CLIENTE:

A.8	PROGETTO IN VARIANTE - INTEGRAZIONE PIANTA PIANO QUINTO
PROGETTO DI REALIZZAZIONE STRUTTURA ALBERGHIERA VARIANTE IN CORSO D'OPERA-PRATICA V.F. N°10619-	

COMANDO PROVINCIALE VIGILI DEL FUOCO MASSA CARRARA 30 DIC. 2010 Prot. N° 15664 DE. N° 13619	COMUNE DI: CARRARA PROVINCIA DI: MASSA CARRARA	CODICE PROGETTO	
	OGGETTO: progetto antincendio attività n° 91-64-92-84 di cui al D.M. 16.02.1982		
	DITTA: VERSILHOME S.r.l. sede in Via Massa Avenza 2-54100 Massa ubicazione in Via Loc.Battilana Carrara		VERIFICATO SI
	DATA: Dicembre 2010		SCALA: 1:100

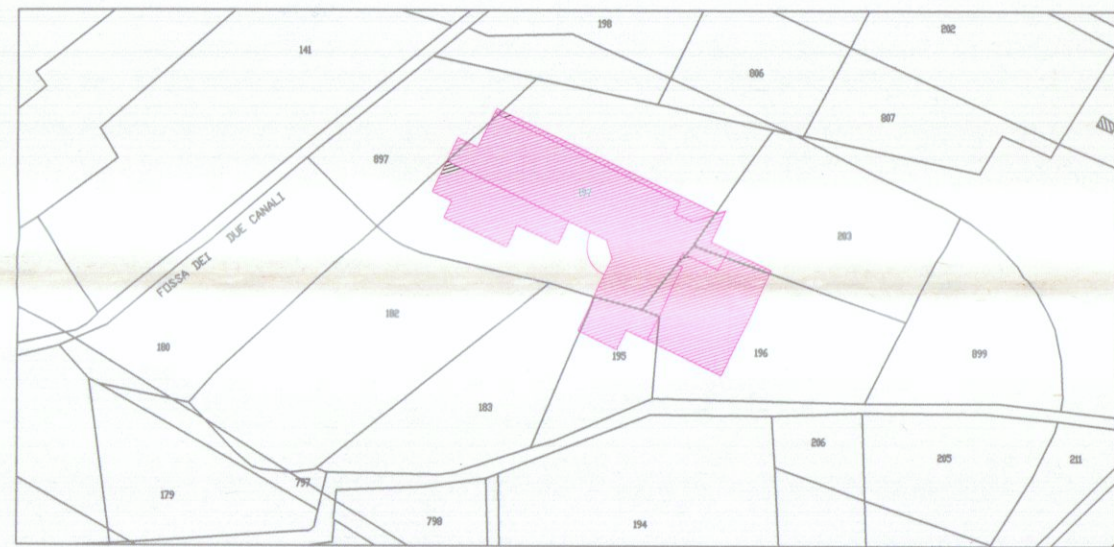

LEGENDA	
	Porta resistente al fuoco
	Porta RE 30 con autochiusura
	Rivelatore di fumo
	Rivelatore di gas
	Estintore
	Naspo DN 20
	Idrante interno UNI 45
	Idrante esterno UNI 70
	Attacco autopompa VVF
	Compartin REI 120
	Compartin REI 180
	Compartin REI 30
	Percorso di uscita orizzontale
	Percorso di uscita verso il basso
	Percorso di uscita verso l'alto
	Alarme acustico-visivo completo di batteria a tampone durata minima 30'
	Alarme ad azionamento manuale
	Pulsante di emergenza sgancio generale
	Lampada di emergenza autonoma, 1 x 18 W
	Colonna montante
	Colonna discendente
	Valvola di intercettazione manuale
	Elettrovalvola sensore gas e fumo
	Quadro rivelazione fumo con batteria di ricarica Caricando allarme sonoro

