

COMANDO	DATA	DATA	DATA	DATA	DATA
A	1° EMISSIONE	Luglio 2010			
1° EMISSIONE	RECHIEDENTE	OGGETTO: PROGETTO DI PREVENZIONE INCENDI	FILE	DATA	
Luglio 2010	MANUATO: ING. CARLO	MANUATO: ING. CARLO			
OGGETTO:	PROGETTO:	CONTROLLATO:	APPROVATO:		
DATA	FIRMA	DATA	FIRMA	DATA	FIRMA
SOSTITUISCE IL DISEGNO N°					

Studio Tecnico Dott. Ingegnere Industriale Carapelli Massimo - Ing. Del Medico Andrea
Via Nerio, 20 - 54038 Montepulciano (MC) Tel. 0585/348339
PROGETTAZIONE INCENDI - SICUREZZA - PREVENZIONE INCENDI


I PROGETTISTI: Dott. Ingegnere Industriale Carapelli Massimo
Ing. Del Medico Andrea

IL CLIENTE:

A.3 PROGETTO IN VARIANTE - INTEGRAZIONE
PIANTA PIANO TERRA


PROGETTO DI REALIZZAZIONE STRUTTURA ALBERGHIERA
VARIANTE IN CORSO D'OPERA-PRATICA V.F. N°10619-

COMUNE DI CARRARA PROVINCIA DI MASSA CARRARA	CODICE PROGETTO
OGGETTO: progetto antincendio edilizia n° 51-54-52-54 di cui al D.M. 16.02.1982	VERIFICATO
DITTA: VERSILUOME S.r.l. sede in Via Masse Avenzo 2-54100 Massa ubicazione in Via Loc. Bellina Carrara	SI
DATA: Dicembre 2010	SCALA: 1:100


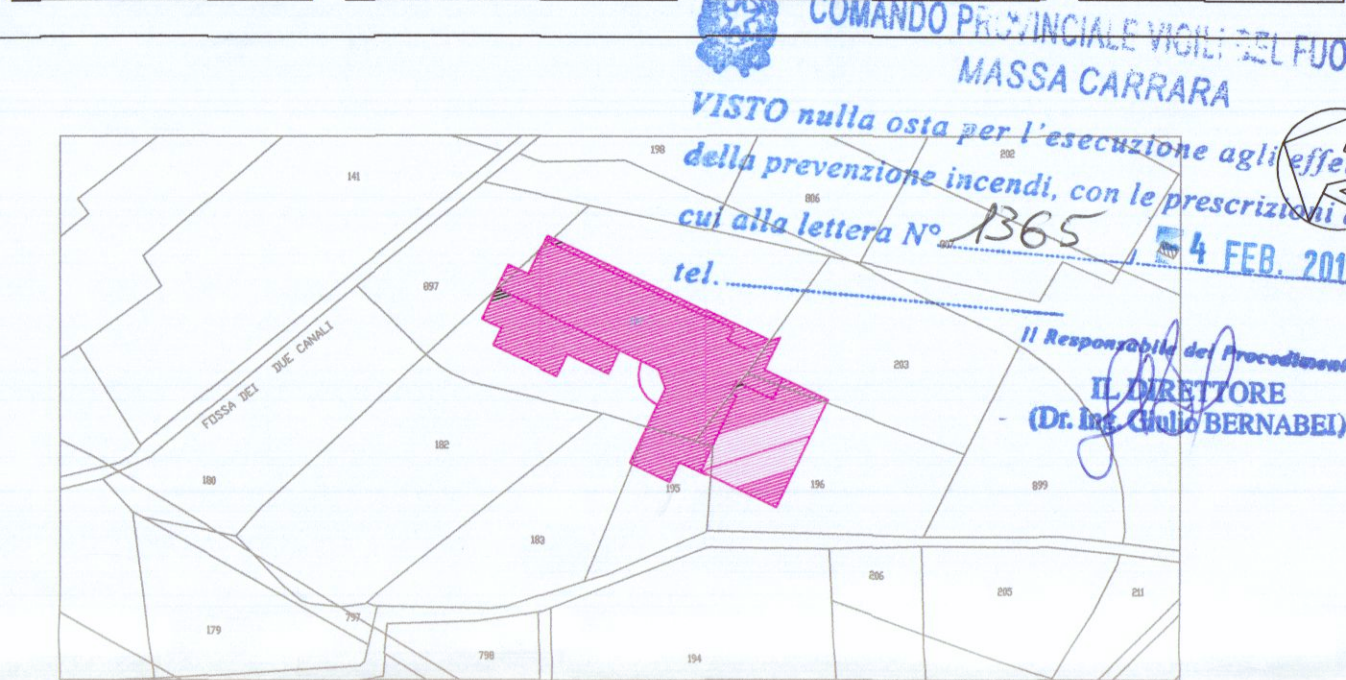


LEGENDA


	Porta resistente al fuoco
	Porta REC 30 con autochiusura
	Rivelatore di fumo
	Rivelatore di gas
	Estintore
	Nastro DM 20
	Servante interno UNI 45
	Servante esterno UNI 70
	Attacco autospuma VVF
	Comparto REC 300
	Comparto REC 300
	Comparto REC 30
	Percorso di uscita orizzontale
	Percorso di uscita verso il basso
	Percorso di uscita verso l'alto
	Alarme acustico-relativo completo di batteria e tasto di allarme
	Alarme ad allarme manuale
	Pulsante di emergenza spagno generale
	Lampada di emergenza autonoma, 1 x 18 V
	Colonna montante
	Colonna discendente
	Valvola di intercettazione manuale
	Elettrovalvola sensore gas e fumo
	Quadro rivelazione fumo con batteria di riserva
	Comando allarme sonoro

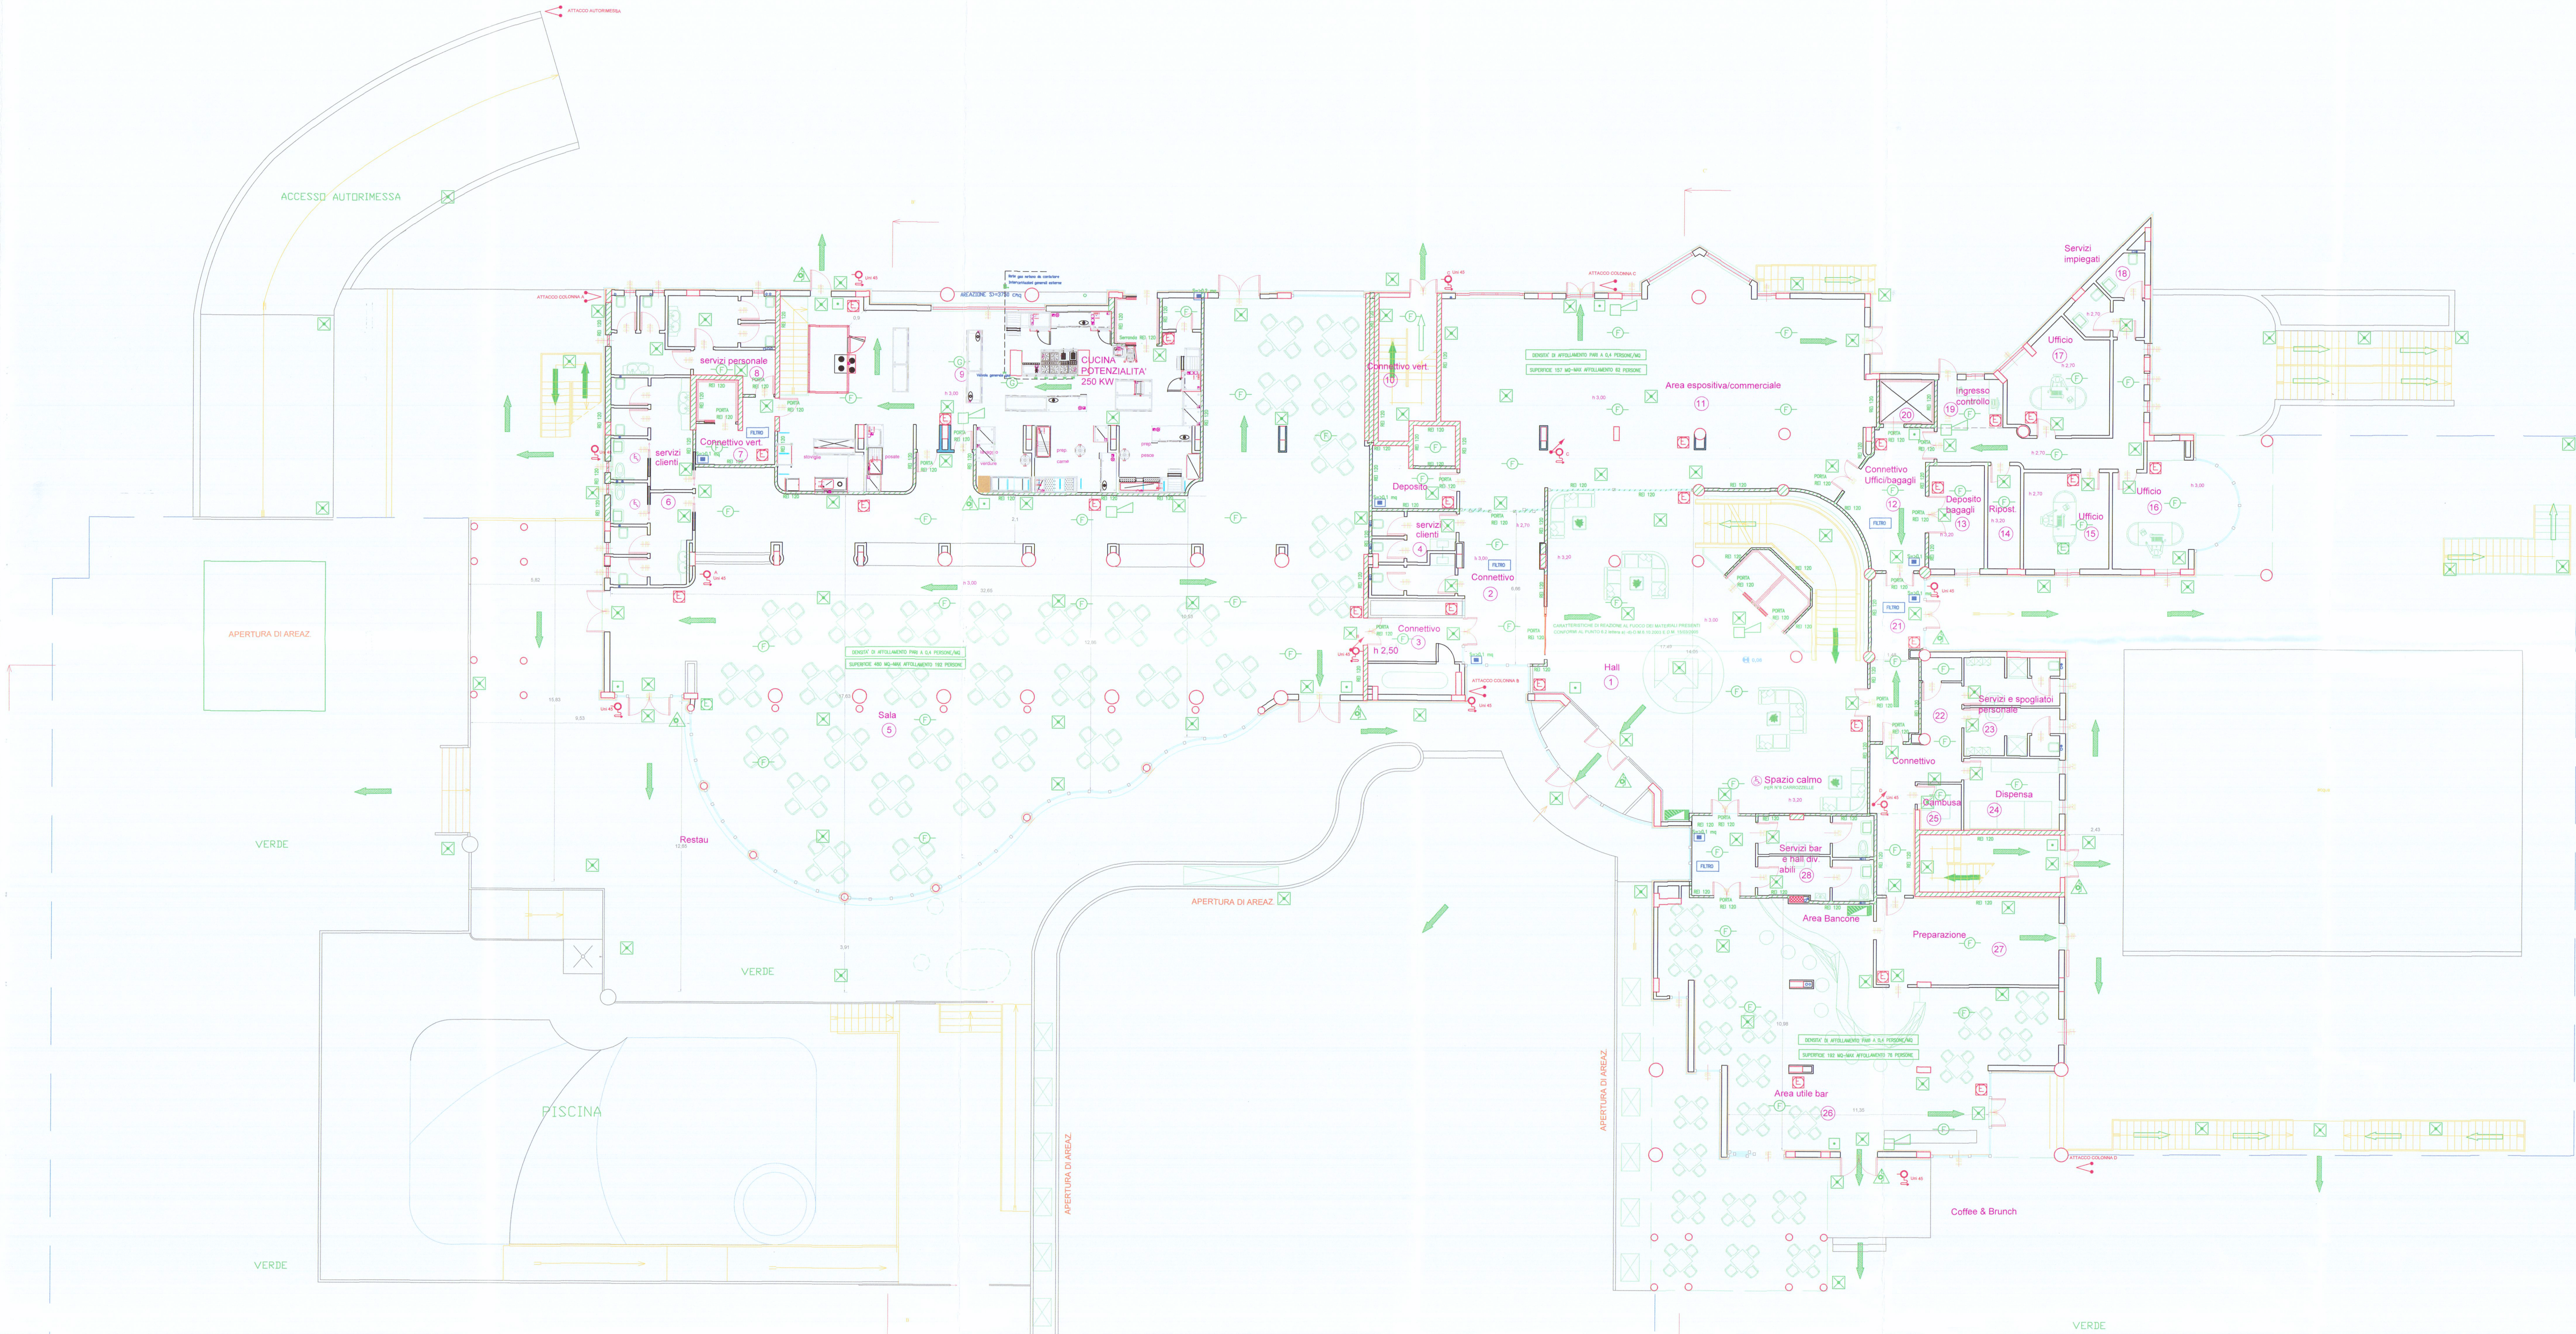

PARTICOLARE POSIZIONAMENTO CASSETTA ANTINCENDIO

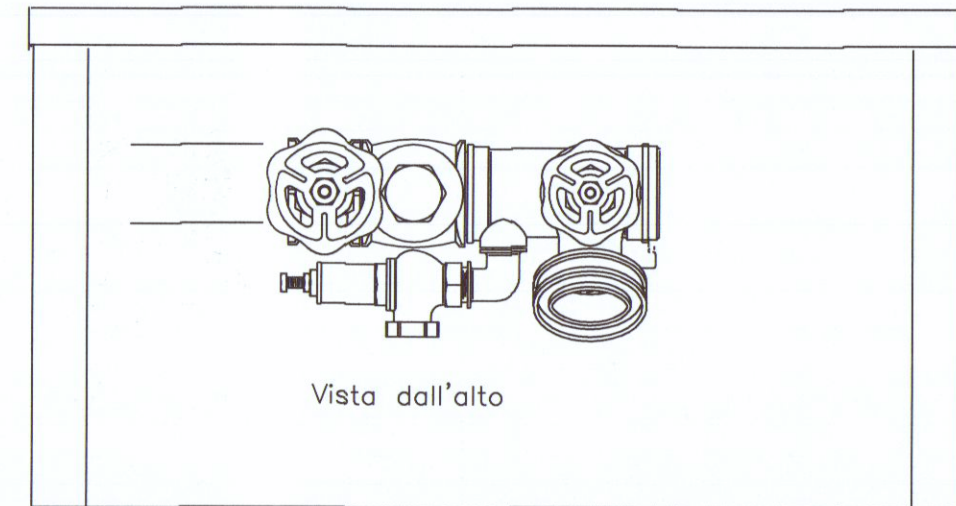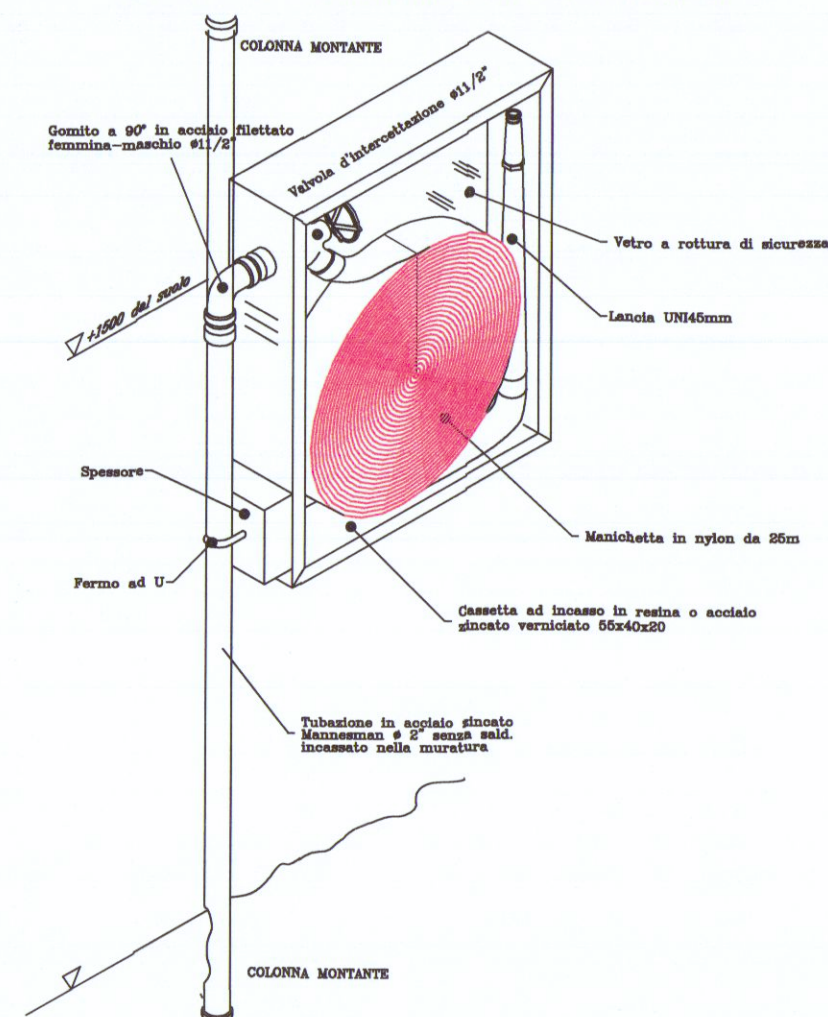

PARTICOLARE COLONNA MONTANTE IDRANTI

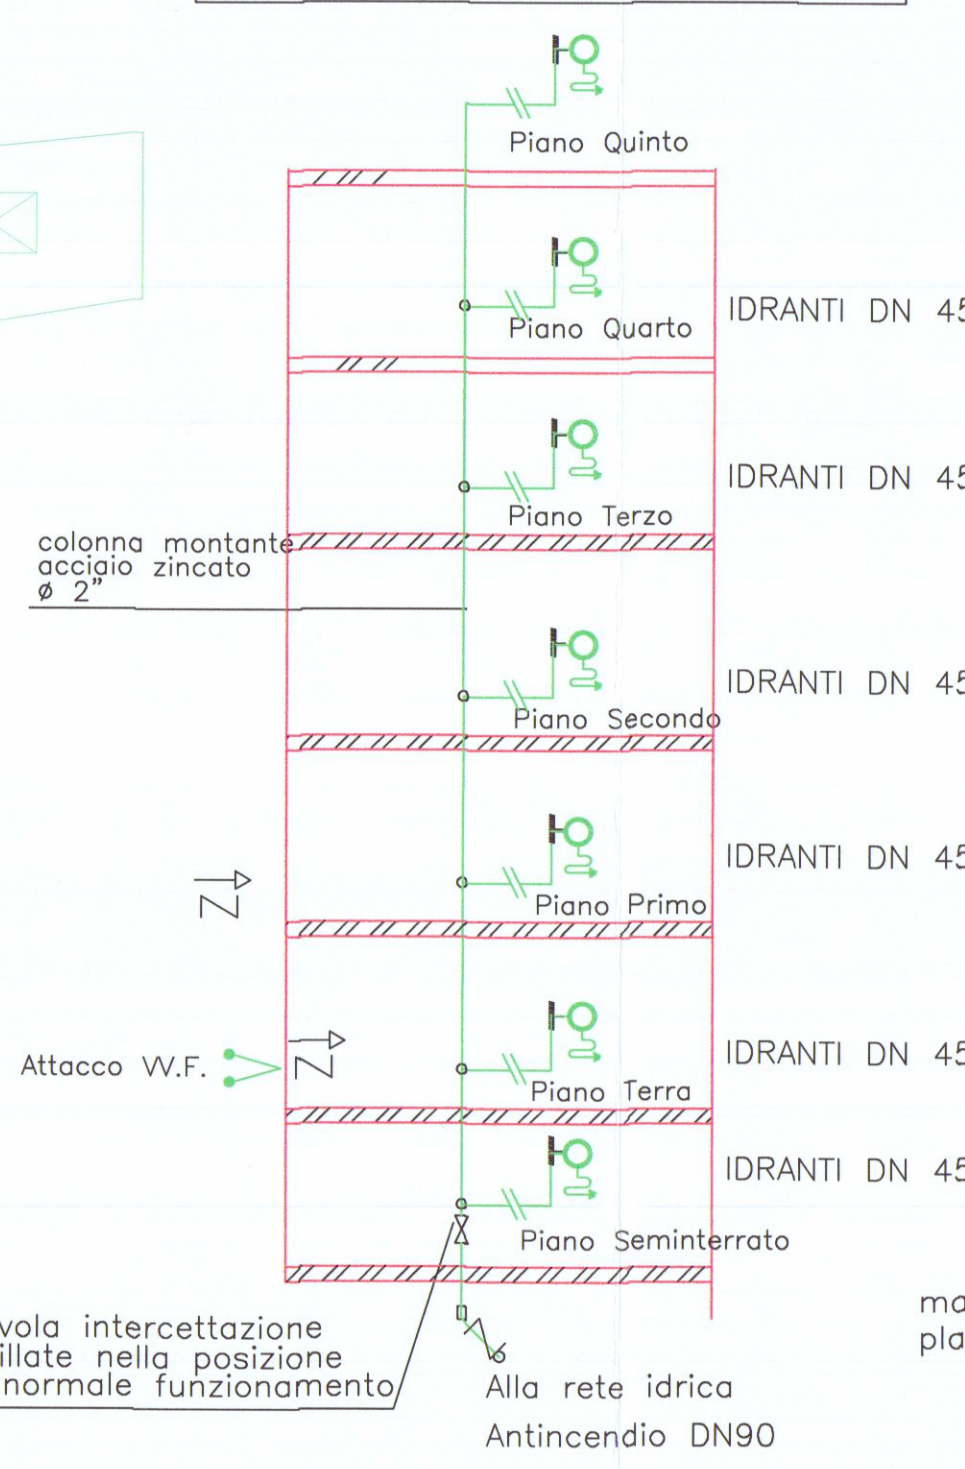

PARTICOLARE ATTACCO AUTOPOMPA V.V.F.

