


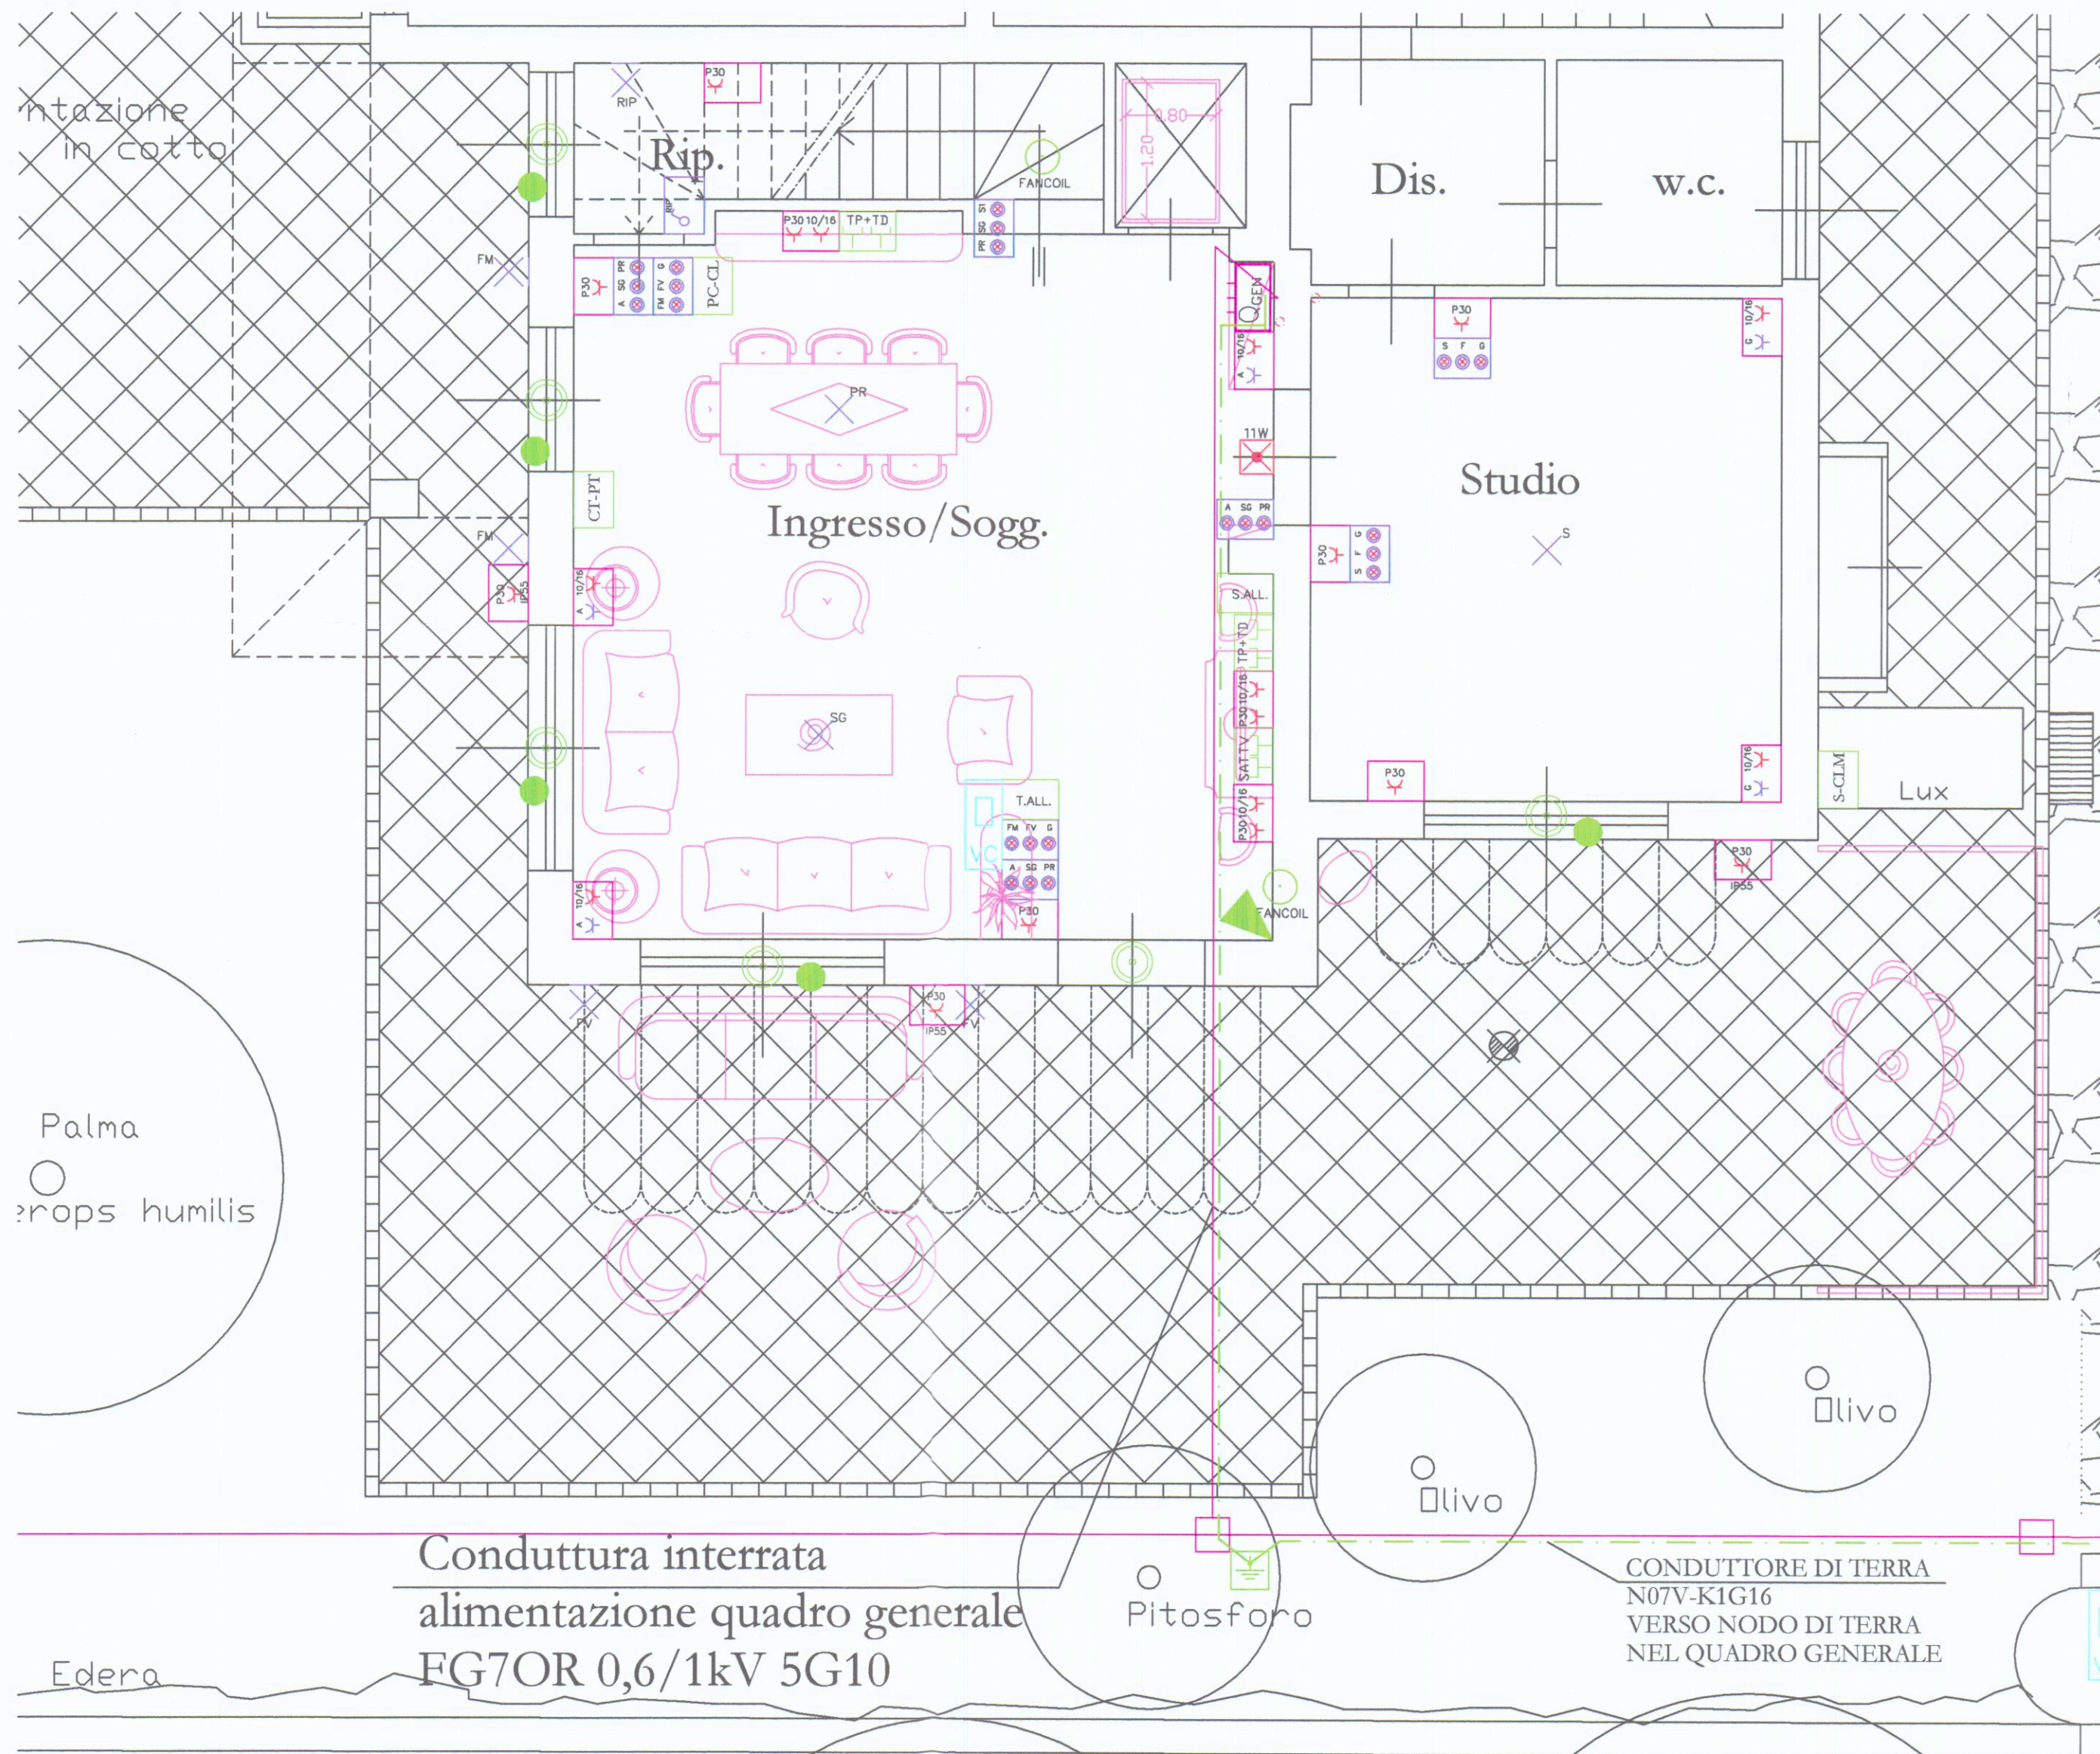

COMUNE DI CARRARA
- 3 FEB. 2017

COMUNE DI CARRARA
- 3 FEB. 2017

LEGENDA SIMBOLI PRINCIPALI

- Wh GRUPPO CONSEGNA E MISURA ENEL
- Quadro Elettrico
- Elettropompa
- Aspiratore
- 400V 3P+T IP65 PRESA TIPO CEE INTERBLOCCATA CON FUSIBILI
- 230V 2P+T IP55
- PRESE TELEVISIONE E TELEFONO
- PRESE DI F.M. DA 10 A DI TIPO NORMALE E COMANDATO (*) IN SCATOLA PORTAFRUTTO
- PRESA BIPASSO 10/16 A AD ALVEOLI SCHERMATI PRESA 16A CEI UNEL P30
- PUNTO DI COMANDO SINGOLO, DEVIATORE, INVERTITORE (*) INDICA IL COMANDO DI UNA PRESA F.M.)
- INTERRUTTORE BIPOLARE
- PULSANTE / PULSANTE CON SPIA LUMINOSA
- PULSANTE A TIRANTE PER CHIAMATA SOCCORSO E RONZATORE
- CASSETTA DI CONNESSIONE
- GRUPPO DI PRESE MISTO
- LAMPADA D'EMERGENZA IN SCATOLA PORTAFRUTTO/PREDISPOSIZIONE
- ELETTROVENTILATORE A SOFFITTO
- VIDEOCITOFONO
- CRONOTERMOSTATO AMBIENTE
- CASSETTA CONNESSIONE ALLARME
- ALTOPARLANTE
- COMANDI MOTORIZZAZIONI VARIE (ILLUMINATO)
- PULSANTE DI ACCENSIONE FARI ESTERNI TALE PULSANTE POTRA' ESSERE INSERITO ALL'INTERNO DEL PANNELLO VIDEOCITOFONICO
- MOTORIZZAZIONE TAPPARELLE

LEGENDA IMPIANTO ILLUMINAZIONE




- PUNTO LUCE A SOFFITTO
- PUNTO LUCE A PARETE
- PUNTO LUCE D'EMERGENZA (LAMPADA A DOPPIO ISOLAMENTO)
- PLAFONIERA A DUE TUBI FLUORESCENTI
- LAMPADA D'EMERGENZA ESTRAIBILE
- FARETTI DA INCASSO

NOTE:

- LE CONDUTTURE INTERRATE SONO COSTITUITE DA CAVI ISOLATI IN GOMMA POSATI IN TUBAZIONI DI TIPO PESANTE IN ACCORDO ALLE
- LE CARATTERISTICHE DELLE CONDUTTURE SONO INDICATE NEGLI SCHEMI DEI QUADRI

Conduttura interrata
alimentazione quadro generale
FG7OR 0,6/1kV 5G10

CONDUTTORE DI TERRA
N07V-K1G16
VERSO NODO DI TERRA
NEL QUADRO GENERALE

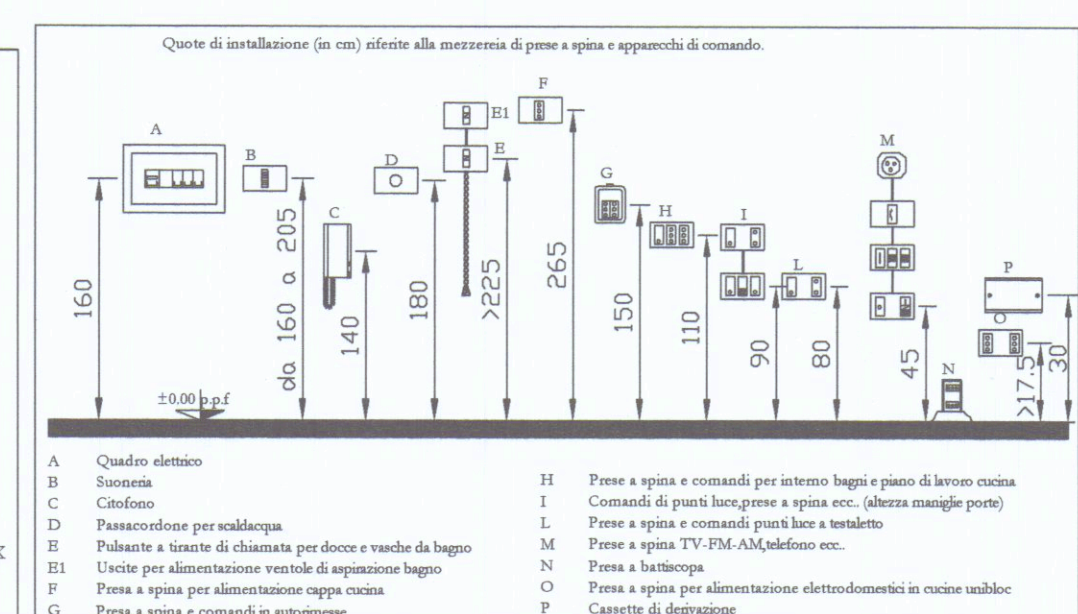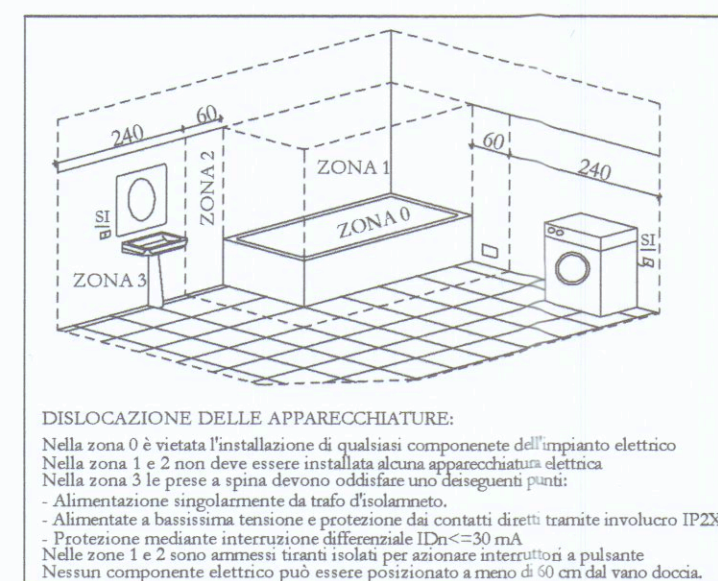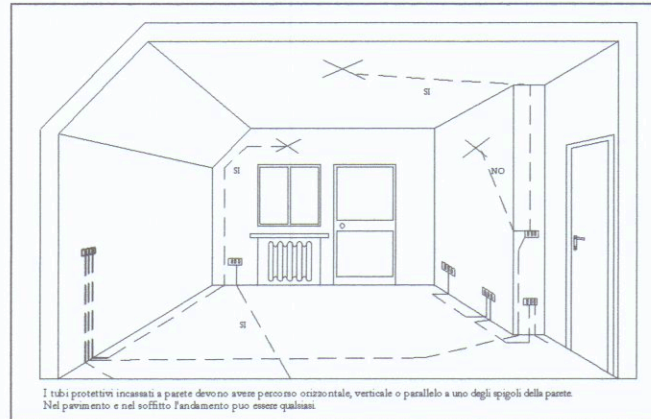

- ### LEGENDA IMPIANTO ANTIINTRUSIONE
- SENSORE MAGNETICO
 - SENSORE VOLUMETRICO
 - SENSORE INERZIALE
 - CALL. CENTRALINA ALLARME
 - SALL. SIRENA ALLARME
 - TALL. TASTIERA ALLARME

- CONDUTTORE DI TERRA/
- CONDUTTURE/IMPIANTI I
- CONDUTTURE/IMPIANTI ILLUMINAZIONE
- CONDUTTURE/IMPIANTI AUSILIARI

DOCUMENTI DI RIFERIMENTO

- C16031-E01 Relazione Tecnica Impianto Elettrico
- PROGETTI ARCHITETTONICI Arch. Tiziano Lera

VILLA MONOFAMILIARE Sig.n DOMENICHINI-FONTANILI		Studio Ing. Bertozzi Progetti e Consulenze	
PROGETTO DI IMPIANTO ELETTRICO		COMMESSA	DIS. N.
DISEGNI DI INSTALLAZIONE		C16031	C16031-E03
PIANTA PIANO TERRA		SCALA 1:50	FOGLIO 1
		SEQUE FOGLIO -	
		REV. 0	
		FORMATO A2	

Dot. Ing.
DANIELE BERTOZZI
SEZIONE A - N° 938
ING. CIVILE AMBIENTALE
INDUSTRIALE
ING. DELL'INFORMAZIONE