

PIANTA AUTORIMESSA

AERAZ. N° 3 GRIGLIE 2X(1X3) 6 MQ - 1X(1X3) 4.5 MQ
AERAZ. RAMPA 1X(5.5X2.1) 11.5
AERAZ. FILO SOLAIO LATO MASSA 8X(2.8X0.3) 6.72 MQ
2X(2.55X0.3) 1.53 MQ
1X(3.0X0.3) 0.9 MQ
1X(2.5X0.3) 0.75 MQ
1X(2.85X0.3) 0.86 MQ
1X(1.95X0.3) 0.6 MQ
1X(2.1X0.3) 0.63 MQ
TOT. 12 MQ.

TOTALE AERAZIONI 34.00 MQ.


- A SUP. TOTALE CANTINE BLOCCO "A" 30.00 MQ
AERAZ. 1/100 DELLA SUP. IN PIANTA 0.30 MQ
AERAZ. ESISTENTE 0.30 MQ.
- B SUP. TOTALE CANTINE BLOCCO "B" 20.0 MQ
AERAZ. 1/100 DELLA SUP. IN PIANTA 0.20 MQ
AERAZ. ESISTENTE 0.20 MQ.
- C SUP. TOTALE CANTINE BLOCCO "A" 25.00 MQ
AERAZ. 1/100 DELLA SUP. IN PIANTA 0.25 MQ
AERAZ. ESISTENTE 0.25 MQ.

SUP. NETTA 846 mq
aeraz. da calcolo 1/25 - 33.84 mq
aeraz. esistente 34.00 mq


TOTALE LUNGHEZZA CORSIA DI MANOVRA 112.3 m.
TOT. CORSIA CON LARGHEZZA NON INFERIORE A
5 m. = 58.4 m. "52%".
TOT. CORSIA CON LARGHEZZA INFERIORE A
5 m. = 53.9 m. "48%".

AERAZ. LOCALI TECNICI ASCENSORI 3% DELLA SUP.
IN PIANTA (CON UN MINIMO DI 0.05 MQ).
AERAZ. CANTINE 1/100 DELLA SUPERFICIE IN PIANTA



PARTICOLARE AERAZIONE AUTORIMESSA

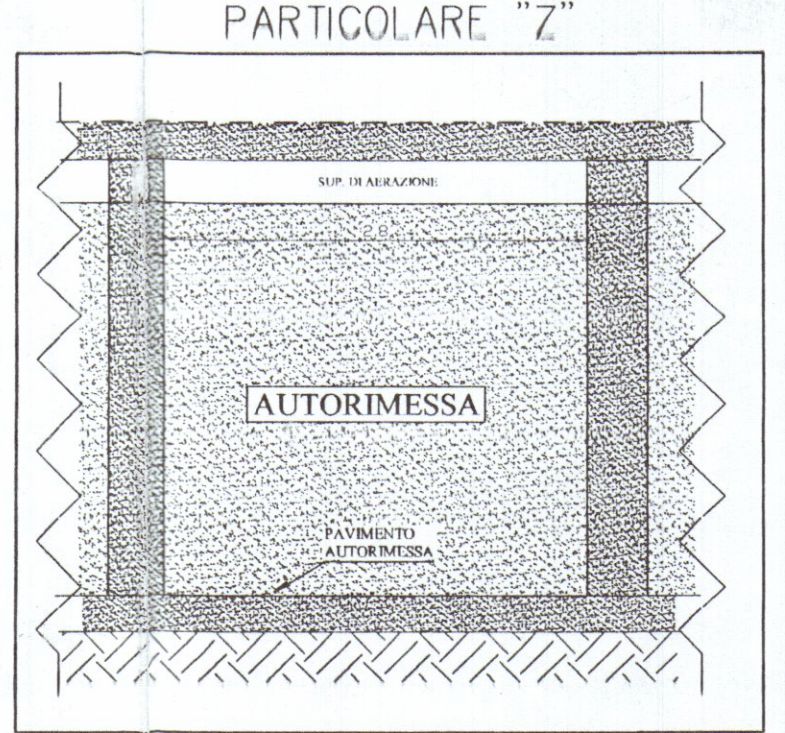

PARTICOLARE AERAZIONE CANTINE

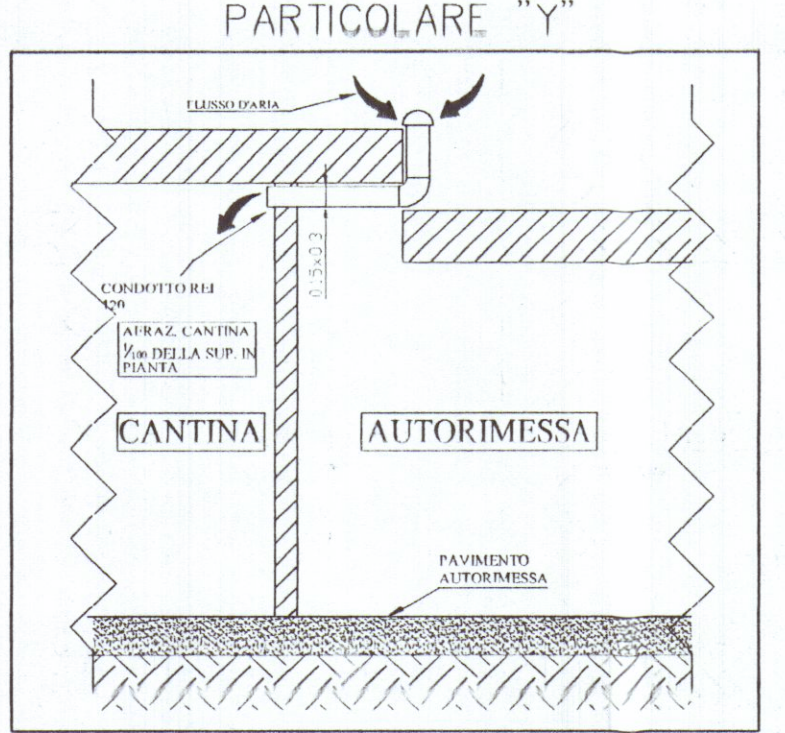

PARTICOLARE AERAZIONE AUTORIMESSA

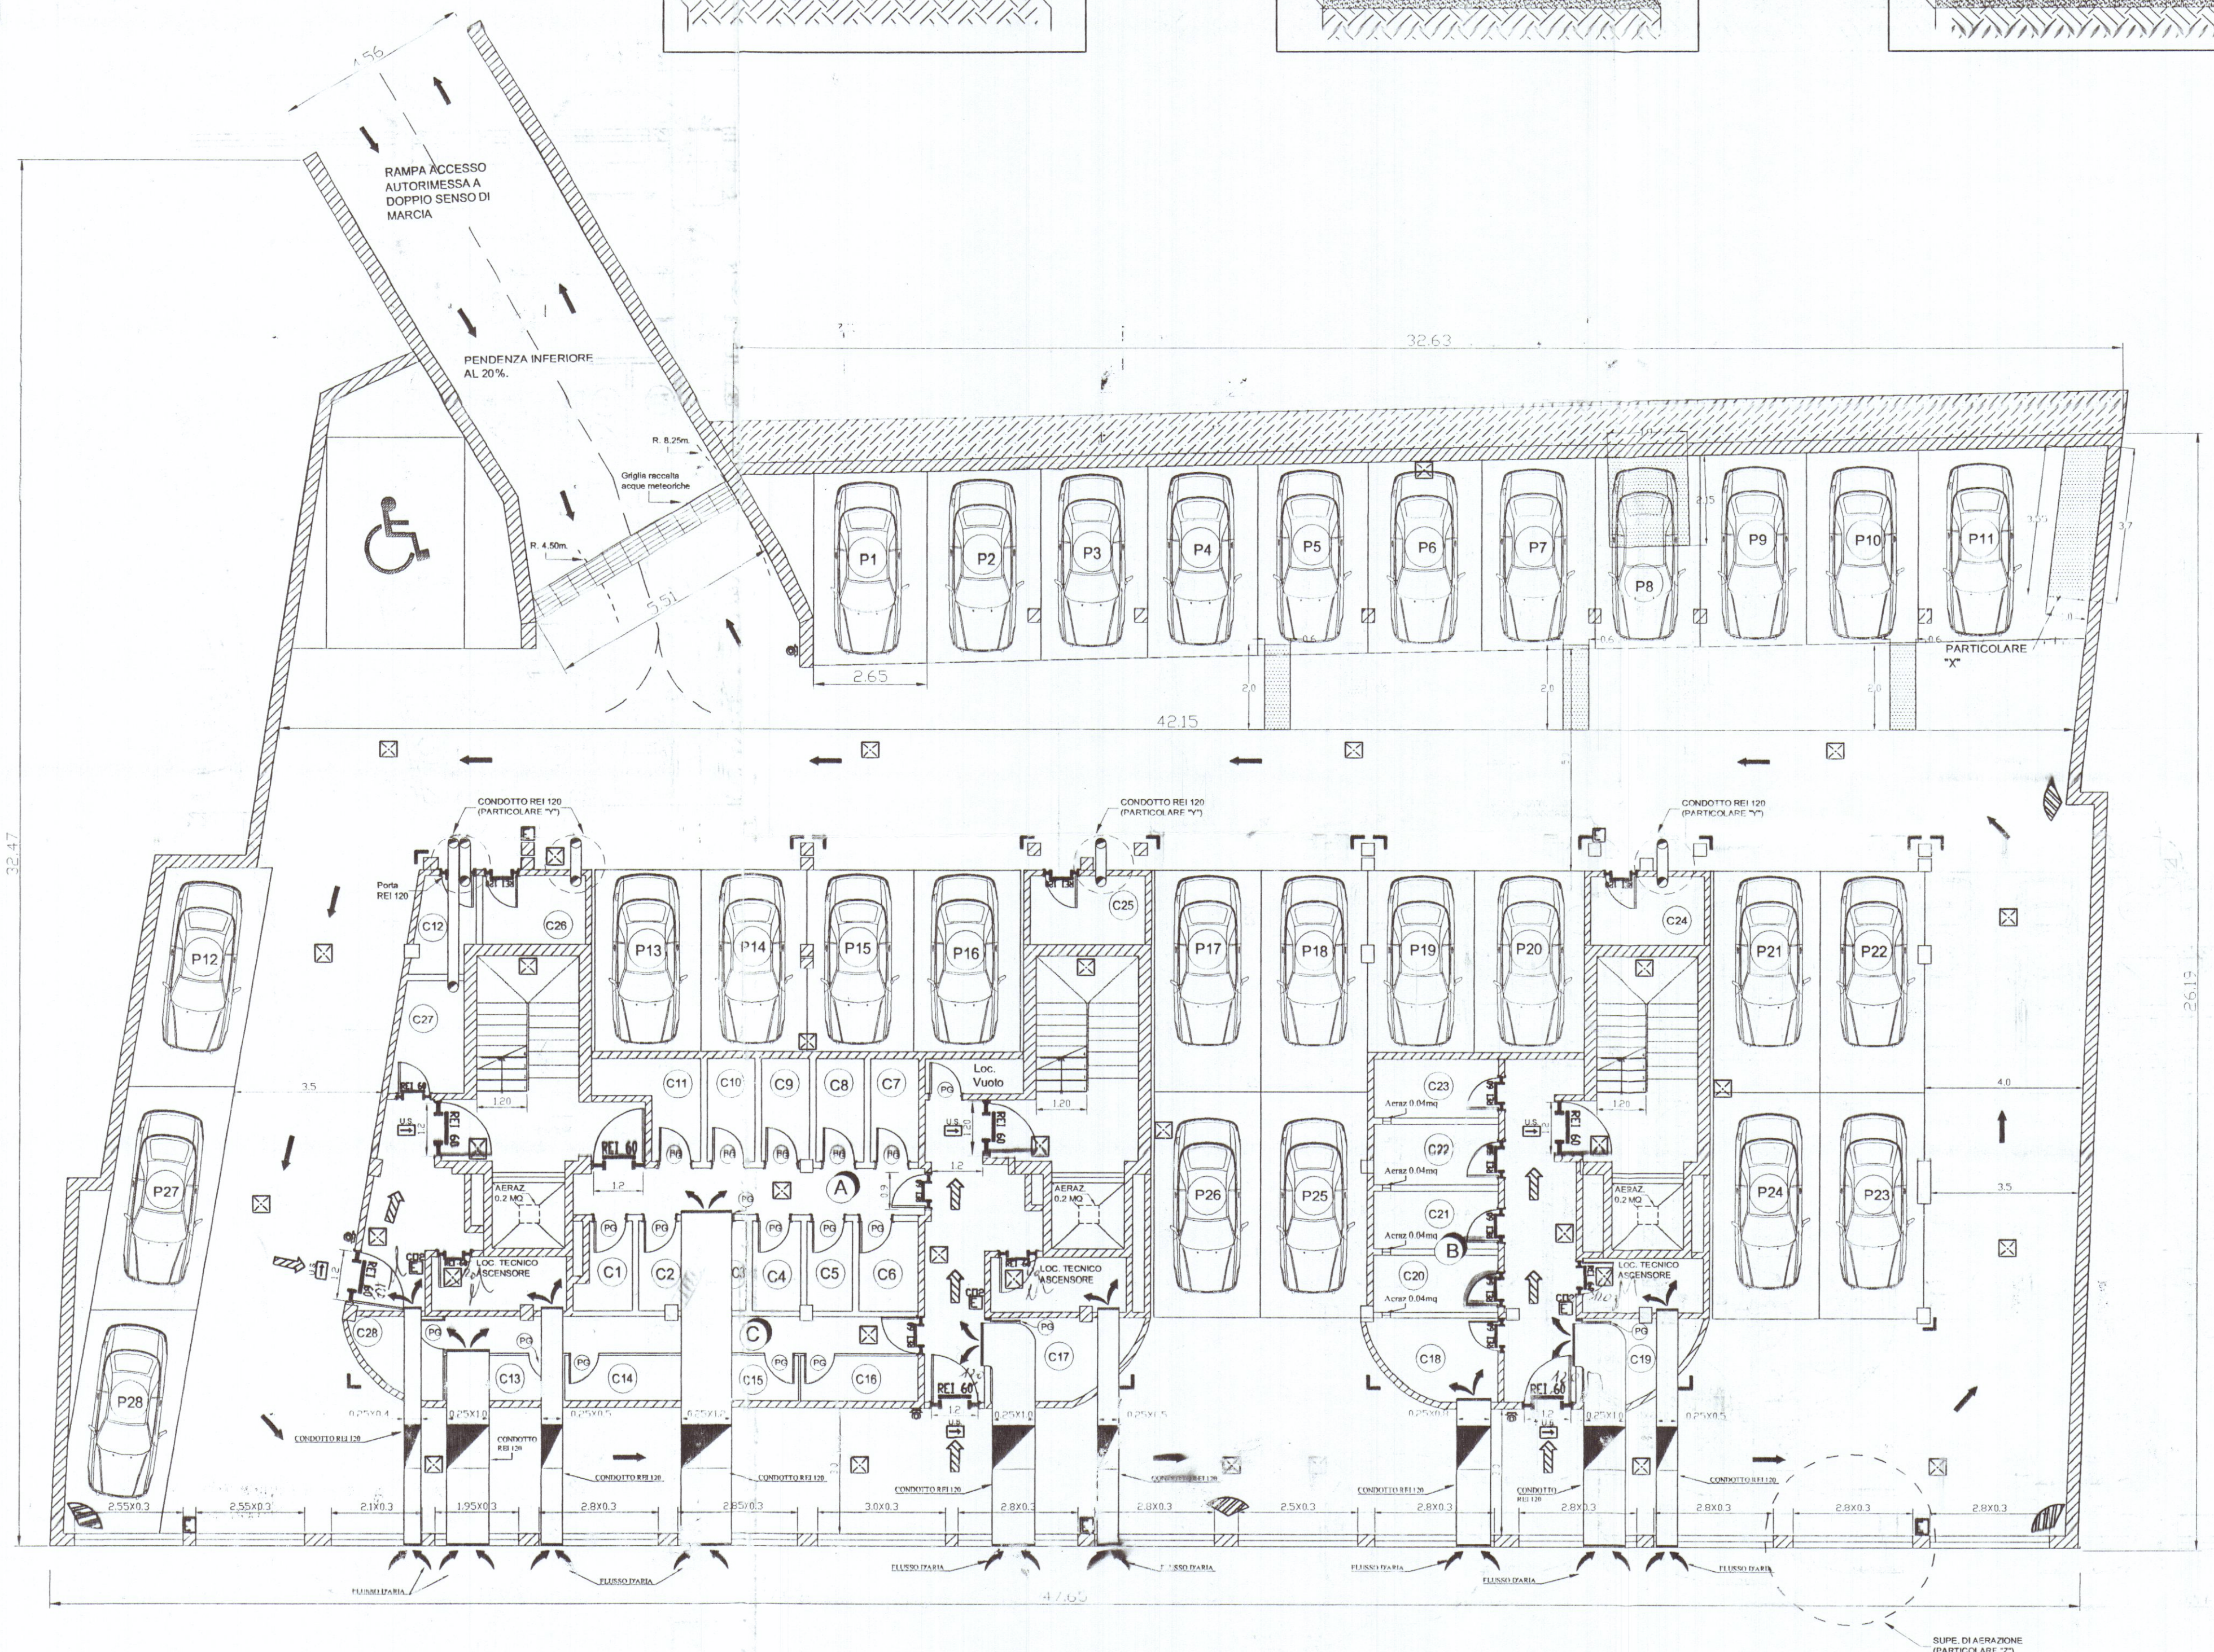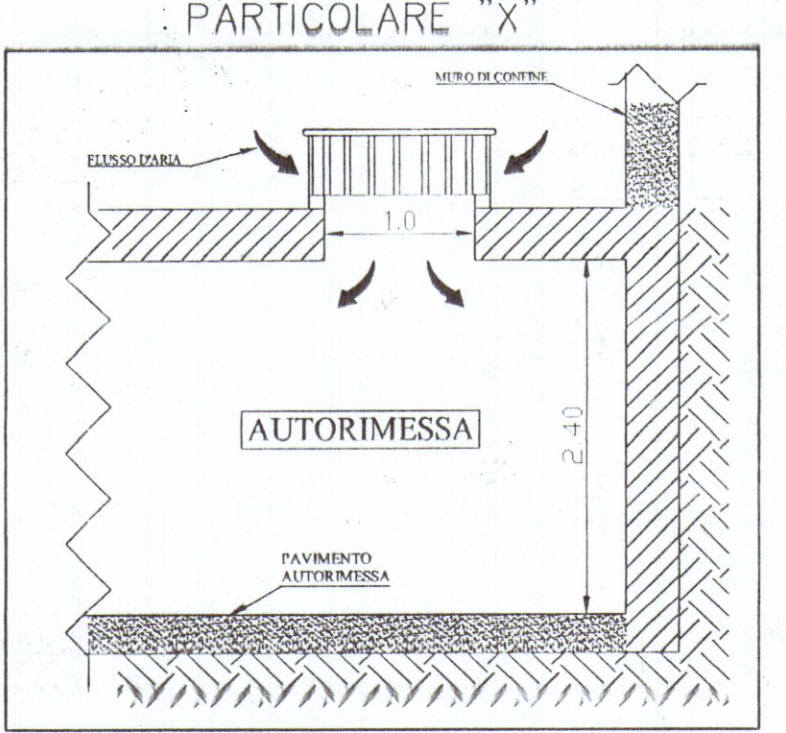

- LEGENDA SIMBOLI
- RESTRINGIMENTO CORSA
 - SPICCO PARABOLICO
 - CENTRALINA RIVELAZIONE FUMI
 - SIRENA BIPONALE ALLARME INCENDIO
 - NASPO D120 (35l/min)
 - IDRANTE UNI 45 (120 l/min)
 - ATTACCO PER MOTOPOMPA V.F. UNITO
 - PULSANTE SOTTOVETRO ALLARME INCENDIO
 - ESTINTORE PORTATILE
 - LUCE D'EMERGENZA
 - SEZION. SOTTOVETRO PER INTERRUZZ. ALIMENT. ELETTRICA C.T.
 - ILLUMINAZIONE DI SICUREZZA "USCITA D'EMERGENZA"
 - PORTA CON MANIGLIONE ANTIPANICO
 - PERCORSO DI USCITA VERSO IL BASSO
 - PERCORSO DI USCITA ORIZZONTALE
 - PERCORSO DI USCITA VERSO L'ALTO
 - QUADRO ELETTRICO
 - VALVOLA D'INTERCETTAZIONE COMANDATA
 - VALVOLA D'INTERCETTAZIONE
 - VALVOLA DI NON RITORNO
 - PORTA TAGLIAFUOCO REI ...
 - MAGNETE ASSERITO A RIVELAZIONE FUMI
 - CITOFONO
 - IDRANTE SOPRASSUOLO
 - CANNA FUMARIA CENTRALE TERMICA
 - SCANGIATORE ELETTRICO
 - MAGNETINO DI AUTOCHUSURA PORTA
 - PULSANTE SOTTOVETRO PER SGANCIO ELETTRICO GENERALE
 - TUBAZIONE INTERRATA
 - CONTATORE ENEL + SGANCIO ELETTRICO
 - GRUPPO DI MISURA GAS METANO E INTERCETTATORE GENERALE
 - ASCENSORE (non utilizzatore ascensore in caso d'incendio)
 - COMPARTIMENTAZIONE REI 120
 - PORTA METALLICA CON GRIGLIA

RESIDENZA PARADISO S.r.l.

COMP. RES. BUGLIOLO
"I LOGGIATI"

Il Legale Rappresentante

RESIDENZA PARADISO SRL
L'Amministratore Delegato
GIUSEPPE VOLPI

COMANDO PROVINCIALE VIGILI DEL FUOCO
MASSA CARRARA
12/05/2005
Prot. N° 4865
CA. PAV. CL. 14247

Per.Ind. Roberto Neambri



STUDIO TECNICO
Per.Ind. Roberto Neambri
Via Prado n°72 54100 Massa Tel/Fax 0585-489502

Committente:	Residenza Paradiso S.r.l. Via Massa-Avenza n°283 MASSA Sede attività via Bugliolo - Carrara	1A
Oggetto:	Progetto Antincendio	SCALA: 1:100
Particolari:	Particolare "X" - "Y" - "Z" (scala 1:50)	VAR.1 VAR.2 VAR.3
Note:	Pianta autorimessa	
NOME FILE: resp. Dug	DISSEGNA: Per.Ind. B.C.	RIF.: 17/05
MASSA, IT		
QUESTO DISEGNO NON PUO' ESSERE RIPRODOTTO IN ALCUN MODO SENZA LA NOSTRA AUTORIZZAZIONE SCRITTA.		