


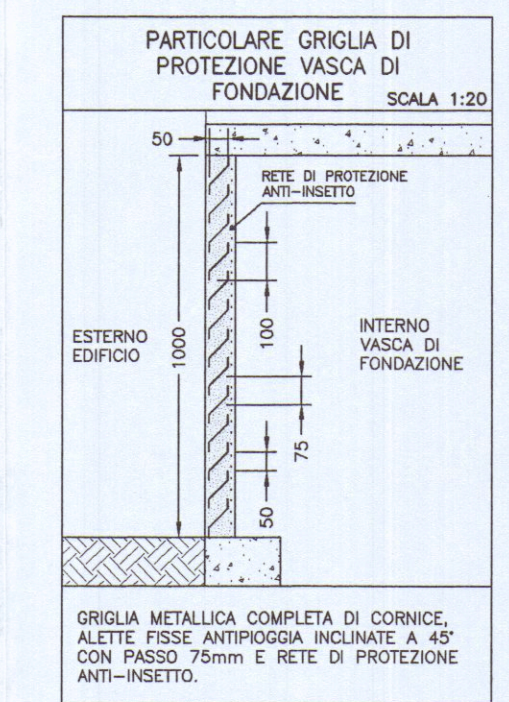
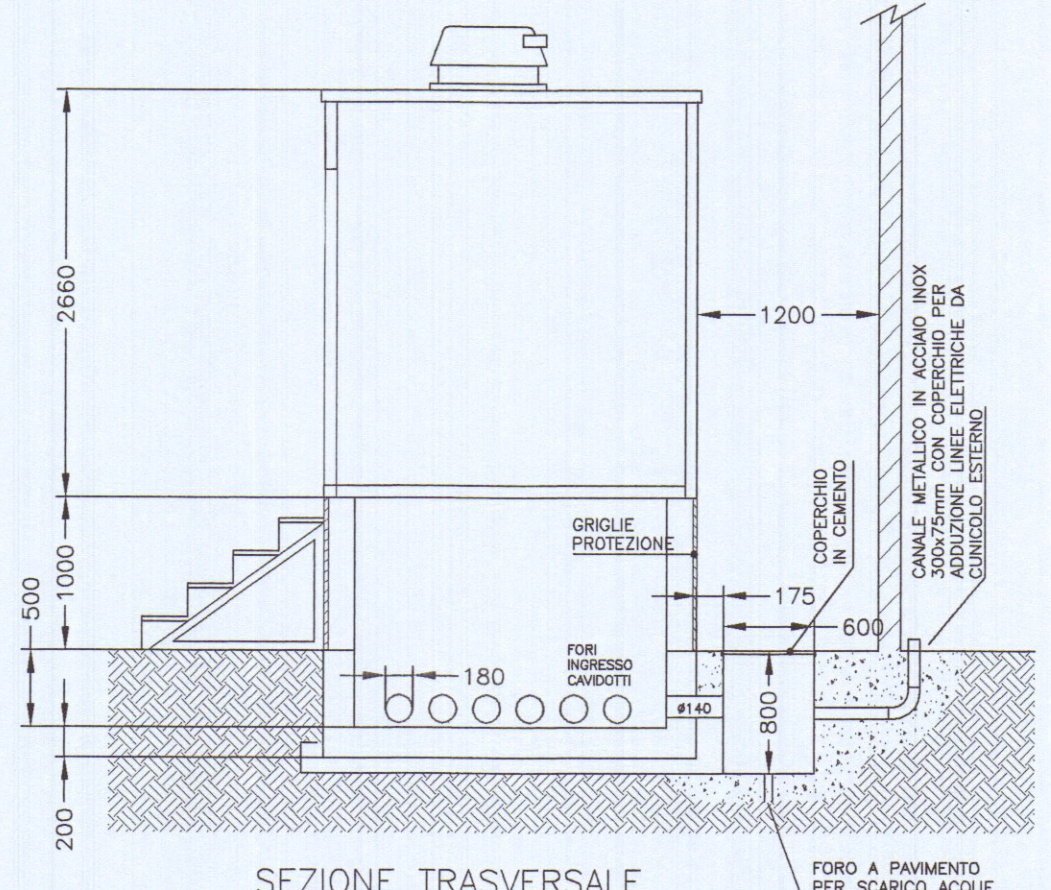
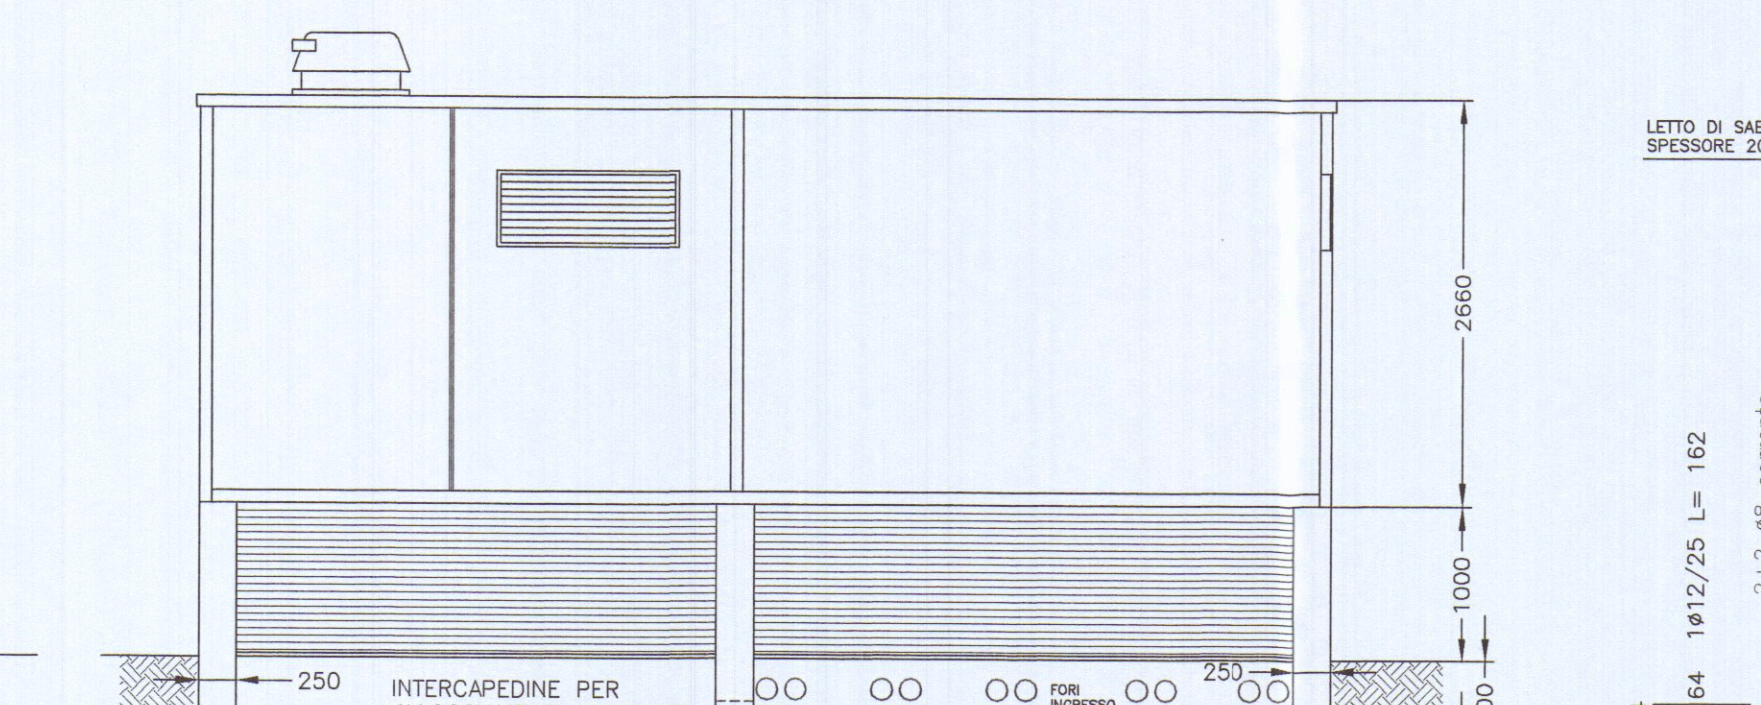
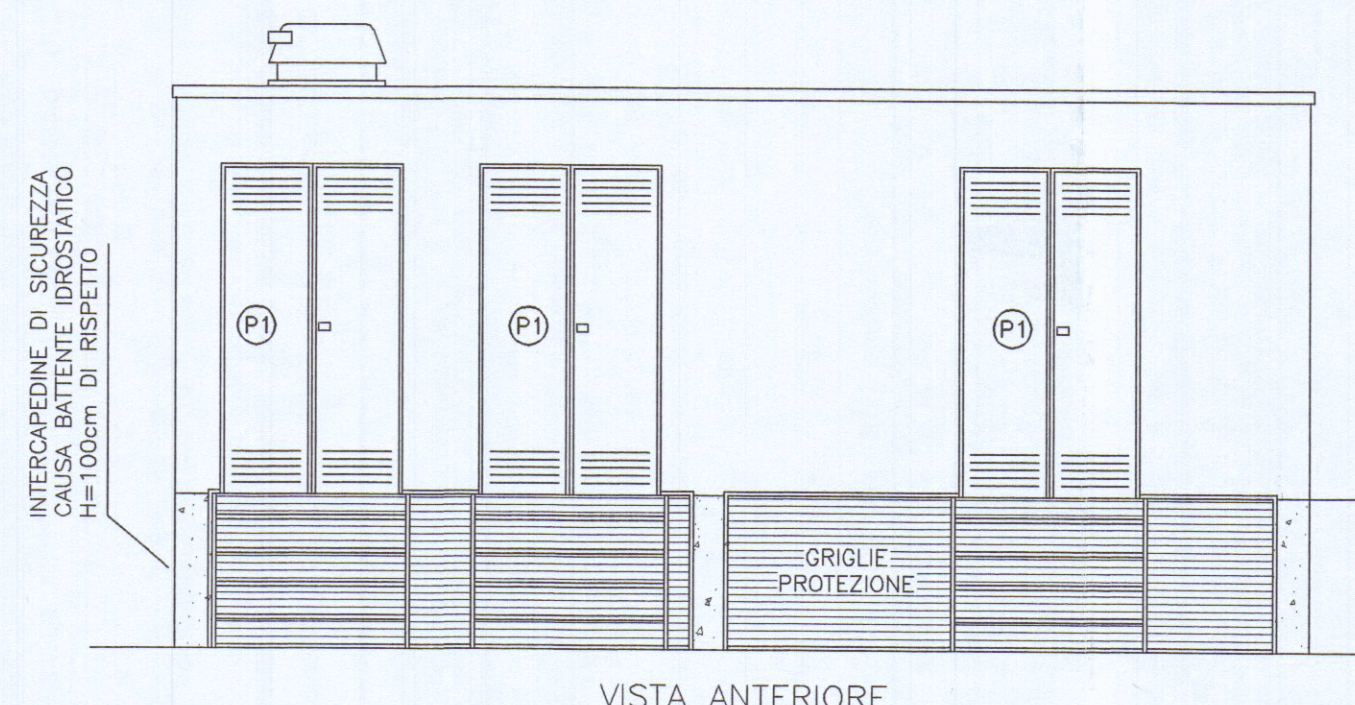
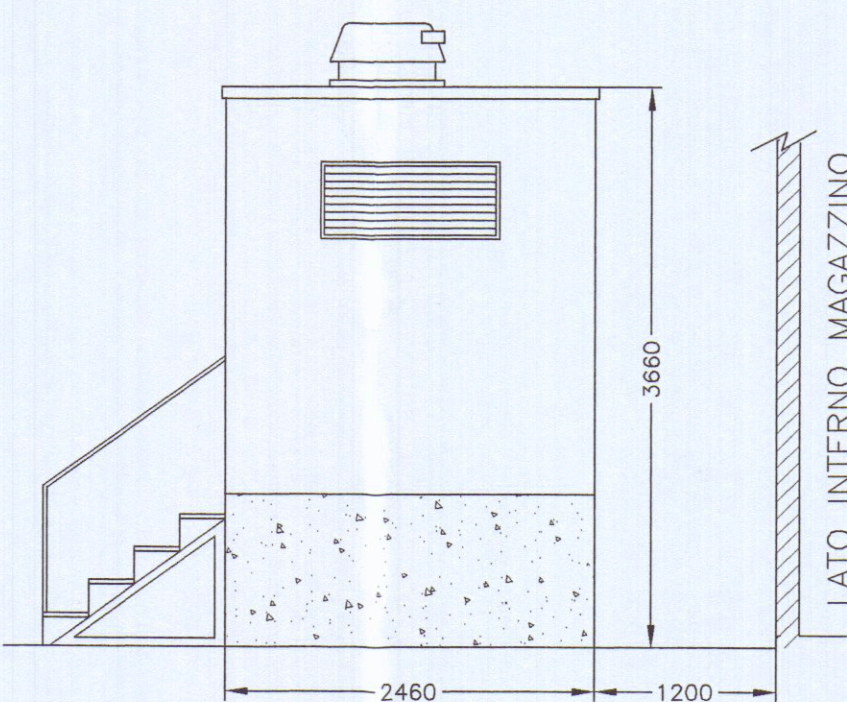
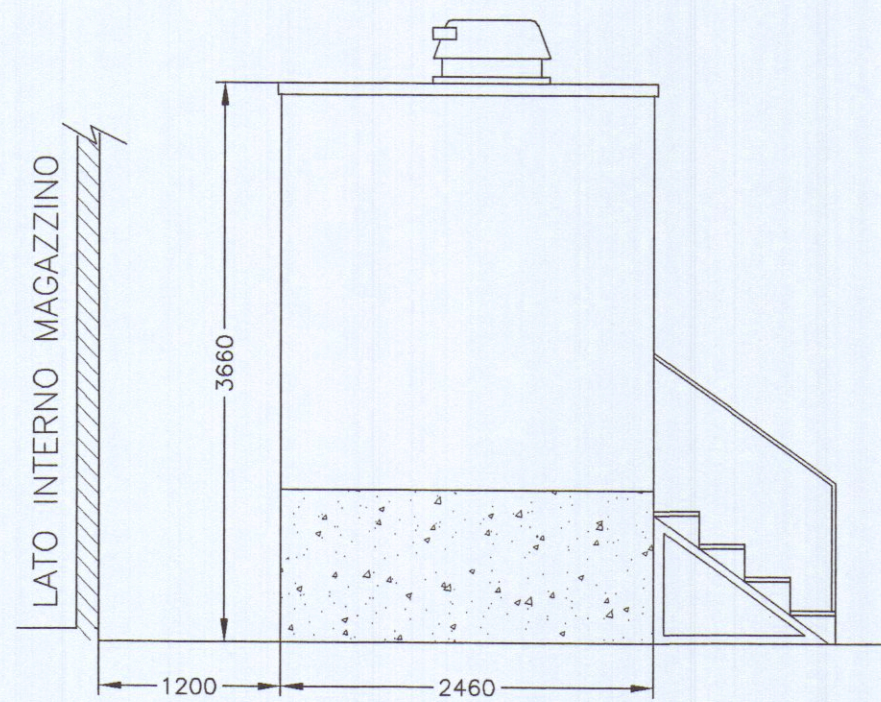
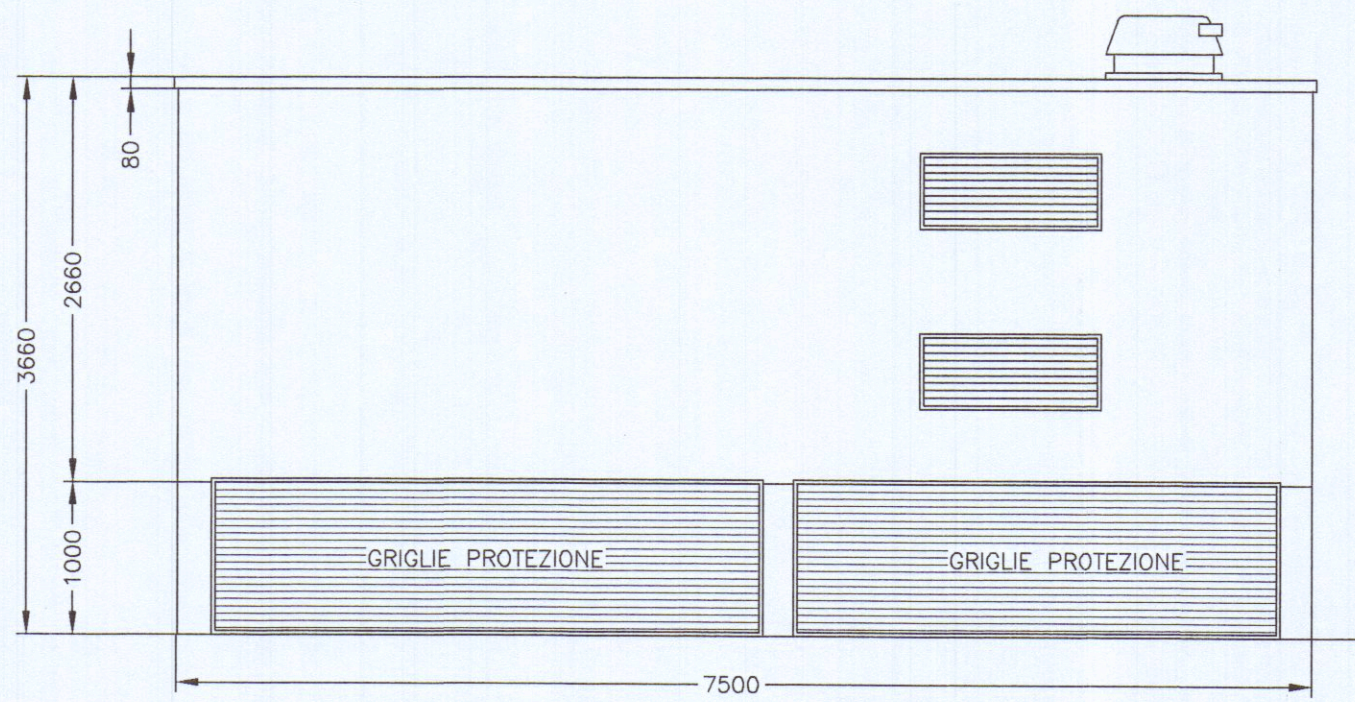
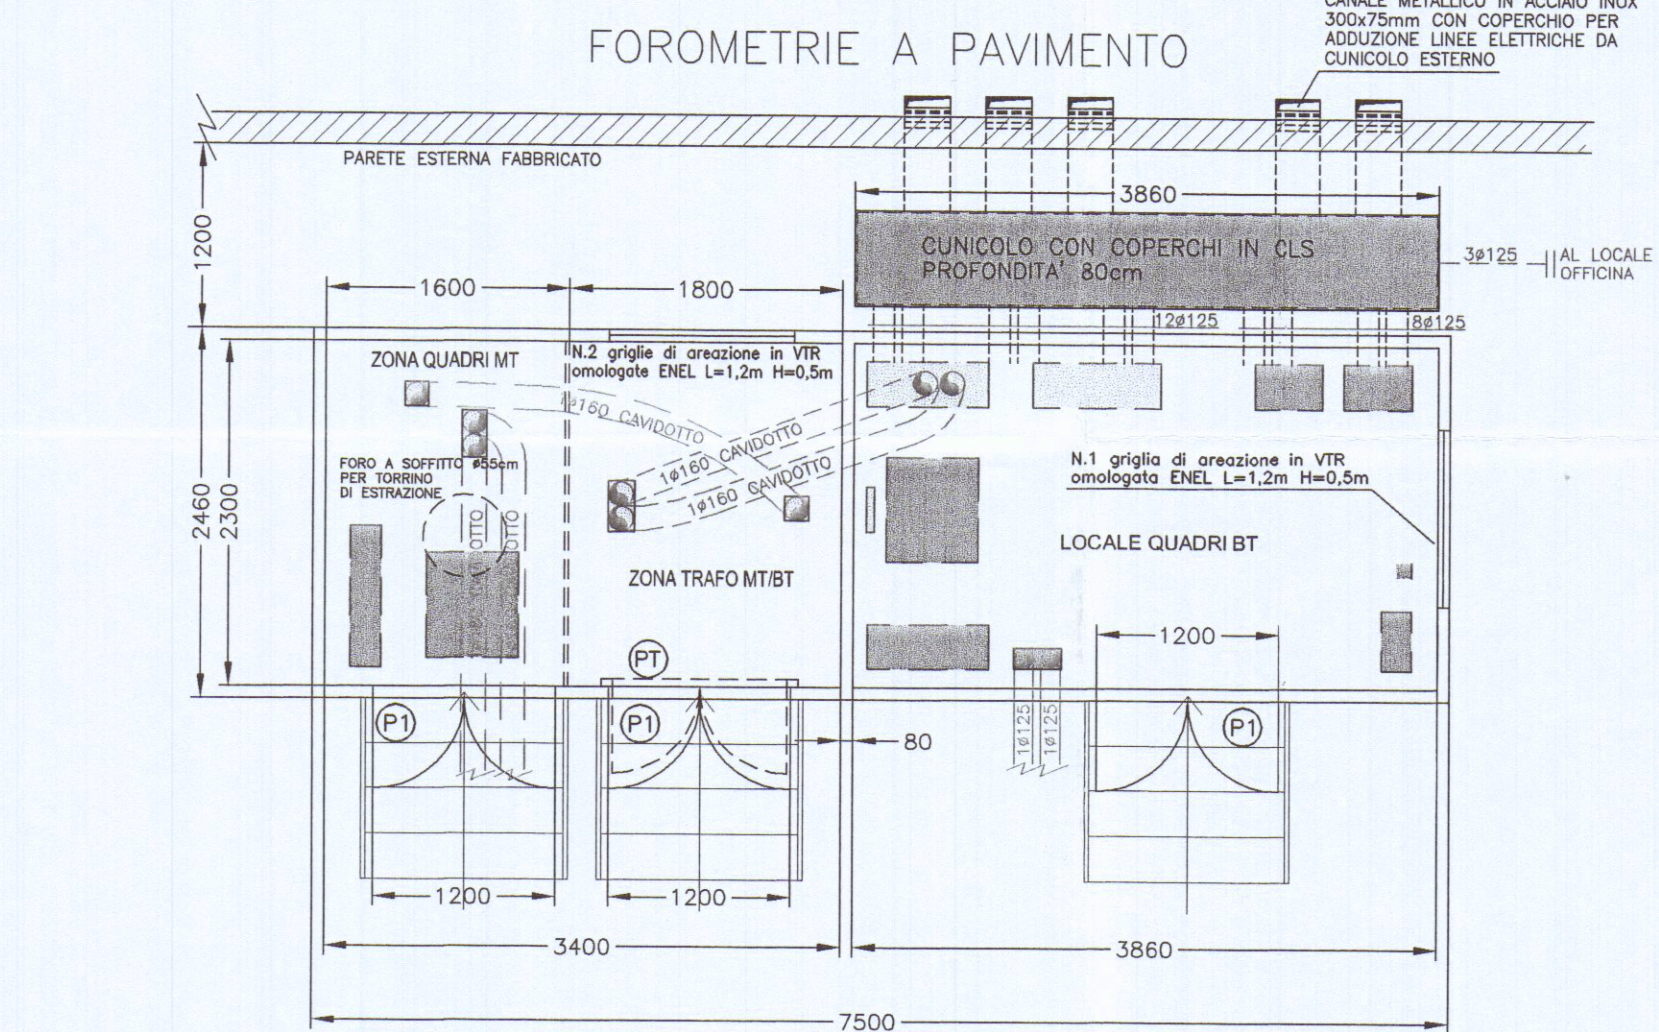


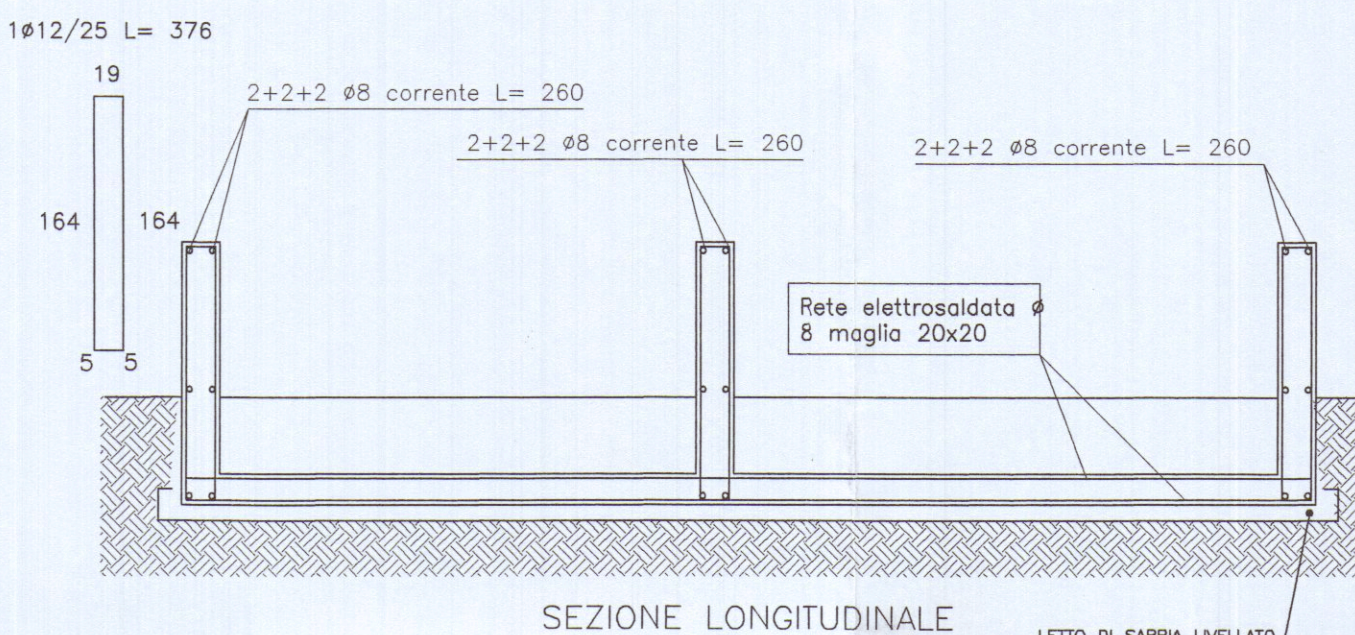



VASCA DI FONDAZIONE

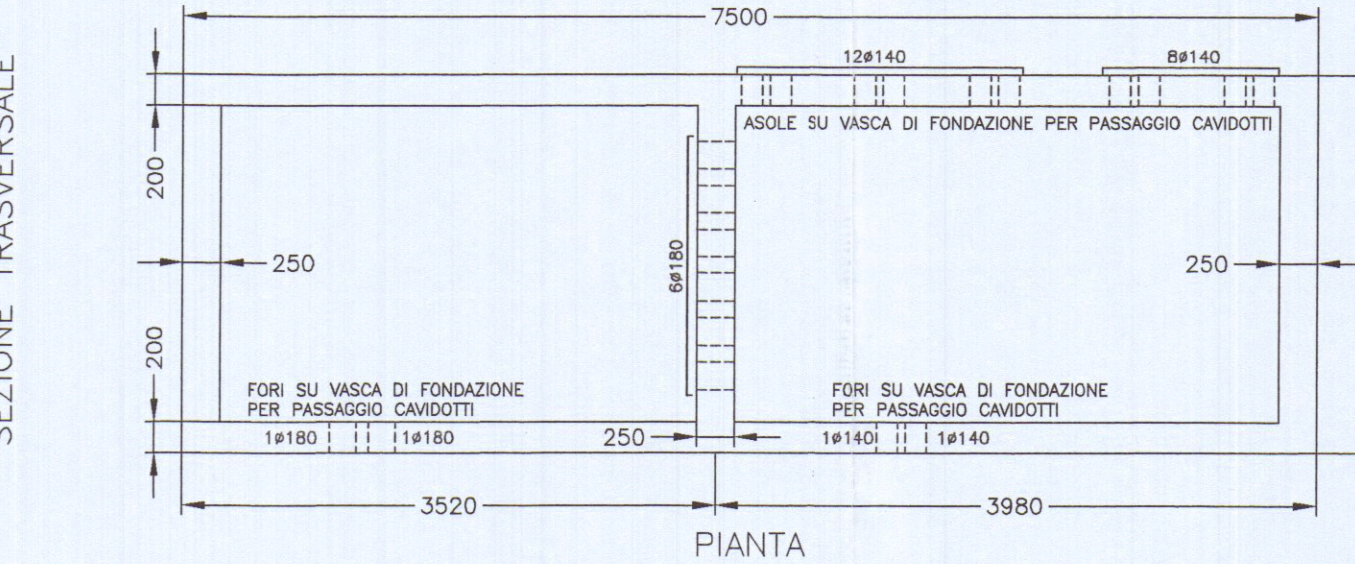




POSIZIONAMENTO APPARECCHIATURE

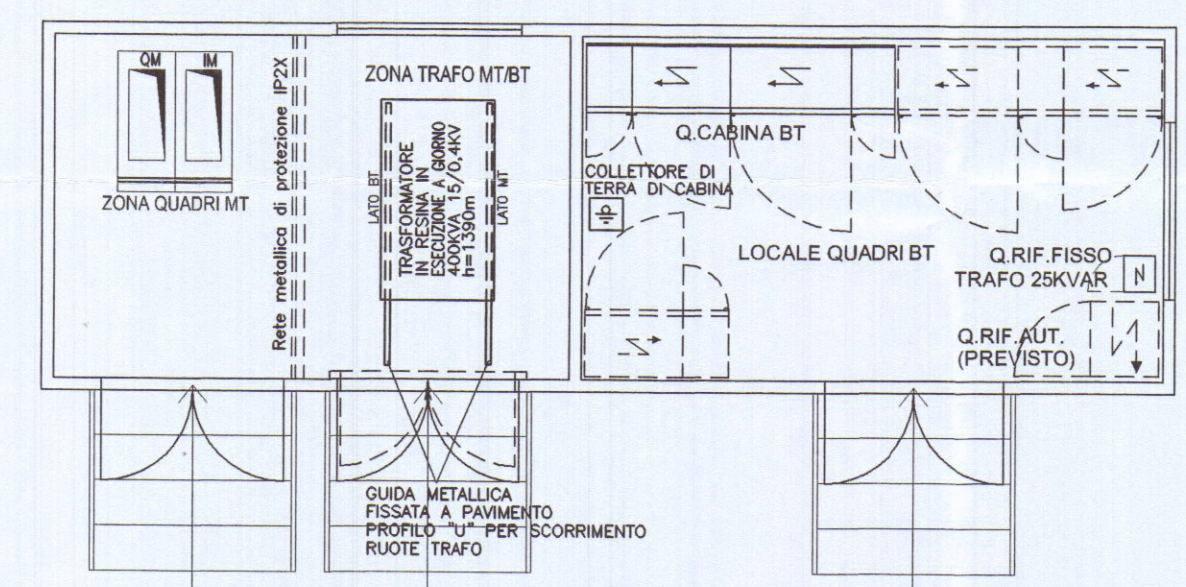

CANALIZZAZIONI MT/BT

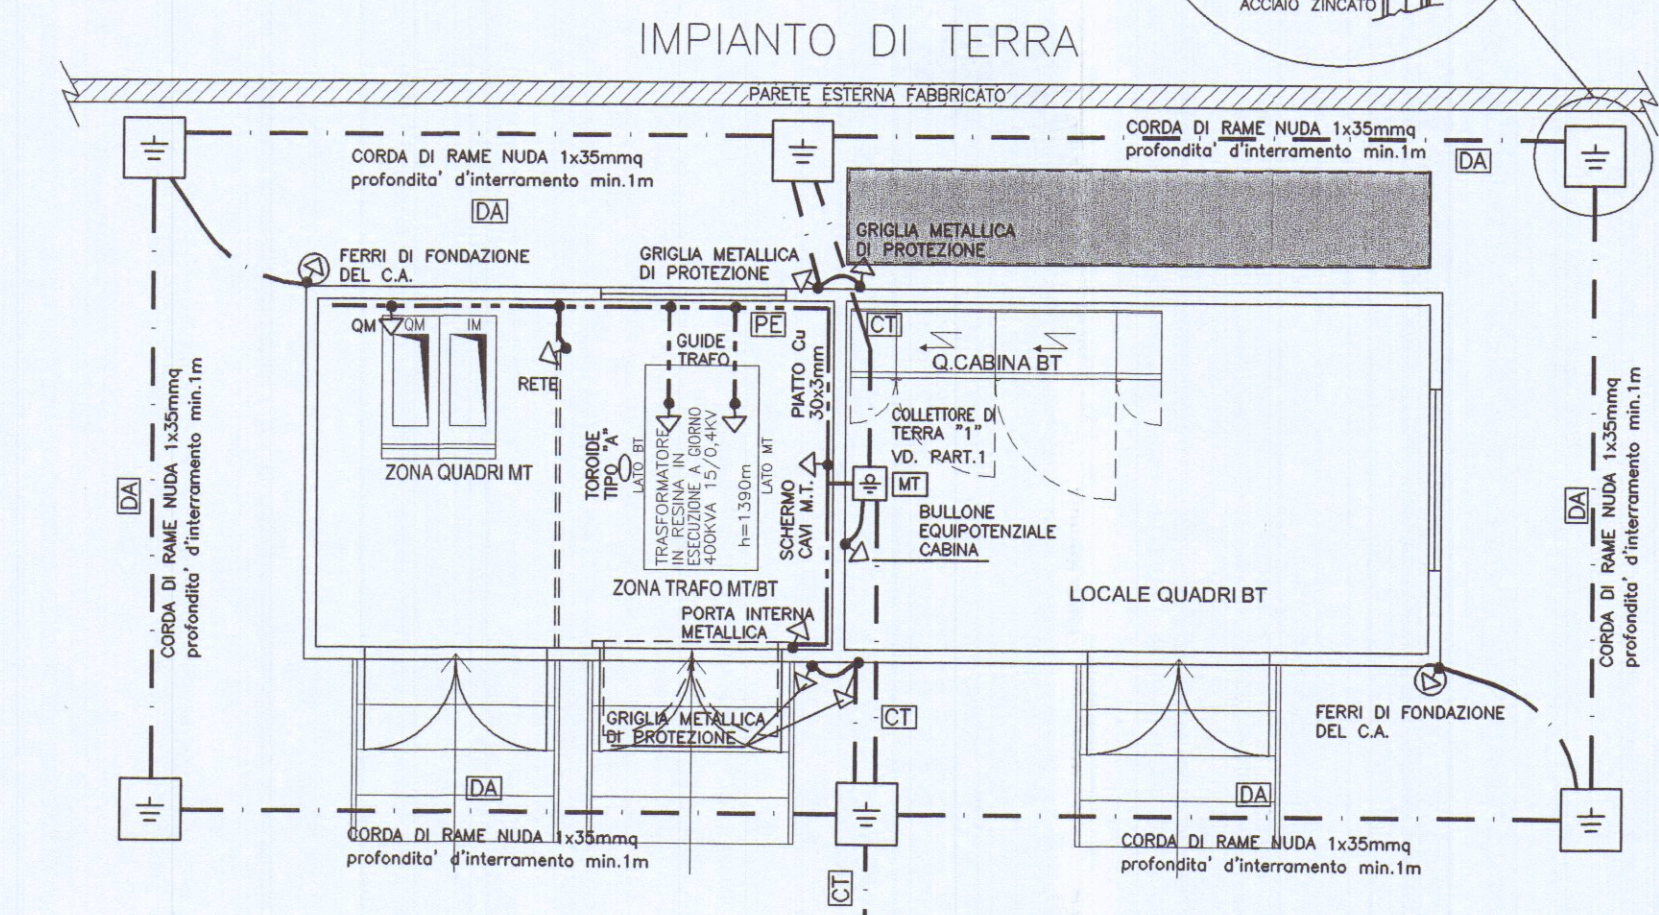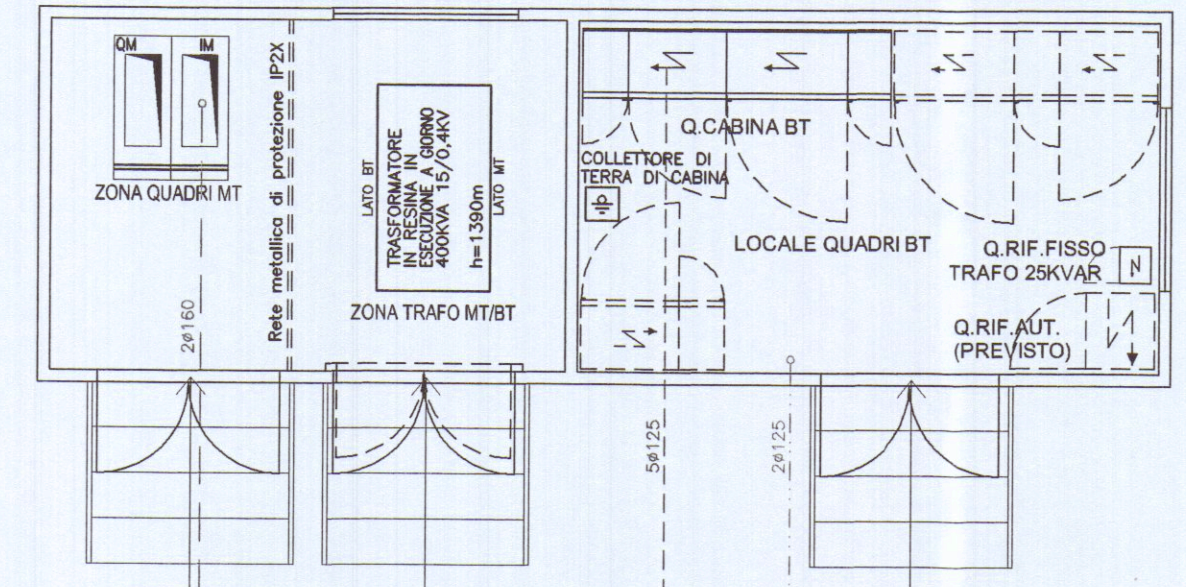

DISTRIBUZIONE LUCE E F.M.

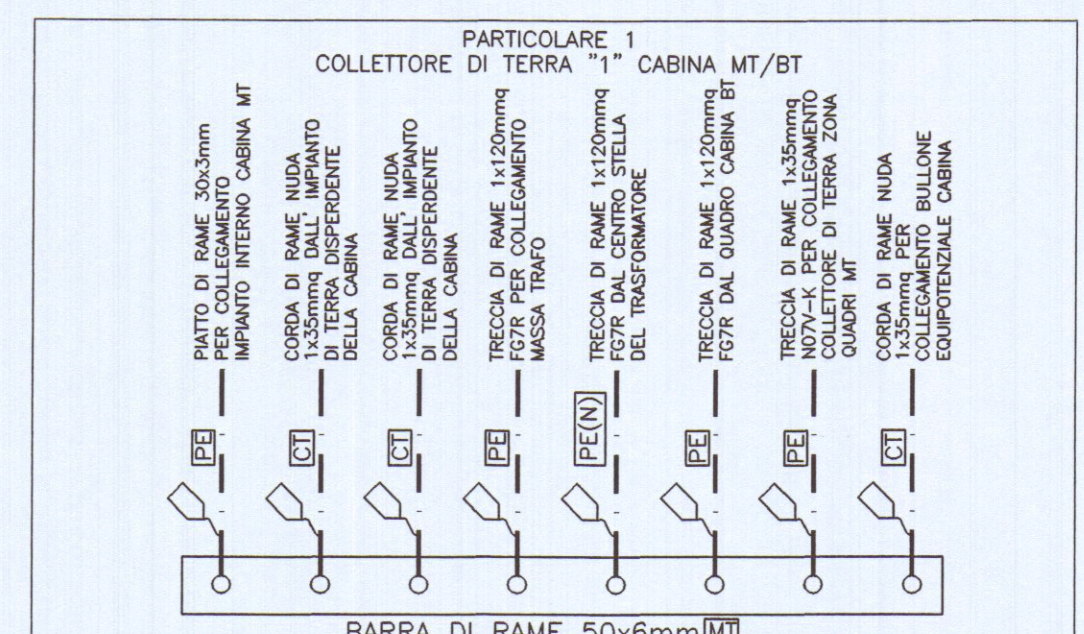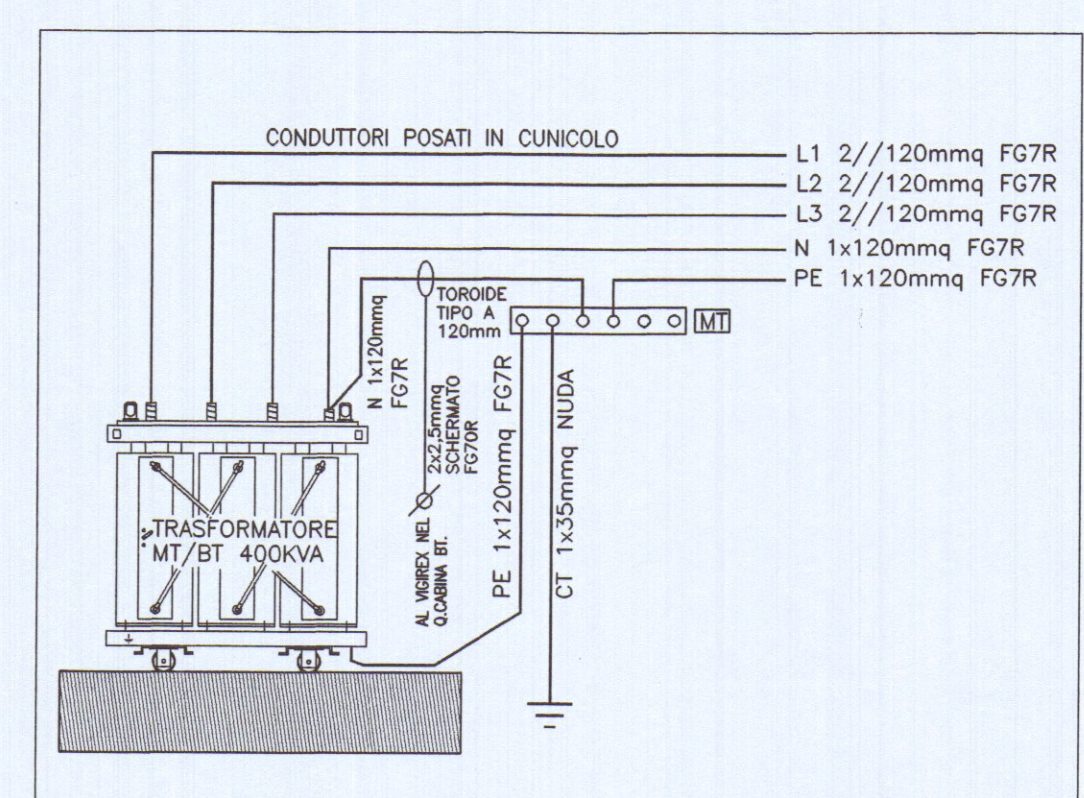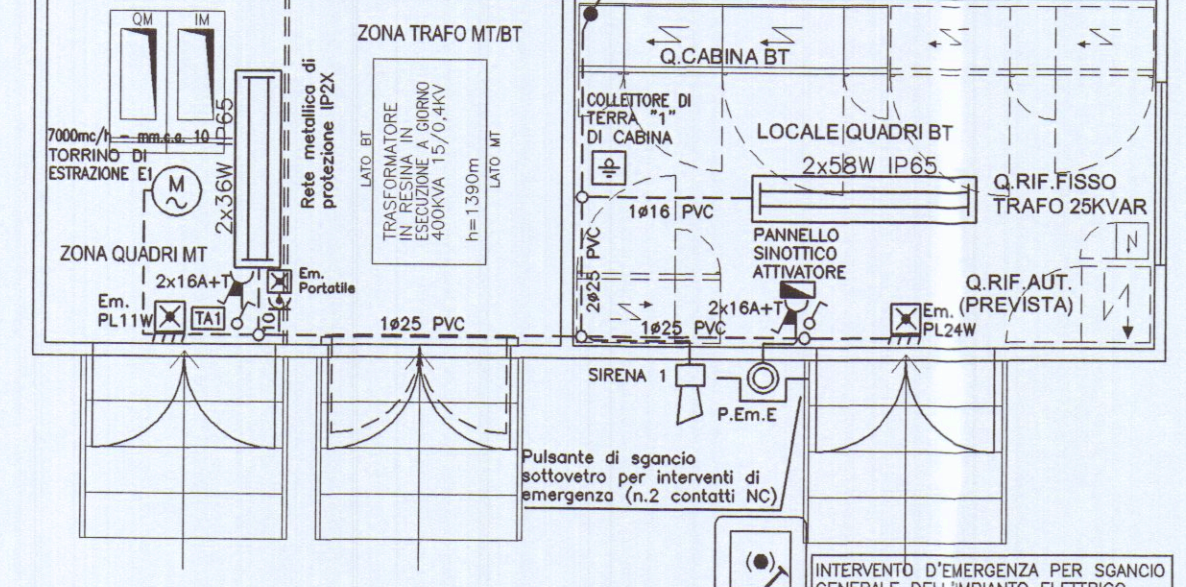

LEGENDA	
(P)	PORTA IN VETRORESINA A DOPPIA ANTA OMOLOGATA ENEL L=1,20m H=2,15m CON GRIGLIE DI AREAZIONE
(PT)	CONTROPORTA IN LAMIERA ZINCATO PERFORATA IP2X, A DOPPIA ANTA CON SERRATURA AREL PER INTERBLOCCO CON QUADRO MT A MONTE
(CT)	CONDUTTORE DI TERRA
(MT)	COLLETORE PRINCIPALE DI TERRA
(PE)	CONDUTTORE DI PROTEZIONE
(EQP)	CONDUTTORE EQUIPOTENZIALE PRINCIPALE
(N)	NEUTRO
(DA)	DISPENSORE INTENZIONALE
(DN)	DISPENSORE DI FATTO
---	PIATTO DI CU 30x3mm
---	CORDA DI RAME NUDA 1x35mmq
	SIGLATURA CAVO CON SISTEMA IMPERDIBILE PER IDENTIFICAZIONE CONDUTTORE
	POZZETTO ROMPIRITRA CON CHIUSINO E LAPIDINO IN GHISA CARRABILE D400 (400KN) DIMENSIONI 40x40x50mm CON DISPENSORE A CROCE ZINCATO H=1,5mt 50x50x5mm, COMPLETO DI CARTELLO MONITORE
	POZZETTO ISPEZIONABILE NELLE DIMENSIONI UTILI INTERNE DI 100x100x120cm (salvo diversa indicazione in pianta: profondità maggiorata) CON LAPIDINO E CHIUSINO IN GHISA CARRABILE D400 (400KN) (IMPIANTI MT)
	POZZETTO ISPEZIONABILE NELLE DIMENSIONI UTILI INTERNE DI 80x80x100cm (salvo diversa indicazione in pianta: profondità maggiorata) CON LAPIDINO E CHIUSINO IN GHISA CARRABILE D400 (400KN) (IMPIANTI BT)
	POZZETTO ISPEZIONABILE NELLE DIMENSIONI UTILI INTERNE DI 60x60x80cm (salvo diversa indicazione in pianta: profondità maggiorata) CON LAPIDINO E CHIUSINO IN GHISA CARRABILE D400 (400KN) (IMPIANTI AUX)
	POZZETTO ISPEZIONABILE NELLE DIMENSIONI UTILI INTERNE DI 40x40x60cm (salvo diversa indicazione in pianta: profondità maggiorata) CON LAPIDINO E CHIUSINO IN GHISA CARRABILE D400 (400KN) (IMPIANTI ANTINCENDIO)
	CAVODOTTO FLESSIBILE DOPPIA PARETE Ø160mm (CEI EN 50086-1-2-4 RESISTENZA ALLA COMPRESSIONE NON INFERIORE A 450 N) PROFONDITA' D'INTERAMENTO MINIMO 1m NELLE QUANTITA' INDICATE IN PIANTE (IMPIANTI MT)
	CAVODOTTO FLESSIBILE DOPPIA PARETE Ø125mm (CEI EN 50086-1-2-4 RESISTENZA ALLA COMPRESSIONE NON INFERIORE A 450 N) PROFONDITA' D'INTERAMENTO MINIMO 0,6m NELLE QUANTITA' INDICATE IN PIANTE (IMPIANTI BT)
	CAVODOTTO FLESSIBILE DOPPIA PARETE Ø125mm (CEI EN 50086-1-2-4 RESISTENZA ALLA COMPRESSIONE NON INFERIORE A 450 N) PROFONDITA' D'INTERAMENTO MINIMO 0,5m NELLE QUANTITA' INDICATE IN PIANTE (IMPIANTI AUX)
	CAVODOTTO FLESSIBILE DOPPIA PARETE Ø75mm (CEI EN 50086-1-2-4 RESISTENZA ALLA COMPRESSIONE NON INFERIORE A 450 N) PROFONDITA' D'INTERAMENTO MINIMO 0,5m NELLE QUANTITA' INDICATE IN PIANTE (IMPIANTI ANTINCENDIO)

NOTE	
IL LOCALE CONTENENTE IL TRASFORMATORE DOVRA' ESSERE DOTATO DI IDONEE GUIDE DI SCORRIMENTO BLOCCATE SALDAMENTE AL PAVIMENTO.	
TUTTE LE CABINE MT UTENTE DOVRANNO ESSERE DOTATE DI: 1) LAMPADA DI EMERGENZA PORTABILE 10W IODIO; 2) ESTINTORE PORTABILE CO2 II.5; 3) PAIO DI GUANTI DIELETTICI 24KV; 4) PEDANA ISOLANTE ANISROSCOPICA 24KV; 5) SERIE COMPLETA CARTELLI MONITORI; 6) SCHEMA ELETTRICO MT CABINA (SOTTOVETRO);	
TUTTI I CAVODOTTI COSTITUENTI LE POLIFORE O MONOFORE DOVRANNO TASSATIVAMENTE ESSERE DOTATI DI GUIDA METALLICA TIRAFILO	
PER QUANTO CONCERNE LA PARTE STRUTTURALE DELLA VASCA DI FONDAZIONE SI RIMANDA AL RELATIVO PROGETTO REDATTO DALL'ING. LAGOMARSINI	

COLLABORAZIONI ESTERNE

PROGETTO ARCHITETTONICO
Arch. NICOLETTA NARDI
via G.Boratta 2b 54036 Marina di Carrara - Carrara (MS)

PROGETTO STRUTTURE C.A.
Ing. DANTE LAGOMARSINI
via Turati 41 54031 Avenzo - Carrara (MS)

PENTUM ASSOCIATI STUDIO TECNICO
ENRICO BERTI ingegnere
CLAUDIO CASI perito industriale
STEFANO MASINI perito industriale
G. LUCA MENCHETTI perito industriale
52100 AREZZO via P. Calamandrei 139 Tel.-fax 0575/24777-351451

DESIGNAZIONE INTERVENTO

PROGETTO IMPIANTO ELETTRICO
CABINE DI TRASFORMAZIONE MT/BT

COMMITTENTE

AREA S.p.A.
Viale D. Zaccagna n.34
Marina di Carrara (MS)

LOCALITA' D'INSTALLAZIONE

Area retroportuale di Marina di Carrara
Viale D. Zaccagna
Marina di Carrara (MS)

OGGETTO

- Distribuzione luce, F.M. ed impianto di terra;
- Pianta, prospetti e posizionamento apparecchiature;

CABINA DI TRASFORMAZIONE MT/BT "E" "EDIFICIO E"

TAVOLA N. E6

SCALA 1:50

DATA Novembre 2006

AGGIORNAMENTI

IL TECNICO

LA DIFFUSIONE E RIPRODUZIONE, ANCHE PARZIALE, DI QUESTO ELABORATO E' VIETATA A TERMINI DI LEGGE