

PROGETTAZIONE:

Ing. Giuseppe FRUZZETTI
Via Cavour 17 - 54033 CARRARA

COMMITTENTE:

PORTO DI CARRARA S.p.A.
Viale Da Verrazzano - 54033 CARRARA


0	13/04	PRIMA USCITA			
REV.	DATA	DESCRIZIONE		DISEGN.	CONTR. APPROV.
PROPRIETA':		A.RE.A S.p.A. Viale D. Zaccagna - 54033 CARRARA		FILE	
OGGETTO:		REALIZZAZIONE DI FABBRICATI AD USO UFFICI E DI SERVIZIO PER IL POTENZIAMENTO DELL'AREA RETROPORTUALE MARINA DI CARRARA - VIALE ZACCAGNA		SCALA 1:500	TAVOLA 4
TITOLO:		IMPIANTI TECNOLOGICI ESTERNI			



Particolare DEGRASSATORE
Produttore ROTOTEC S.p.A.



Dimensionamento DEGRASSATORE
Produttore ROTOTEC S.p.A.

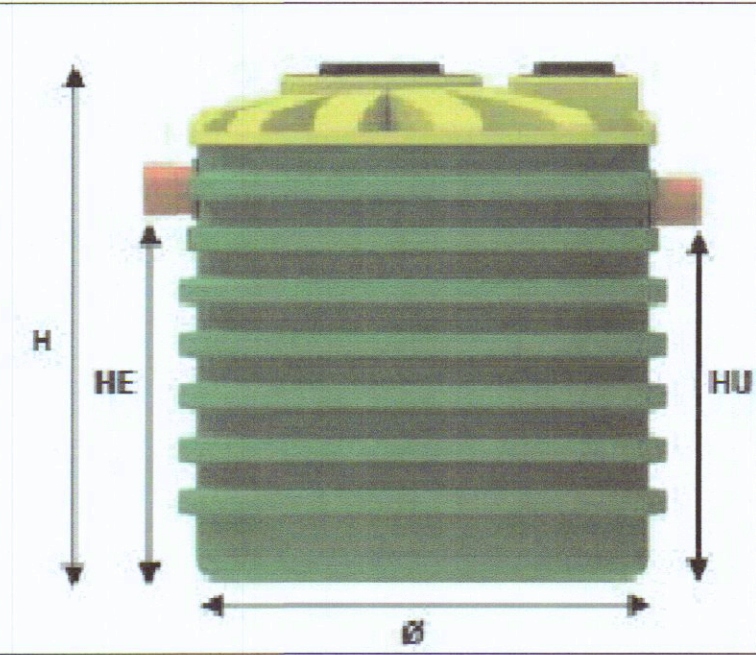


	MODELLO	DIMENSIONI				A.E.
		Ø mm	H mm	HE mm	HU mm	
Degrassatore C	NDD 2000	1150	2280	1970	1900	60
Degrassatore D	NDD 1000	1150	1220	880	810	30

LEGENDA

SIMB. GRAFICI	DESCRIZIONE
	Tubo corrugato Ø 125 - impianto elettrico
	Tubo corrugato Ø 125 - impianto telefonico
	Tubo in PHED DN 50 - acqua potabile
	Tubo in PVC Ø 200 - fognatura Bianca
	Tubo in PVC Ø 160 - fognatura Nera
	Degrassatore CUCINA
	Degrassatore DOCCE

SEZIONE TIPOLOGICA SCAVI
ACQUA

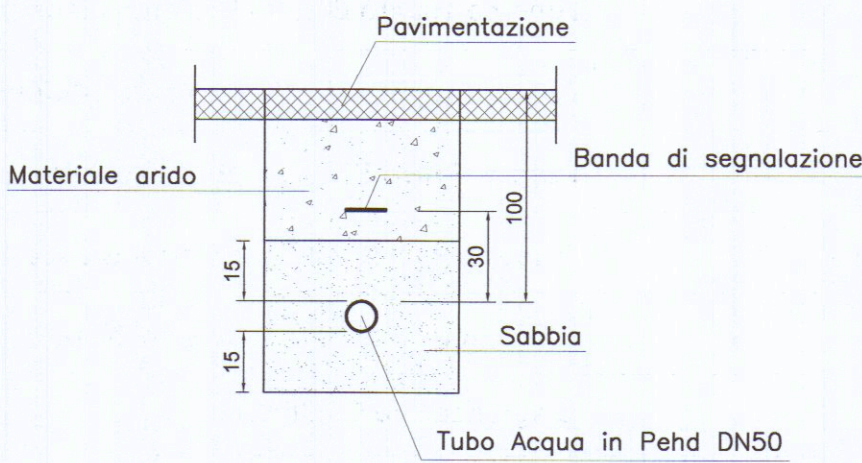

SEZIONE TIPOLOGICA SCAVI
ENEL E/O TELECOM

