



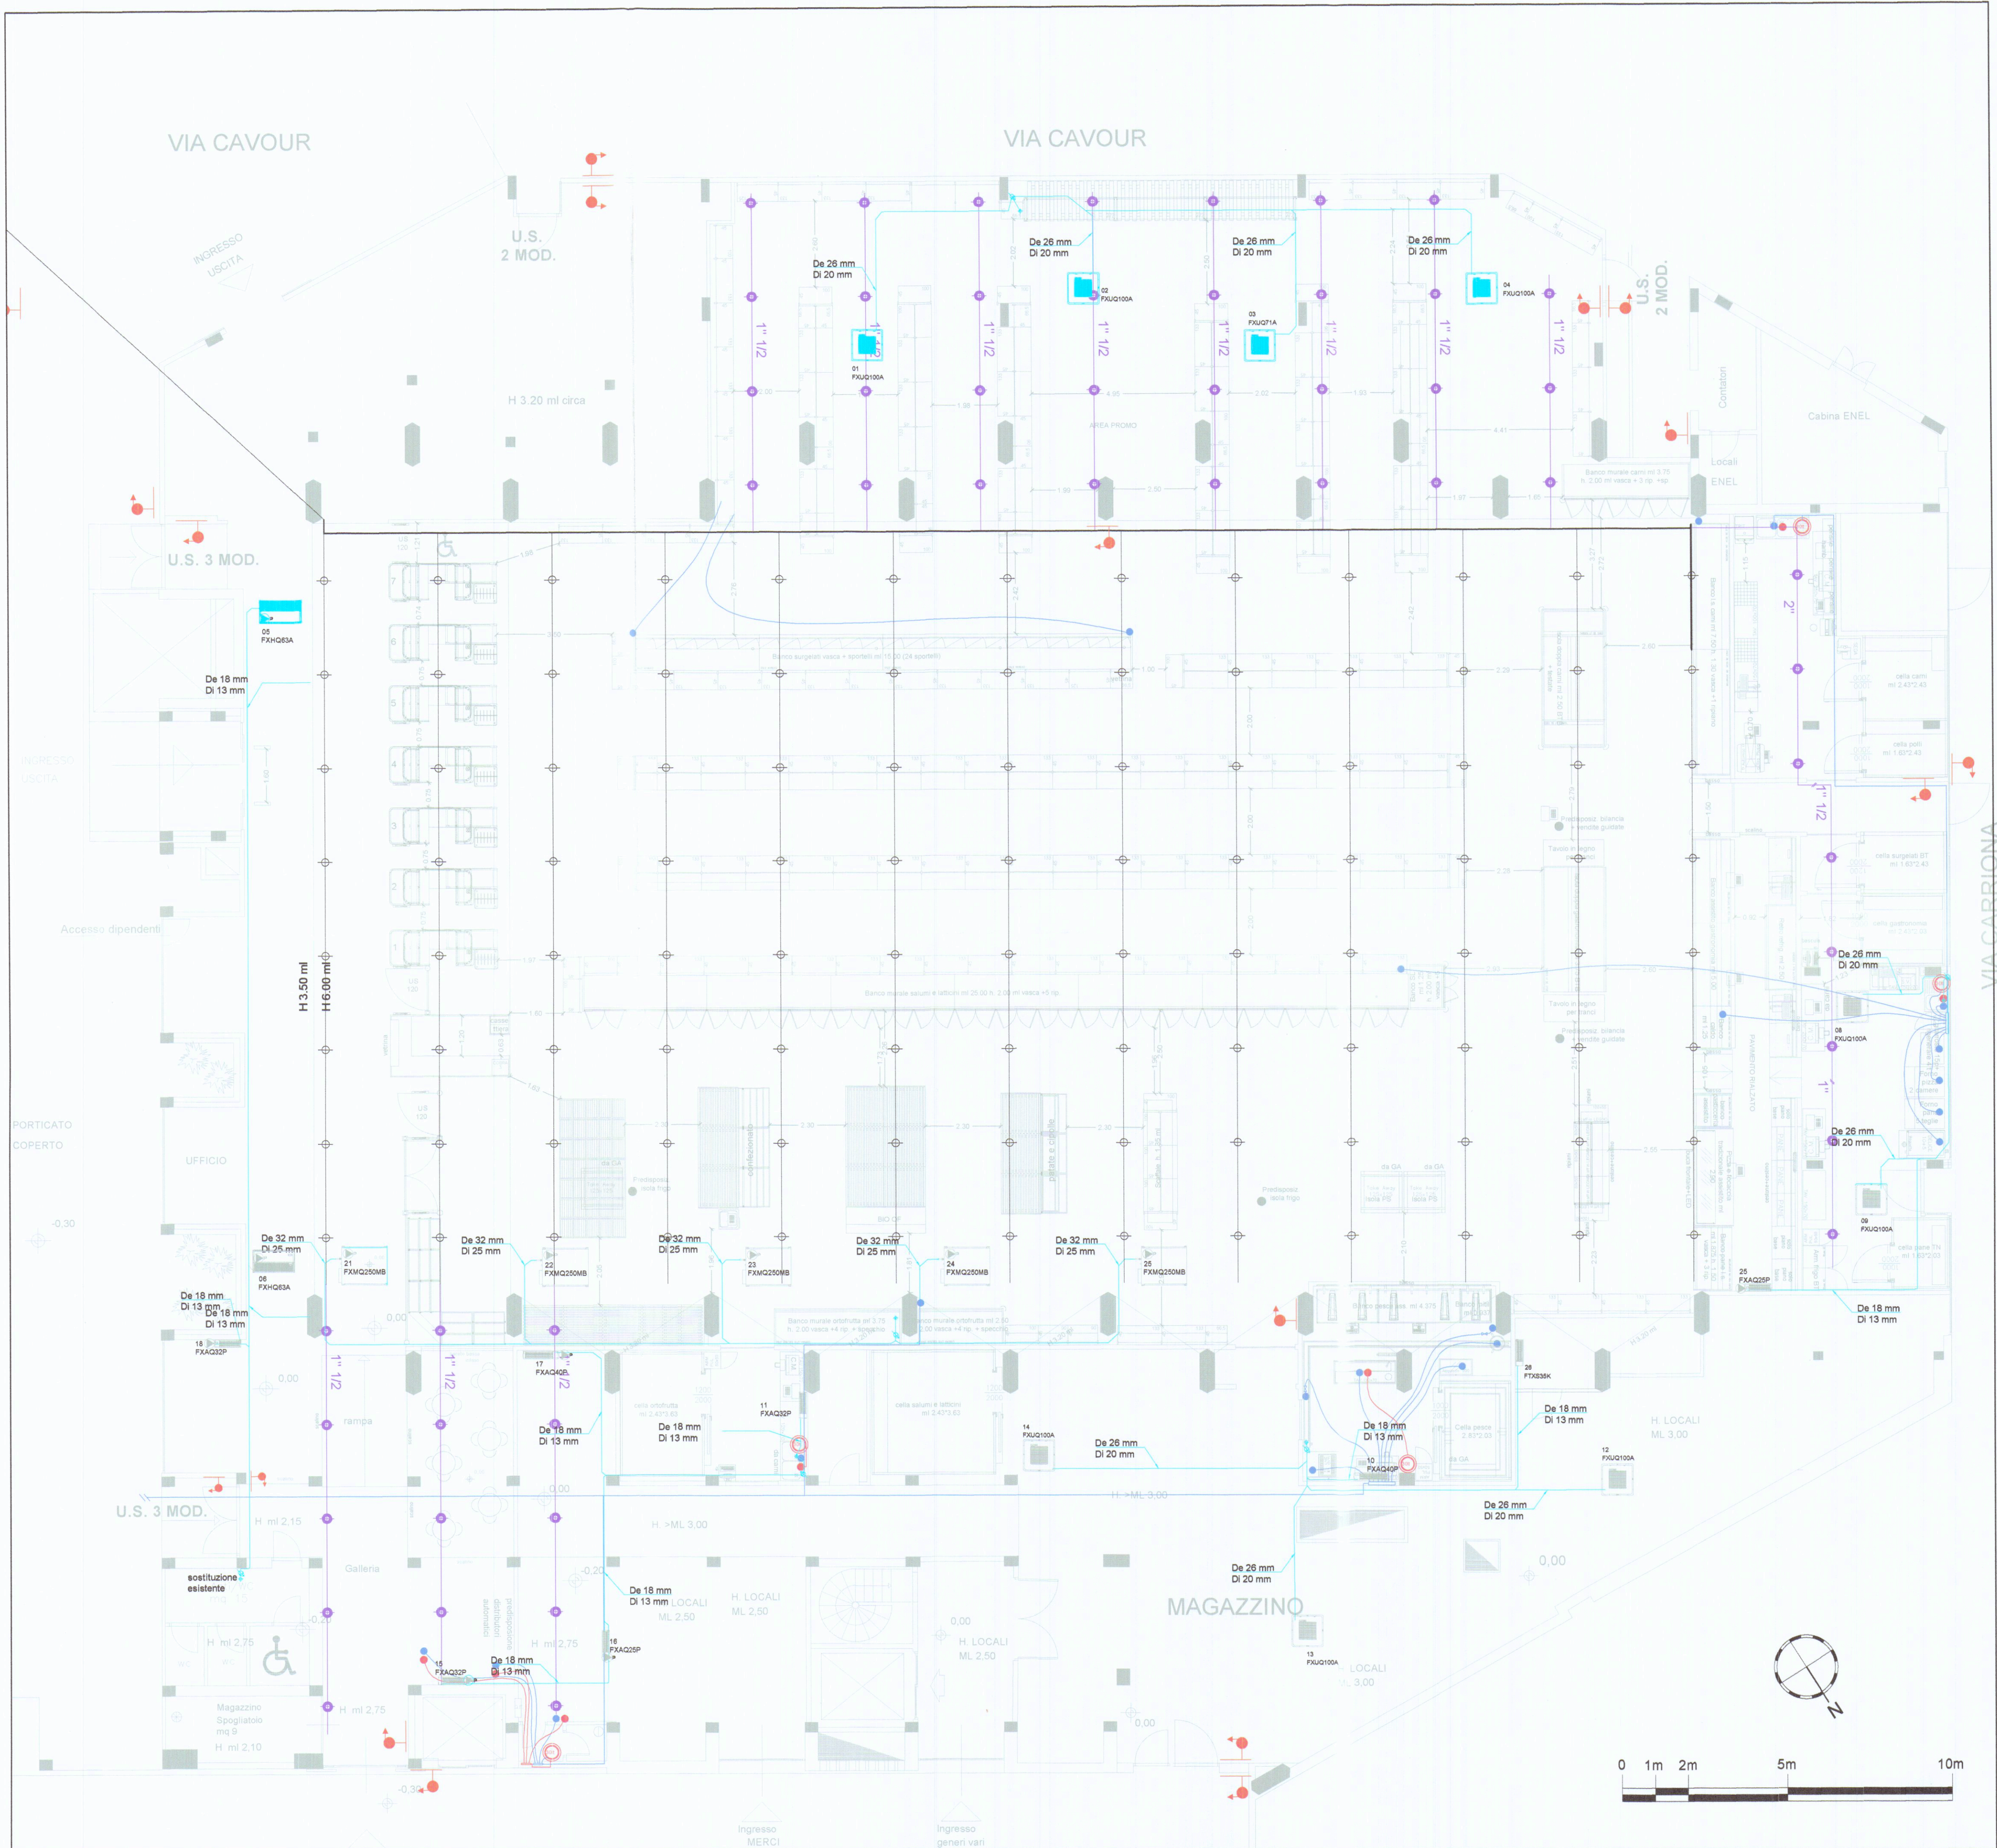

piano interrato scala 1:100

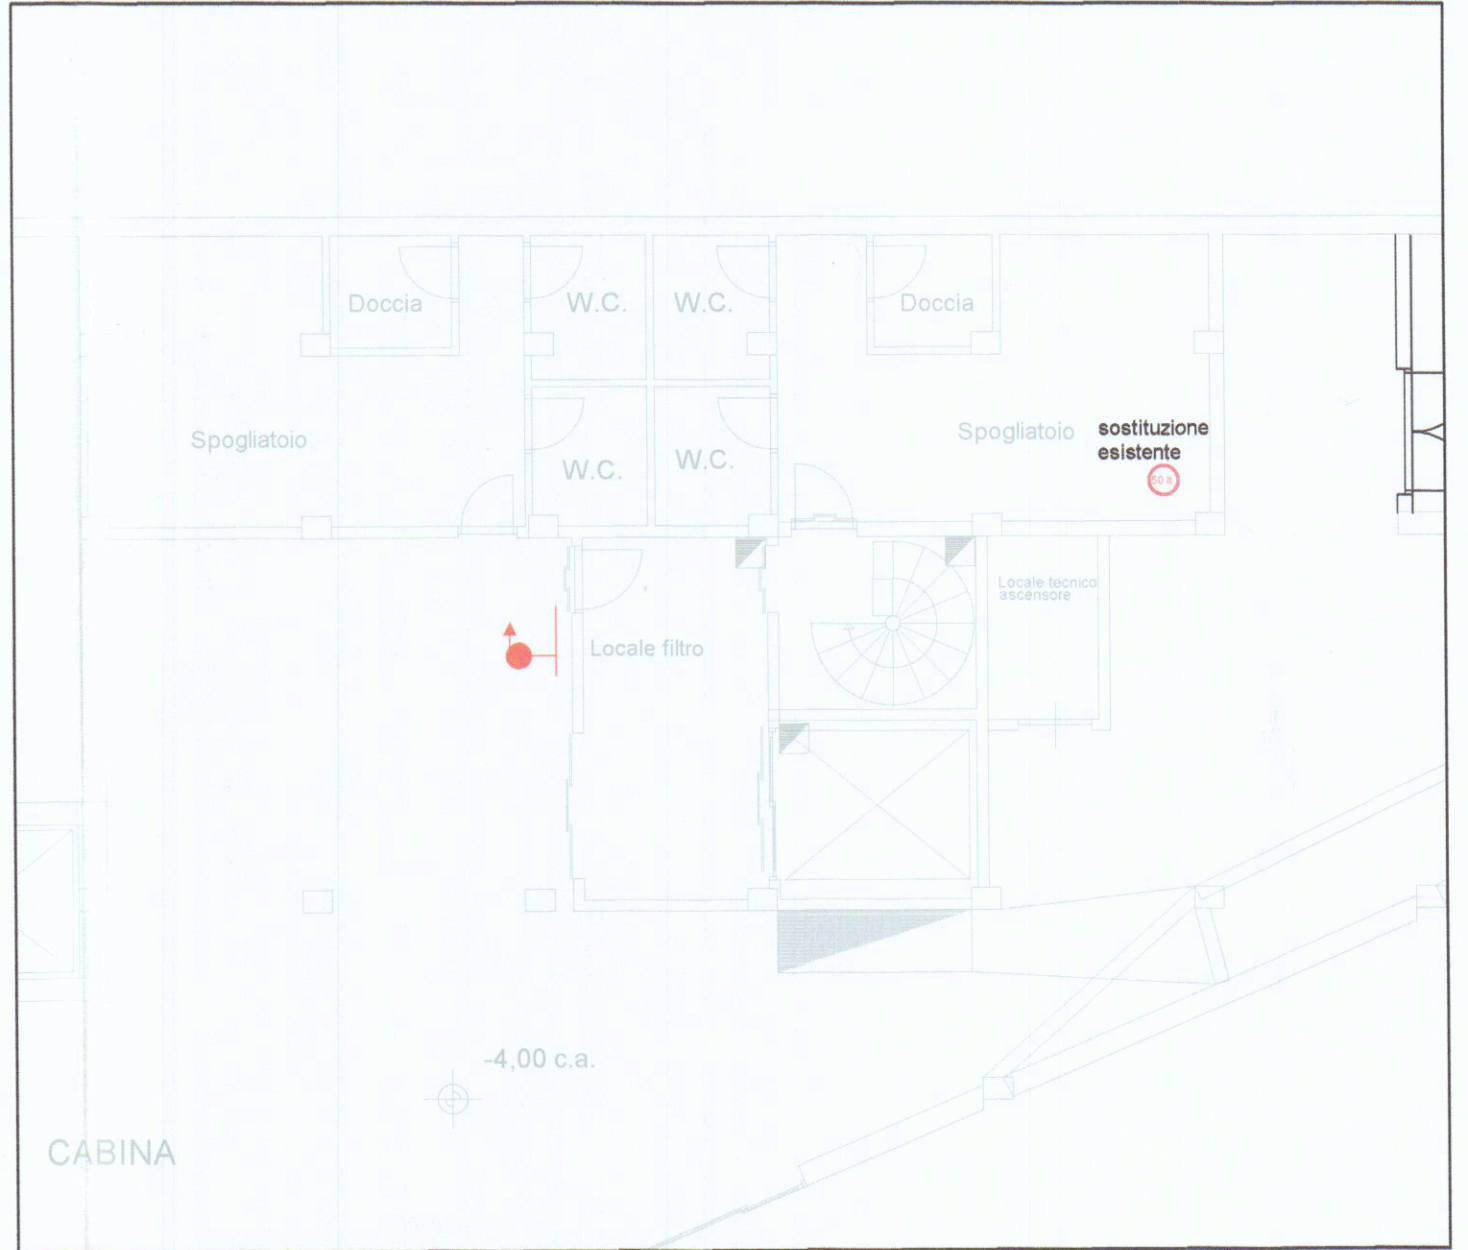

IMPIANTO IDRICO			
	Boiler acqua calda		Punti idrici acqua fredda
	Punti idrici acqua calda		Tubazione multistrato Ø 32mm
	Tubazione multistrato Ø 20mm		Tubazione multistrato Ø 16mm
	Tubazione multistrato Ø 16mm		Valvola lavaggio griglie di scolo
SCARICO CONDENSE IMPIANTO CLIMA			
	Calata scarico condensa impianto clima		Tubazione Ø 32mm
ESTENSIONE IMPIANTO ANTINCENDIO			
	Ugello sprinkler aggiuntivo		Tubazione acciaio zincato aggiuntiva
	Idrante UNI 45		Impianto sprinkler preesistente

COMUNE DI CARRARA (MS)	ARCH LIBERO BARDI
INDIRIZZO VIA CARRIONA, 15	VIA RESISTENZA 95/A AULLA
OGGETTO RISTRUTTURAZIONE TOTALE PUNTO VENDITA CONAD	liberobardi@gmail.com cell 3393760333
ELABORATO C005 - CIVILE: PLANIMETRIA GENERALE - ADDUZIONE AS	SCALA 1:100 FORMATO A1
	TIMBRATO
	10 AGO. 2017
	EMESSO PER:
	☐ Preliminare
	☐ Definitivo
	☒ Esecutivo
	☐ As built
	EMESSO PER:
	☐ Commenti
	☒ Validazione
	☐ Costruzione

PROPRIETA'	COMITENTE
------------	-----------

3	
---	--

EMISSIONE	28/07/17	03	M.D.	S.T.
EMISSIONE	07/07/17	02	M.D.	S.T.
EMISSIONE	22/06/17	01	M.D.	S.T.
EMISSIONE	31/03/17	00	M.D.	S.T.
STATO	DATA	REV	PREPARATO	VERIFICATO
STATO DEL PROGETTO				

CARCO05260717
