




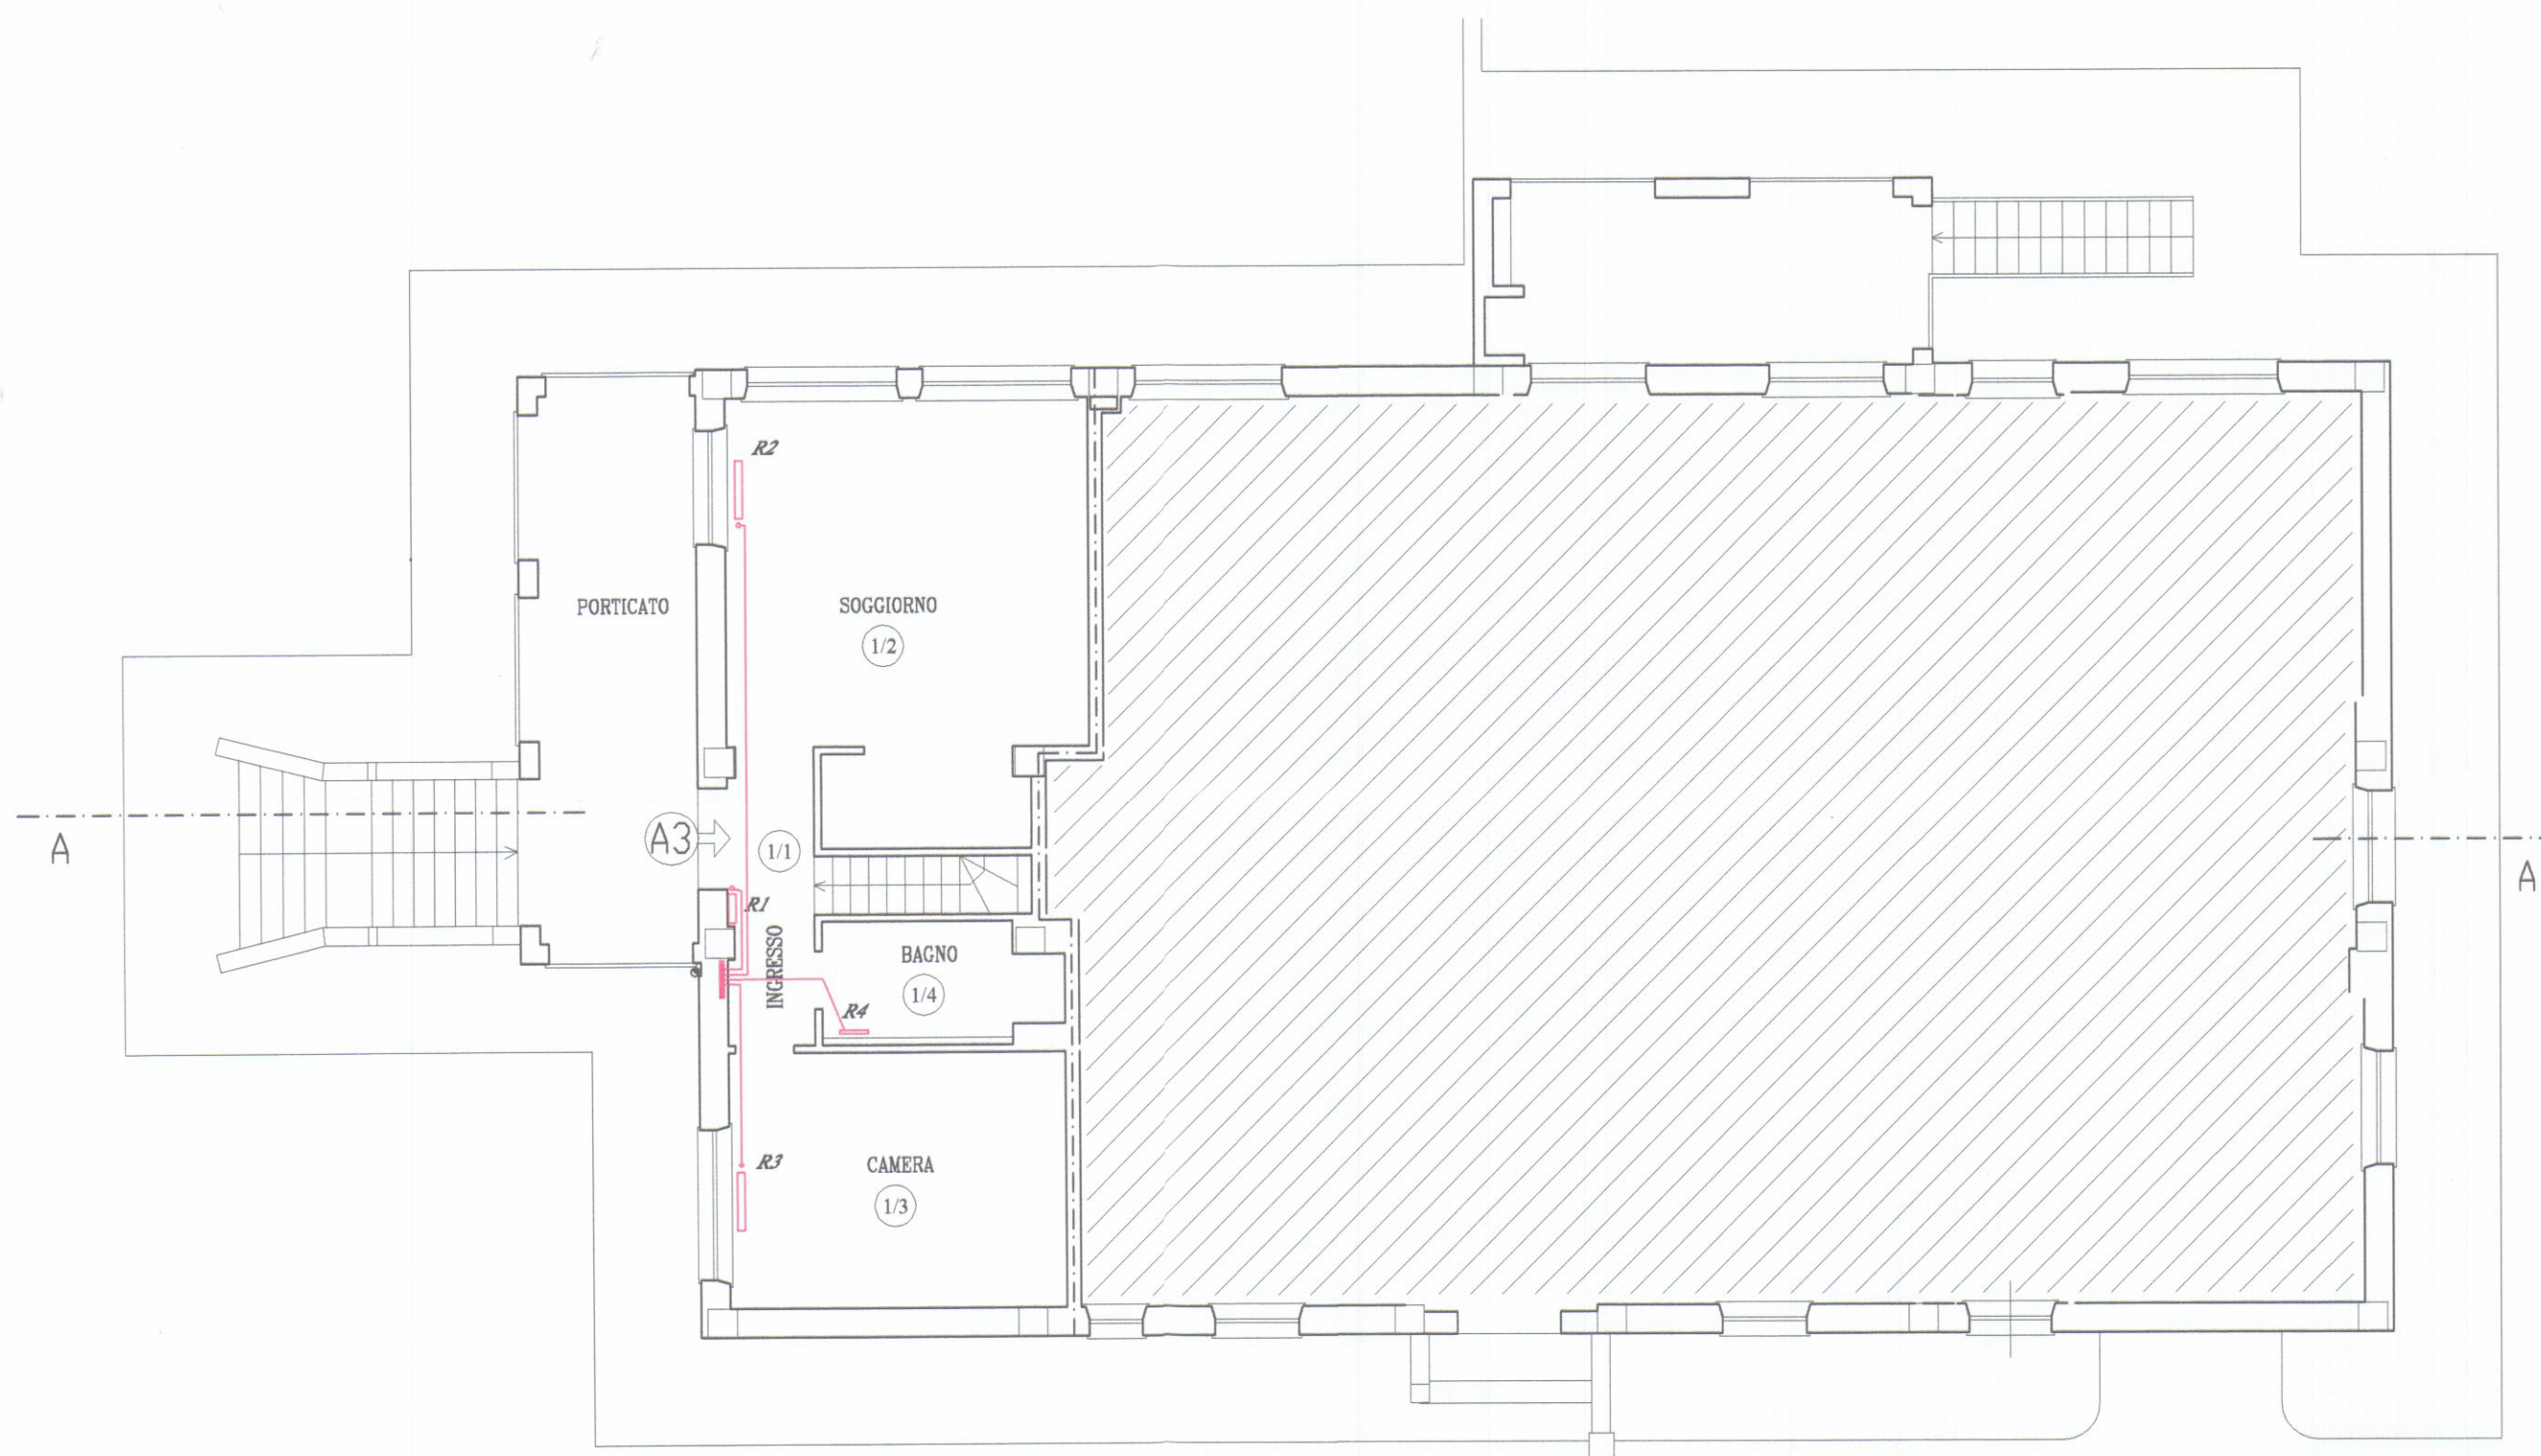


PIANTA PIANO PRIMO

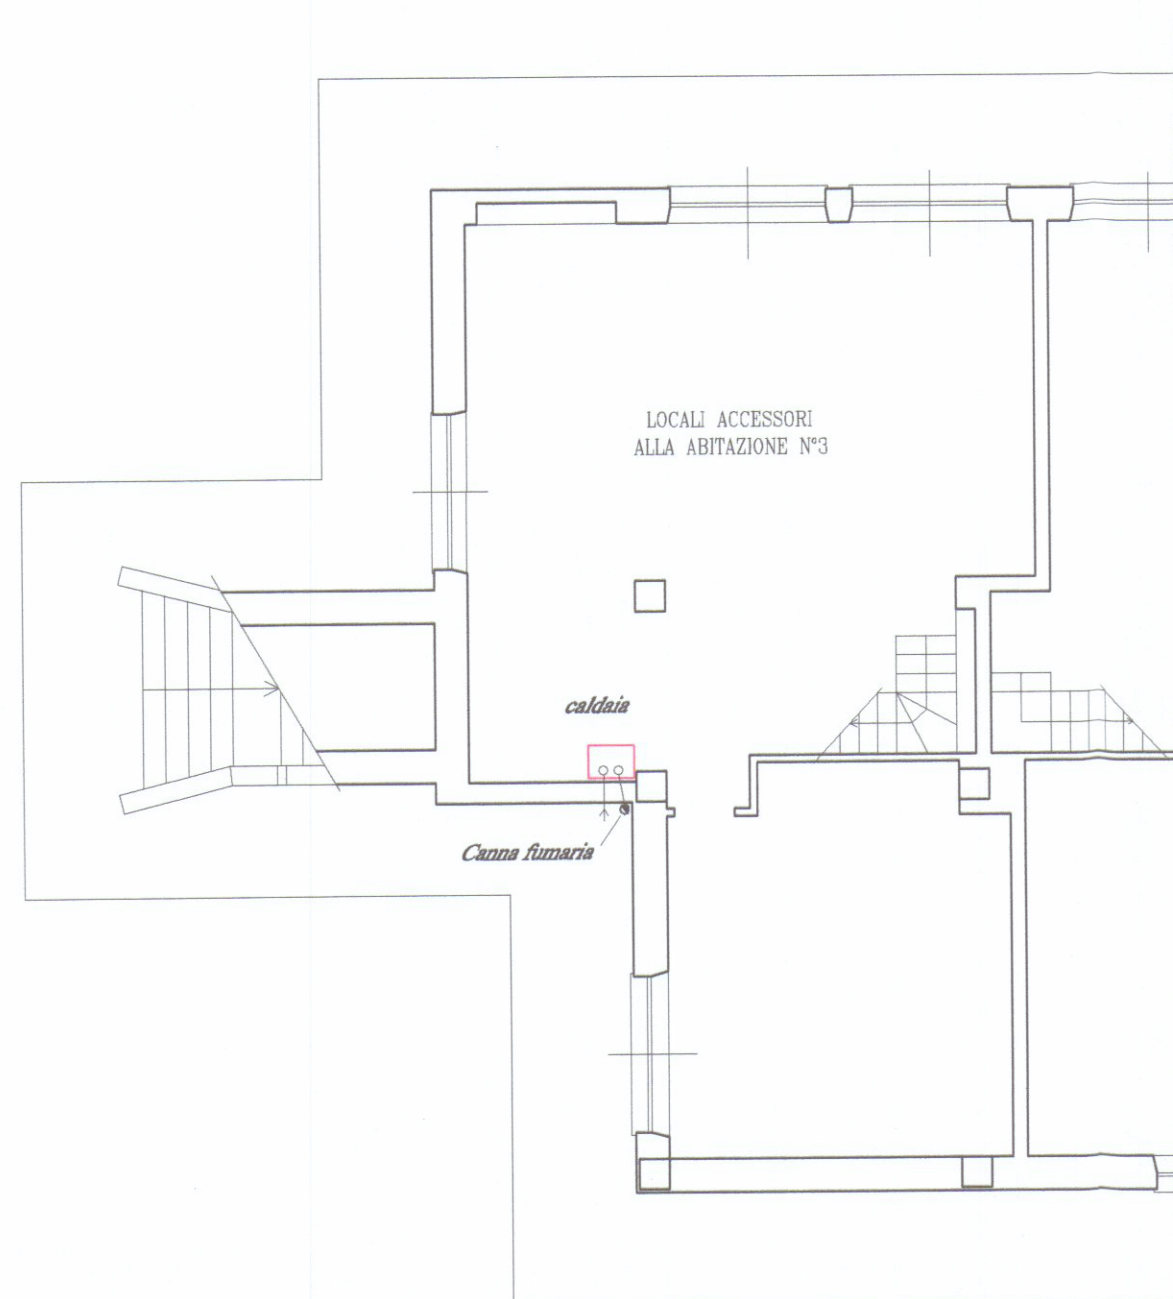

PIANTA PIANO SEMINTERRATO

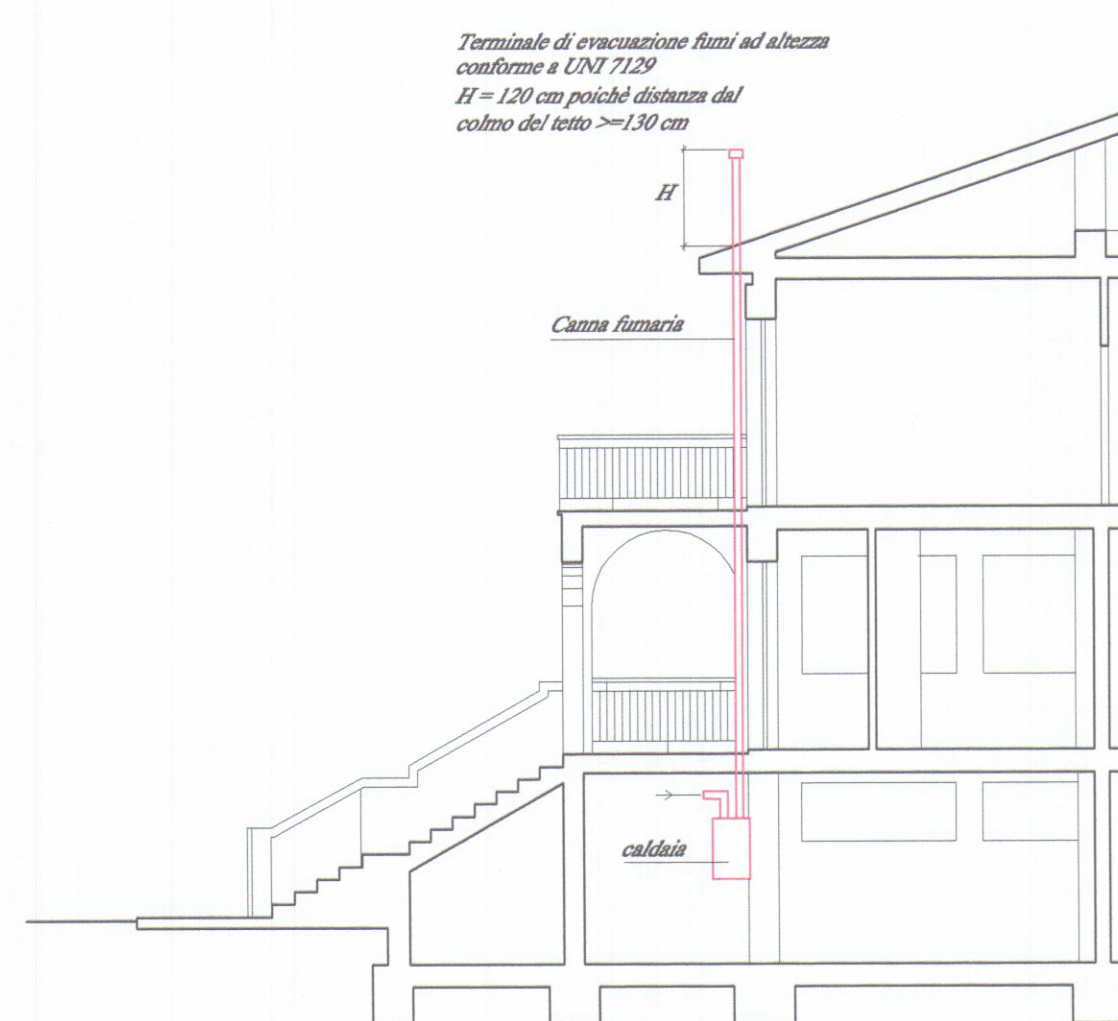

SEZIONE A-A

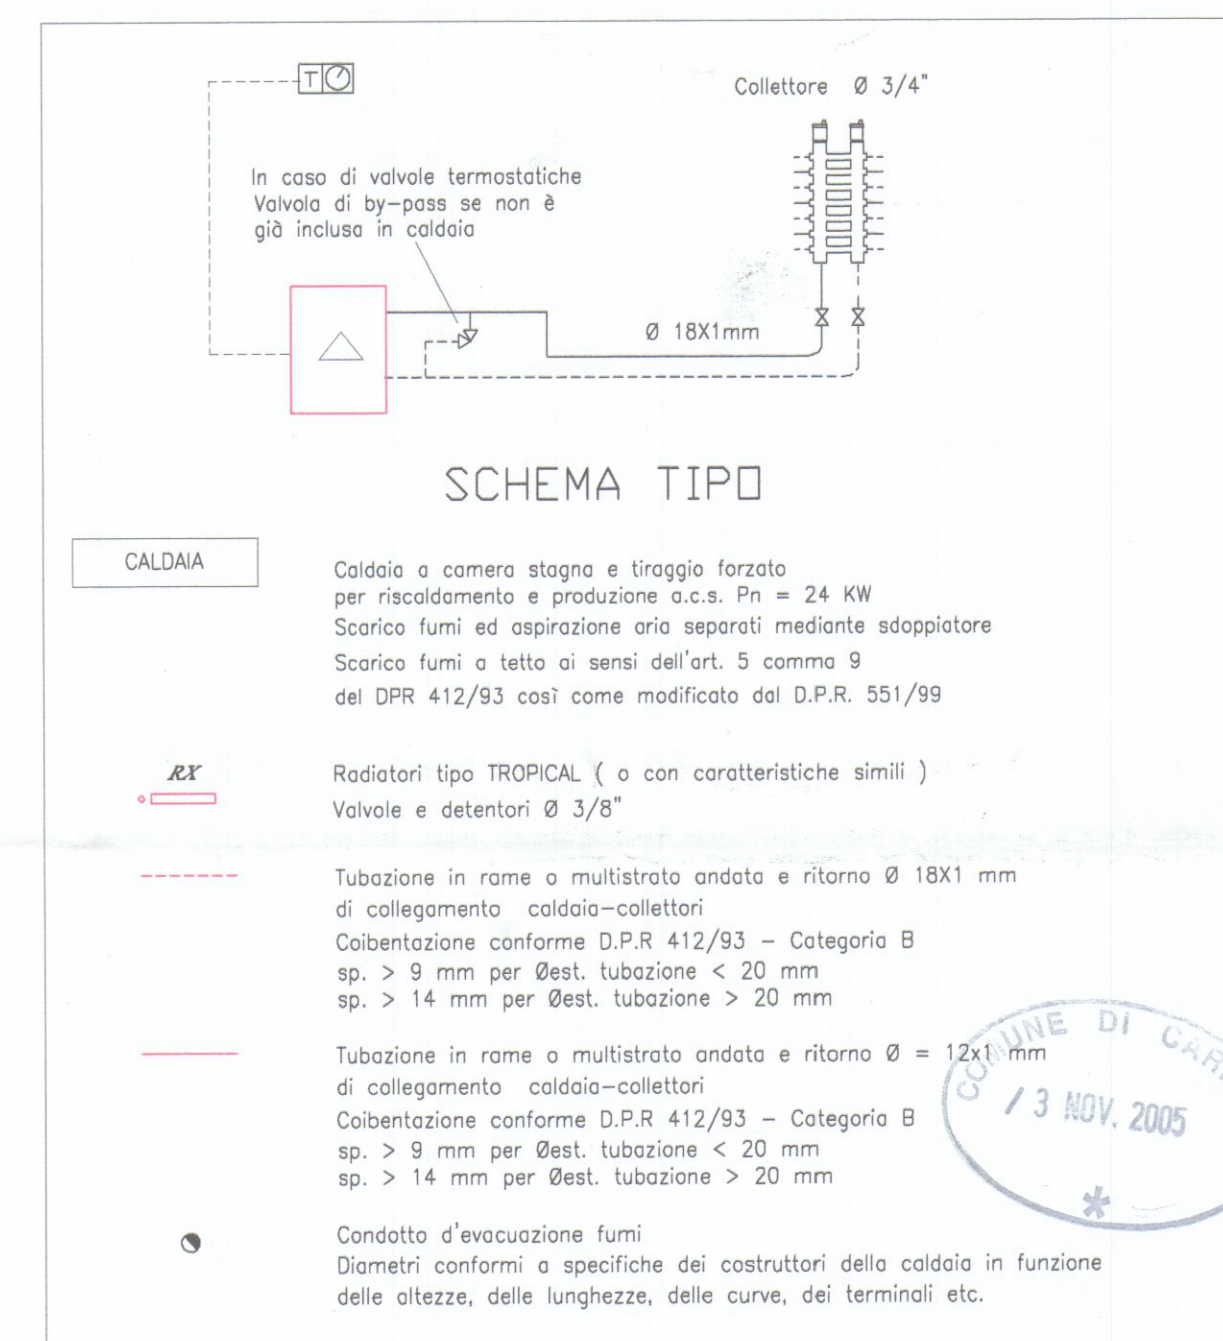

NOTA BENE : L'UBICAZIONE DEI RADIATORI E DEI COLLETTORI E' INDICATIVA




CARICHI TERMICI RADIATORI

ZONA 1 - ALLOGGIO N° 3 - P.1°

1. INGRESSO	:	560 W	R1	altezza 780	elementi 4
2. SOGGIORNO-PRANZO	:	2346 W	R2	altezza 680	elementi 15
3. CAMERA	:	1664 W	R3	altezza 680	elementi 11
4. BAGNO	:	160 W	R4	Termoarredo	

TOTALE ZONA : 4730 W

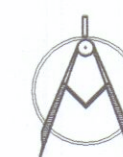

mauro alvisi

INGEGNERE
Via A. Manzoni, 68 - 19121 La Spezia

Tel. (0187) 734119
Cel. (348) 3177773
Fax (0187) 0931197
E-mail ingalvisi@libero.it

PROGETTO **IMPIANTO DI RISCALDAMENTO**

TAVOLA
unica

FABBRICATO **UNITA' IMMOB. CIVILE ABITAZIONE - MAPP. 545 - SUB. 3**

COMMITTENTE **SIG.RA DEL NERO ANNA**

UBICAZIONE **COMUNE DI CARRARA (MS)-LOC. GILDONA-VIA VIGNALETTO**

OGGETTO TAVOLA
**PIANTA E SEZIONE
LAY.OUT IMPIANTO**

SCALA: 1:100

DATA: Ottobre 2005



REV. 00

Emissione