


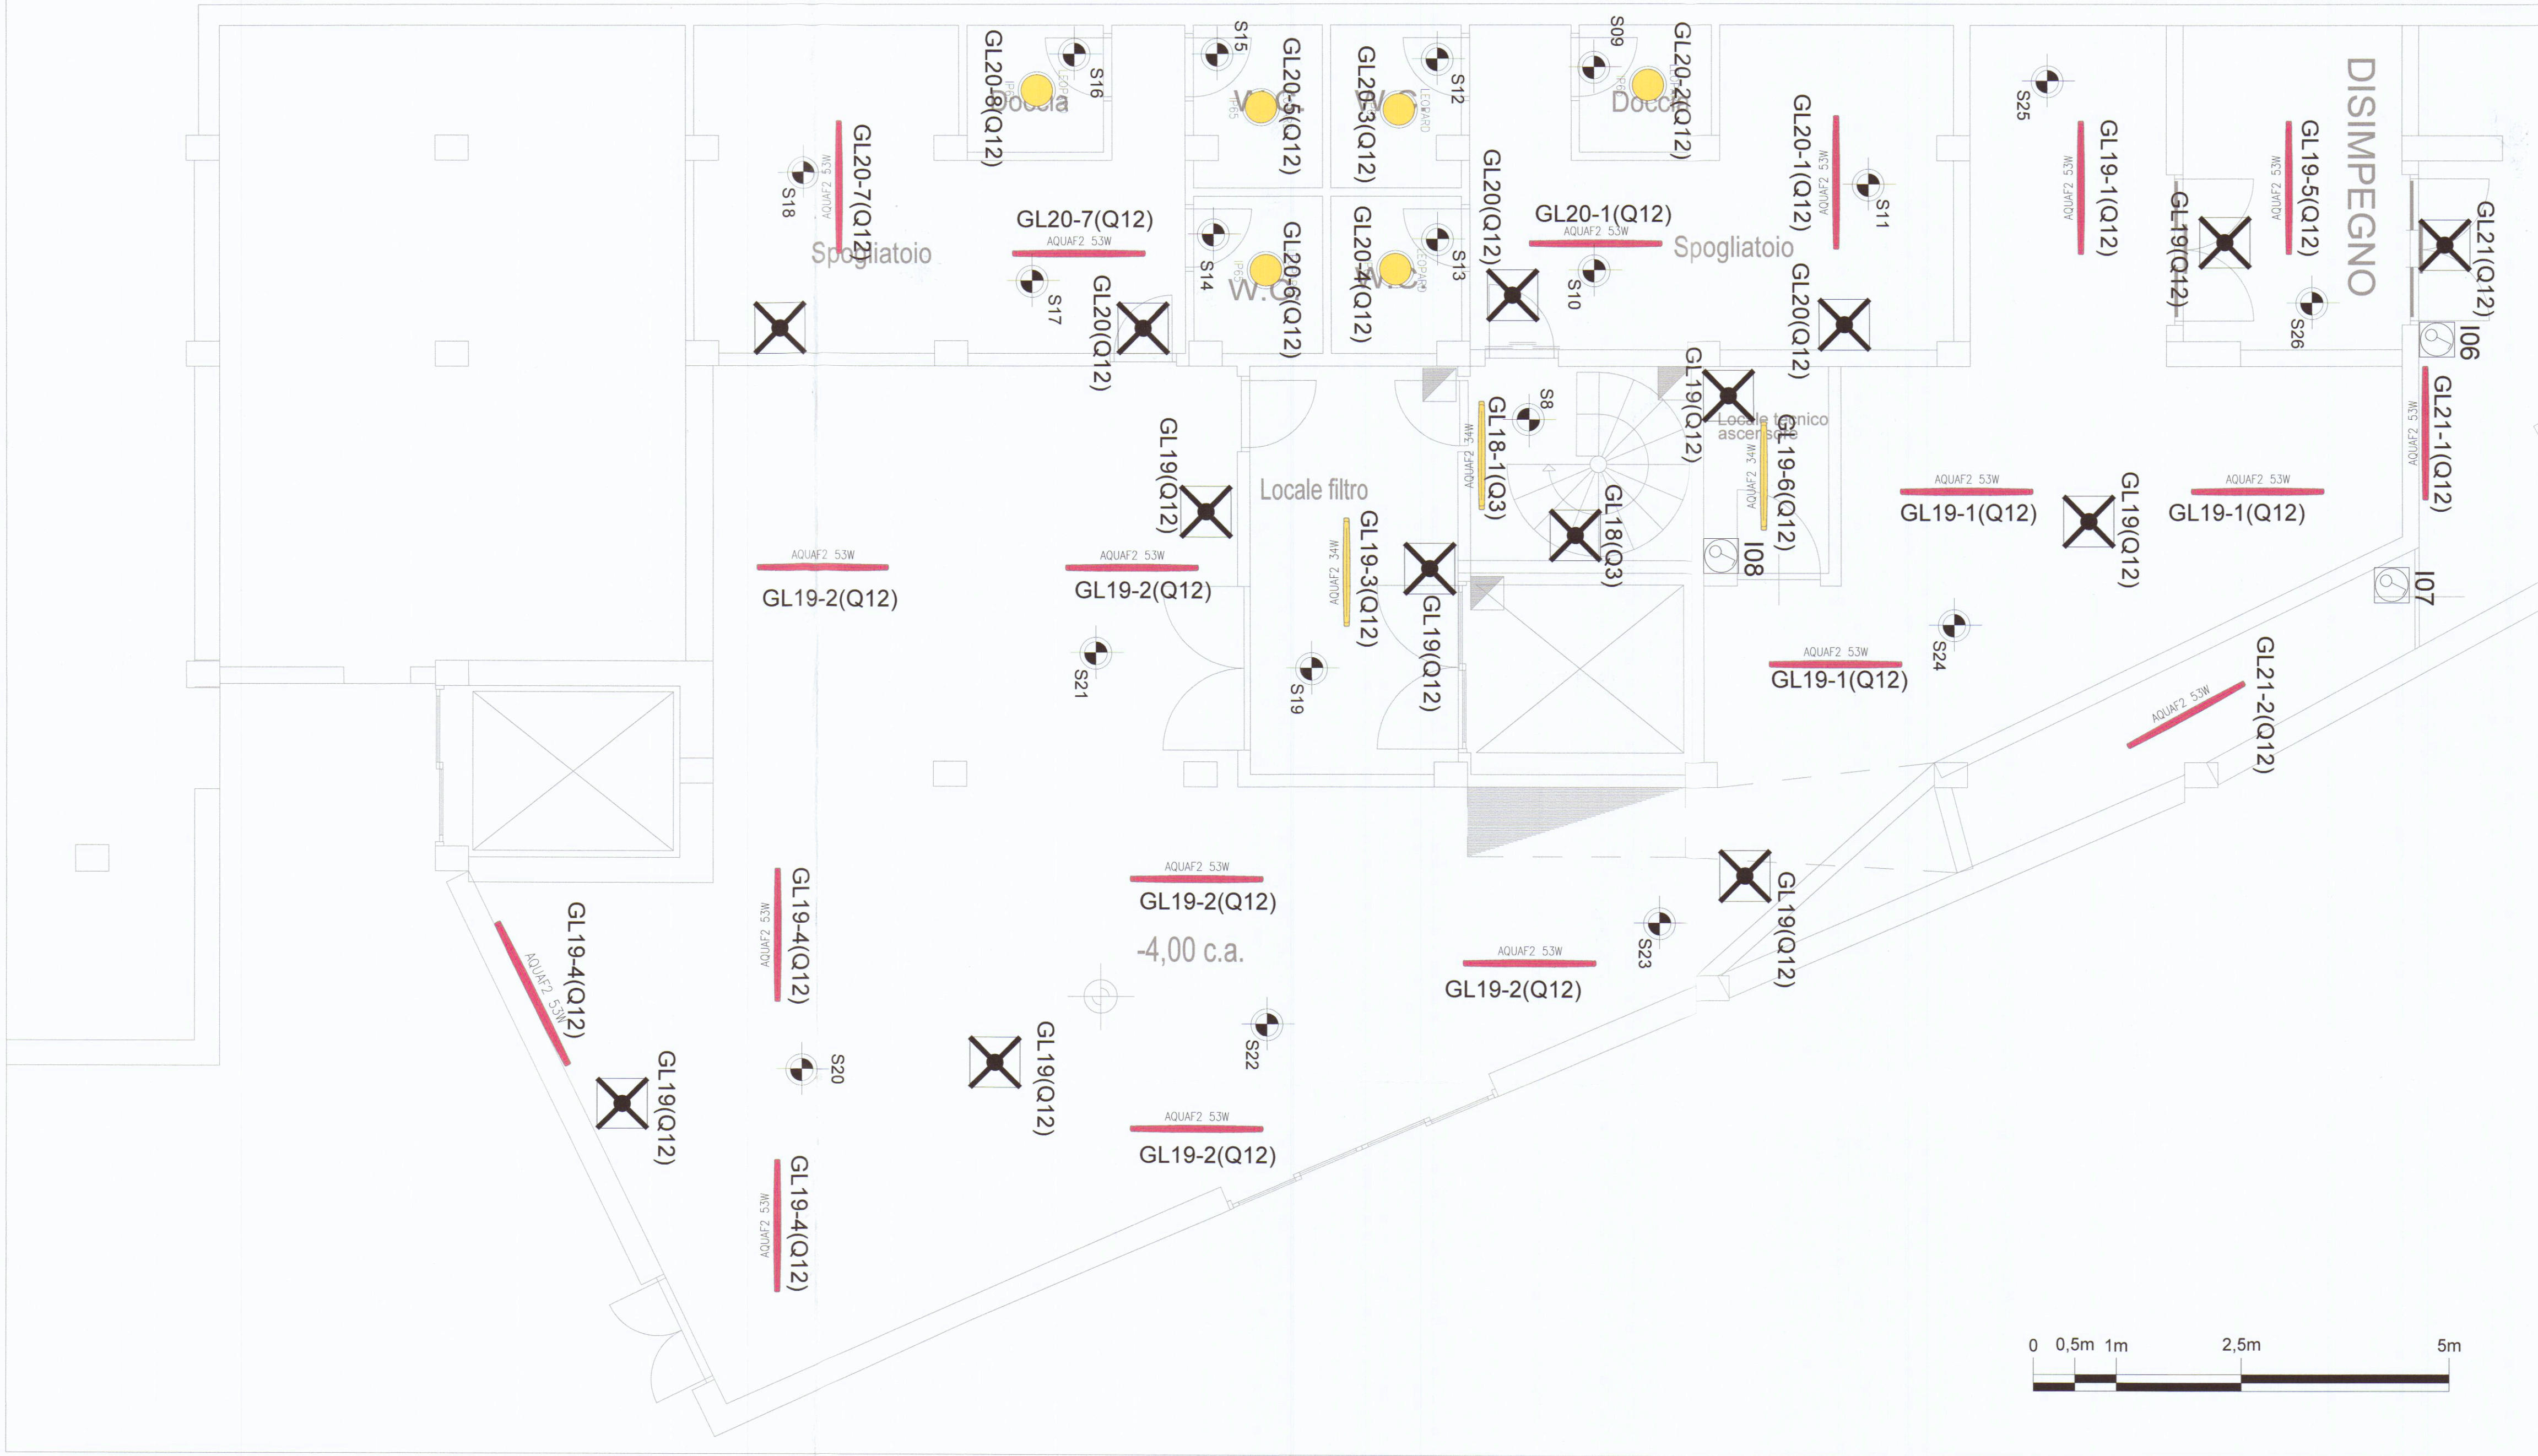

Legenda illuminazione ordinaria

	AQUAF2 LED 4300 HF L840 - cod. 96241940 Apparecchio a LED IP65, protetto dall'umidità e dalla polvere. Dimmerabile DALI, elettronico. Classe I. Corpo: policarbonato grigio chiaro. Diffusore: policarbonato a prismi lineari. Ganci: acciaio inox. Per montaggio a plafone o a sospensione. Staffe quick-fix incluse per montaggio a plafone. Kit di montaggio su canale, sospensione a catena e catarina disponibili come accessori. Completo di LED 4000K.
	96241869 AQUAF2 LED 4300 HF L840 - cod. 96241869 Apparecchio a LED IP65, protetto dall'umidità e dalla polvere. Alimentatore output fisso, elettronico. Classe I. Corpo: policarbonato grigio chiaro. Diffusore: policarbonato a prismi lineari. Ganci: acciaio inox. Per montaggio a plafone o a sospensione. Staffe quick-fix incluse per montaggio a plafone. Kit di montaggio su canale, sospensione a catena e catarina disponibili come accessori. Completo di LED 4000K.
	AQUAF2 LED 6400 HF L840 - cod. 96241943 Apparecchio a LED IP65, protetto dall'umidità e dalla polvere. Dimmerabile DALI, elettronico. Classe I. Corpo: policarbonato grigio chiaro. Diffusore: policarbonato a prismi lineari. Ganci: acciaio inox. Per montaggio a plafone o a sospensione. Staffe quick-fix incluse per montaggio a plafone. Kit di montaggio su canale, sospensione a catena e catarina disponibili come accessori. Completo di LED 4000K.
	AQUAF2 LED 6400 HF L840 - cod. 96241871 Apparecchio a LED IP65, protetto dall'umidità e dalla polvere. Alimentatore output fisso, elettronico. Classe I. Corpo: policarbonato grigio chiaro. Diffusore: policarbonato a prismi lineari. Ganci: acciaio inox. Per montaggio a plafone o a sospensione. Staffe quick-fix incluse per montaggio a plafone. Kit di montaggio su canale, sospensione a catena e catarina disponibili come accessori. Completo di LED 4000K.
	LEOPARD 1200 LED2 OP RD L WH L840 - cod. 96617046 Plafone rotando a LED. Alimentatore output fisso elettronico. Corpo: policarbonato bianco. Diffusore: policarbonato opale. Classe I, IP65. Completo di LED 4000K. Misure: 8230 x 101 mm. Potenza totale: 13 W. Peso: 0,95 kg. Posizione lampada: STD - standard Sorgente luminosa: LED. Flusso luminoso apparecchio*: 1200 lm. Efficienza apparecchio*: 92 lm/W. Efficienza lampada: 92 lm/W. Temperatura di colore correlata*: 4000 Kelvin. Tolleranza colore (MacAdam)*: 5. Durata media stimata*: 50000h L70 a 25°C. Reattore: 1x HF - PREVAL. Potenza impegnata apparecchio*: 13 W. Dimming: Fixed output. Categoria di manutenzione: E - Chiuso IP5X

Legenda impianto di illuminazione emergenza

	U.S. EXIT	EXW SMARTLED SL300/IP65/STD/250lm/SA/2h cod. OVA 48100 Gamma Exiway. Nome del prodotto: Exiway Smartled; Apparecchio di illuminazione di emergenza; Funzione: standard; Alimentazione: Permanente; Numero di batterie: 1x 6 V 2 Ah Ni-Cd (Nichel-Cadmio); Sorgente luminosa: LED 10x0.3 W; Tensione nominale di impiego [Ue] 230 V 50 Hz AC; Potenza assorbita in W 3,7 W; Classe di isolamento Classe II; Autonomia 2 h; Tempo di ricarica 12 h; Flusso luminoso: 250 lm; Misure 114x280x0.1 mm
		OVA53158 EXIWAY SMARTLED - piliogrammi segnalazione Simbologia: Monofaccia basso, Monofaccia sinistra, Monofaccia destra. Misure 114x280x0.1 mm
		EXW SMARTLED SL500/IP65/STD/400lm/2h cod. OVA 48103 Gamma Exiway. Nome del prodotto: Exiway Smartled; Apparecchio di illuminazione di emergenza; Funzione: standard; Alimentazione: Non Permanente; Numero di batterie: 1x 6 V 2 Ah Ni-Cd (Nichel-Cadmio); Sorgente luminosa: LED 20x0.3 W; Tensione nominale di impiego [Ue] 230 V 50 Hz AC; Potenza assorbita in W 0,4 W Non Permanente; Classe di isolamento Classe II; Autonomia 2 h; Tempo di ricarica 12 h; Flusso luminoso Emergency condition: 400 lm; Misure 127x300x45,5 mm; Grado di protezione IP65; Grado di protezione IK07

Legenda regolazione e controllo impianto illuminazione

	SENSORE DI LUMINOSITA' A LOGICA KNX PER IL CONTROLLO DEI CORPI ILLUMINANTI		ILLUMINAZIONE LED DI FORNITURA E MONTAGGIO CONAD
	SENSORE DI PRESENZA A LOGICA KNX PER IL CONTROLLO DEI CORPI ILLUMINANTI	X..X.X	INDICAZIONE CORPI ILLUMINANTI DALI
	SENSORE DI LUMINOSITA' E PRESENZA A LOGICA KNX PER IL CONTROLLO DEI CORPI ILLUMINANTI		APPARECCHIO ALIMENTATO SOTTO CONTINUITA' PER ILLUMINAZIONE DI EMERGENZA
	SENSORE DI PRESENZA STANDARD PER L'ACCENSIONE DEL CORPO ILLUMINANTE NON DALI		
	PULSANTE A COMANDO MANUALE		
	Interruttore unipolare in custodia con grado di protezione minimo IP44		
	TESTATA DI ALIMENTAZIONE BINARIO TECTON		
	DEVIATORE ILLUMINAZIONE IP55		
	PULSANTIERA MULTIFUNZIONE QUADRUPLI PLUS (8 PULSANTI)		
	PUNTO DI ALLACCIO ILLUMINAZIONE SCAFFALE CON INTERRUITTORE MANUALE		
	INDICAZIONE GRUPPI LUCE DI ALIMENTAZIONE ELETTRICA		
	INDICAZIONE GRUPPI LUCE ALIMENTATI SOTTO CONTINUITA'		
	INDICAZIONE INTERRUITORI PER CIRCUITI LUCE		
	INDICAZIONE PULSANTI PER CIRCUITI LUCE		
	INDICAZIONE NUMERAZIONE SENSORI		
	INDICAZIONE PANNELLI CONTROSOFFITTO 60X60 CM		

COMUNE DI CARRARA (MS)		INDIRIZZO VIA CARRIONA, 15																															
OGGETTO RISTRUTTURAZIONE TOTALE PUNTO VENDITA CONAD		SCALA 1:100	FORMATO A0																														
ELABORATO E003B IMPIANTO ELETTRICO: PLANIMETRIA GENERALE NEGOZIO - ILLUMINAZIONE PIANO INTERRATO		☐ Preliminare ☐ Definitivo ☒ Esecutivo ☐ As built EMESSO PER: ☐ Commenti ☐ Validazione ☐ Costruzione																															
PROPRIETA' GLICINE SRL		COMMITTENTE ENERGY EFFICIENCY EPC S.r.l Via Tirso, 14 00198 - ROMA P.Iva/C.F. 12952091002																															
TEAM DI PROGETTO: Dott.Ing. Simone Tiro Dott.Ing. Tommaso Marcianno Negro Dott.Ing. Daniele Costantini Dott.Ing. Alessandro Mastrolonchi Dott.Ing. Gianmarco Piamonti Per. Ind. Maurizio D'Amico Per. Ind. Andrea Ricci																																	
<table><tr><td>EMISSIONE</td><td>26/07/2017</td><td>04</td><td>D.C.</td><td>S.T.</td></tr><tr><td>EMISSIONE</td><td>07/07/2017</td><td>03</td><td>D.C.</td><td>S.T.</td></tr><tr><td>EMISSIONE</td><td>22/06/2017</td><td>02</td><td>D.C.</td><td>S.T.</td></tr><tr><td>EMISSIONE</td><td>24/05/2017</td><td>01</td><td>D.C.</td><td>S.T.</td></tr><tr><td>EMISSIONE</td><td>31/03/2017</td><td>00</td><td>D.C.</td><td>M.D.</td></tr><tr><td>STATO</td><td>DATA</td><td>REV.</td><td>PREPARATO</td><td>VERIFICATO</td></tr></table>				EMISSIONE	26/07/2017	04	D.C.	S.T.	EMISSIONE	07/07/2017	03	D.C.	S.T.	EMISSIONE	22/06/2017	02	D.C.	S.T.	EMISSIONE	24/05/2017	01	D.C.	S.T.	EMISSIONE	31/03/2017	00	D.C.	M.D.	STATO	DATA	REV.	PREPARATO	VERIFICATO
EMISSIONE	26/07/2017	04	D.C.	S.T.																													
EMISSIONE	07/07/2017	03	D.C.	S.T.																													
EMISSIONE	22/06/2017	02	D.C.	S.T.																													
EMISSIONE	24/05/2017	01	D.C.	S.T.																													
EMISSIONE	31/03/2017	00	D.C.	M.D.																													
STATO	DATA	REV.	PREPARATO	VERIFICATO																													
STATO DEL PROGETTO																																	
CARE003B260717																																	
Il presente documento è di proprietà esclusiva di FREE Srl. Tutti i diritti sono riservati. Questo documento o parte di esso non può essere riprodotto, salvato, trasmesso, utilizzato in altri progetti in alcuna forma sia essa elettronica, meccanica, fotografica senza la preventiva autorizzazione della FREE Srl. Le informazioni contenute nel presente documento non sono da intendersi "shop drawing" e pertanto l'esecuzione delle opere dovrà verificare in campo quanto necessario per l'acquisto dei materiali. Il presente documento non tiene conto dell'infidelità e pertanto l'esecuzione delle opere dovrà verificare la presenza prima dell'esecuzione delle stesse.																																	