

STATO DI FATTO

STATO DI PROGETTO

RAFFRONTO

Estratto di Carta Tecnica Regionale








Scala 1:2000

Estratto Catastale F. 81 P. 215 S. 3,4,5,6


Scala 1:1000

Estratto di Regolamento Urbanistico (R2)


Scala 1:2000

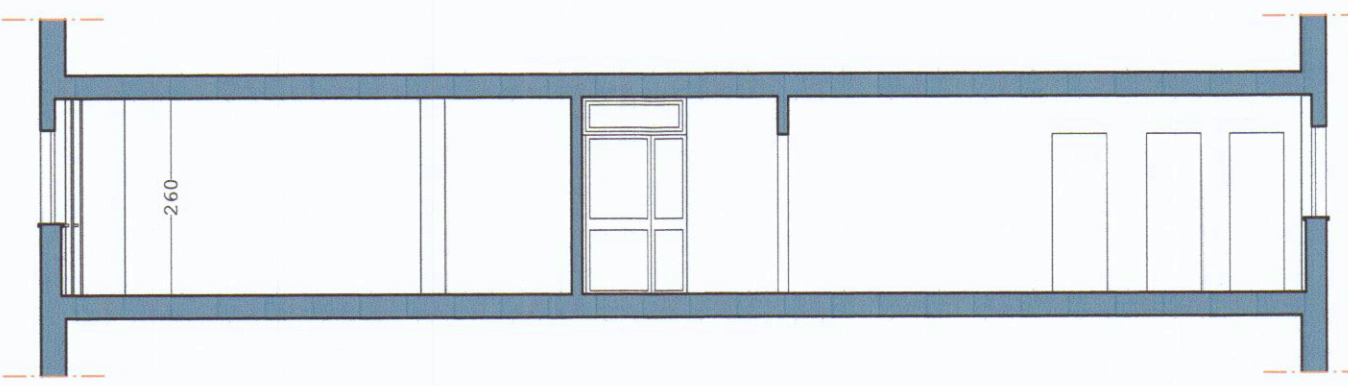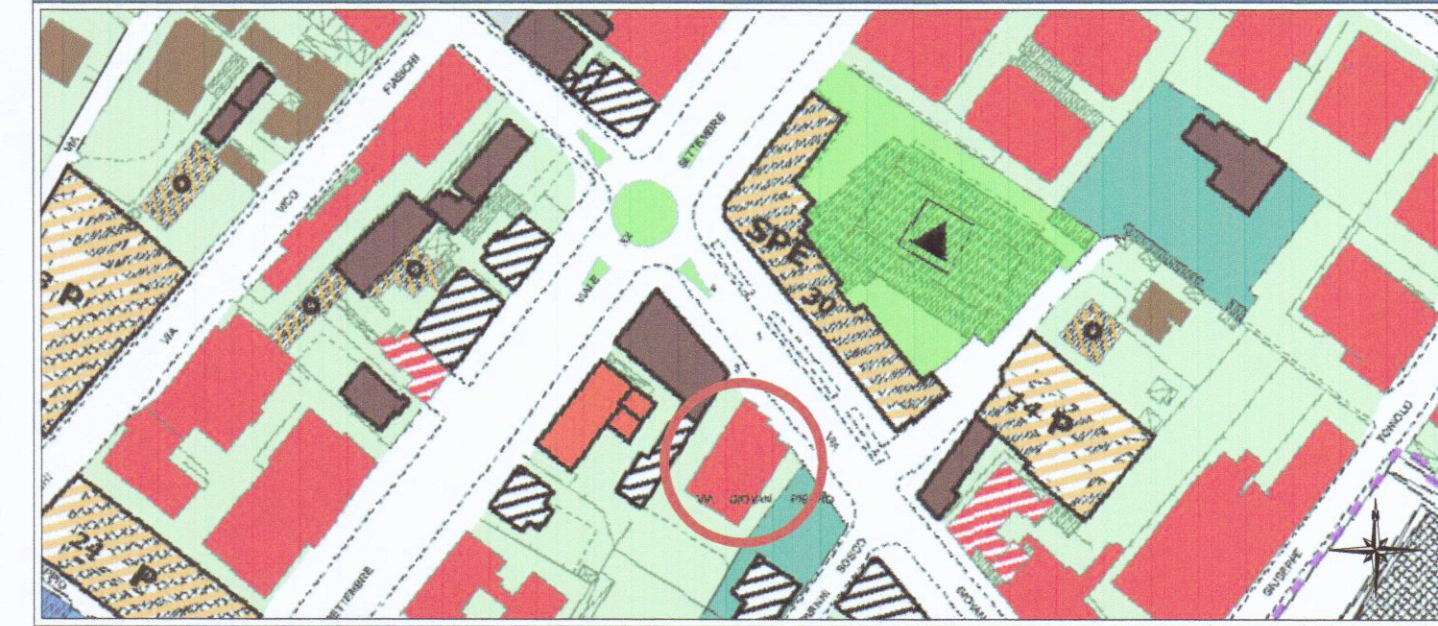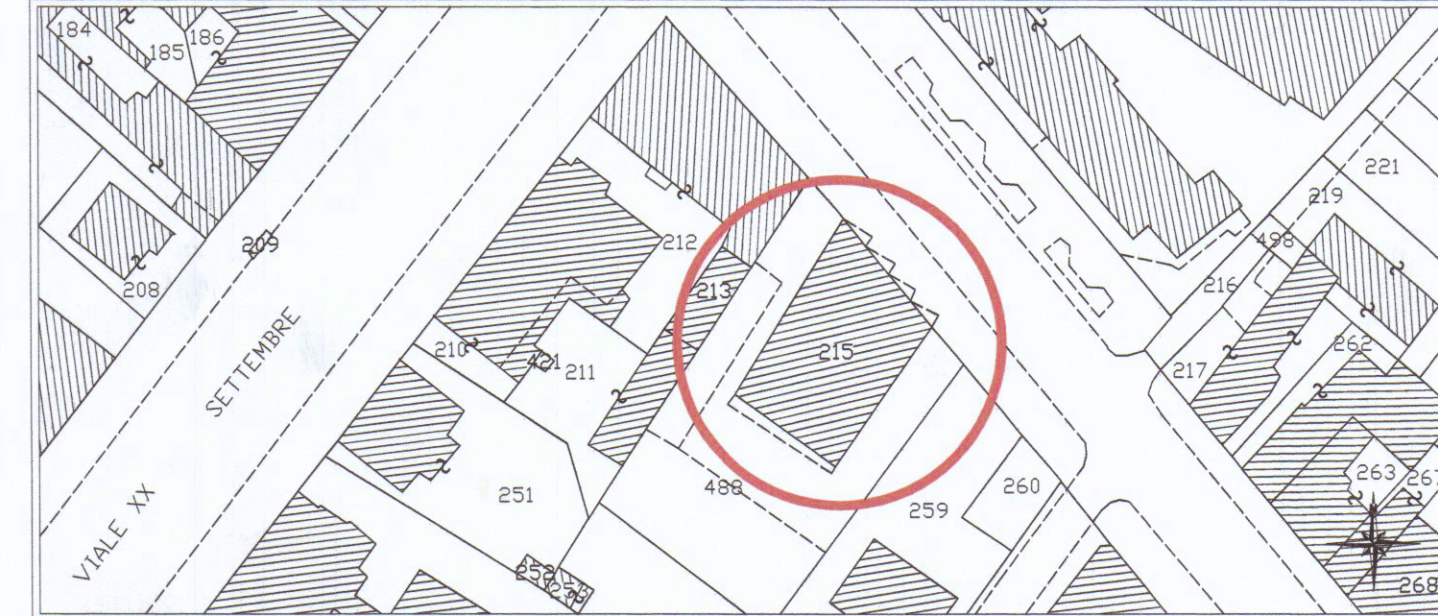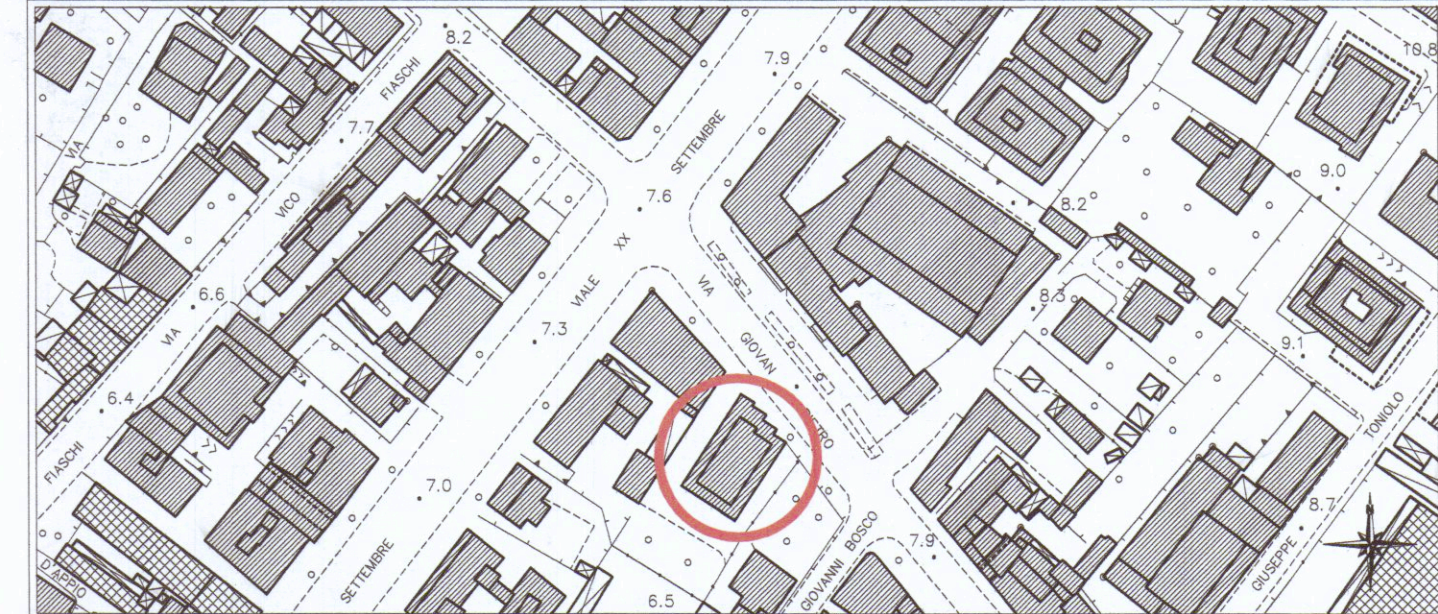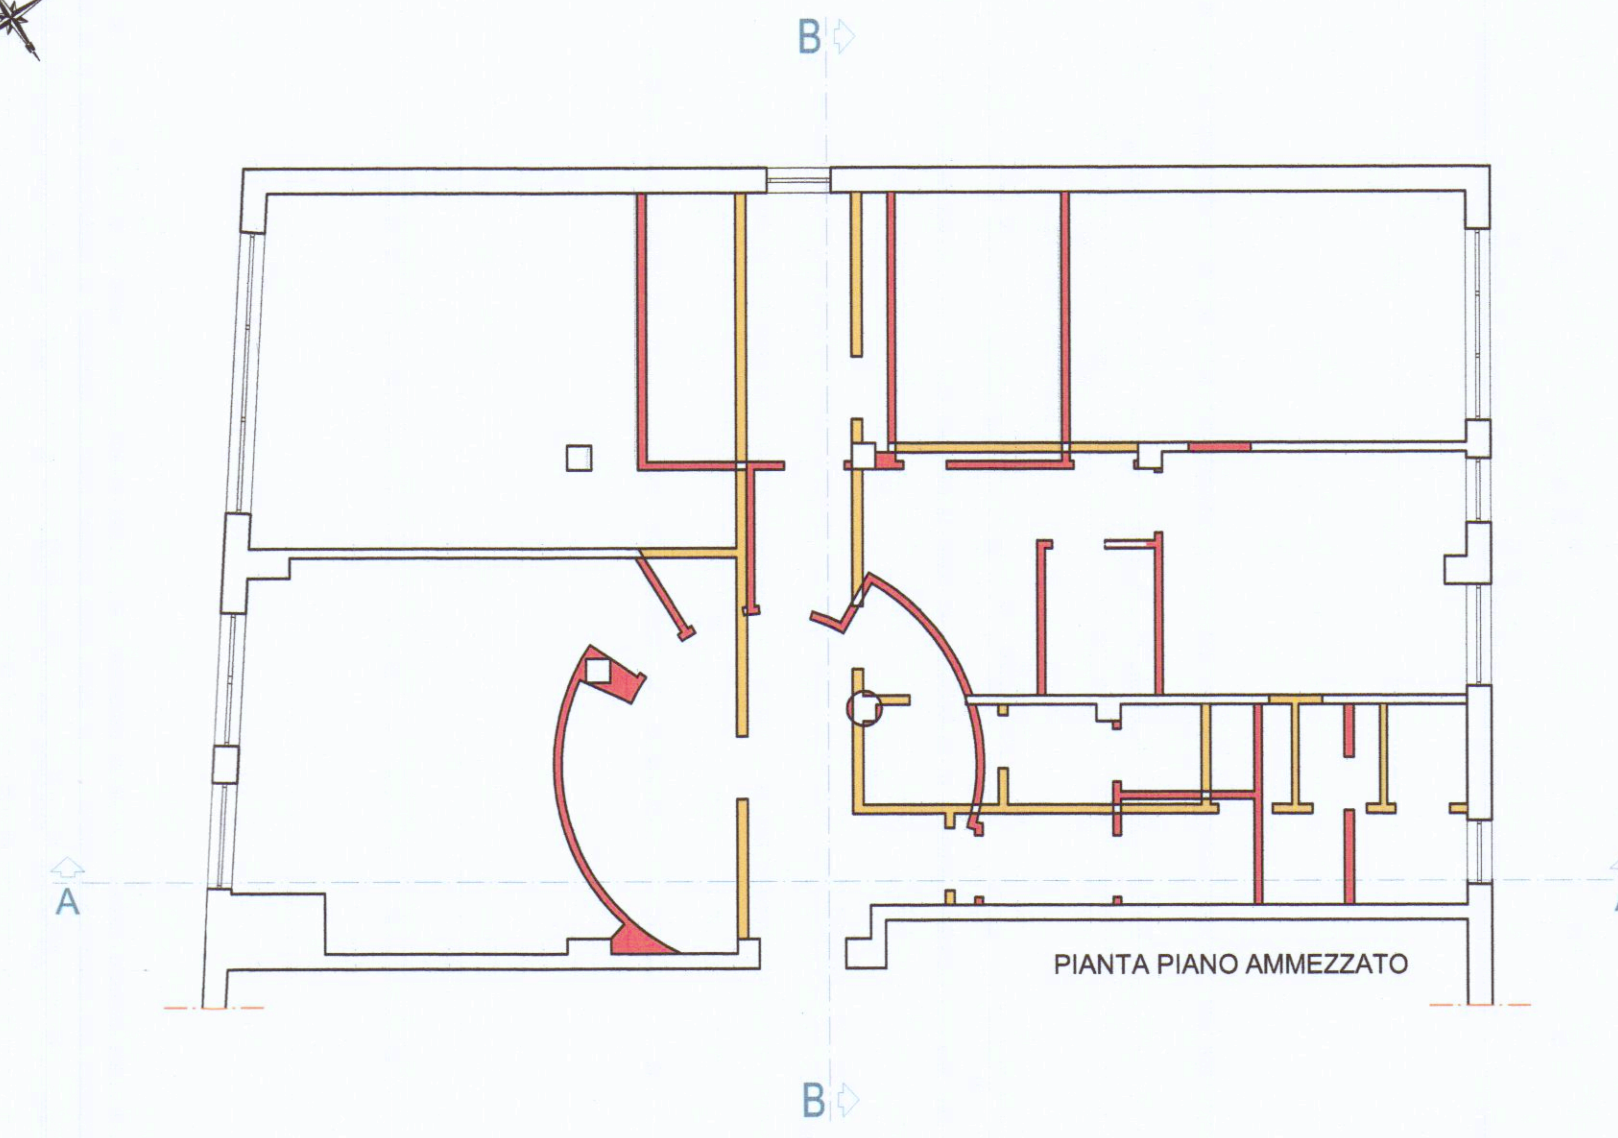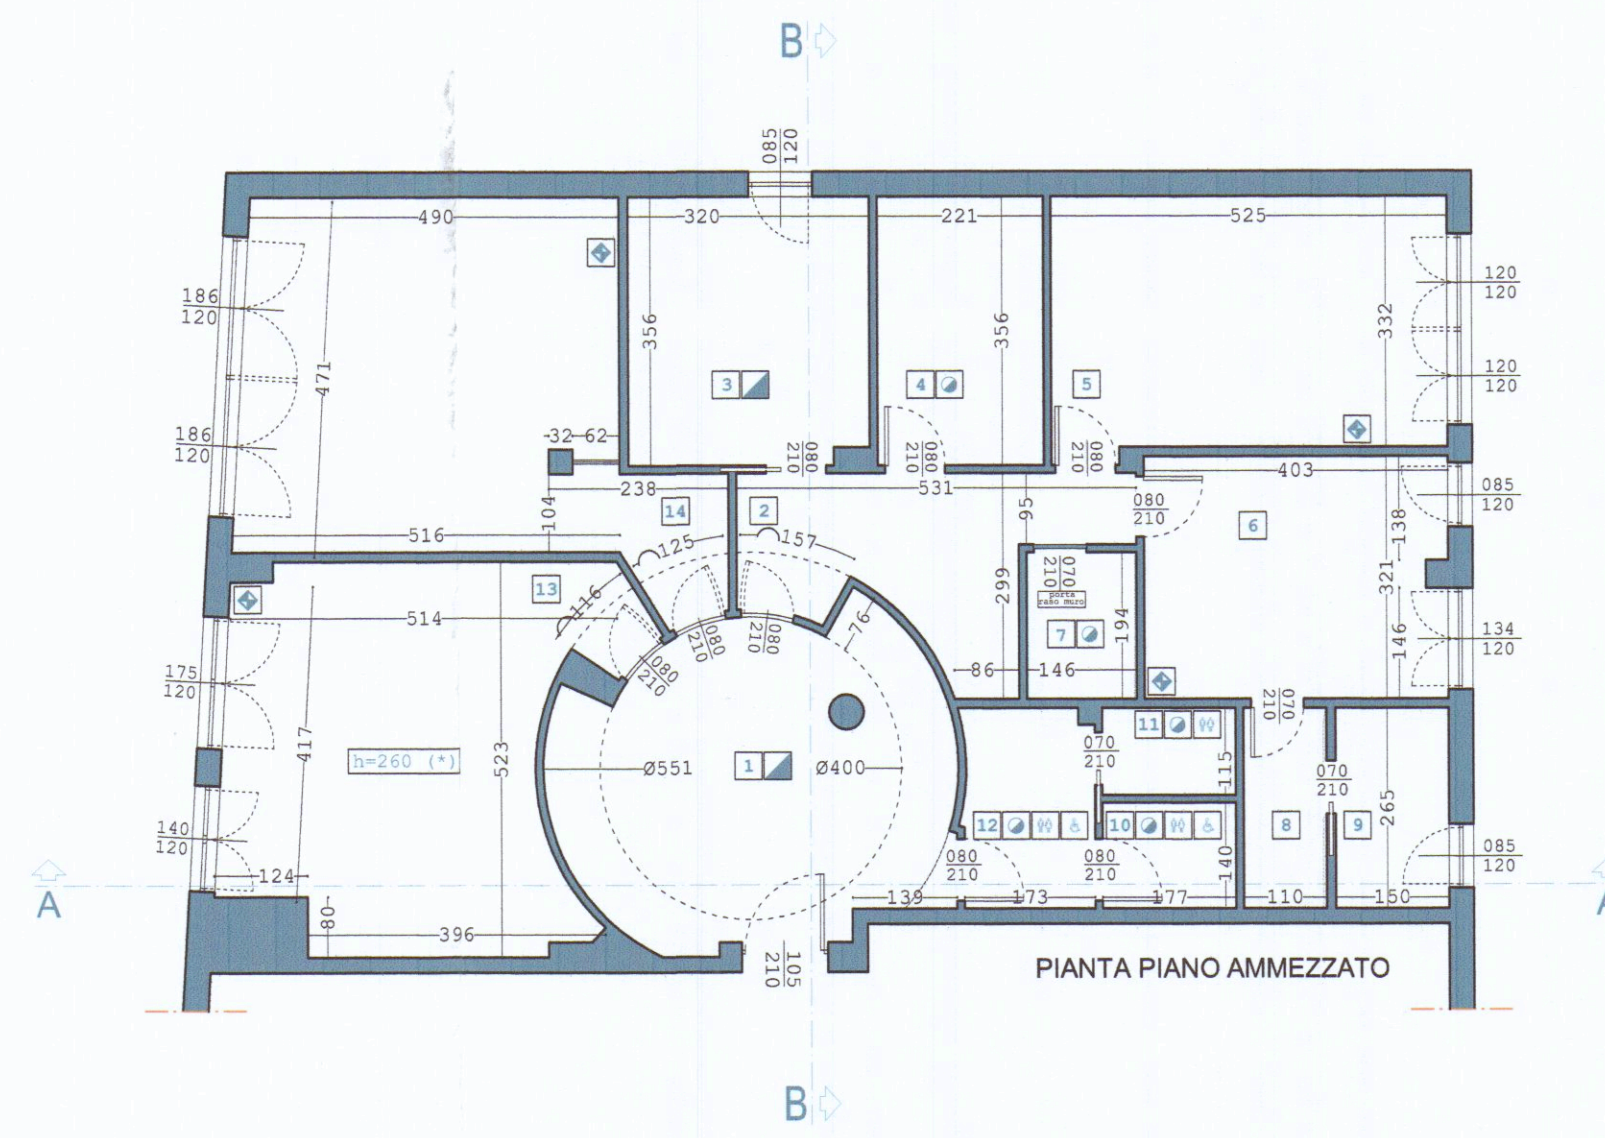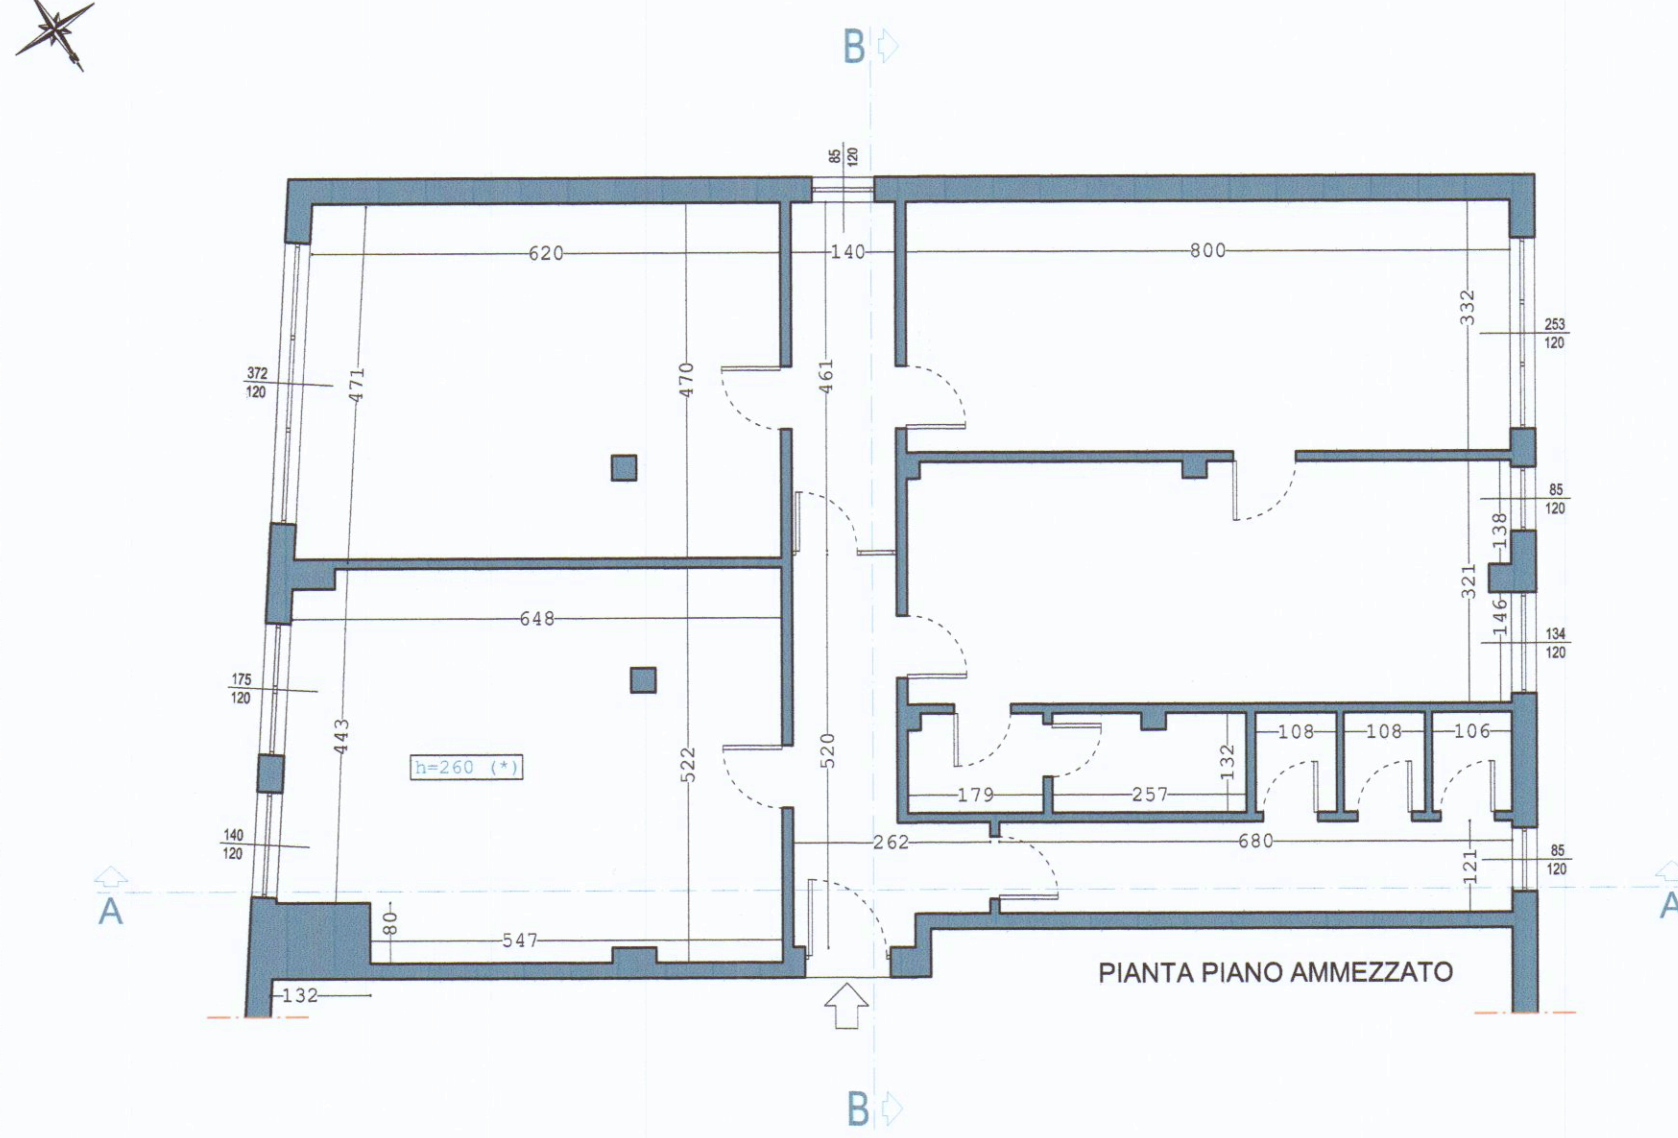


SEZIONE A-A

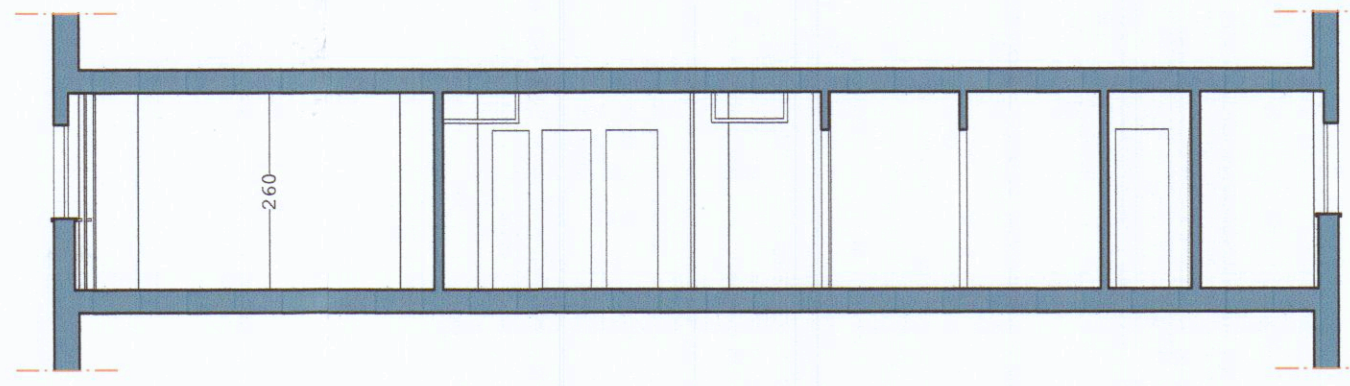


SEZIONE A-A

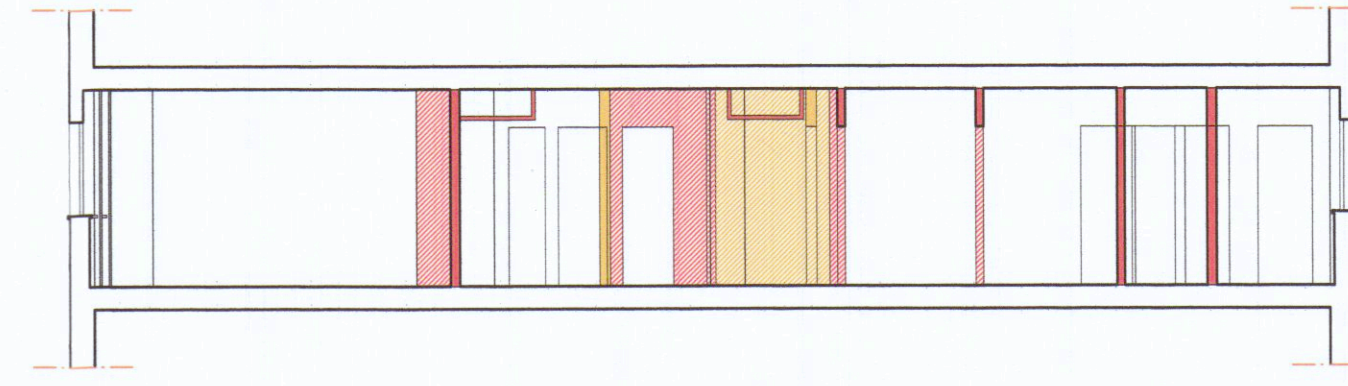


SEZIONE A-A

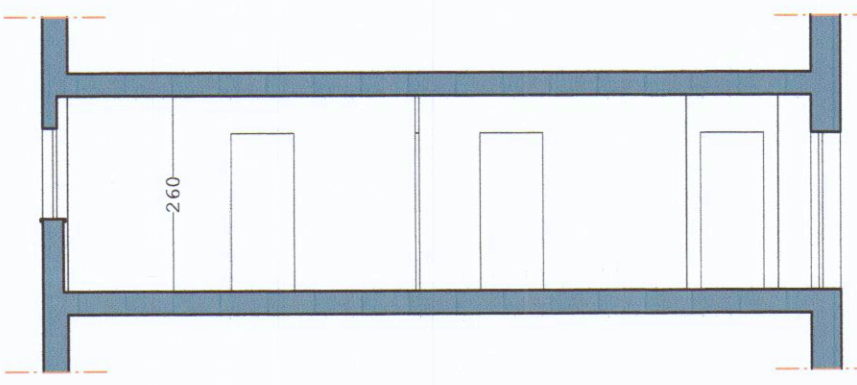

SEZIONE B-B

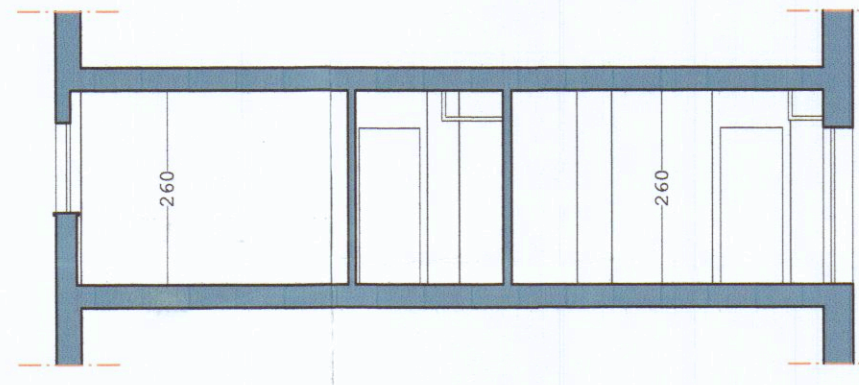

SEZIONE B-B

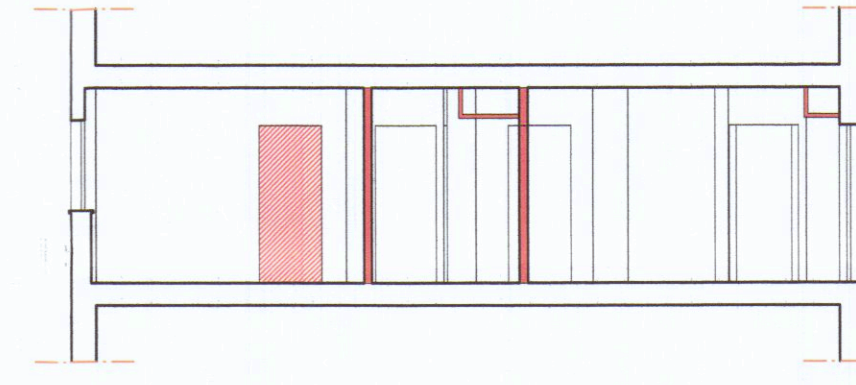

SEZIONE B-B

Planimetria - Punti di ripresa fotografica

Scala 1:300



FOTO 1



FOTO 2



FOTO 3



FOTO 4

VANO		Superficie	Altezza	Volume virtuale calcolato con h=270 cm (v)	s.a.i.	Superficie richiesta (v+h)+2,60	Superficie illuminante di progetto	Superficie areante di progetto
1	SALA D'ATTESA	20.48 mq	260 (*)	55.30 mq	1/8	2.66 mq	Illuminazione artificiale	Impianto ricircolo aria
2	DISIMPEGNO	11.68 mq		31.54 mq	N.R.	Nulla	Illuminazione artificiale	
3	ARCHIVIO	11.30 mq		30.51 mq	1/8	1.47 mq	1.02 mq + illuminazione artificiale	1.02 mq + impianto ricircolo aria
4	MAGAZZINO	7.90 mq		21.33 mq	N.R.	Nulla	Illuminazione artificiale	Aerazione forzata
5	STUDIO MEDICO	17.65 mq		47.65 mq	1/8	2.29 mq	2.88 mq	2.88
6	STUDIO MEDICO	12.90 mq		34.83 mq	1/8	1.67 mq	2.62 mq	2.62
7	VANO TECNICO	2.83 mq		7.64 mq	N.R.	Nulla	Illuminazione artificiale	
8	ANTIBAGNO	2.91 mq		7.86 mq	N.R.	Nulla	Illuminazione artificiale	Aspirazi forzata
9	BAGNO	3.97 mq		10.72 mq	1/12	0.34 mq	1.02 mq	1.02
10	BAGNO	2.47 mq		6.67 mq	1/12	0.21 mq	Illuminazione artificiale	Aspirazi forzata
11	BAGNO	2.03 mq		5.48 mq	1/12	0.18 mq	Illuminazione artificiale	Aspirazi forzata
12	ANTIBAGNO	4.70 mq		12.69 mq	N.R.	Nulla	Illuminazione artificiale	Aspirazi forzata
13	STUDIO / UFFICIO	23.55 mq		63.58 mq	1/8	3.06 mq	3.78 mq	3.78
14	STUDIO / UFFICIO	26.20 mq		70.74 mq	1/8	3.41 mq	4.46 mq	4.46
🔧	Aspirazione forzata			(*) Altezza interna autorizzata nella Licenza Edilizia n. 258 del 30 agosto 1968 e successive varianti; l'opera è stata dichiarata conforme con verbale di chiusura lavori del 9 settembre 1971.				
🌬️	Impianto ricircolo aria come da progetto allegato							
🌿	Lavandino							

REGIONE TOSCANA
COMUNE DI CARRARA
PROVINCIA DI MASSA CARRARA

Allegati grafici alla comunicazione interventi di
ATTIVITA' EDILIZIA LIBERA
ai sensi dell'articolo 136 - comma 2 - lettera a - Legge Regionale Toscana 10 novembre 2014 - n. 65

PROGETTO: Diversa distribuzione degli spazi interni
UBICAZIONE: Via Giovan Pietro, 17 - Avenza Carrara (MS)
RIFERIMENTI: N.C.E.U. - Foglio 81 - Particella 215 - Subalterno 3 - 4 - 5 - 6

TAVOLA

ELABORATI: Pianta piano ammezzato - Sezioni A-A e B-B
Estratto di Mappa Catastale
Estratto di C.T.R. e R.U.

SCALA 1:100
SCALA 1:1000
SCALA 1:2000

PROGETTISTA: arch. Lorenzo Bernardini
COMMITTENTI: Alberto Perutelli - Franca Cricca

via Domenico Scagnoli 13 54033 Carrara (MS) tel. +39 0585 026252-62 fax. +39 0585 026252

via XX settembre 200 54033 Carrara (MS)

no.made
architecture

I Commitenti: *Atetini* *Graves Lucca*

Il progettista: *Lorenzo Bernardini*