

29 AGO. 2018
CARRARA
COMUNE DI CARRARA

Progetto dell'Impianto elettrico ai sensi del
Decreto 22 Gennaio 2008 n°37 - art. 5

Proprietà: **MARY ROSE SPA**
Sede: Viale Zaccagna
Avenza - Carrara (MS)

TAV. **2** **STATO DI PROGETTO**
Schema Impianto Elettrico
Piano Primo

Oggetto: Schema Impianto elettrico con posizioni Luci e F.M. del
Piano Primo

Studio Tecnico
Ing. Nicola Tonacci
Via Nerino Garbuio n°113/P 54038 Montignoso (MS)

ORDINE DEGLI INGEGNERI
DELLA PROVINCIA DI MASSA CARRARA
Dott. Nicola Tonacci
Elett. n° 666
Incarichi: attività ambientale ed edile
Ingegneria Industriale
Ingegneria dell'Informazione


SCALA **1:100**

DATA: Agosto 2012

I DISEGNI E LE SPECIFICAZIONI, COME DOCUMENTI DELLA PRESTAZIONE PROFESSIONALE, SONO E DOVRANNO RIMANERE DI PROPRIETÀ DELL'INGEGNERE NON DOVRANNO ESSERE USATI IN ALTRI PROGETTI O SVILUPPI DI QUESTO PROGETTO, SALVO IL CASO DI CONSENSO SCRITTO DA PARTE DELL'INGEGNERE.


LEGENDA DEI SIMBOLI USATI

Simbolo	Descrizione
	simbolo generale per Interruttore unipolare - Deviato o invertito
	Preso 2P+T 10/16 A
	Preso 2P+T 10/16 A tipo Schuko
	Apparecchio illuminante di emergenza
	Preso Telefonica o Dati
	Punta per aspiratore da bagno
	Faretto alogeno
	Lampioncini esterni
	Punta luce a parete
	Apparecchio illuminante di tipo al neon 4x18W
	Faretti incassati a soffitto
	Allaccio Fancoil
	Apparecchio illuminante di tipo neon
	Preso 2P+T 16 A 230V tipo CEE, protette da fusibili
	Preso 2P+T 16 A 230V tipo CEE o Presa 3P+N+T 16 A 400V tipo CEE
	Pulsante unipolare a tirante
	Quadro elettrico (simbolo generale)
G.P.1	Gruppo Prese CEE17 Interbloccate con fusibili Costituito da: n°2 Prese 2P+T 16A 230V tipo CEE IP66 n°2 Prese 3P+N+T 16A 400V tipo CEE IP66
G.P.2	Gruppo Prese CEE17 Interbloccate con fusibili Costituito da: n°2 Prese 2P+T 16A 230V tipo CEE IP66 n°1 Presa 3P+N+T 16A 400V tipo CEE IP66
G.P.3	Gruppo Prese CEE17 Interbloccate con fusibili Costituito da: n°1 Presa 2P+T 16A 230V tipo CEE IP66 n°1 Presa 3P+N+T 16A 400V tipo CEE IP66
	Quadro elettrico IP65 (con interruttore per il filtro della saldatrice)
	Blindosbarra

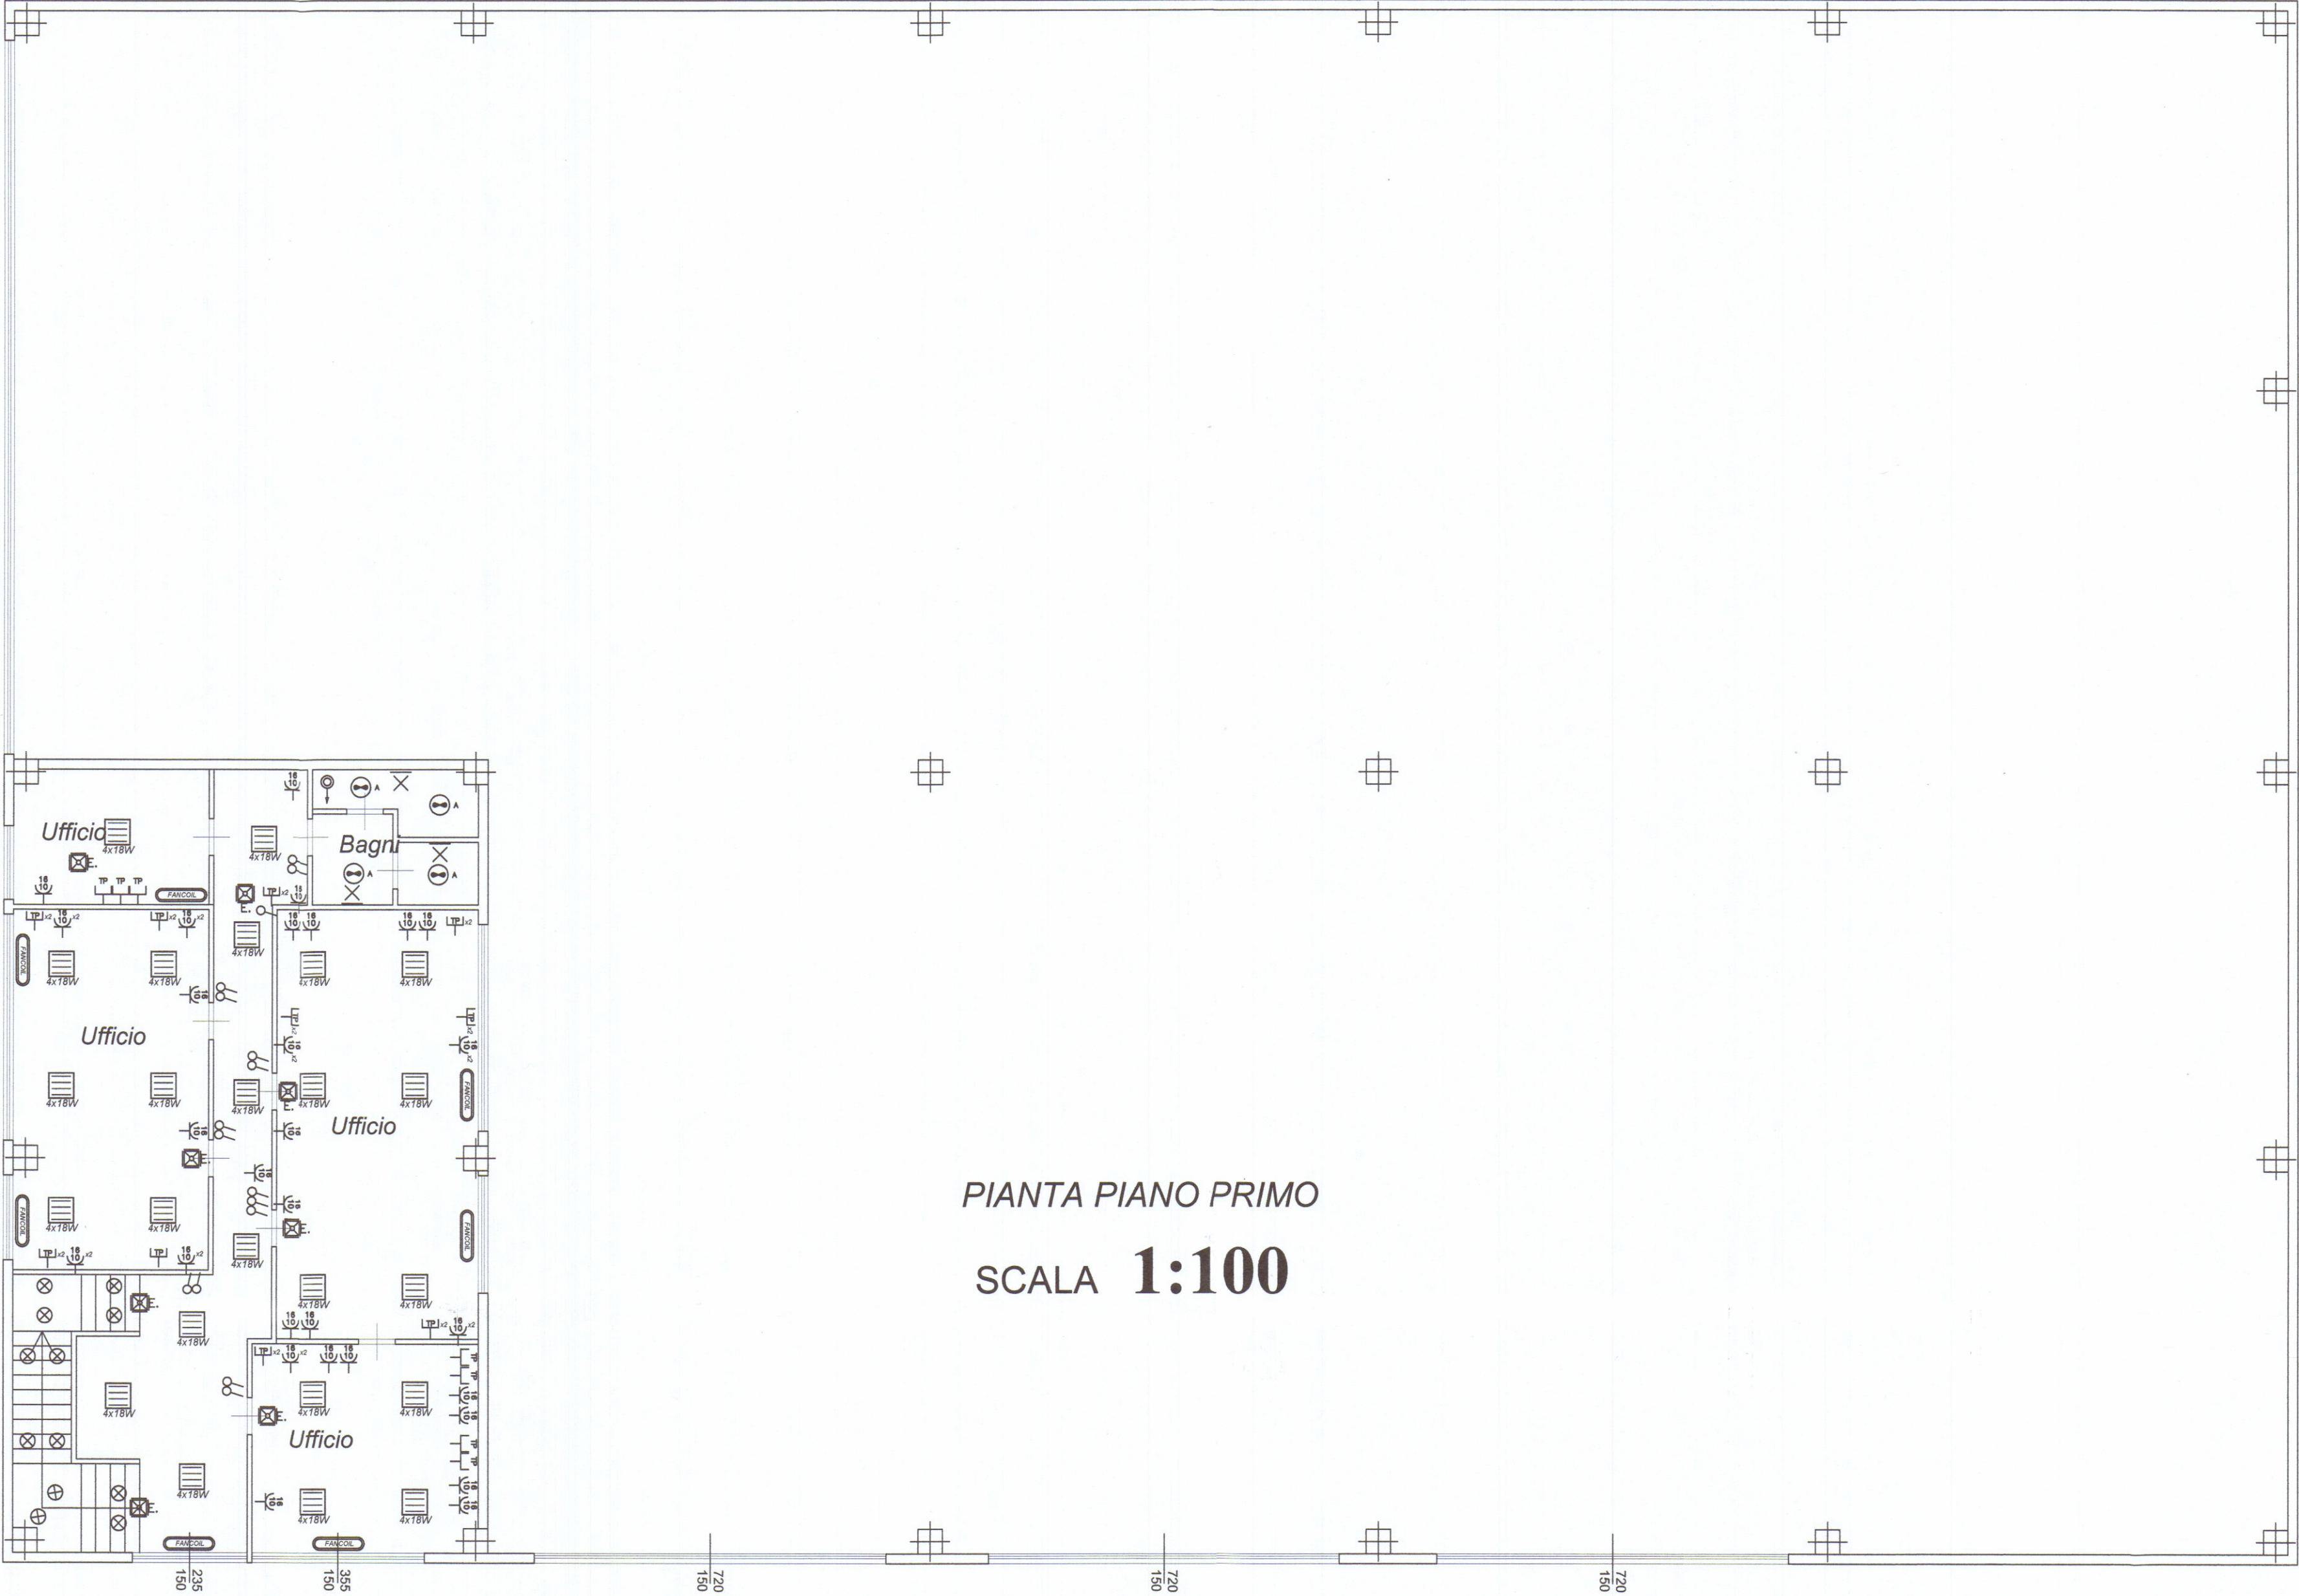

PIANTA PIANO PRIMO

SCALA **1:100**

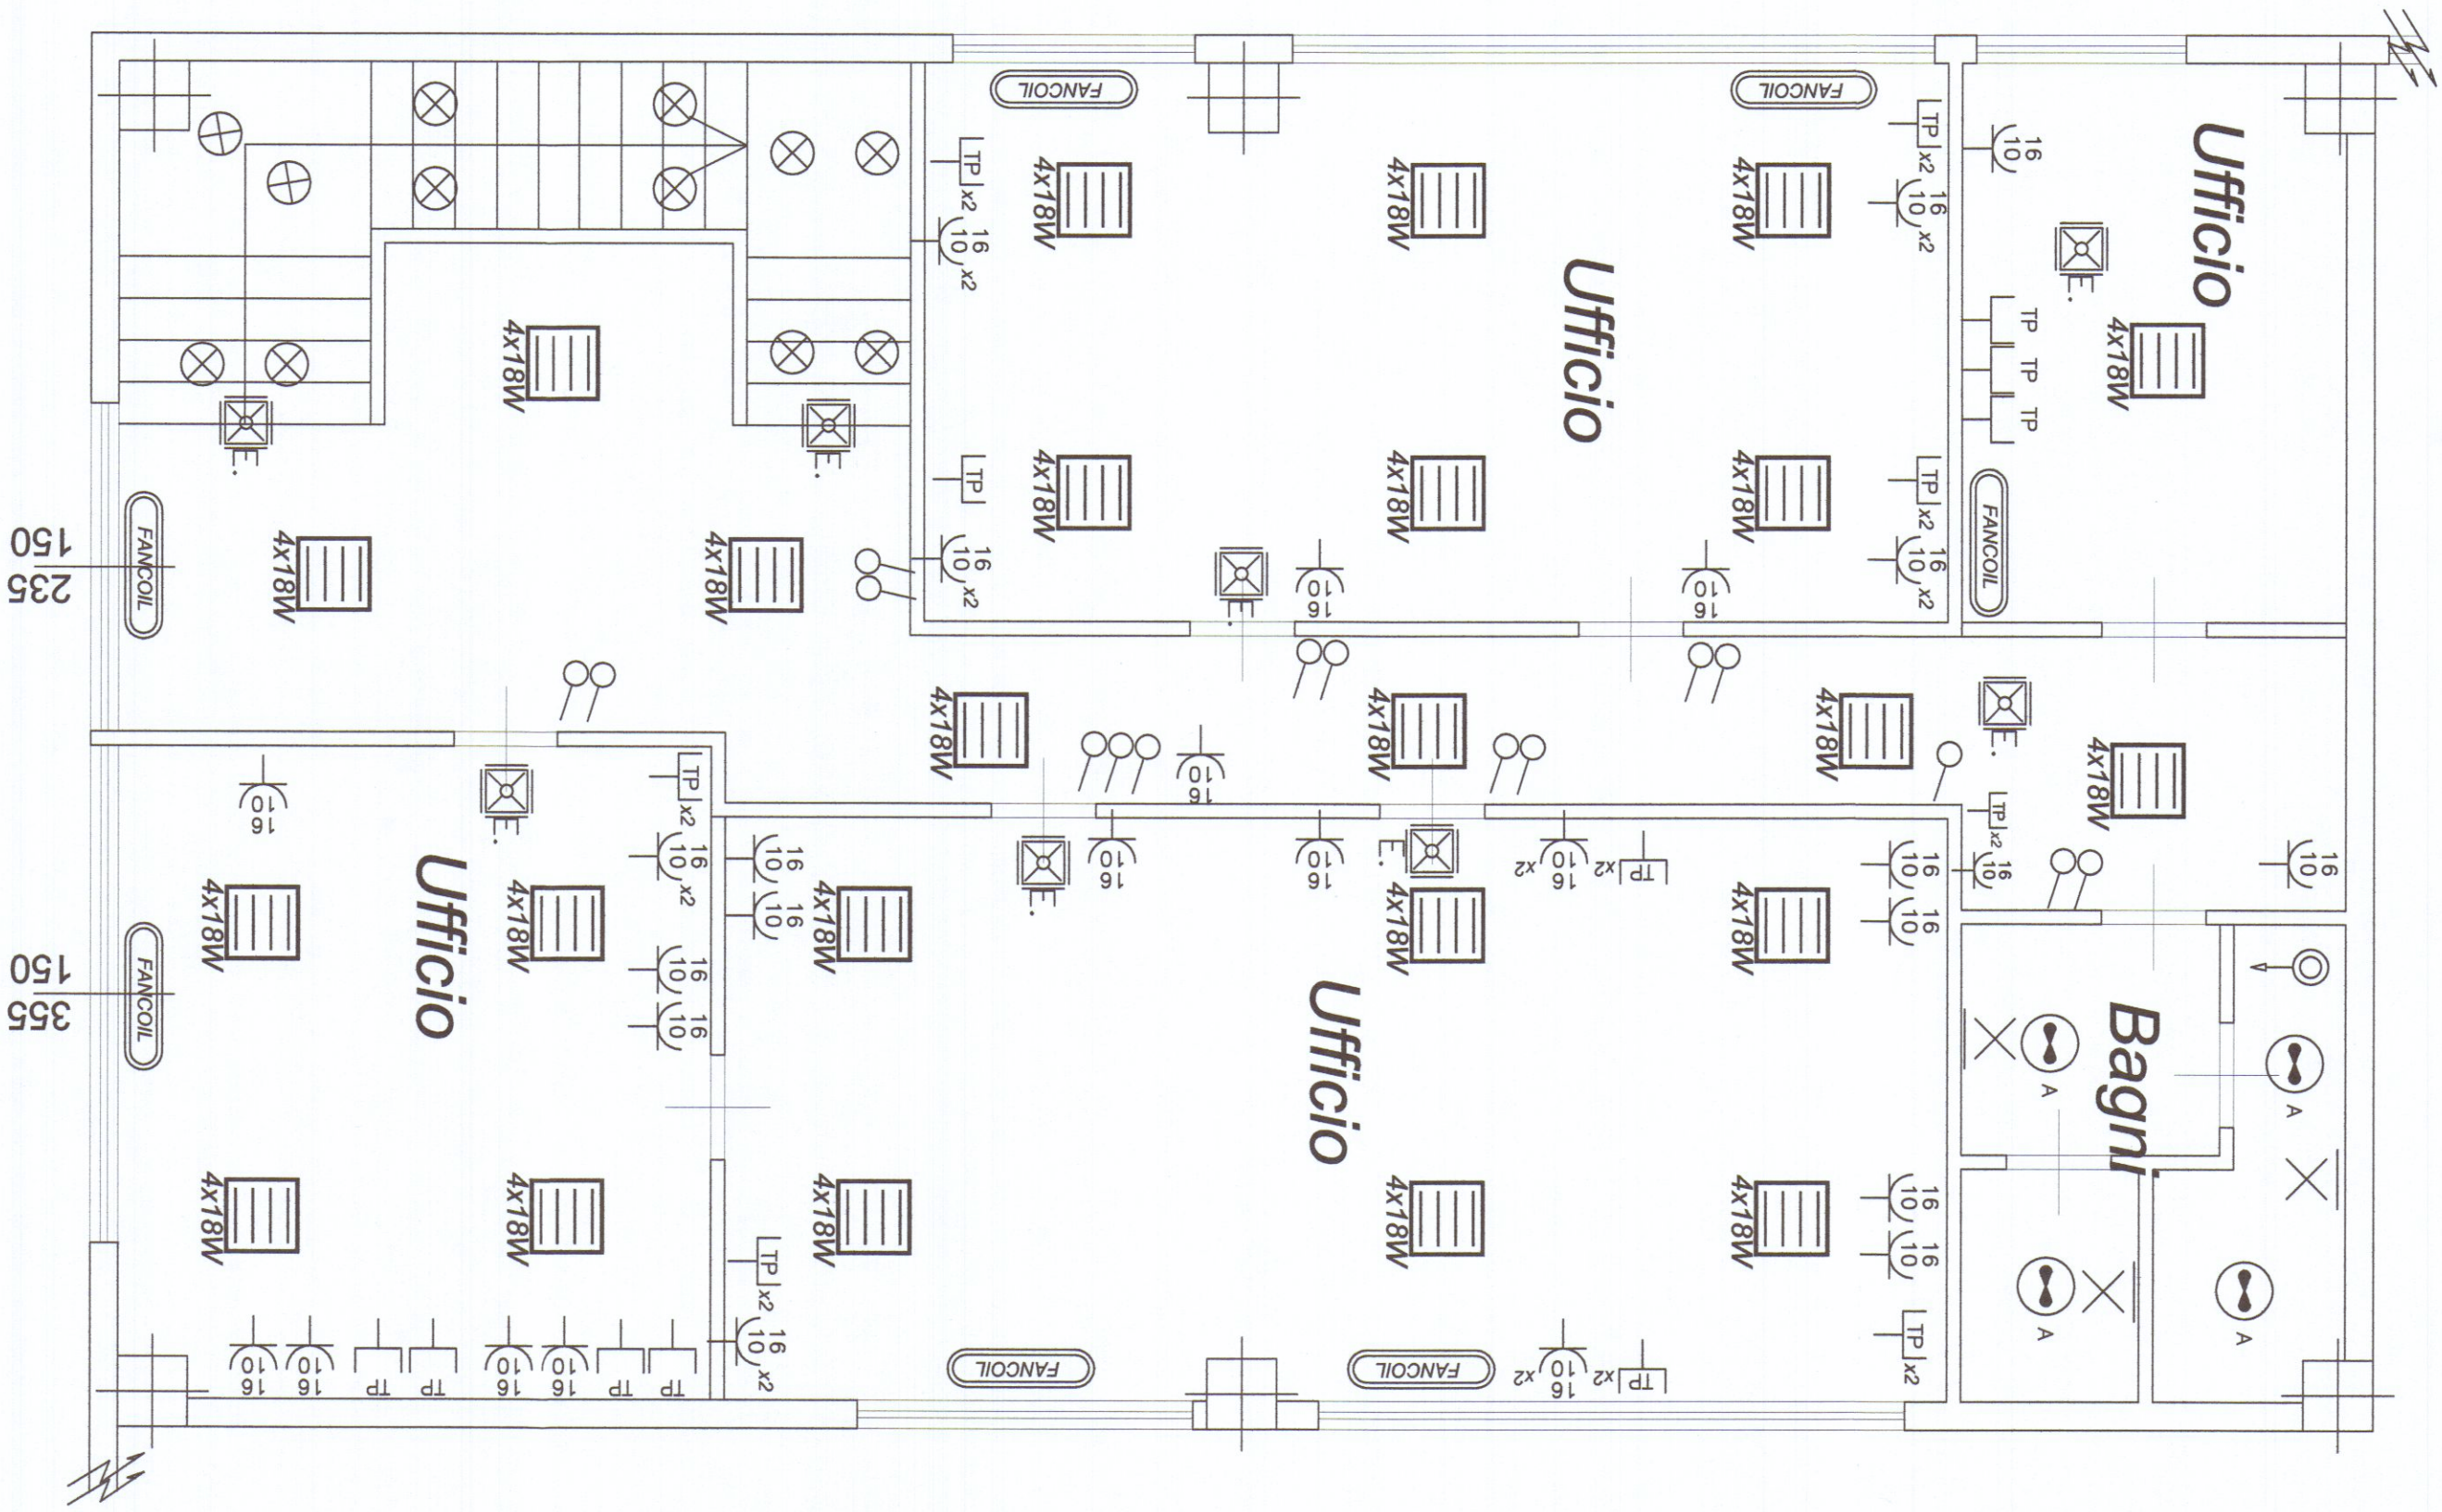

SCALA **1:50**