

AERAZ. N° 5 GRIGLIE 1X(1X3.60) 3.60 MQ - 1X(2.15X1.90) 4.10 MQ
 3X(0.60X2.00) 3.60 MQ - TOT. 11.30 MQ
 AERAZ. RAMPA 1X(5.5X2.1) 11.5 MQ
 AERAZ. FILO SOLAIO LATO MASSA

8X(2.8X0.3) 8.72 MQ
 2X(2.55X0.3) 1.53 MQ
 1X(3.0X0.3) 0.9 MQ
 1X(2.5X0.3) 0.75 MQ
 1X(2.85X0.3) 0.86 MQ
 1X(1.95X0.3) 0.6 MQ
 1X(2.1X0.3) 0.63 MQ
 TOT. 12 MQ


TOTALE AERAZIONI 34.80 MQ.

SUP. NETTA 846 mq
 aeraz. da calcolo 1/25 - 33.84 mq
 aeraz. esistente 34.00 mq

TOTALE LUNGHEZZA CORSIA DI MANOVRA 112.3 m.
 TOT. CORSIA CON LARGHEZZA NON INFERIORE A
 5 m. = 58.4 m. "52%".
 TOT. CORSIA CON LARGHEZZA INFERIORE A
 5 m. = 53.9 m. "48%".



PARTICOLARE AERAZIONE CANTINE

PARTICOLARE "Y"

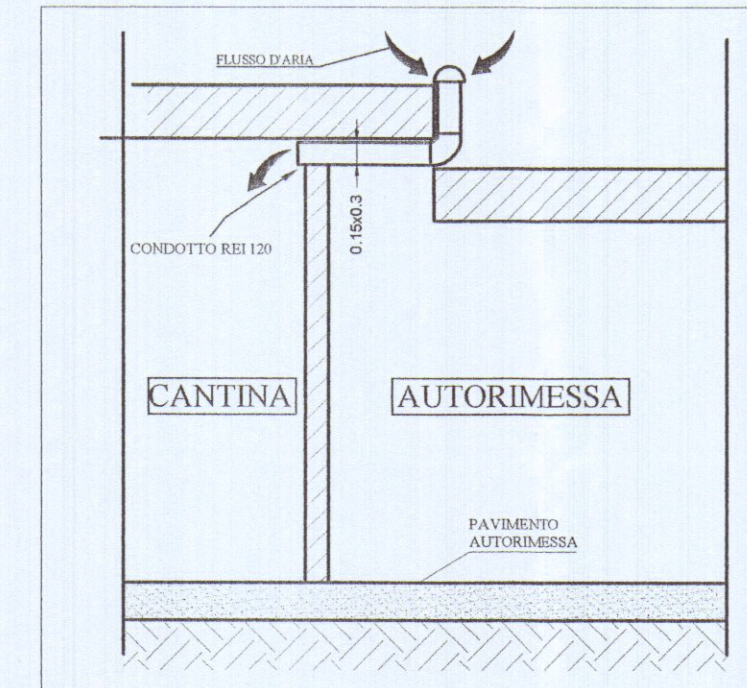


PARTICOLARE AERAZIONE AUTORIMESSA

PARTICOLARE "X"

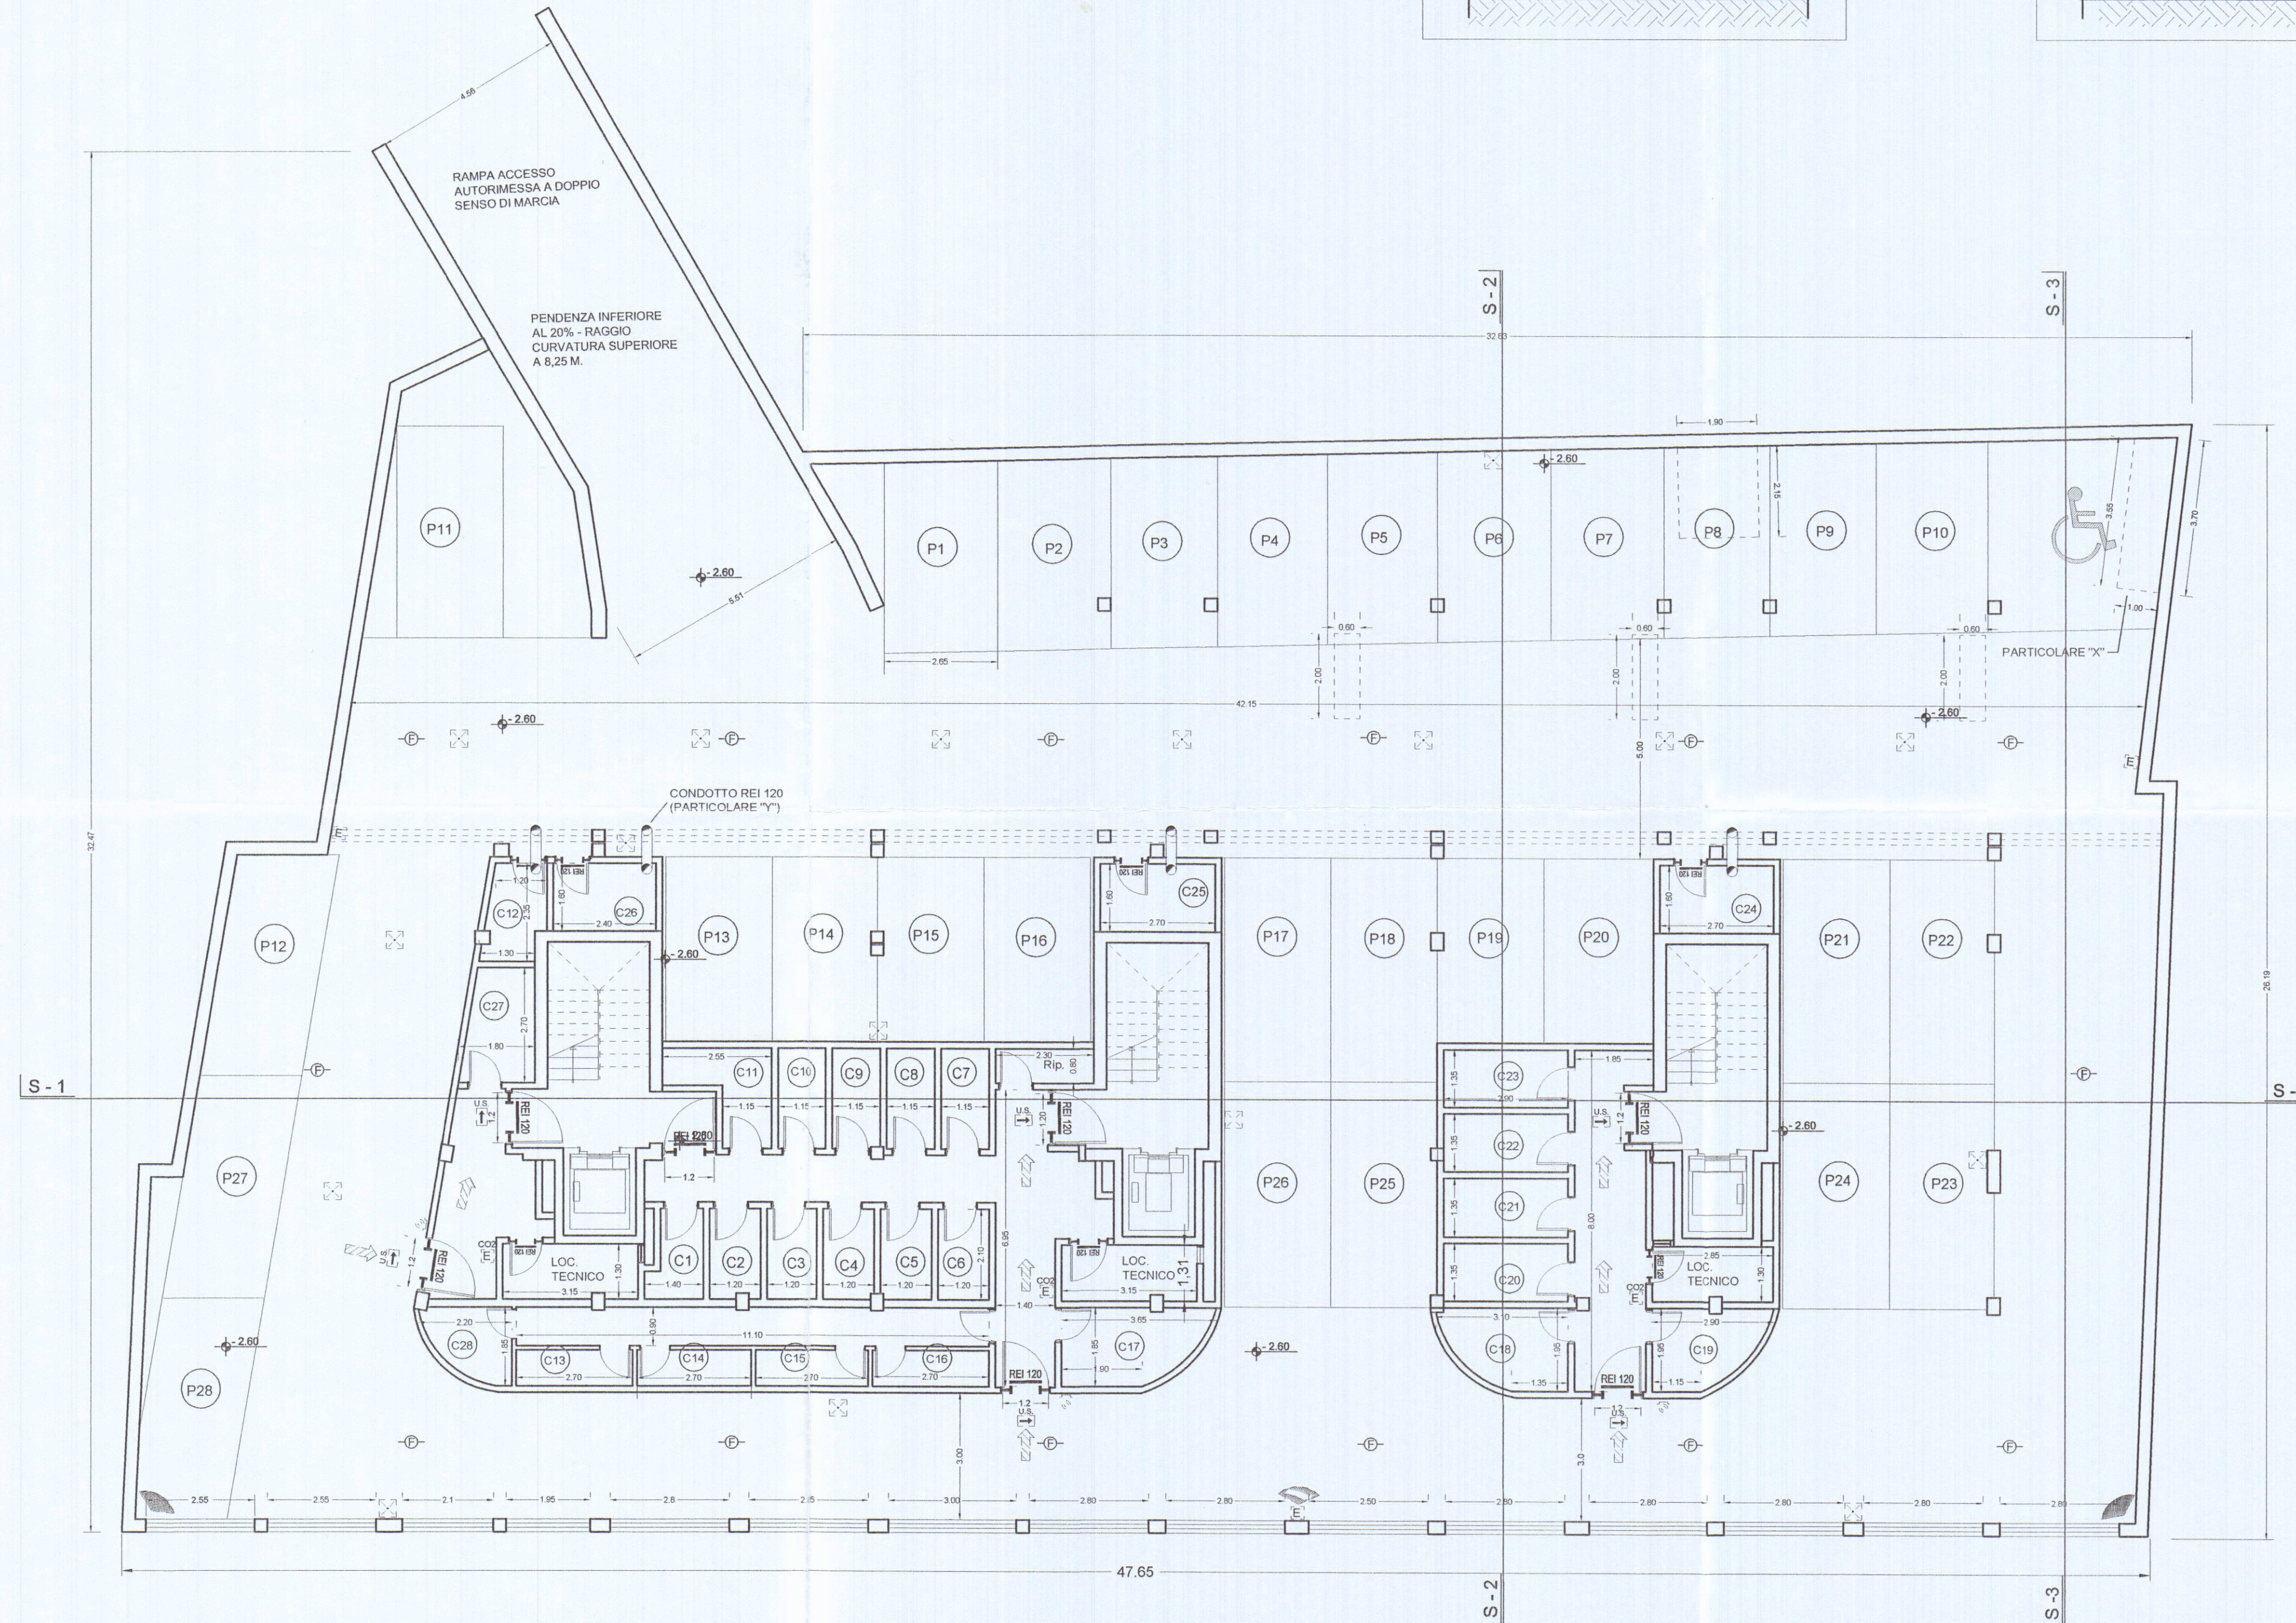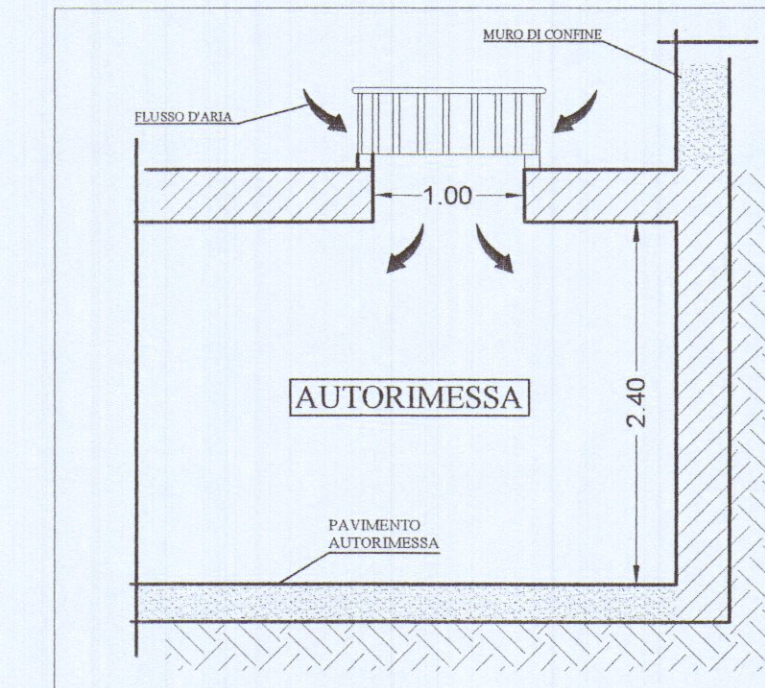

	RIVELATORE D'INCENDIO
	RIVELATORE DI FUMO
	SPECCHIO PARABOLICO
	CENTRALINA RIVELAZIONE FUMI
	SIRENA BIPONALE ALLARME INCENDIO
	NASPO DN20 (35min)
	IDRANTE UNI 45 (120 litri)
	ATTACCO PER MOTOPOMPA V.V.F. UNITO
	PULSANTE SOTTOVETRO ALLARME INCENDIO
	ESTINTORE PORTATILE
	LUCE D'EMERGENZA
	SEZION. SOTTOVETRO PER INTERRUZZ. ALIMENT. ELETTRICA C.T.
	ILLUMINAZIONE DI SICUREZZA "USCITA D'EMERGENZA"
	PORTA CON MANIGLIONE ANTIPANICO
	PERCORSO DI USCITA VERSO IL BASSO
	PERCORSO DI USCITA ORIZZONTALE
	PERCORSO DI USCITA VERSO L'ALTO
	QUADRO ELETTRICO
	VALVOLA D'INTERCETTAZIONE COMANDATA
	VALVOLA D'INTERCETTAZIONE
	VALVOLA DI NON RITORNO
	PORTA TAGLIAFUOCO REI ...
	MAGNETE ASSERVITO A RIVELAZIONE FUMI
	CITOFONO
	IDRANTE SOPRASUOLO
	CANNA FUMARIA CENTRALE TERMICA
	SGANCIAZIONE ELETTRICO
	MAGNETINO DI AUTOCHIUSURA PORTA
	PULSANTE SOTTOVETRO PER SGANCIO ELETTRICO GENERALE
	TUBAZIONE INTERRATA
	CONTATTORE ENEL + SGANCIO ELETTRICO
	GRUPPO DI MISURA GAS METANO E INTERCETTATORE GENERALE
	ASCENSORE (non utilizzare ascensore in caso d'incendio)
	COMPARTIMENTAZIONE REI 120

Ingegnere VINCENZO COPPOLA
 Via Massa Avenza 283 54100
 Massa (MS)
 Tel. 0585/855878

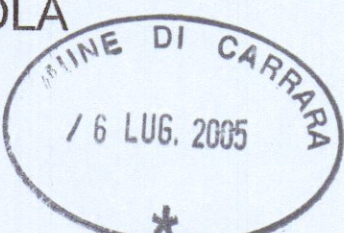

VARIANTE IN CORSO
 D'OPERA

complesso residenziale
 "i loggiati"

via Dell'amico
 Carrara

APPROVATO

STATO MODIFICATO

scala
 1 : 100

PIANTA PIANO GARAGES


TAVOLA N.
1B

Il Committente:

RESIDENZA PARADISO srl
 L'Amministratore Unico
 GIUSEPPE COPPOLA

COMUNE DI CARRARA
 SETTORE URBANISTICA

VARIANTE N° 1
 Approvata nel Piano Urbanistico Comunale
 Indicata nel progetto di costruzione
 n° 12/02

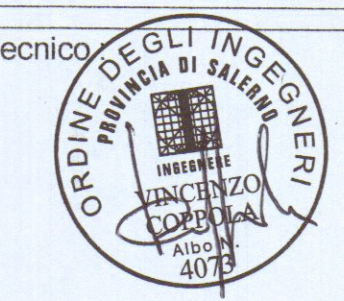

Vidimazioni comunali

dal Nucleo Verificatore del
 Il Responsabile del Procedimento
 (Per C.A. Incontro)