


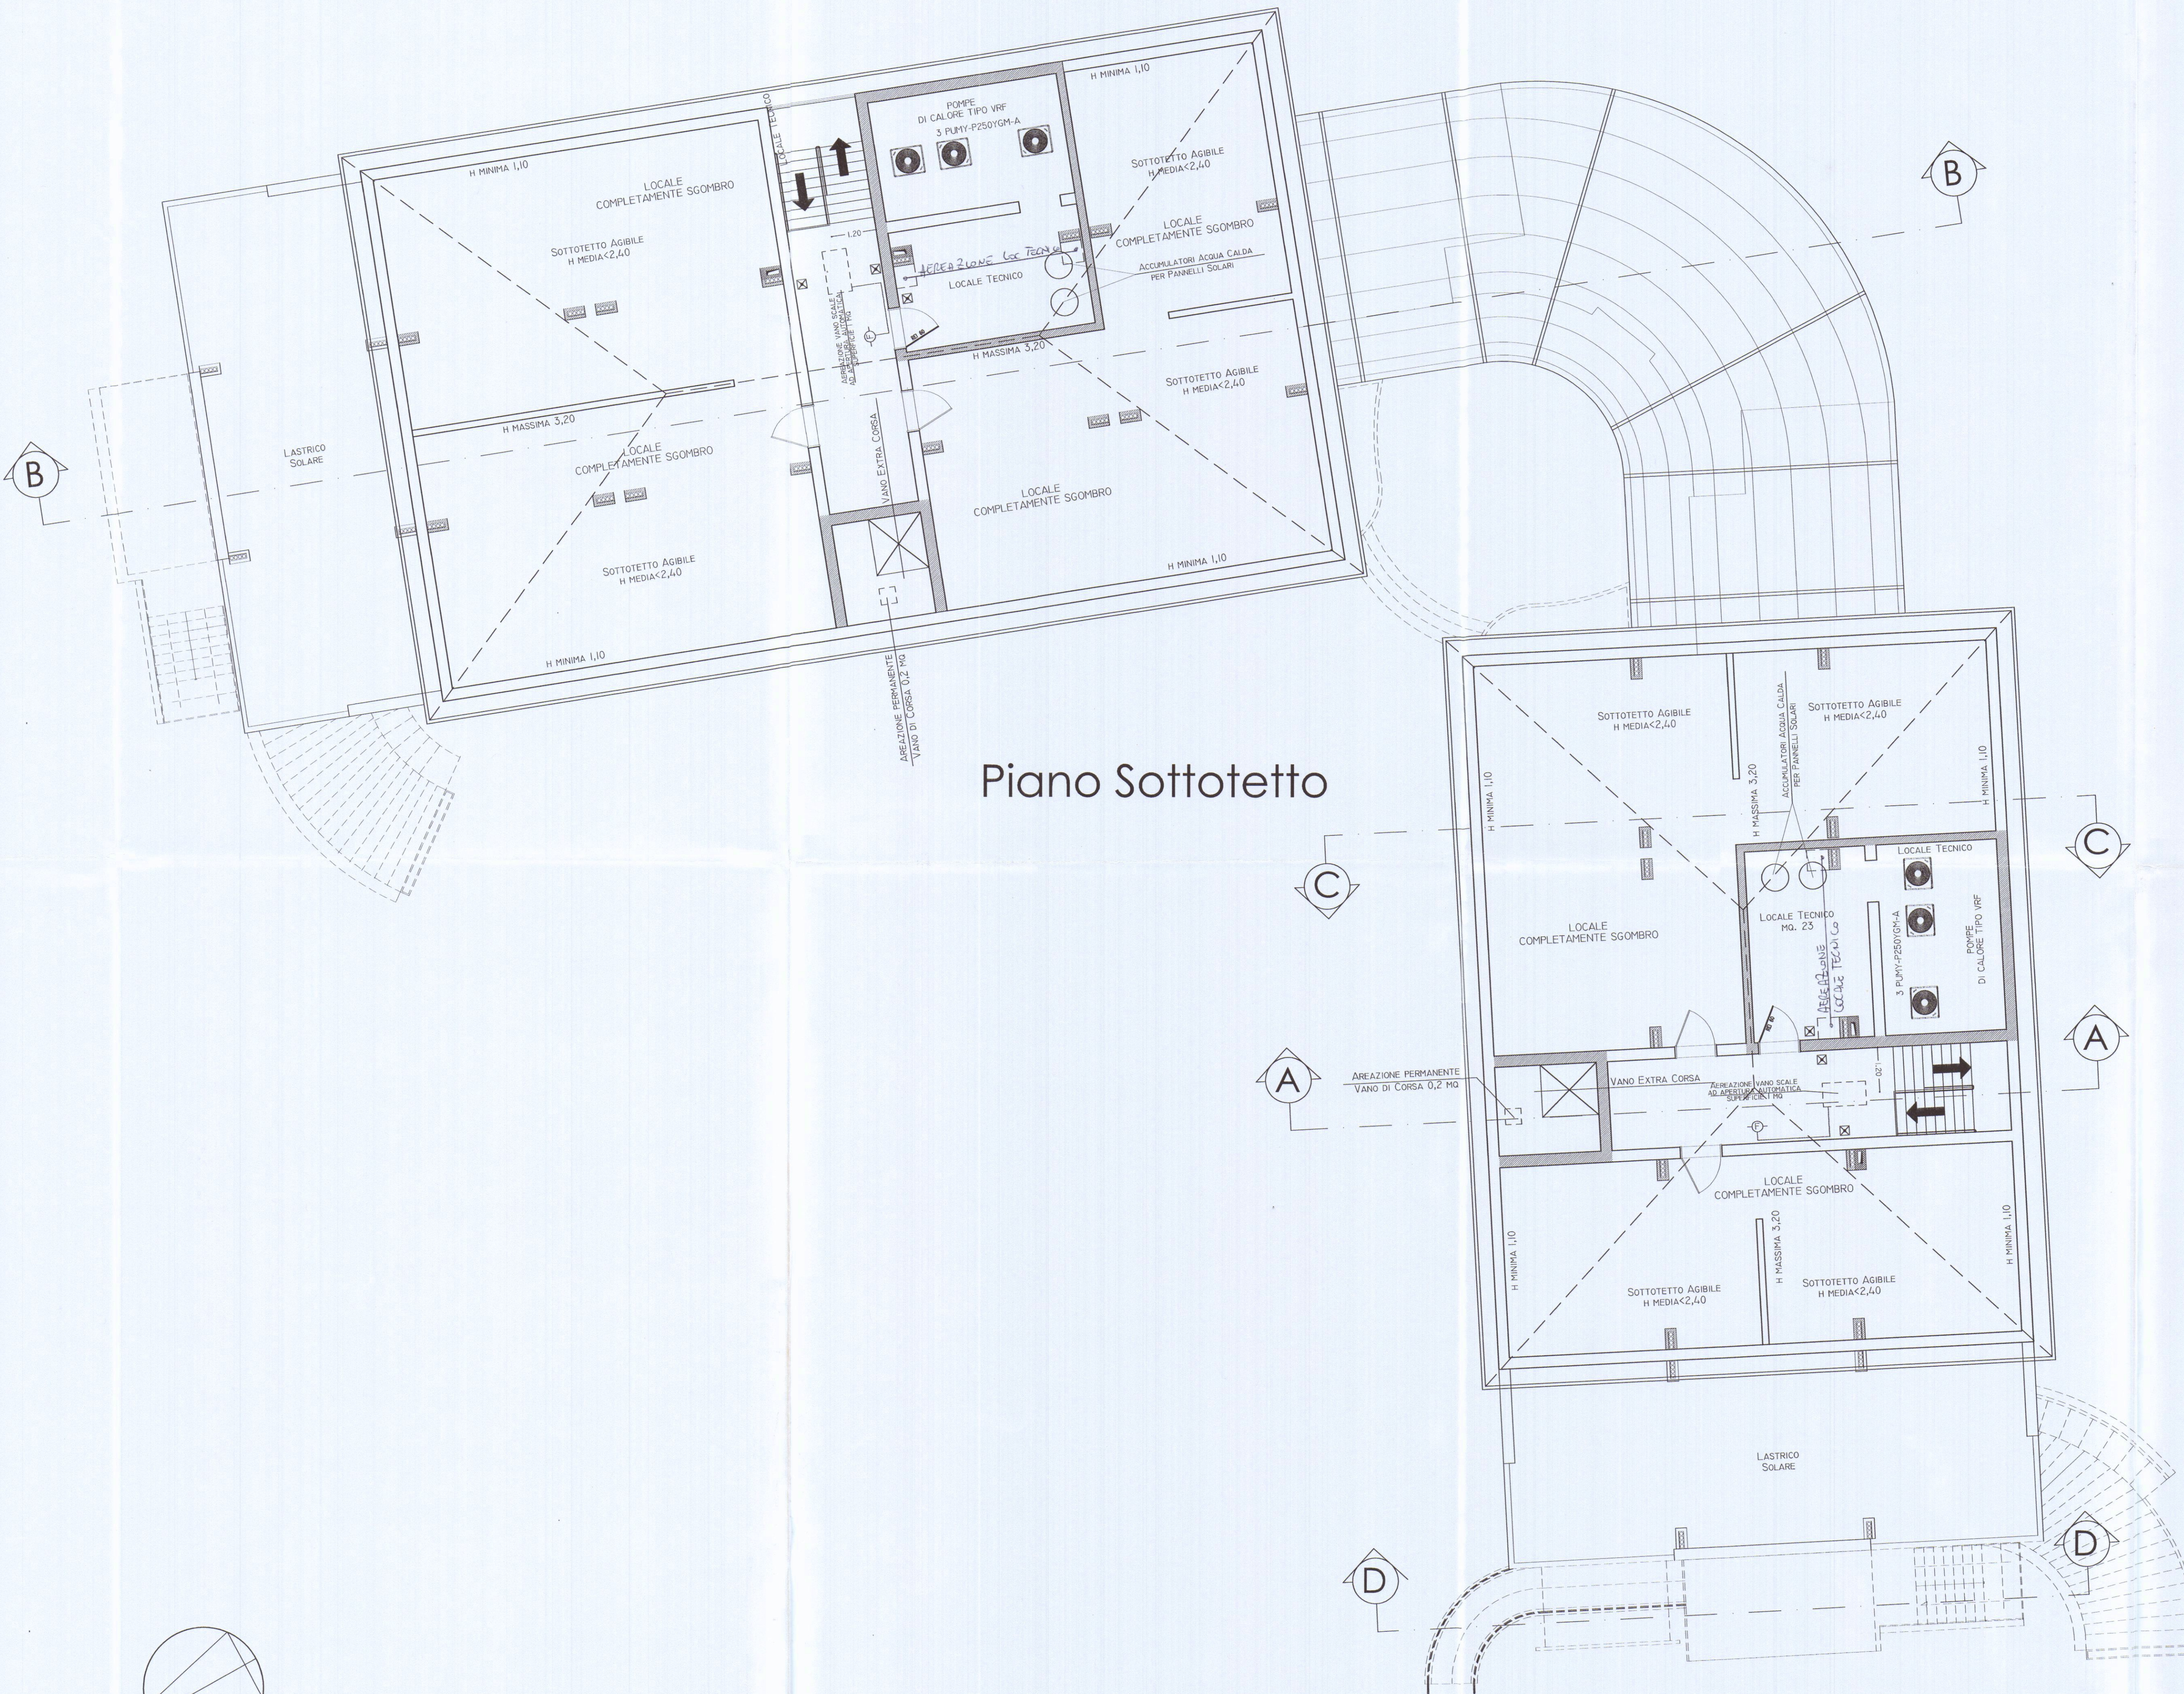

Piano Sottotetto

LEGENDA SIMBOLI	
	USCITA DI SICUREZZA ORIZZONTALE
	USCITA DI SICUREZZA VERSO IL BASSO
	USCITA DI SICUREZZA VERSO L'ALTO
	LUCE DI EMERGENZA
	MANIGLIA ANTIPANICO
	PORTA REI 180
	PORTA REI 120
	PORTA REI 60
	PORTA RE 30
	PARETE REI 180
	PARETE REI 120
	PARETE REI 60
	PARETE REI 30
	SGANCIAZIONE DI EMERGENZA
	DIFFUSIONE SEGNALAZIONE ALLARME ACUSTICO
	ESTINTORE A POLVERE
	IDRANTE UNI 45
	ATTACCO MOTOPOMPA
	TUBAZIONE RETE ANTINCENDIO PROTETTA REI 180
	RIVELATORE DI FUMO

COMUNE DI CARRARA
20 SET. 2007

COMANDO PROVINCIALE VIGILI DEL FUOCO
MASSA CARRARA
VISTO nulla osta per l'esecuzione agli effetti
della prevenzione incendi, con le prescrizioni di
cui alla lettera N° 12319 del 23/10/2007
il SOSTITUTO DIRETTORE PROVINCIALE INCENDIO
(Geom. Antonio MIZZATO)

COMANDO PROVINCIALE VIGILI DEL FUOCO
MASSA CARRARA
09 OTT. 2007
Prot. N° 10336
PREV. N° 15082

ORDINE INGEGNERI
ING. MARCO MARCHI 213
MASSA - CARRARA

Gr. Br.

01	12/09/2007	Revisione generale	
Rev.	Data	Oggetto	Sigla
STUDIO DI INGEGNERIA ING. MARCO MARCHI Via V. Fiaschi, 61 – Loc. Avenza Tel. (0585) 55555 – 54031 CARRARA (MS)		PROGETTO PER LA REALIZZAZIONE DI RESIDENZA TURISTICO ALBERGHIERA MARINA DI CARRARA VIA BASSAGRANDE FOG. 87 MAPP.701 703	
RIFER.:		PREVENZIONE INCENDI PIANTA SOTTOTETTO	
DATA: 25-06-07			
SCALA: 1:100			
DIS. n° E0 100 301			
TAVOLA n° 5-A		Questo disegno è di nostra proprietà. A termini di Legge è vietato riprodurlo o renderlo disponibile a terzi senza la nostra autorizzazione scritta.	