


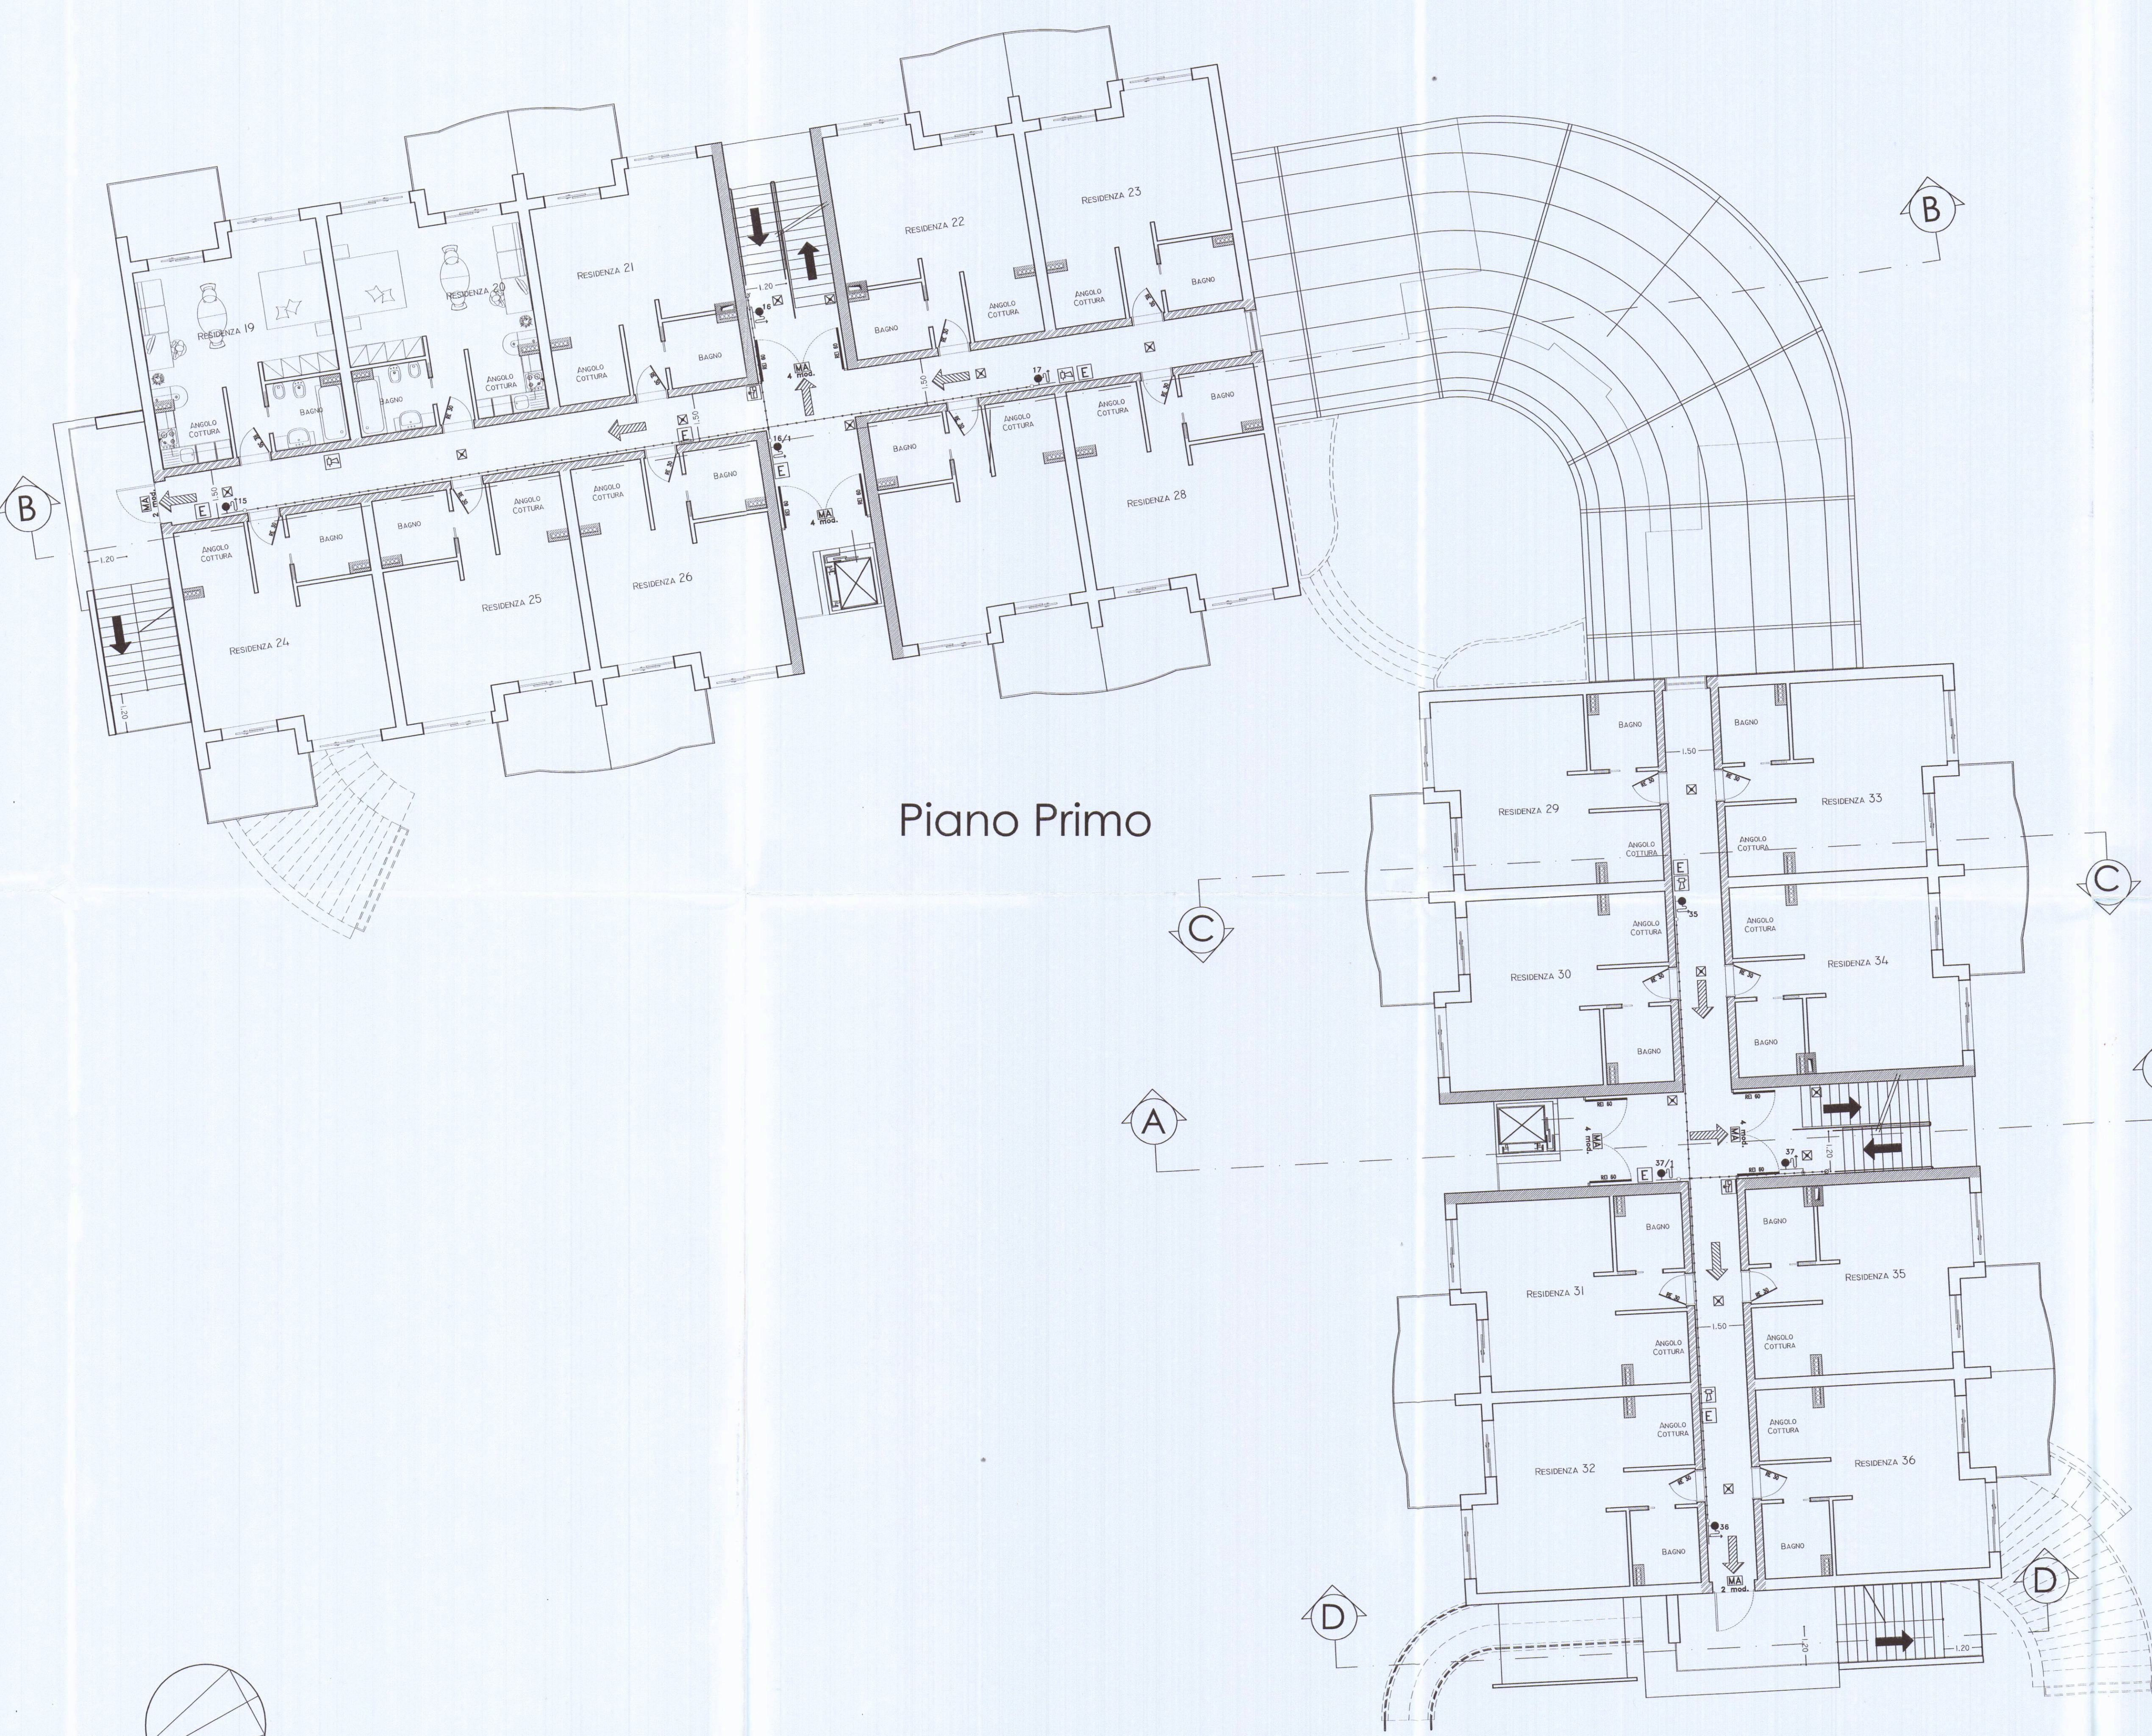

Piano Primo

LEGENDA SIMBOLI	
	USCITA DI SICUREZZA ORIZZONTALE
	USCITA DI SICUREZZA VERSO IL BASSO
	USCITA DI SICUREZZA VERSO L'ALTO
	LUCE DI EMERGENZA
	MANIGLIA ANTIPANICO
	PORTA REI 180
	PORTA REI 120
	PORTA REI 60
	PORTA REI 30
	PARETE REI 180
	PARETE REI 120
	PARETE REI 60
	PARETE REI 30
	SGANCIATORE DI EMERGENZA
	DIFFUSIONE SEGNALAZIONE ALLARME ACUSTICO
	ESTINTORE A POLVERE
	IDRANTE UNI 45
	ATTACCO MOTOPOMPA
	TUBAZIONE RETE ANTINCENDIO PROTETTA REI 180

COMUNE DI CARRARA
27 OTT. 2007

COMANDO PROVINCIALE VIGILI DEL FUOCO
MASSA CARRARA
VISTO nulla osta per l'esecuzione agli effetti
della prevenzione incendi, con le prescrizioni di
cui alla lettera N° 11319 del 23.10.2007
tel. (Geom. Antonio SAZZANO)
IL SOSTITUTO DIRETTORE ANTINCENDIO

COMANDO PROVINCIALE VIGILI DEL FUOCO
MASSA CARRARA
09 OTT. 2007
Prot. N° 10736
PREV. INC. REG. PRAT. N° 15022

ORDINE INGEGNERI
ING. MARCO MARCHI 213
MASSA CARRARA

Sm Br

01	12/09/2007	Revisione generale	
Rev.	Data	Oggetto	Sigla
STUDIO DI INGEGNERIA ING. MARCO MARCHI Via V. Fiaschi,61 – Loc. Avenza Tel. (0585) 55555 – 54031 CARRARA (MS)		PROGETTO PER LA REALIZZAZIONE DI RESIDENZA TURISTICO ALBERGHIERA MARINA DI CARRARA VIA BASSAGRANDE FOG. 87 MAPP.701 703	
RIFER.:		PREVENZIONE INCENDI PIANTA PIANO PRIMO	
DATA: 25-06-07			
SCALA: 1:100			
DIS. n° E0 100 301			
TAVOLA n° 3-A			

Questo disegno e' di nostra proprieta'. Ai termini di Legge e' vietato riprodurre o renderlo disponibile a terzi senza la nostra autorizzazione scritta.

Questo disegno è di nostra proprietà. A termini di Legge è vietato riprodurlo o renderlo disponibile a terzi senza la nostra autorizzazione scritta.