

ECOIMPIANTI s.r.l.

Operante nel settore elettrico

Via E. Fermi n° 6, Massa (MS)

P.I. 01204340457

Tel. 348867564



Comune di Carrara

UBICAZIONE:

Via del Corvenale, Carrara (MS)
Foglio 66 Particelle 277-278-279-923-385

PROPRIETA':

2FD s.r.l.



TITOLO DEL PROGETTO:

Permesso di Costruire n° 110 del 12/11/2008 (L.R. 01/05)
Realizzazione di unità residenziali con verde attrezzato

TAVOLA

UNICA

TIPO DI ELABORATO

STATO DI PROGETTO
Schema impianto elettrico
Scala 1:100

DATA

Firma della proprietà'


2FD SRL
Via Giovan Pietro, 8
Località Avenza di Carrara (MS)
Amministratore Delegato

Firma del progettista


ECOIMPIANTI S.R.L.
Via Enrico Fermi, 6
54100 Massa (MS)
Cod. Fisc. e P.IVA 01204340457

SPAZIO RISERVATO ALL'UFFICIO


Timbro relativo al rilascio del provvedimento

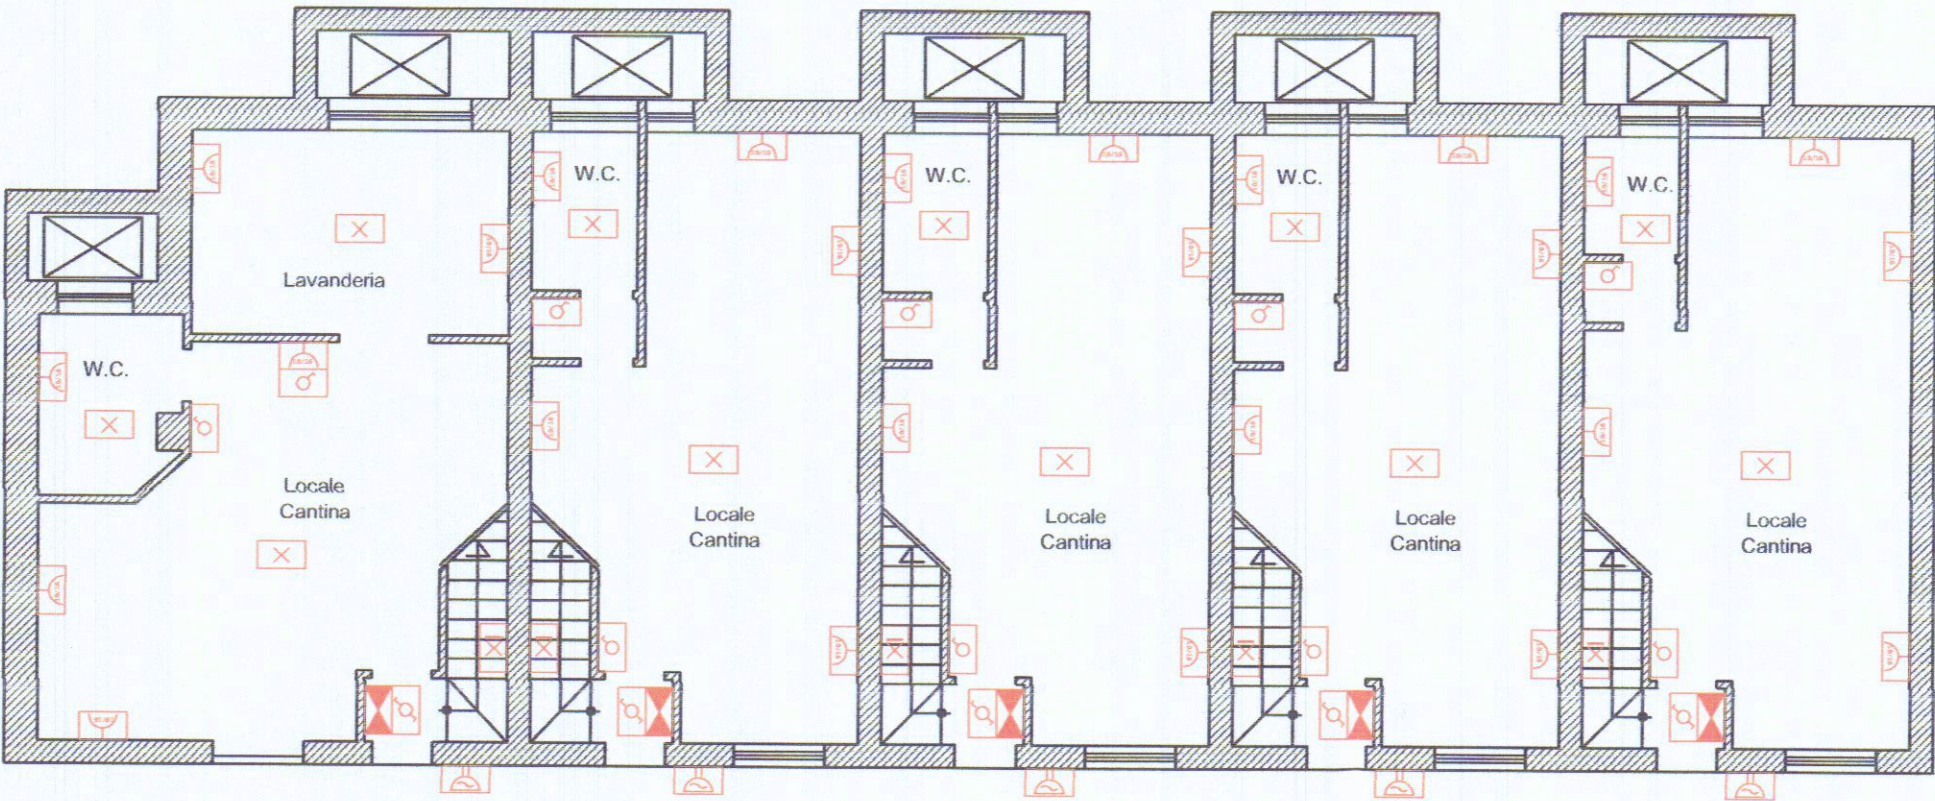

Pianta piano seminterrato

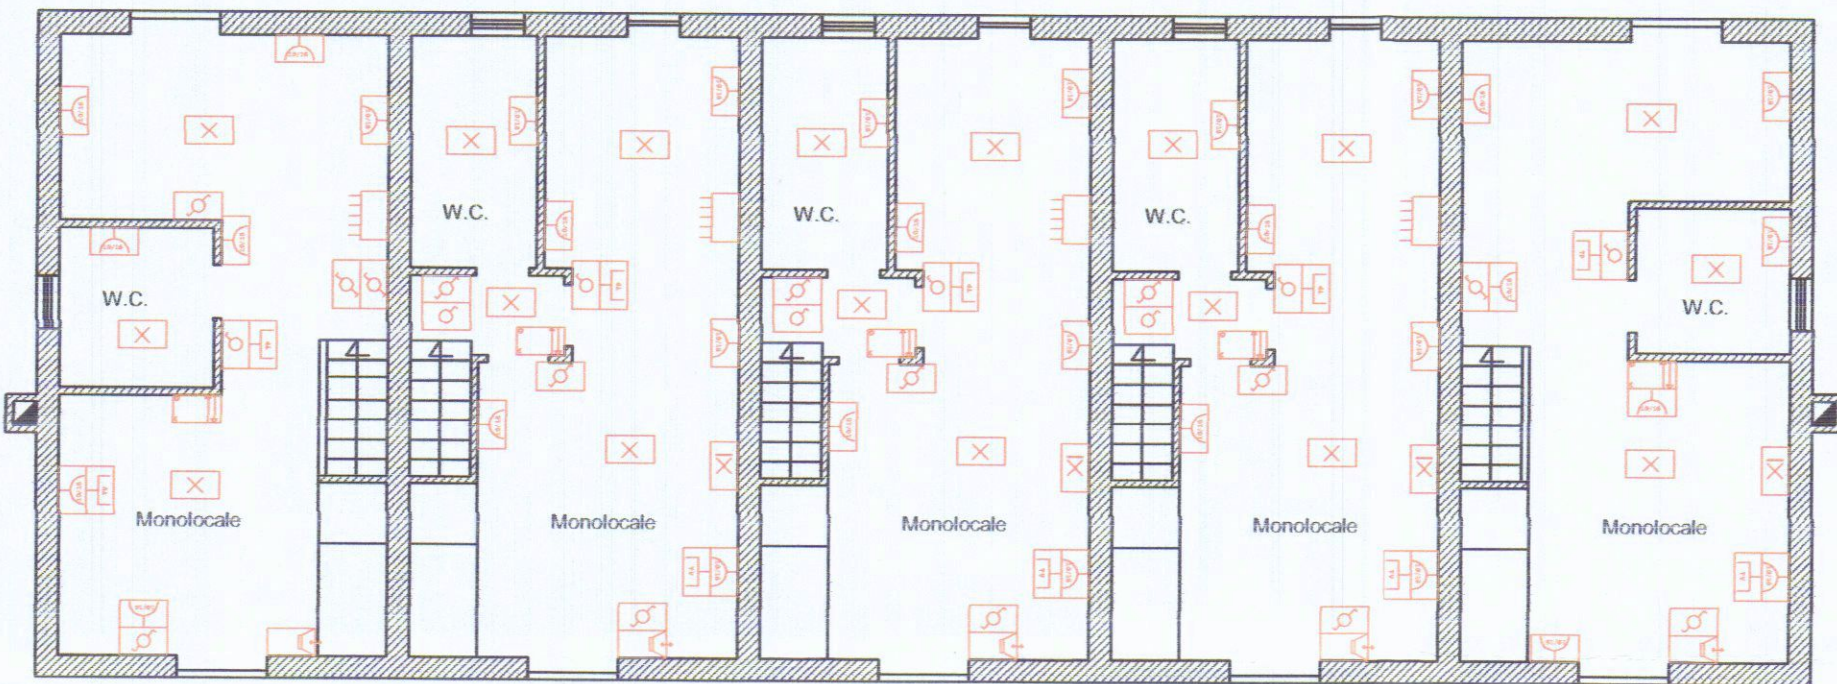

Pianta piano terra

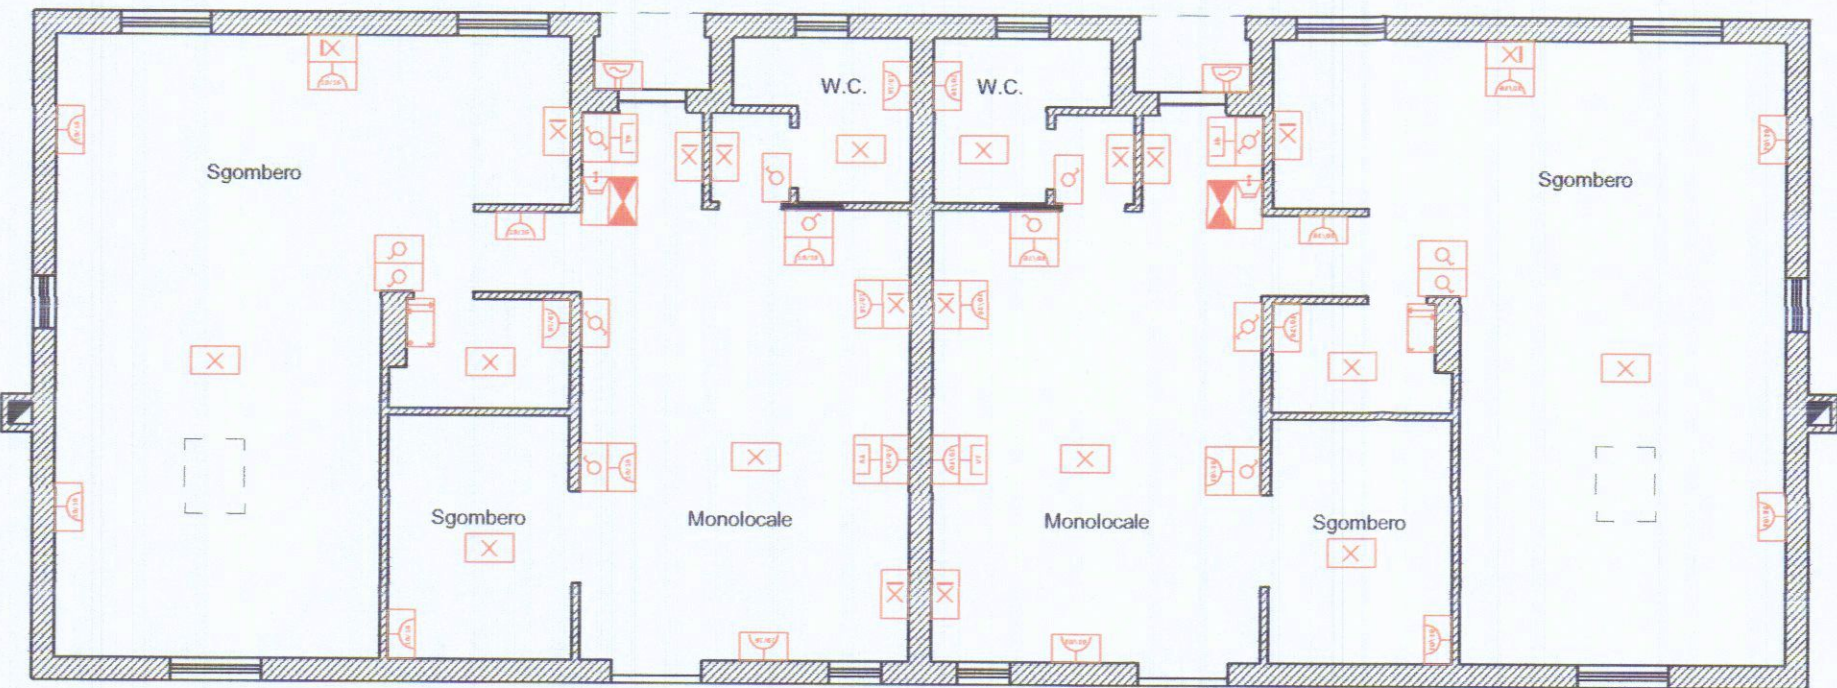

Pianta piano primo

LEGENDA impianto elettrico e radiotelevisivo

	QUADRO ELETTRICO		INTERRUTTORE UNIPOLARE
	PRESA 2 POLI + TERRA 10-16A		CORPO ILLUMINANTE A SOFFITTO
	DEVIATORE		CORPO ILLUMINANTE A PARETE
	PRESA TV		CITOFONO
	PRESA TELEFONICA		
	RONZATORE		
	TERMOSTATO AMBIENTE		
	SCATOLA DI DERIVAZIONE		