

ITS.C di Vanni Grassi
Ditta individuale

Operante nel settore idraulico

Via Borghetto snc, 19033 Castelnuovo Magra (SP).

P.I. 01153320112

Tel. 392 1113598



Comune di Carrara

UBICAZIONE:

Via del Corvenale, Carrara (MS)
Foglio 66 Particelle 277-278-279-923-385

PROPRIETA':

2FD s.r.l.



TITOLO DEL PROGETTO:

Permesso di Costruire n° 110 del 12/11/2008 (L.R. 01/05)
Realizzazione di unità residenziali con verde attrezzato

TAVOLA

UNICA

TIPO DI ELABORATO

STATO DI PROGETTO

Impianto adduzione gas
Scala 1:100

DATA

Firma della proprietà'

2FD SRL
Via Giovan Pietro, 8
Località Avenza di Carrara (MS)
Amministratore Delegato

ITS.C
Firma del progettista
Vanni Grassi
Via Borghetto-19033 CASTELNUOVO MAGRA (SP)
TEL. 349 7613511 - Part. IVA 01153320112

SPAZIO RISERVATO ALL'UFFICIO

Timbro relativo al rilascio del provvedimento

L'INSTALLATORE E' TENUTO AL RISPETTO DELLE UNI 7129 - 2008

LEGENDA

TUBAZIONE GAS



DISPOSITIVO DI INTERCETTAZIONE



CALDAIA


AL PIANO SUPERIORE - INFERIORE

UNI 7129 - 2008


INSTALLAZIONE ESTERNA IN CANALETTA

LEGENDA


1. INTONACO
2. CANALETTA
3. TUBAZIONE GAS
4. GRIGLIA
5. ANCORAGGIO TUBO GAS
6. PARETE
7. MALTA DI CEMENTO
8. CANALETTA-NICCHIA

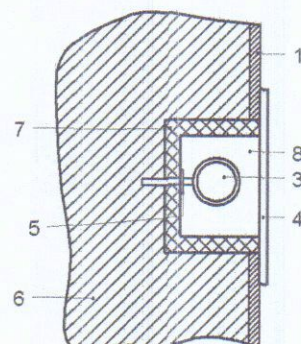


SULLA PARETE ESTERNA DELL'EDIFICIO È CONSENTITA LA POSA DELLE TUBAZIONI DEL GAS ALL'INTERNO DI UNA CANALETTA DI PROTEZIONE. LA CANALETTA PUÒ ESSERE COSTITUITA DA MATERIALE METALLICO O PLASTICO. LA SUPERFICIE DI CHIUSURA DEVE ESSERE NON A TENUTA DI GAS E RIMOVIBILE. INOLTRE LA CANALETTA DEVE AVERE RIFERIMENTI ESTERNI CHE SEGNALENO LA PRESENZA DI TUBAZIONI DEL GAS AL SUO INTERNO. LE PARETI, CHE DEFINISCONO L'ALLOGGIAMENTO, DEVONO ESSERE RESE STAGNE VERSO L'INTERNO DELLA PARETE NELLA QUALE È RICAVATO.

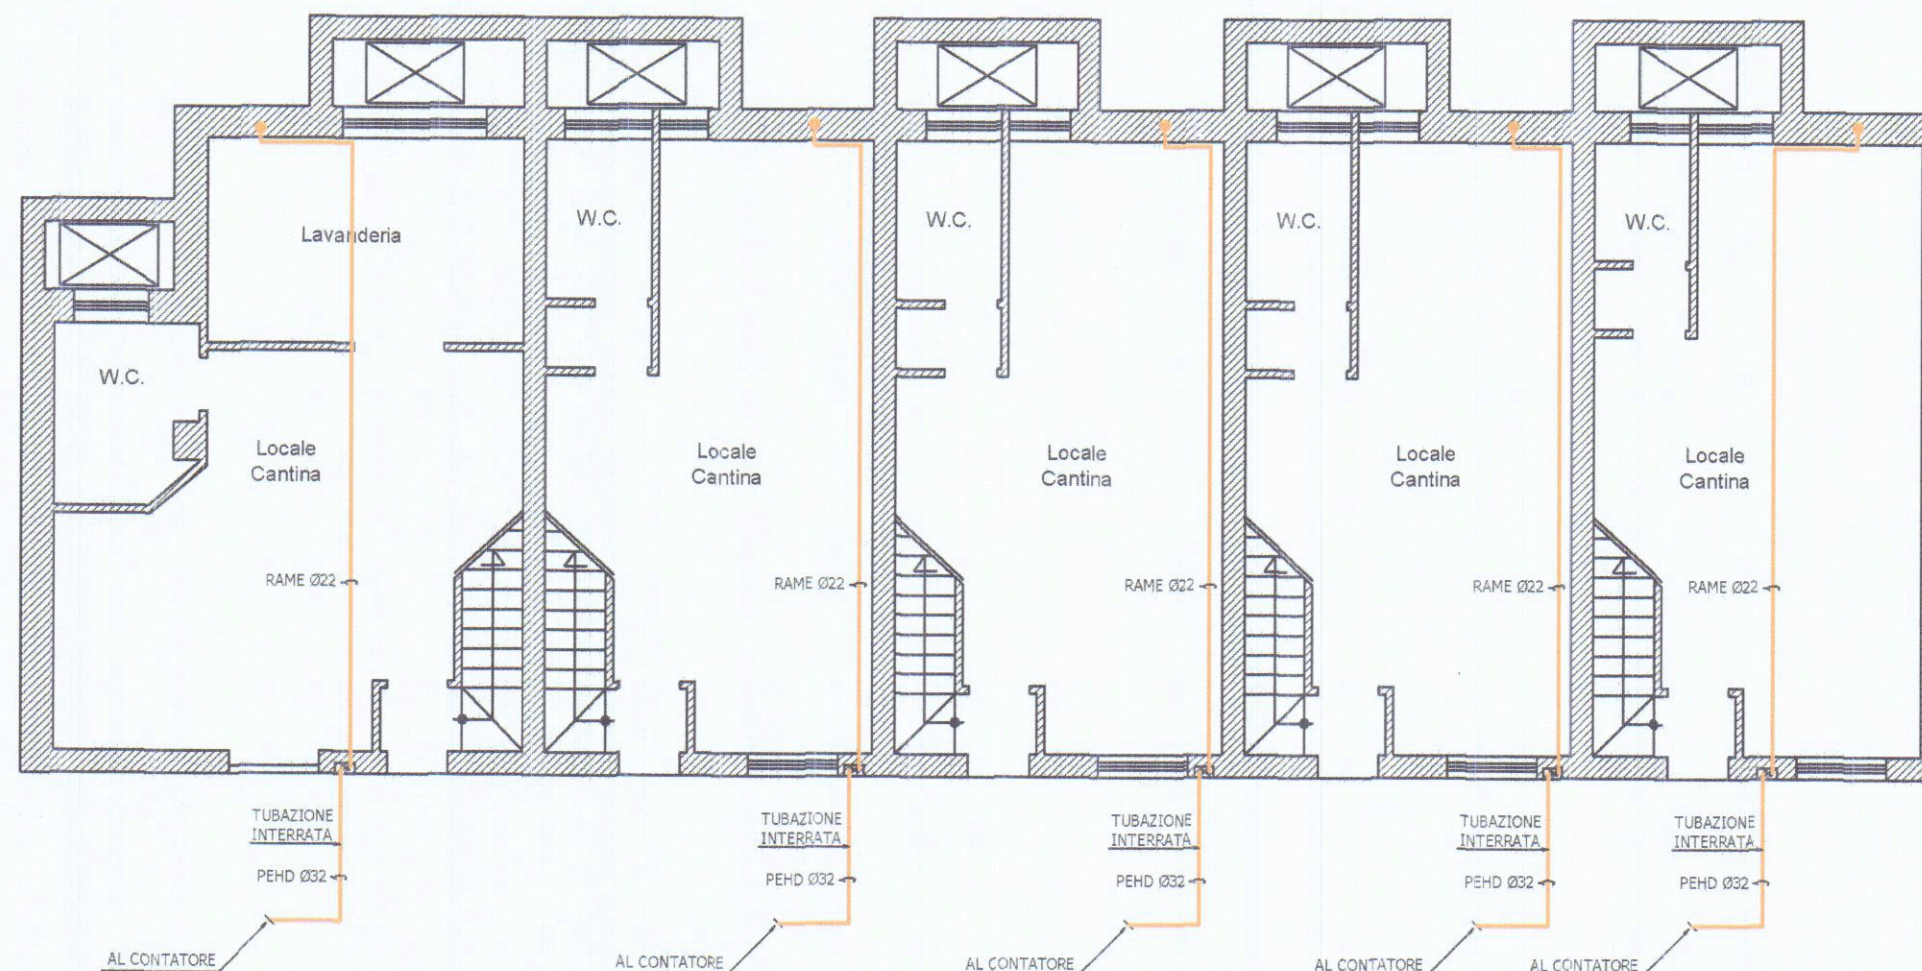

Pianta piano seminterrato

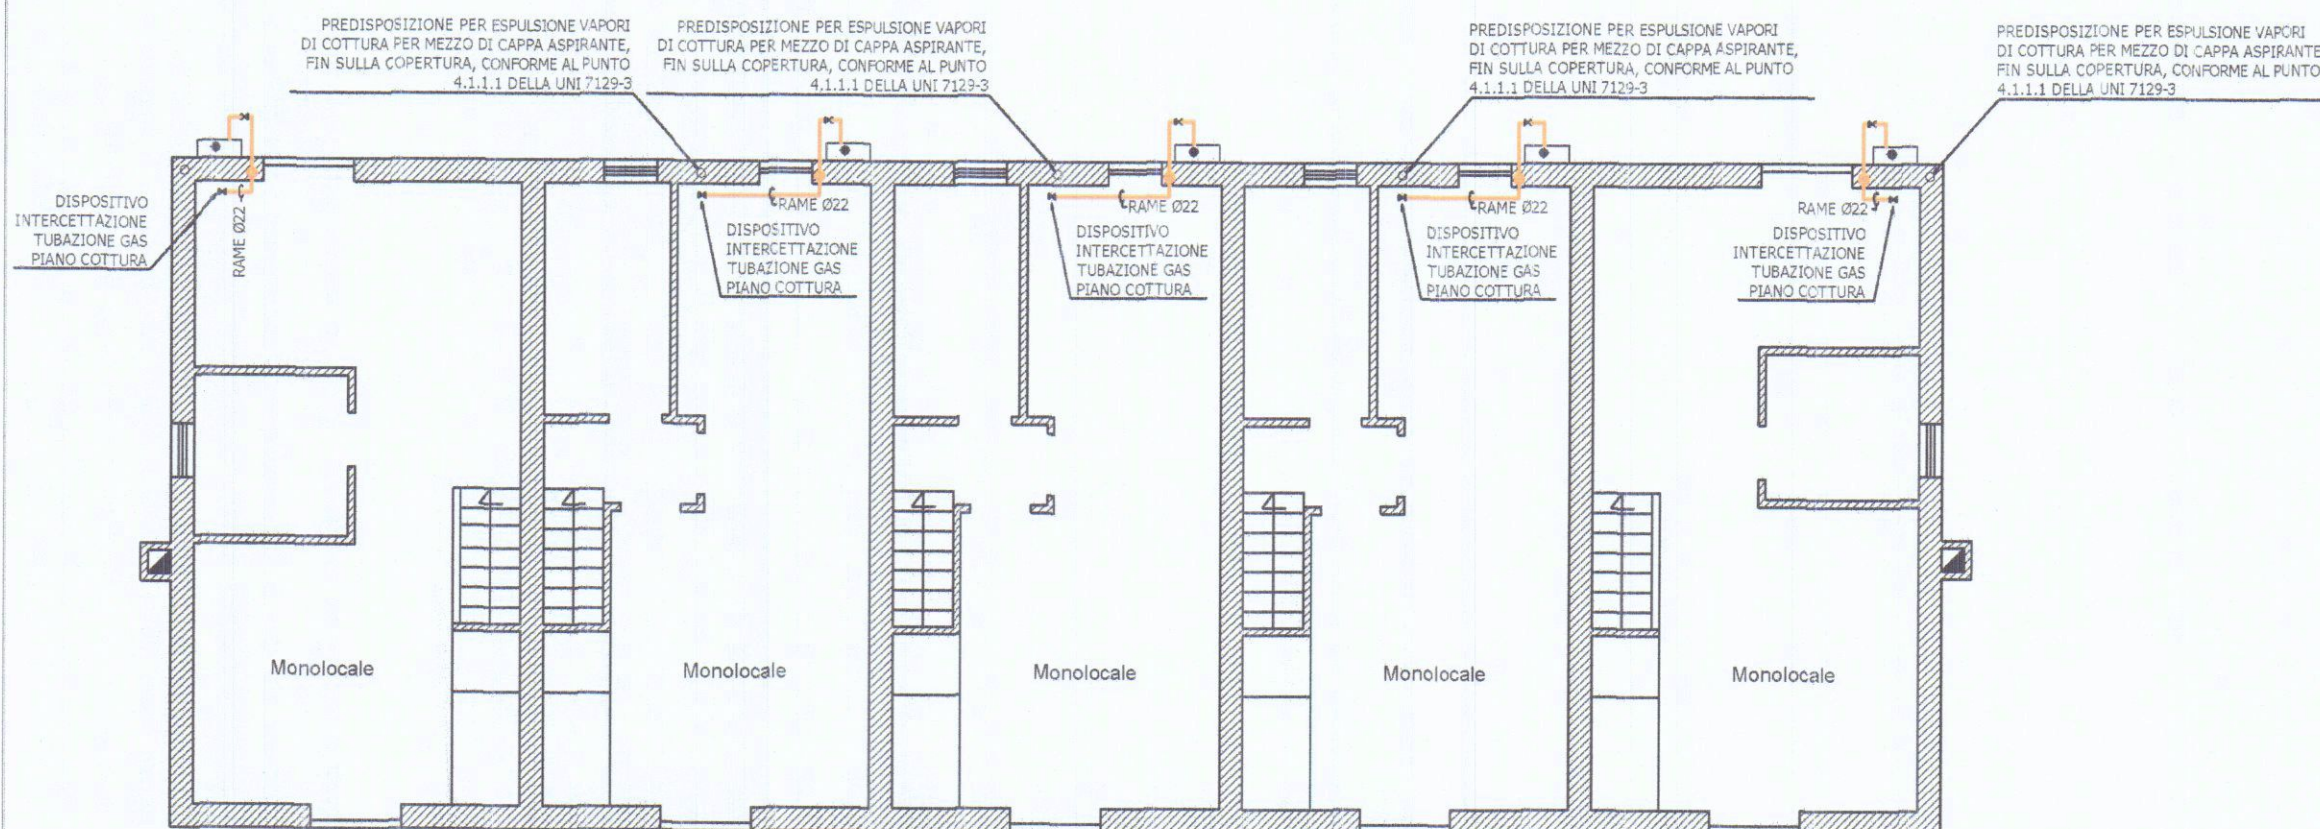

Pianta piano terra

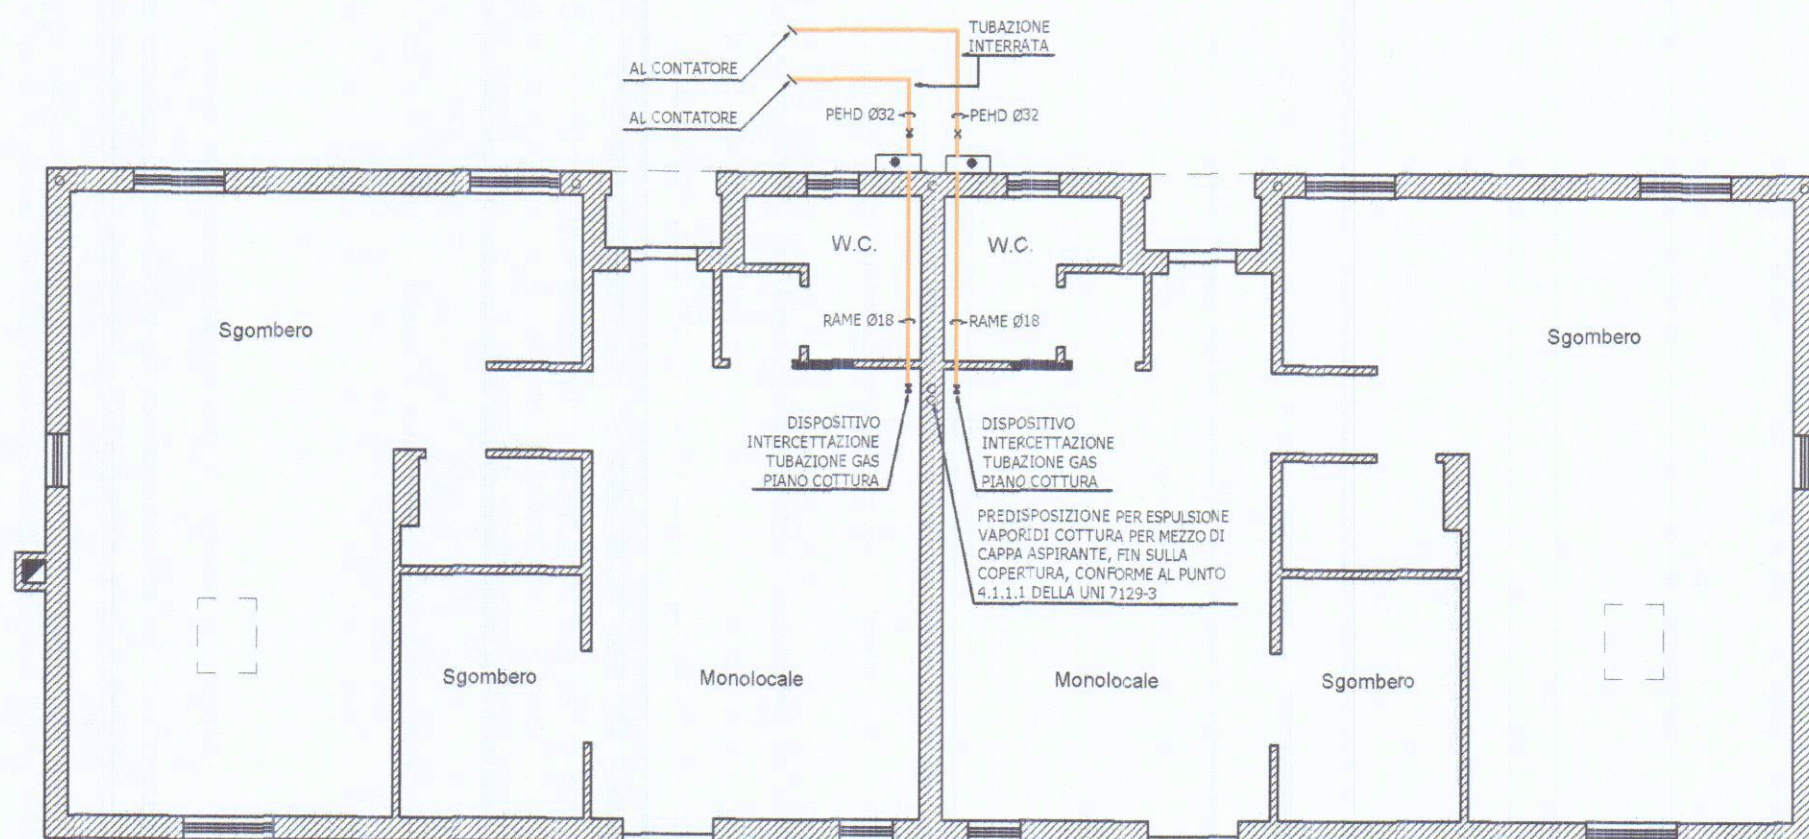

Pianta piano primo