

ITS.C di Vanni Grassi
Ditta individuale

Operante nel settore idraulico

Via Borghetto snc, 19033 Castelnuovo Magra (SP).

P.I. 01153320112

Tel. 392 1113598



Comune di Carrara

UBICAZIONE:

Via del Corvenale, Carrara (MS)
Foglio 66 Particelle 277-278-279-923-385

PROPRIETA':

2FD s.r.l.



TITOLO DEL PROGETTO:

Permesso di Costruire n° 110 del 12/11/2008 (L.R. 01/05)
Realizzazione di unità residenziali con verde attrezzato

TAVOLA

UNICA

TIPO DI ELABORATO

STATO DI PROGETTO

Impianto riscaldamento
Scala 1:100

DATA

Firma della proprietà'


2FD SRL
Via Giovan Pietro, 8
Località Avenza di Carrara (MS)
Amministratore Delegato

ITS.C di Vanni Grassi
Via Borghetto-19030 CASTELNUOVO MAGRA (SP)
TEL. 349 7613511 - Part. IVA 01153320112


[Signature]

SPAZIO RISERVATO ALL'UFFICIO


Timbro relativo al rilascio del provvedimento

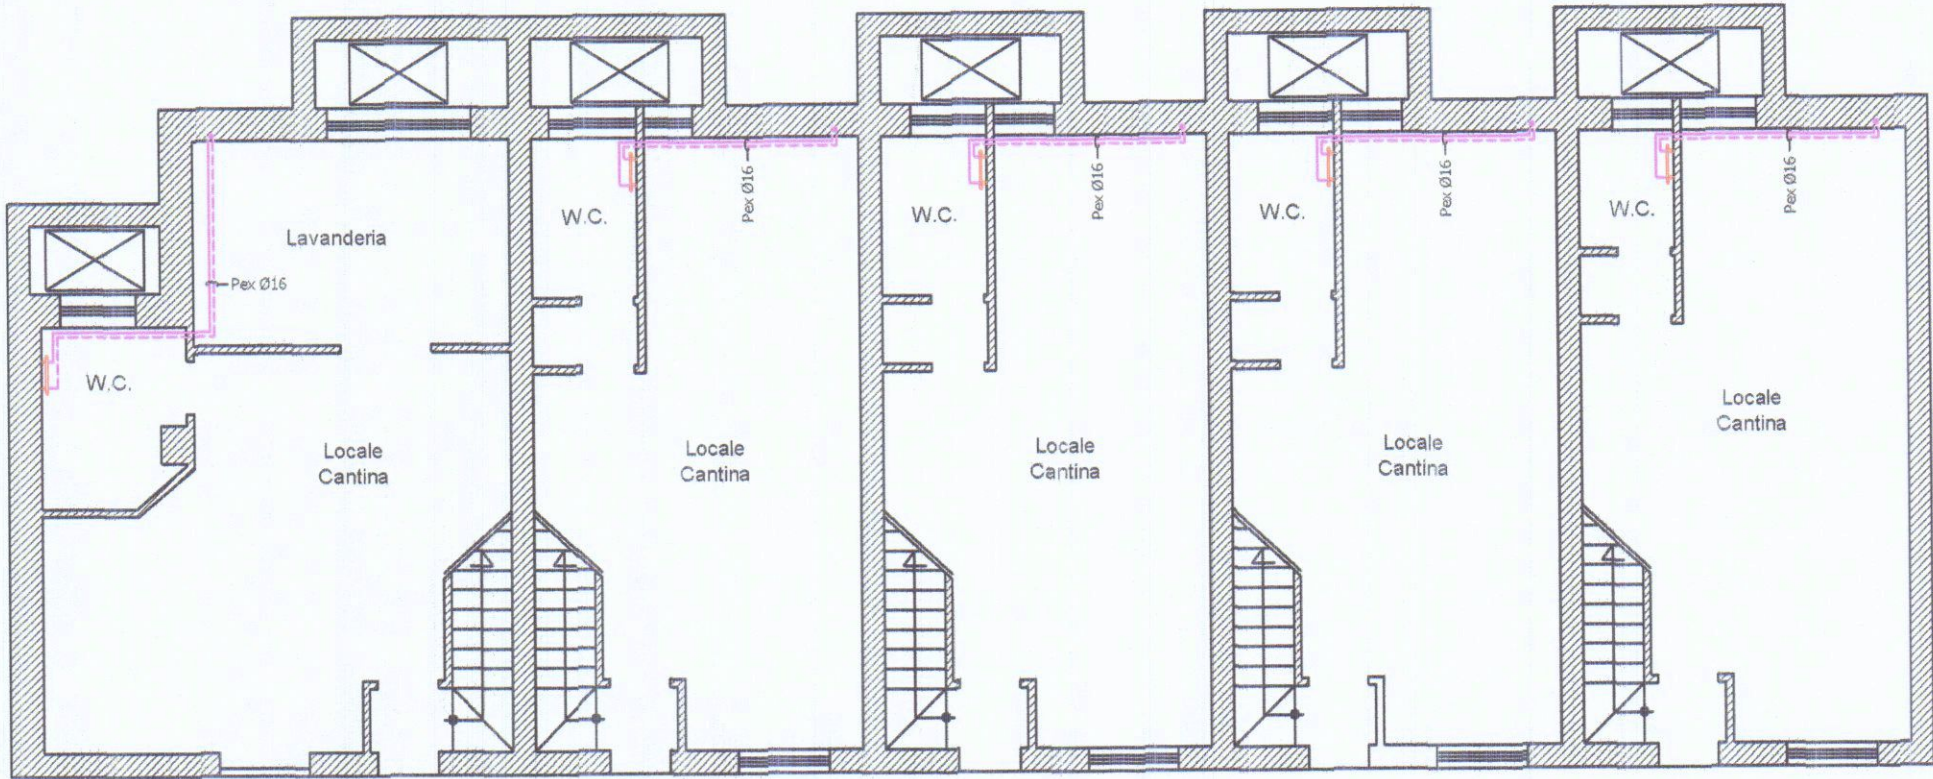

Pianta piano seminterrato

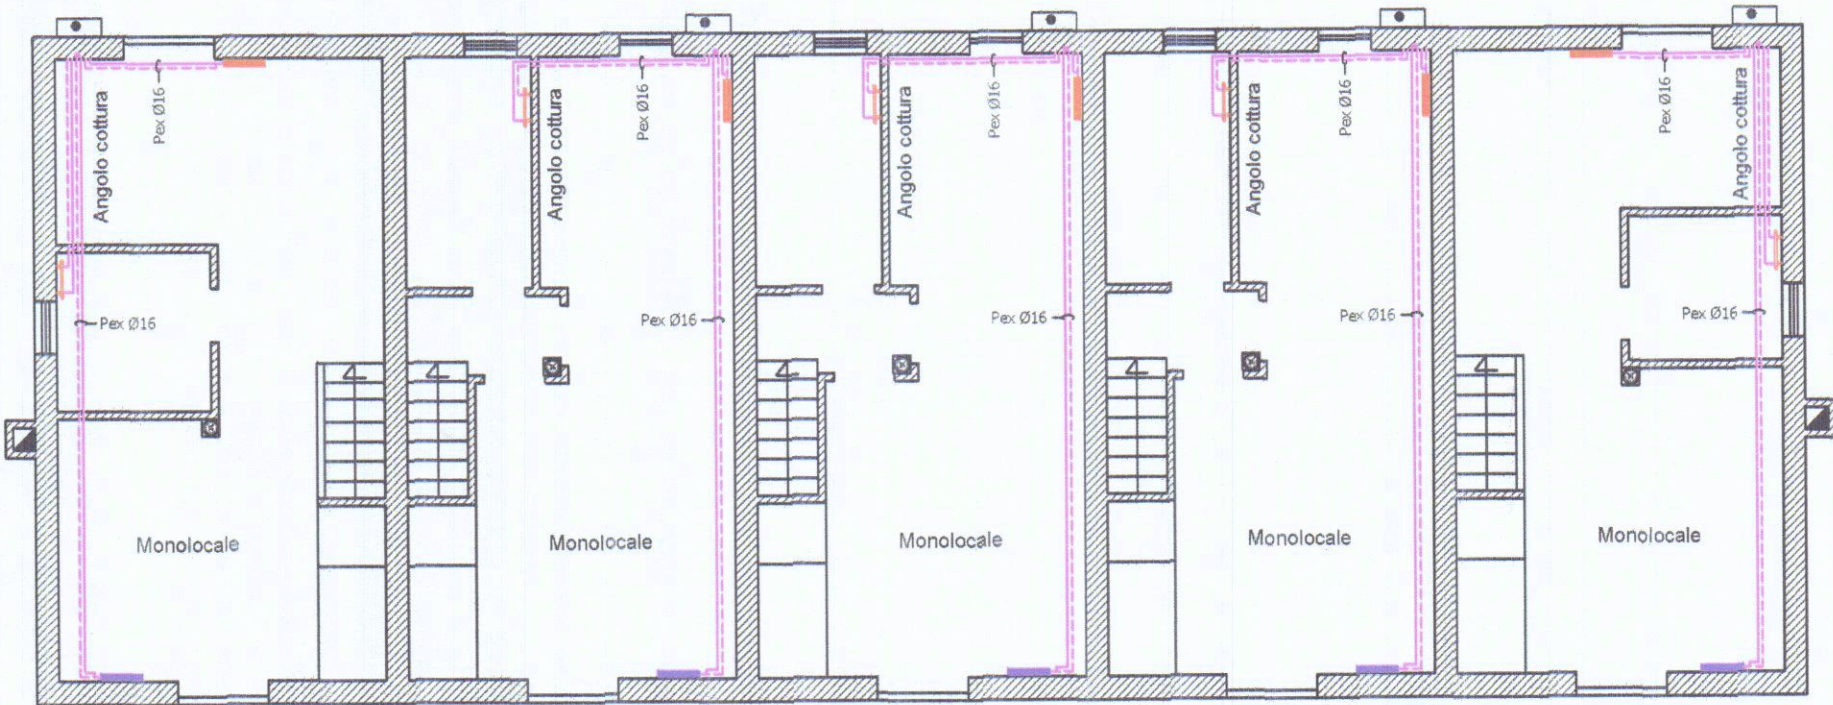

Pianta piano terra

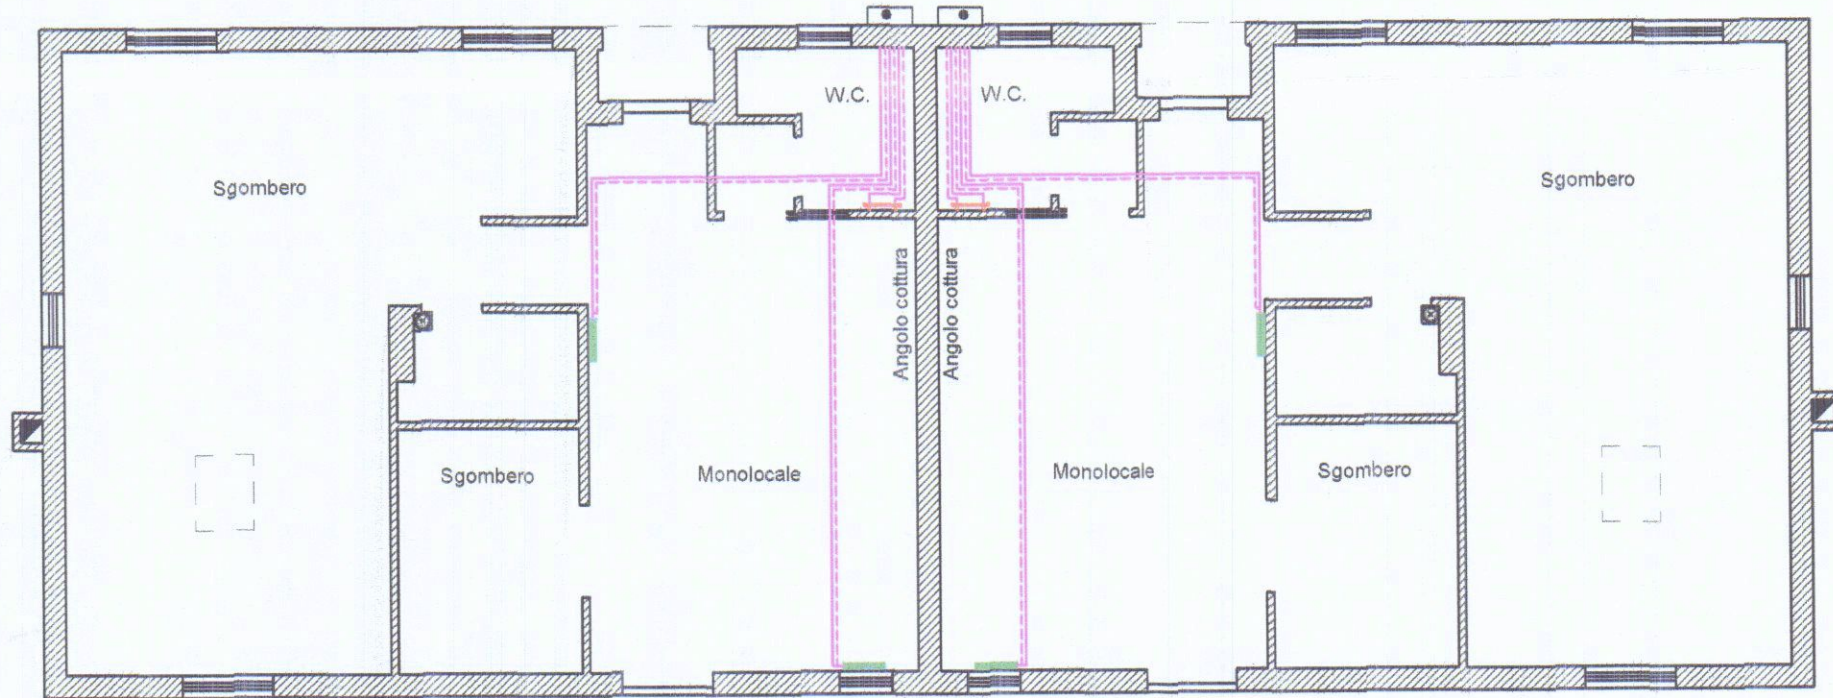

Pianta piano primo

CALDAIA (TUTTE LE UNITA')

TIPO	BERETTA MURALE CIAO J 24 C.S.I.
PORTATA TERMICA MAX RISCALDAMENTO (kW)	25.8
PORTATA TERMICA MAX SANITARIO (kW)	25.8
RENDIMENTO Pmax	92.8 %

CORPO RISCALDANTE	N. ELEM.	COLORE
RADIATORE LINEAL Q 700	7	Orange
RADIATORE LINEAL Q 700	8	Purple
RADIATORE LINEAL Q 700	12	Green
TERMOARREDO CLARIS T, MIT-120-050	/	Red

NOTE

TUTTI I CORPI SCALDANTI DOVRANNO ESSERE
DOTATI DI STAFFE DI SOSTEGNO, VALVOLE
TERMOSTATICHE, DETENTORI, VALVOLE DI SFIATO.

LEGENDA

	TUBAZIONI DISTRIBUZIONE RISCALDAMENTO
	RADIATORE ALLUMINIO
	SCALDASALVETTE
	CALDAIA + COLLETTORE
	CRONOTERMOSTATO