
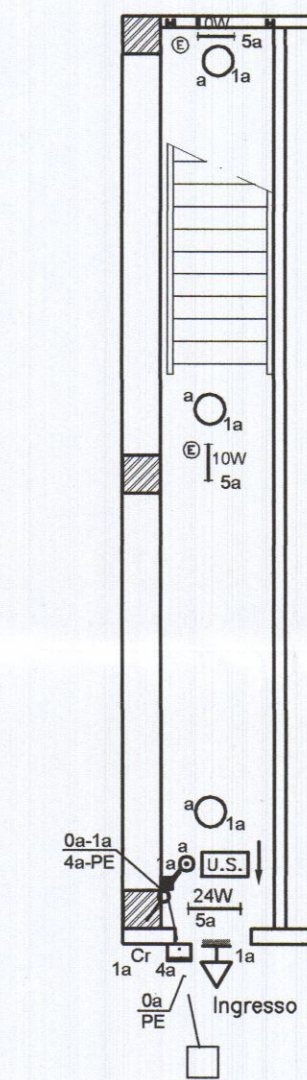


# PLANIMETRIA UFFICI

SCALA 1:100

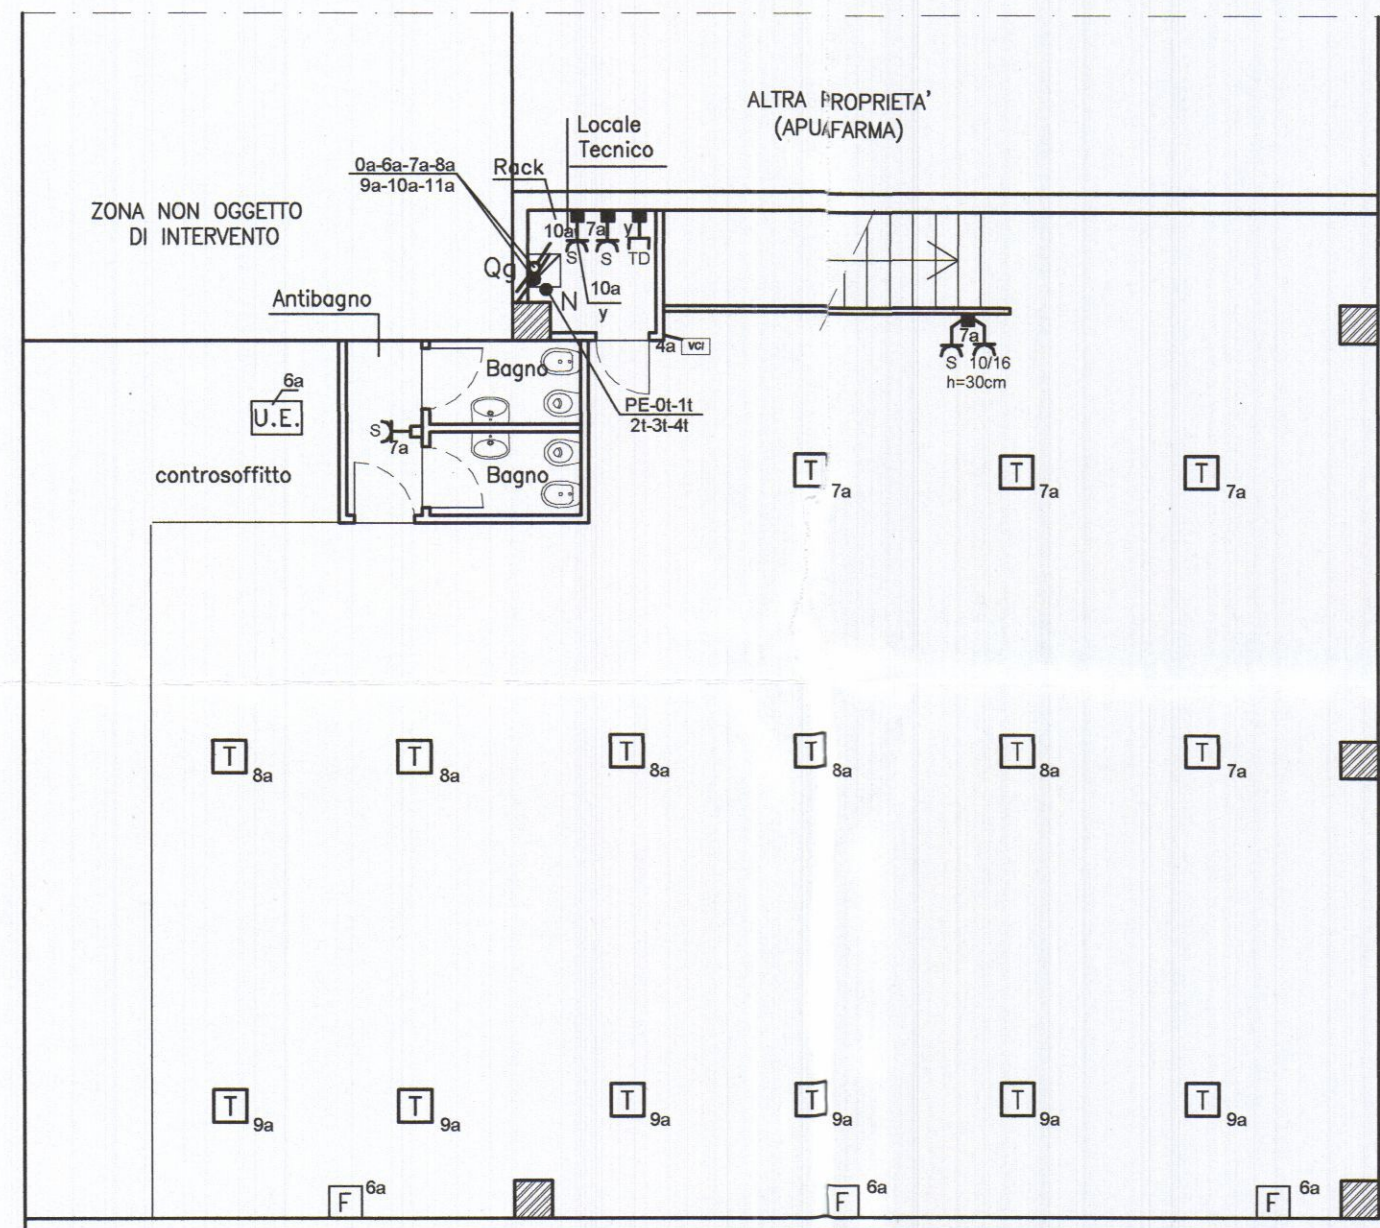

## LEGENDA SIMBOLI

|  |       |                                                                                                     |  |          |  |                     |
|--|-------|-----------------------------------------------------------------------------------------------------|--|----------|--|---------------------|
|  | Qg    | QUADRO ELETTRICO GENERALE                                                                           |  | MONTANTE |  | CALATA              |
|  |       | POZZETTO D'ISPEZIONE IN GHISA 500x500x500mm preesistente                                            |  |          |  |                     |
|  |       | CASSETTA DI DERIVAZIONE SOTTOTRACCIA                                                                |  |          |  |                     |
|  |       | CASSETTA DI DERIVAZIONE IN PVC A VISTA                                                              |  |          |  |                     |
|  | 10/16 | PRESA BIVALENTE 10/16A                                                                              |  |          |  | PRESA SCHUKO/UNEL   |
|  |       | PRESA TRASMISSIONE DATI                                                                             |  | N        |  | NODO EQUIPOTENZIALE |
|  |       | ESTRAITTORE BAGNO COMANDATO DA INTERRUTTORE                                                         |  |          |  |                     |
|  | U.E.  | UNITA' ESTERNA POMPA DI CALORE                                                                      |  | F        |  | SPLIT CDZ           |
|  |       | INTERRUTTORE                                                                                        |  | Rack     |  | CENTRALINA RACK     |
|  |       | CORPO ILLUMINANTE DOTATO DI LAMPADA LED 12W IP20                                                    |  |          |  |                     |
|  |       | CORPO ILLUMINANTE DOTATO DI LAMPADA LED 24W IP40                                                    |  |          |  |                     |
|  | 10W   | CORPO ILLUMINANTE DOTATO DI LAMPADA LED 10W SE IP40                                                 |  |          |  |                     |
|  | 33W   | CORPO ILLUMINANTE DOTATO DI LAMPADA LED 33W IP20                                                    |  |          |  |                     |
|  | 4x18W | CORPO ILLUMINANTE DOTATO DI TUBI AL NEON 4x18W IP20                                                 |  |          |  |                     |
|  | ©     | ILLUMINAZIONE DI SICUREZZA                                                                          |  |          |  | PULSANTE LUMINOSO   |
|  | Cr    | INTERRUTTORE CREPUSCOLARE                                                                           |  | ver      |  | VIDEOCITOFONO       |
|  |       | PROIETTORE DOTATO DI LAMPADA A LED 10W IP65                                                         |  |          |  |                     |
|  | U.S.  | USCITA DI SICUREZZA 620 SAFETY FLAG LED S.A. - IP40 -                                               |  |          |  |                     |
|  |       | TORRETTA BIFACCIALE A PAVIMENTO COSTITUITA DA N° 4 PRESE SCHUKO/UNEL e N° 4 PRESE TRASMISSIONE DATI |  |          |  |                     |
|  |       | POZZETTO D'ISPEZIONE IN GHISA 500x500x500mm preesistente                                            |  |          |  |                     |
|  |       | TUBAZIONE INTERRATA PREESISTENTE                                                                    |  |          |  | CAMPANELLO          |

## LEGENDA LINEE ELETTRICHE

| Linea  | Descrizione                                                            |
|--------|------------------------------------------------------------------------|
| 0a     | Linea da quadro el. punto di connessione a quadro el. generale;        |
| 1a     | Linea illuminazione ordinaria vano scale e ufficio circuito 1;         |
| 2a-3a  | Linee illuminazione ordinaria uffici circuito 2 e 3;                   |
| 4a     | Linea illuminazione ordinaria loc. tecnico, bagni, circuiti ausiliari; |
| 5a     | Linea illuminazione di sicurezza uffici, antibagno, bagni;             |
| 6a     | Linea unità esterna pompa di calore e split interni;                   |
| 7a-8a  | Linee postazioni di lavoro circuito 1 e 2;                             |
| 9a-10a | Linee postazioni di lavoro circuito 3 e rack;                          |
| 11a    | Linea disponibile;                                                     |

## COLLEGAMENTI EQUIPOTENZIALI

| Linea | Descrizione                                                          |
|-------|----------------------------------------------------------------------|
| PE    | Collegamento da impianto di terra preesistente sez. 6mmq;            |
| Ot    | Collegamento scaricatore di sovratensione classe I-II sez. 6mmq;     |
| 1t    | Collegamento unità esterna pompa calore/split interni sez. 6mmq;     |
| 2t    | Collegamenti prese di corrente sez. 4mmq;                            |
| 3t    | Collegamento di scaricatore di sovratensione classe III sez. 2.5mmq; |
| 4t    | Collegamenti linee utenze sezione parifase;                          |

Studio Tecnico - Per. Ind. Gian Luca Focè

Viale Italia n° 607 - 19125 La Spezia -  
Tel. 0187-520863 studiotecnico.foce@gmail.com

Oggetto: Progetto d'adeguamento dell'impianto elettrico degli uffici posti al piano primo del capannone artigianale ubicato in Viale XX Settembre n° 177, 54033 Avenza-Carrara (MS).  
Piano Primo: Linee d'illuminazione ordinaria, di sicurezza, prese, prese trasmissione dati, condizionamento e nodo equipotenziale.

Progettista: Per. Ind. Gian Luca Focè

Data: 20-06-2019

Scala: 1:100

Disegno: n° 3 di 3

Nome file: BERTONI-01\_100-Avenza.dwg

Pennini:

1 2 3 4 5 6 7 8 9  
0.3 0.5 0.25 0.2 0.35 0.2 0.45 0.15 0.1